


# PARMA - LA SPEZIA CENTRALE COLLECCHIO F.V. 11+771

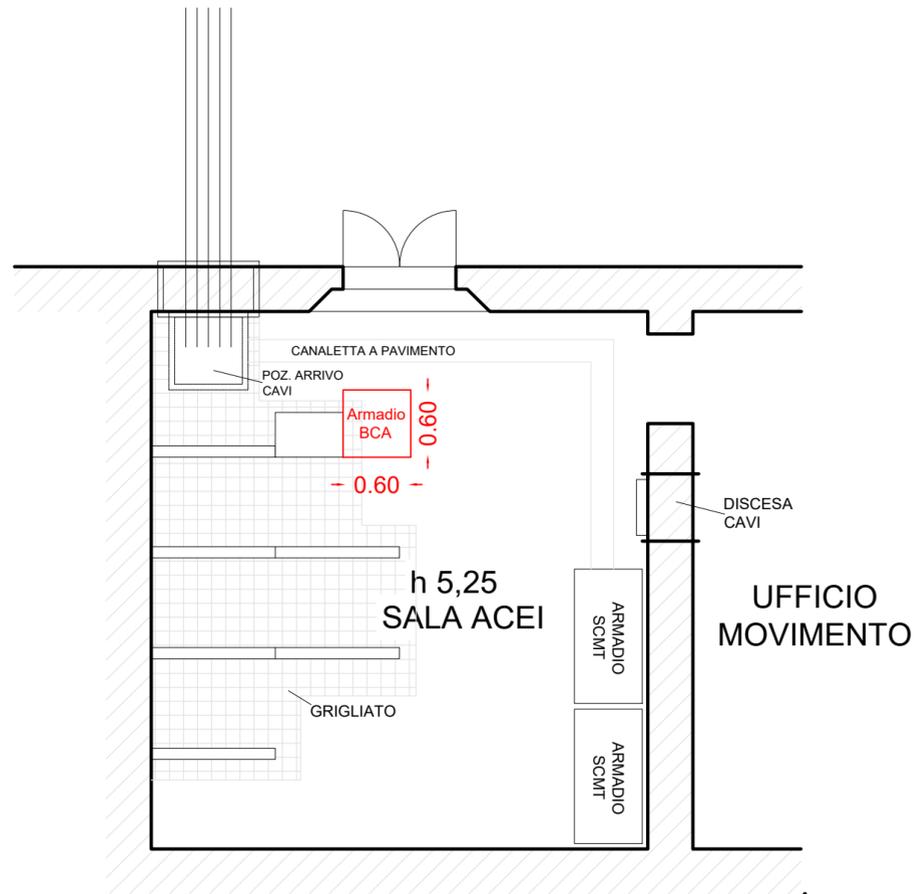

PIANTA PIANO TERRA

NUOVO



PROGETTAZIONE:



CUP J81H0200000001

U.O. IMPIANTI DI SEGNALAMENTO

PROGETTO DEFINITIVO

COMPLETAMENTO RADDOPPIO LINEA PARMA - LA SPEZIA  
(PONTREMOLESE)

TRATTA PARMA - VICOFERTILE

IMPIANTI DI SEGNALAMENTO IS/SCMT

ACEI Collecchio

Planimetria Locali Funzionali - U.M. - Sala Rele'

SCALA:

1:50

COMMESSA LOTTO FASE ENTE TIPO DOC. OPERA/DISCIPLINA PROGR. REV.

IP00 02 D 67 DB AC04A3 002 A

Rev.	Descrizione	Redatto	Data	Verificato	Data	Approvato	Data	Autorizzato Data
A	Emissione Definitiva	2CM	Marzo 2022	S. Artoli	Marzo 2022	G. Fadda	Marzo 2022	M. Gambaro Marzo 2022



File: IP0002D67DBAC04A3002A.dwg

n. Elab.: ----