




SCHEMA FOGNARIO SCALA 1:500

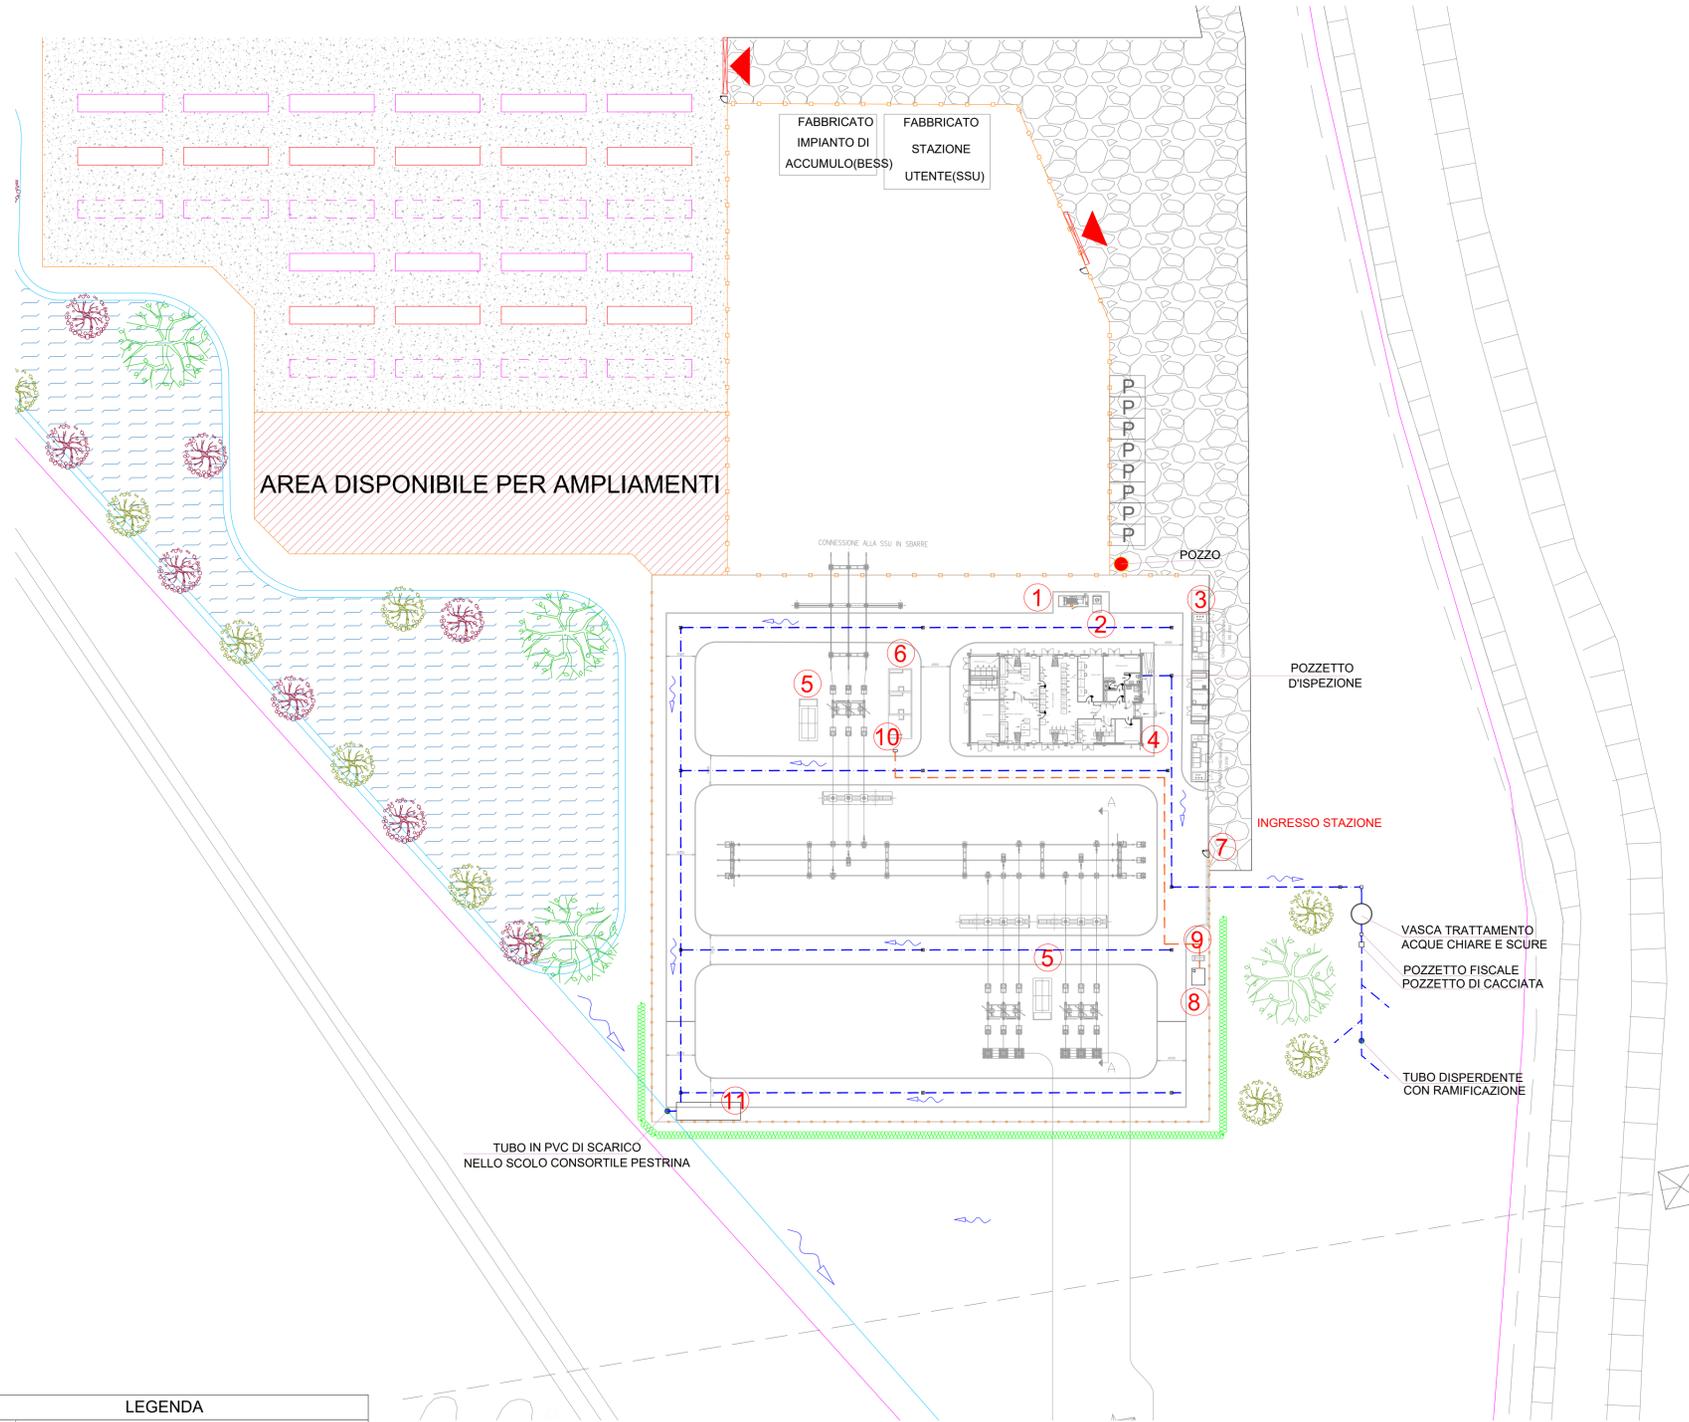

VASCA DI TRATTAMENTO ACQUE DI PRIMA PIOGGIA SCALA 1:50

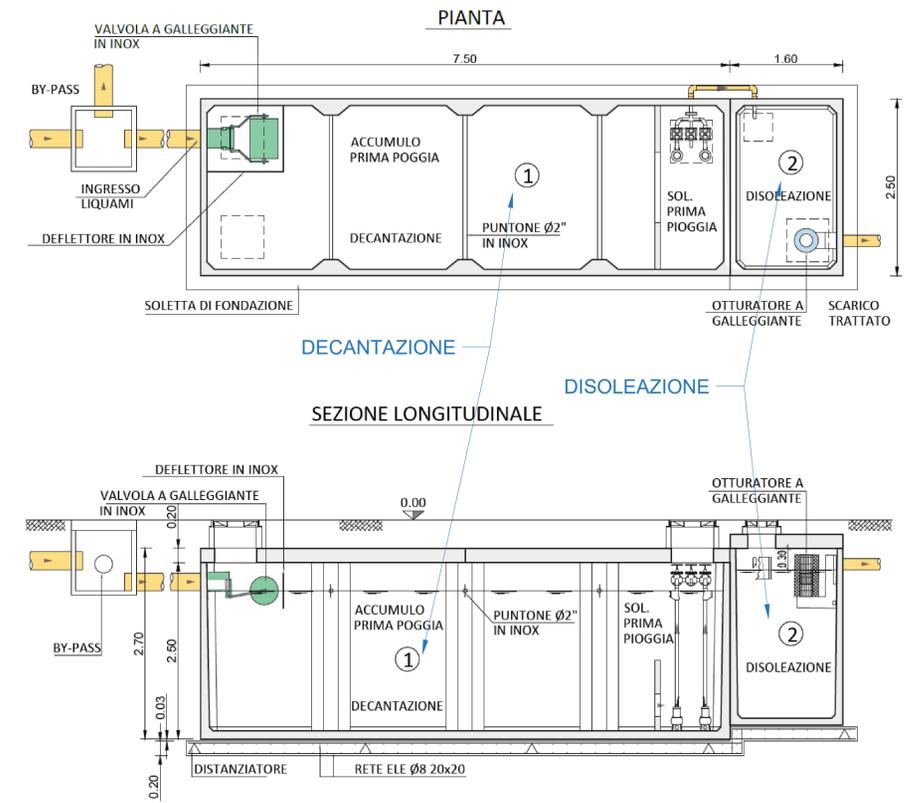

DETTAGLIO VASCA SCARICO PER SUBDISPERSSIONE SCALA 1:25

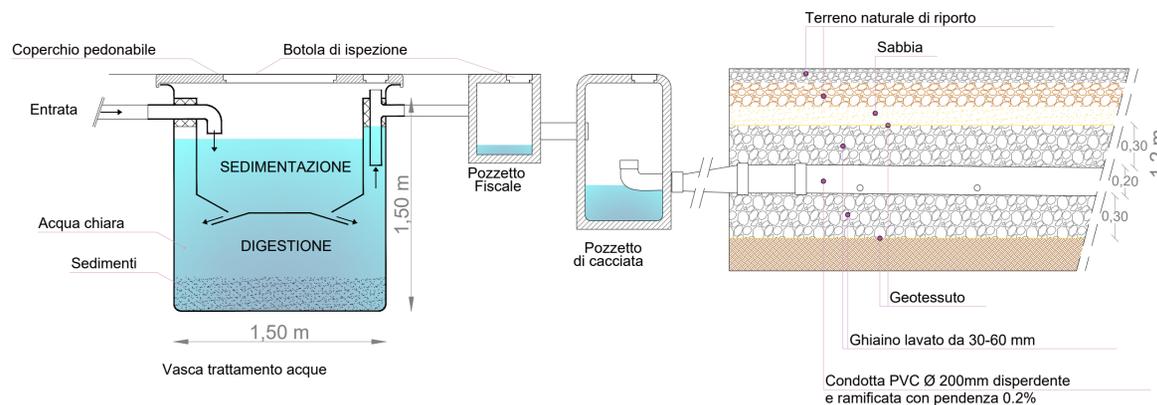

LEGENDA	
1	Generatore elettrico
2	Serbatoio Gasolio interrato
3	Edificio punti di consegna alim. MT S.A.
4	Edificio integrato (ausiliari e comandi)
5	Chioschi App. Periferiche sistema di controllo
6	Fondazione Trasformatori MT/BT (con copertura)
7	Cancello carraio apribile a due ante
8	Vasca acqua per vigili del fuoco
9	Locale pompe
10	Manichetta idrante antincendio
11	Vasca di trattamento acque di prima pioggia
—	Confini terreno
—	Muro esterno SE Terna
—	Recinzione
—	Linea elettrica esistente 132 kV
—	Raccordi in cavo 132 kV
⊗	Traliccio esistente
⊗	Traliccio nuovo
—	Condotta acque

MINISTERO DELLA
TRANSIZIONE ECOLOGICA

REGIONE VENETO

COMUNE DI
ROVIGO

CORTE SAN MARCO

**PROGETTO
AGROVOLTAICO
DA 49.004,28 kWp**

**BENESTARE TERNA
CP 201901310**

Elaborato:	Oggetto:	Project Manager:			
BEN_TER_PTO_T13	SE RTN: SCHEMA RETE FOGNARIO	Ing. Giovanni Cis Tel. +39 349 0737323 giovanni.cis@ingpec.eu			
Studio Ambientale	Studio Agronomico	Studio Geologico & Idraulico			
IMQ eambiente Tel. +39 041-5093820 www.eambientegroup.com info@eambientegroup.com	Sea Tuscia Srl SPIN OFF ACCORDO CON L'UNIVERSITA' DELLA TUSCIA SeaTuscia.com info@seatuscia.com	SIGEO S.a.s. Tel. +39 0425 4125542 www.sigeo.info amministrazione@sigeo.info			
Progettazione Elettromeccanica	Relazione previsionale di impatto acustico	Logistica & Coordinamento			
S.T.E. Energy S.r.l. Via Sorio 120 - Padova (PD) Tel. +39 049 29 63 900 info@ste-energy.com	Ing. Francesco Tegazzin SIC Studio Tel. +39 340 5860281 info@sicstudio.it	Ing. Giuseppe Romani Tel. 333 3009991 ing.romani@gmail.com			
		AIEM Group S.r.l. Tel. +39 0425 471055 www.aiemgroup.com info@aiemgroup.com			
		Ing. Stefano Baldo Tel. 349 442244 ing.stefanobaldo@gmail.com			
Rev.	Data	Oggetto della revisione	Elaborazione	Verifica	Approvazione
00	Dicembre 2021	Emissione per progetto definitivo	Mihai Bondac	Ing. Giuseppe Romani	Ing. Giovanni Cis
01	Dicembre 2022	Integrazioni commissione PNEC	Geom. Mihai Bondac	Ing. Roberta Brichese	Ing. Giovanni Cis
Formato:	A1	Società proponente		AGROVOLTAICA S.r.l.	
SCALA:	1:500			Via Filippi 21 - 45021 Badia Polesine (RO) P.IVA: 01601730292 - www.agrovoltaca.it	