


LEGENDA ELEMENTI E LINEE	
	RECINZIONE
	MURO PARAFIAMMA REI 120
	VASCA RACCOLTA OLII


### LAYOUT SSEU

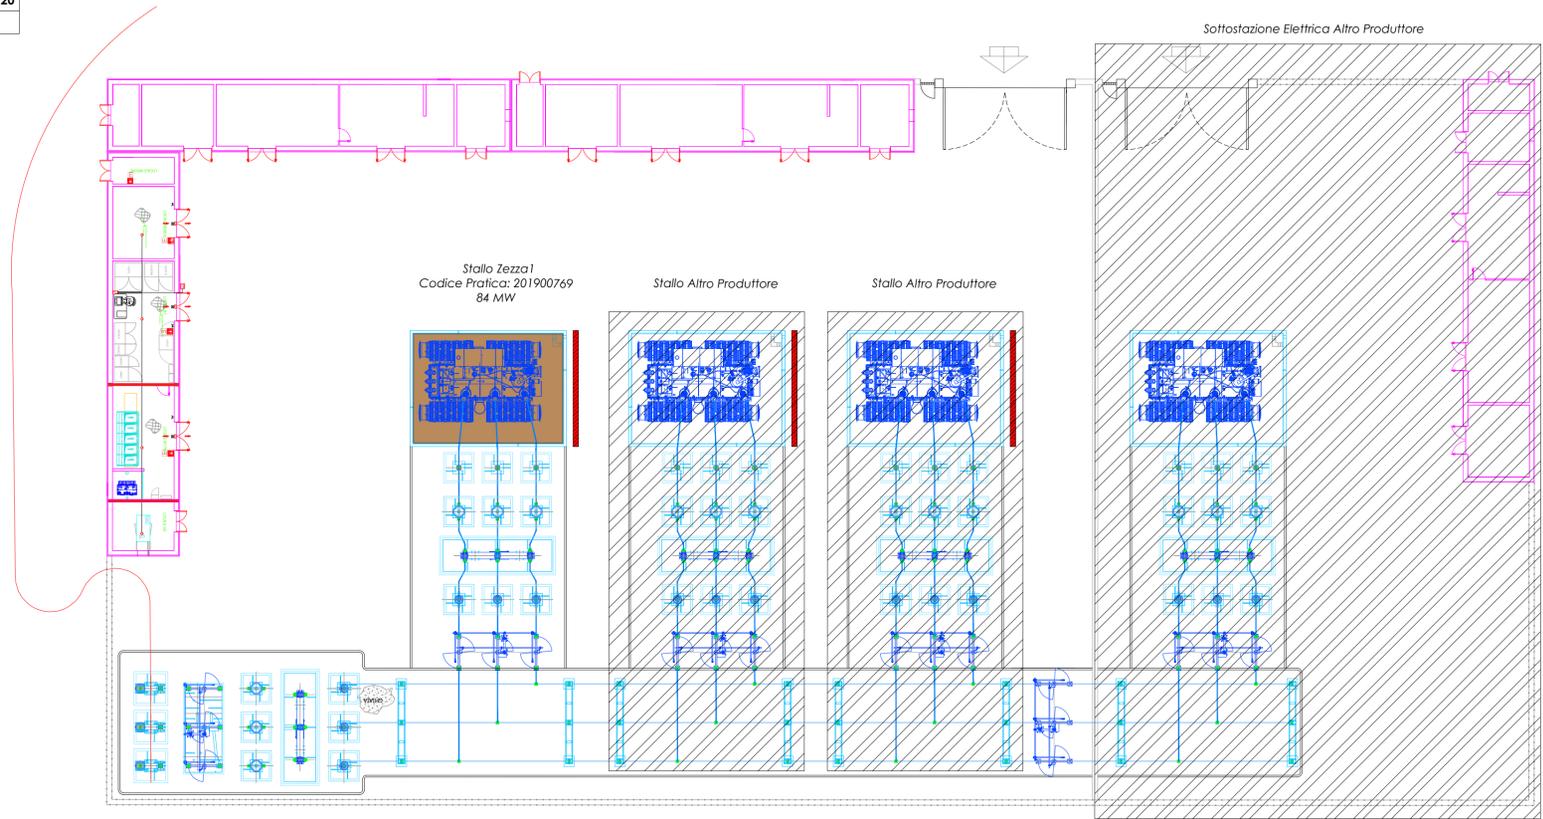

Scala 1:500




### LAYOUT SE "VALLE"

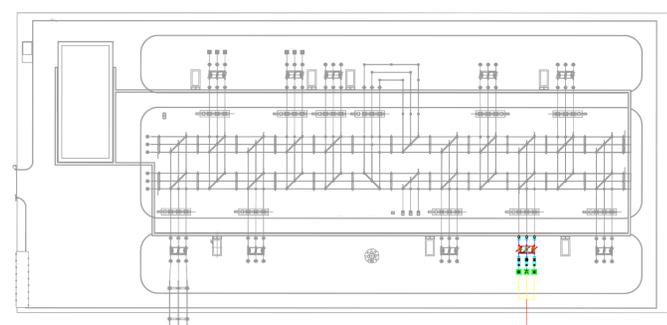

Scala 1:1.000

### LAYOUT LOCALE SSEU

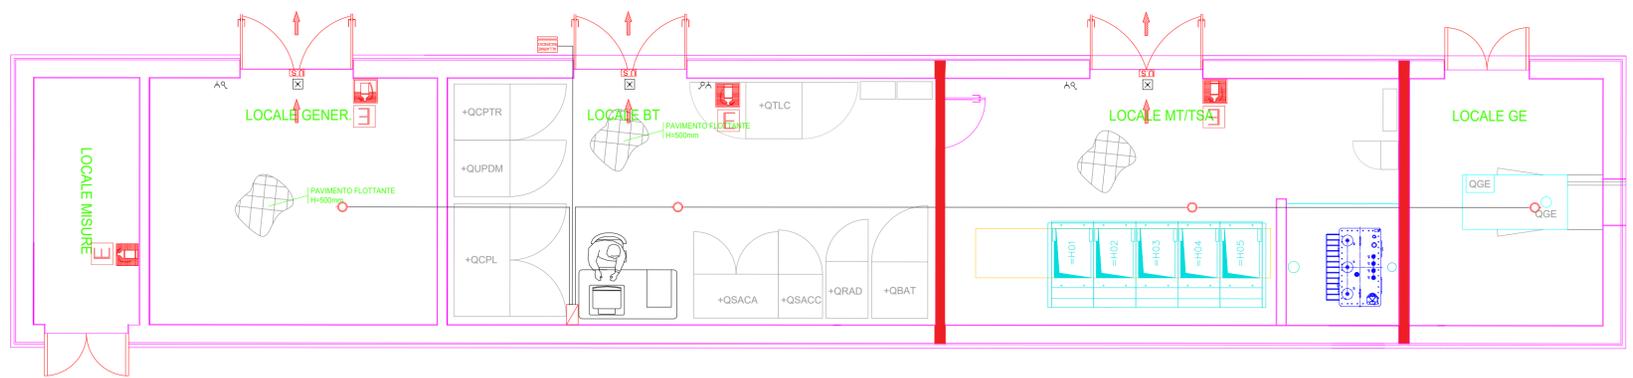

Scala 1:50

## COMUNE DI ASCOLI SATRIANO

**PROGETTO AGRIVOLTAICO  
IMPIANTO DI PRODUZIONE DI ENERGIA ELETTRICA DA  
FONTE RINNOVABILE DI TIPO FOTOVOLTAICO  
INTEGRATO DA PROGETTO DI RIQUALIFICAZIONE  
AGRICOLA**

### PROGETTO DEFINITIVO

CLIENTE/CUSTOMER

**GREEN GENIUS ITALY UTILITY 5 S.R.L.**

Corso G. Garibaldi, 49  
20121 Milano (MI)



PROGETTISTA

**studioTECNICO**  
ing. Marco BALZANO  
Via Cancellotti, 3  
70125 Bari (BA)  
studiotecnico@ingbalzano.com  
www.ingbalzano.com



Commessa/Work order

**SV.240**

Data/Date

**13/09/2022**

Scala/Scale

-

Revisione/Revision

**R00**

Oggetto/Subject

SSEU Particolare Impianto Antincendio

**LS.05**

Note

AgroPV - Mezzana

Gli elaborati e tutte le informazioni contenute nel presente documento sono di proprietà esclusiva del progettista e non possono essere riprodotte, divulgate o comunque utilizzate senza la sua preventiva autorizzazione scritta. The Documents and all technical information contained in this document is the exclusive property of Ing. Marco G. Balzano and may neither be used nor disclosed without its prior written consent. (art. 17173 c.c.)

LEGENDA			
	ESTINTORE PORTATILE		PORTA CON MANIGLIONE ANTIPANICO
	RIVELATORE DI FUMO/CALORE A SOFFITTO		PULSANTE DI ALLARME INCENDIO
	CENTRALINA ANTINCENDIO		PULSANTE DI SGANCIO
	PANNELLO OTTICO/ACUSTICO "ALLARME INCENDIO"		VIA DI ESODO
	CARTELLI "ESTINTORE"		MURO PARAFIAMMA REI 120 SPESSORE 30 CM
	CARTELLI "PULSANTE DI SGANCIO"		CARTELLI "PULSANTE ALLARME INCENDIO"

