


LEGENDA ELEMENTI E LINEE	
	RECINZIONE
	MURO PARAFIAMMA REI 120
	VASCA RACCOLTA OLII


LAYOUT SSEU

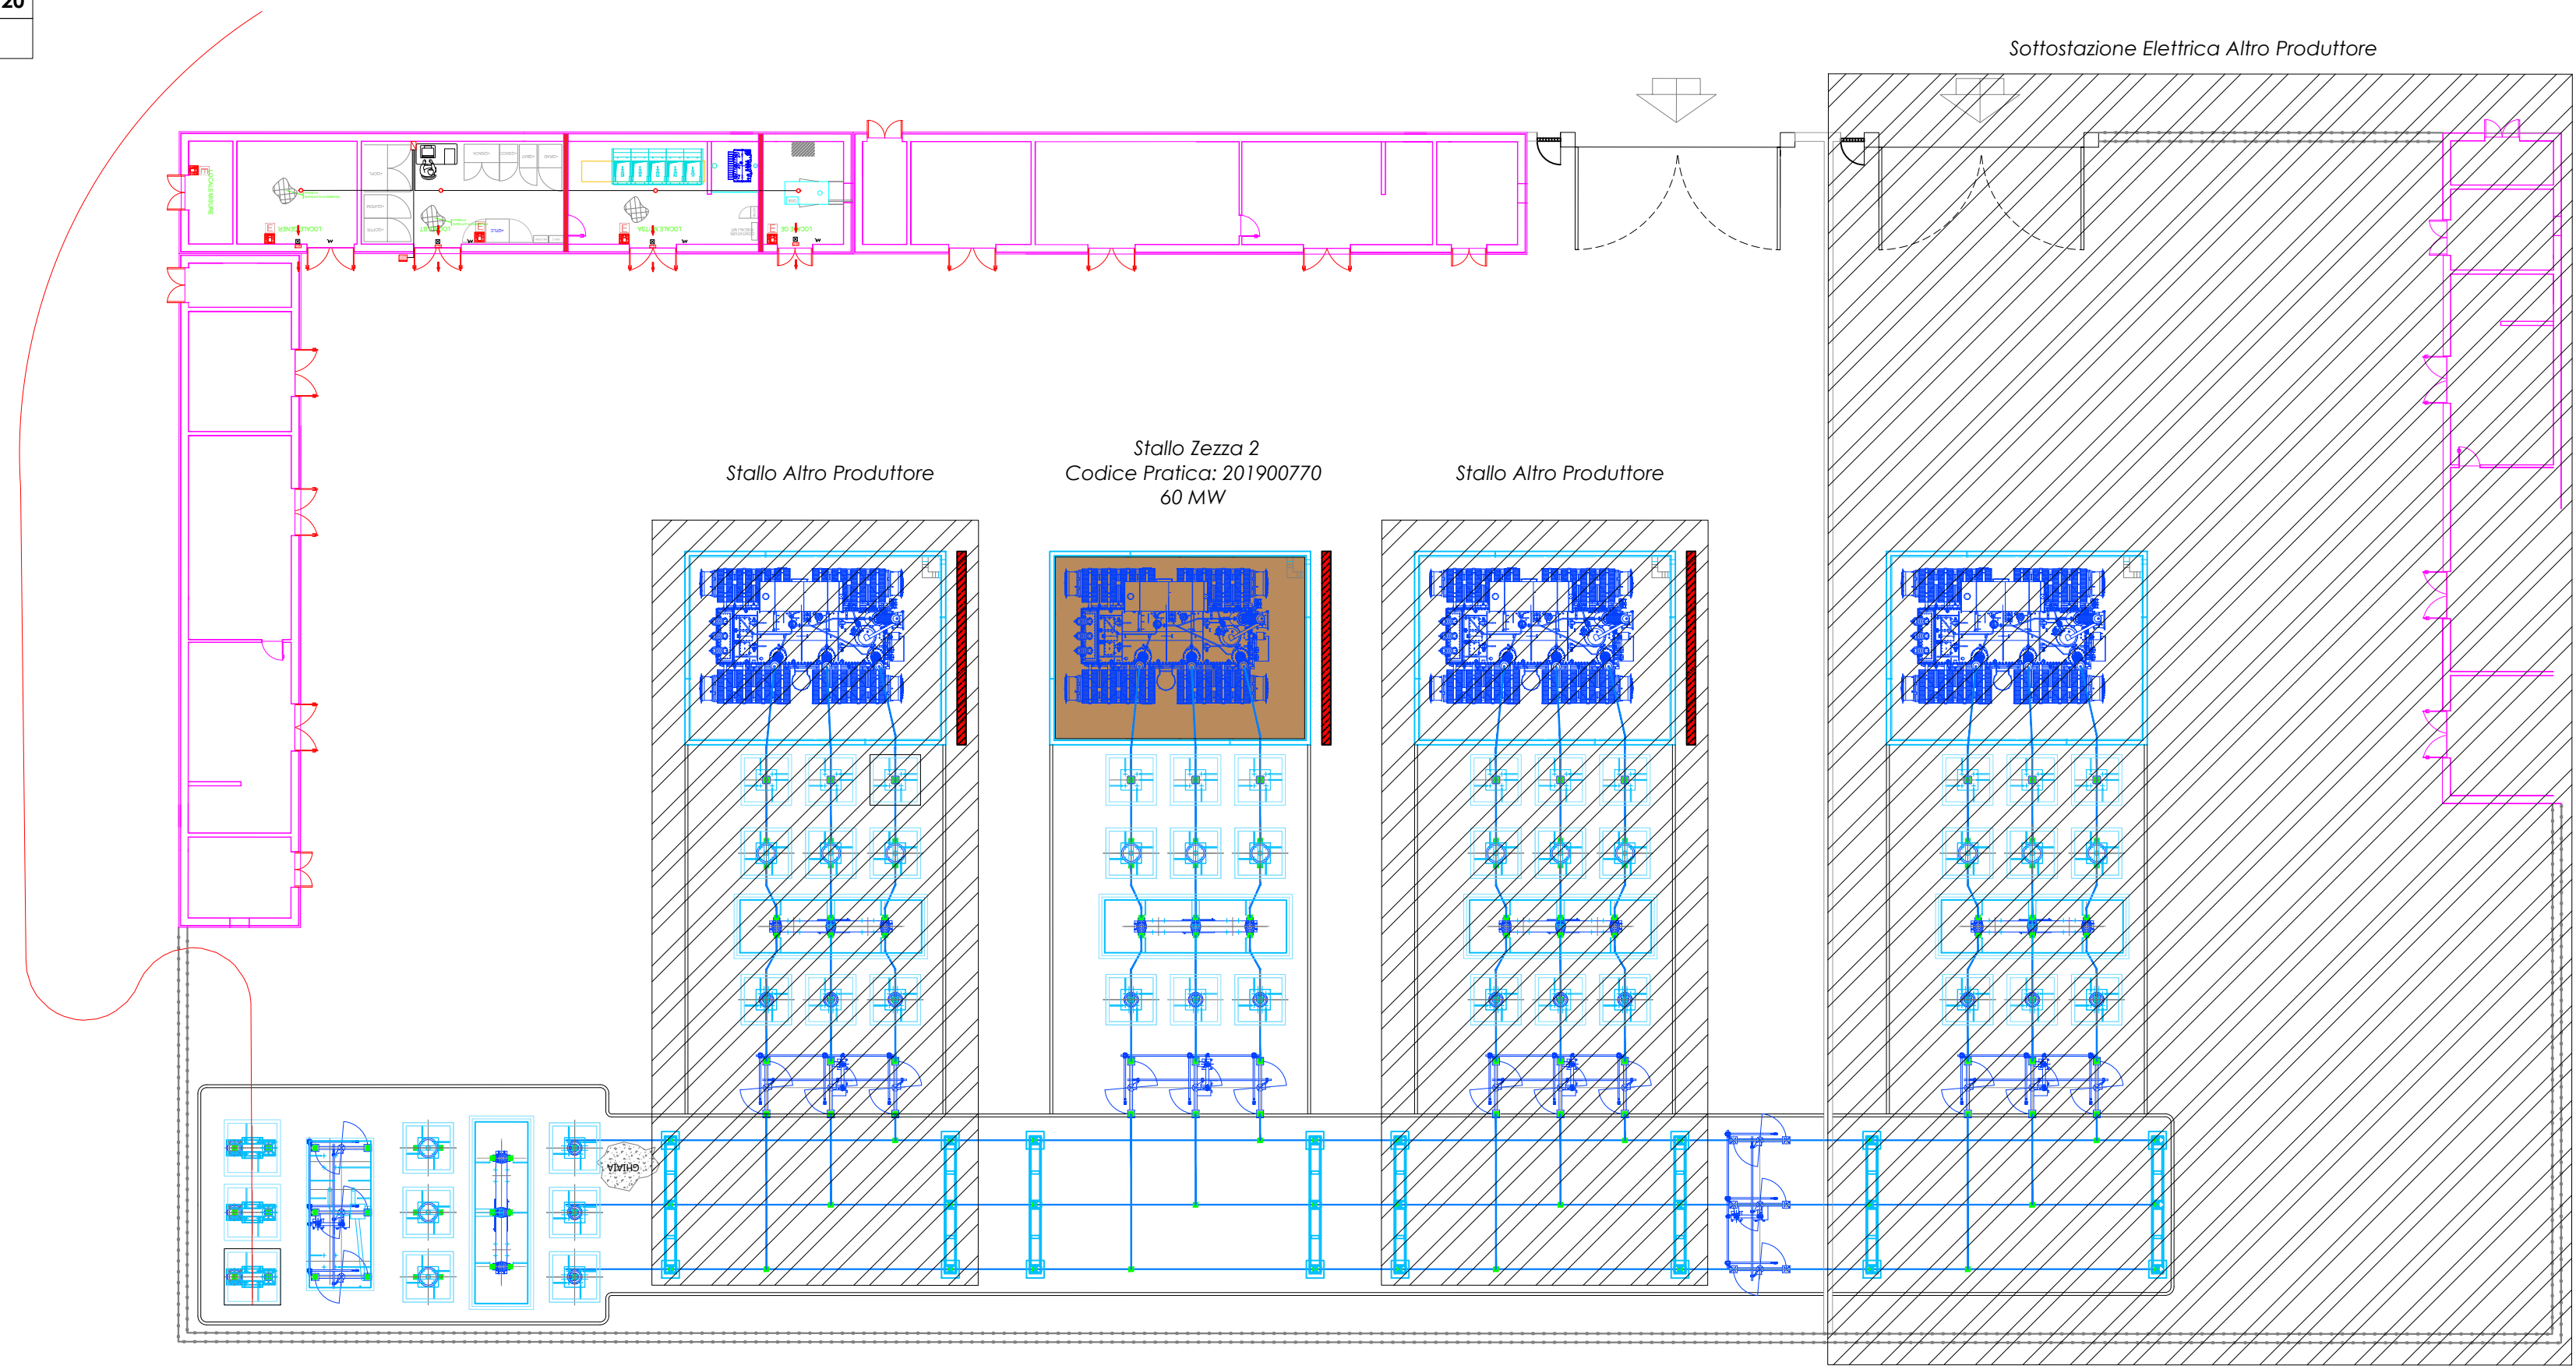

Scala 1:500




LAYOUT SE "VALLE"

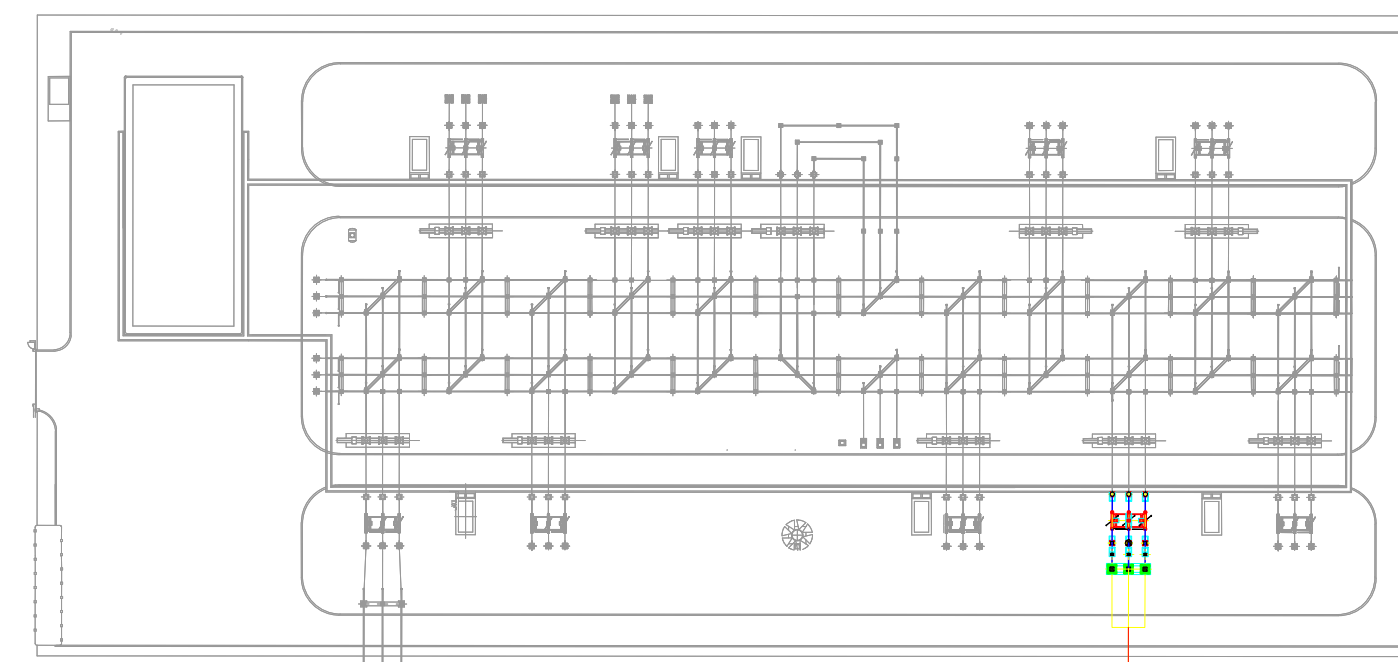

Scala 1:1.000

LAYOUT LOCALE SSEU

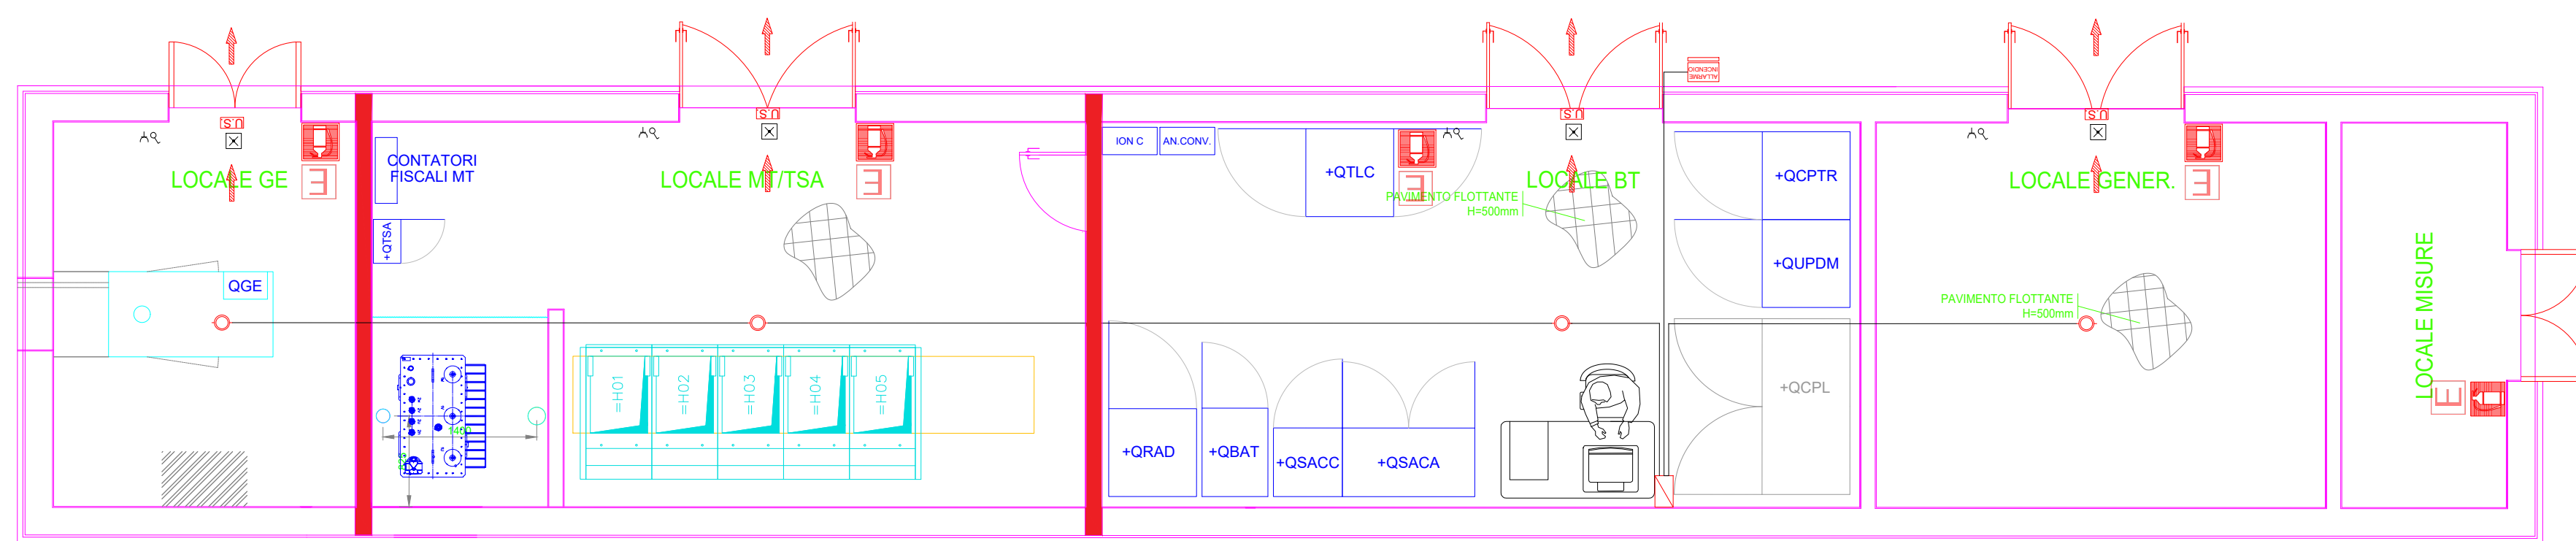

Scala 1:50

COMUNE DI ASCOLI SATRIANO

**PROGETTO AGRIVOLTAICO
IMPIANTO DI PRODUZIONE DI ENERGIA ELETTRICA DA
FONTE RINNOVABILE DI TIPO FOTOVOLTAICO
INTEGRATO DA PROGETTO DI RIQUALIFICAZIONE
AGRICOLA**

PROGETTO DEFINITIVO

CLIENTE/CUSTOMER

GREEN GENIUS ITALY UTILITY 5 S.R.L.

Corso G. Garibaldi, 49
20121 Milano (MI)



PROGETTISTA

studioTECNICO
ing. Marco BALZANO
Via Cancellotti, 3
70125 Bari (BA)
studiotecnico@ingbalzano.com
www.ingbalzano.com



Commessa/Work order

SV.250

Data/Date

23/09/2022

Scala/Scale

-

Revisione/Revision

R00


Tavola/Table

LS.05

Note

AgroPV - Capaciotti

Gli elaborati e tutte le informazioni contenute nel presente documento sono di proprietà esclusiva del progettista e non possono essere riprodotte, divulgate o comunque utilizzate senza la sua preventiva autorizzazione scritta. The Documents and all technical information contained in this document is the exclusive property of Ing. Marco G. Balzano and may neither be used nor disclosed without its prior written consent. (art. 1717 c.c.)

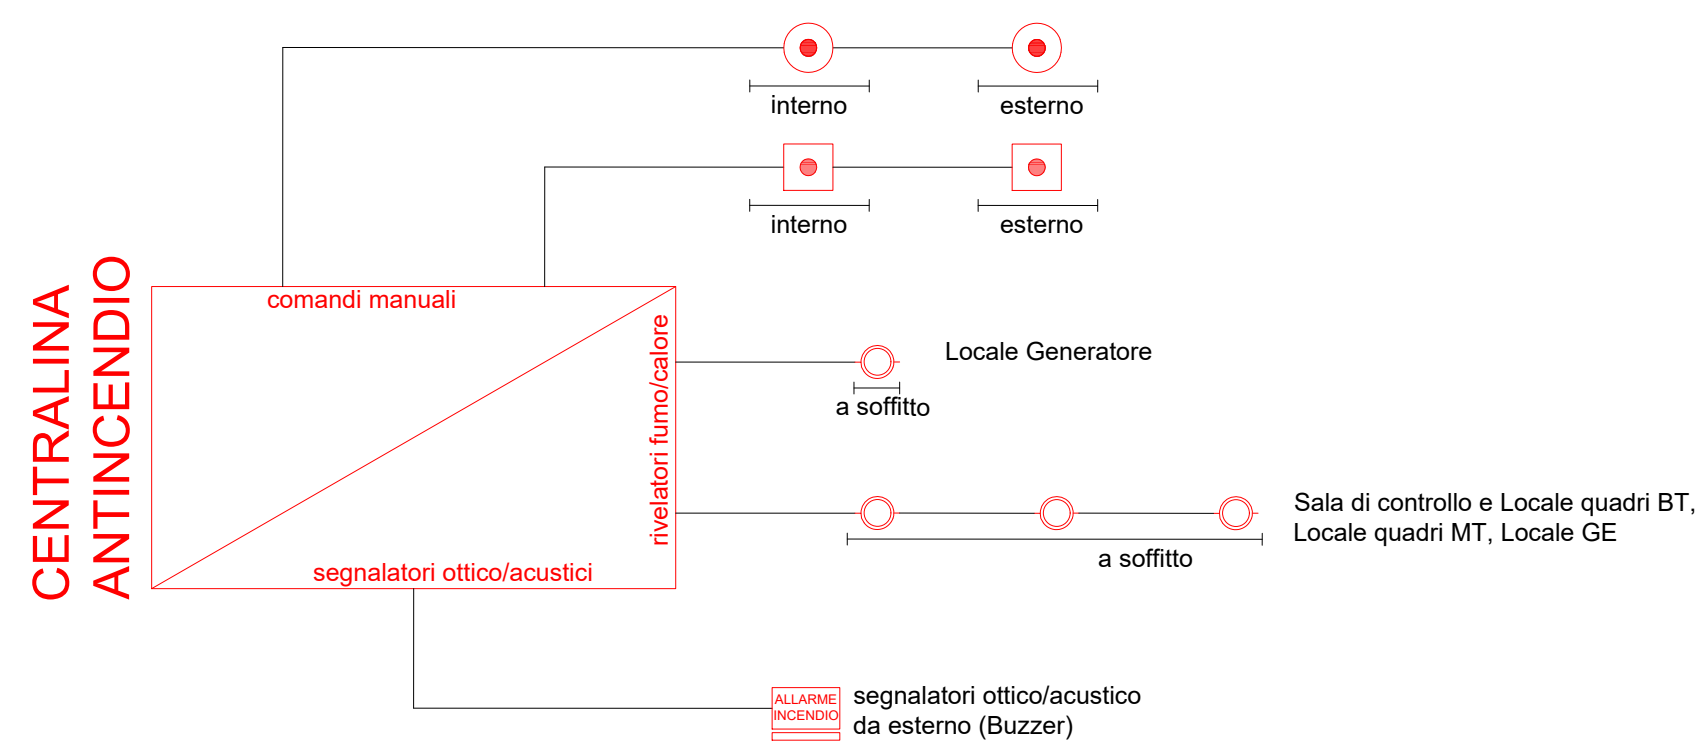

LEGENDA			
	ESTINTORE PORTATILE		PORTA CON MANIGLIONE ANTIPANICO
	RIVELATORE DI FUMO/CALORE A SOFFITTO		PULSANTE DI ALLARME INCENDIO
	CENTRALINA ANTINCENDIO		PULSANTE DI SGANCIO
	PANNELLO OTTICO/ACUSTICO "ALLARME INCENDIO"		VIA DI ESODO
	CARTELLI "ESTINTORE"		MURO PARAFIAMMA REI 120 SPESSORE 30 CM
	CARTELLI "PULSANTE DI SGANCIO"		CARTELLI "PULSANTE ALLARME INCENDIO"