



Planimetria edificio di controllo della stazione - Scala 1:75

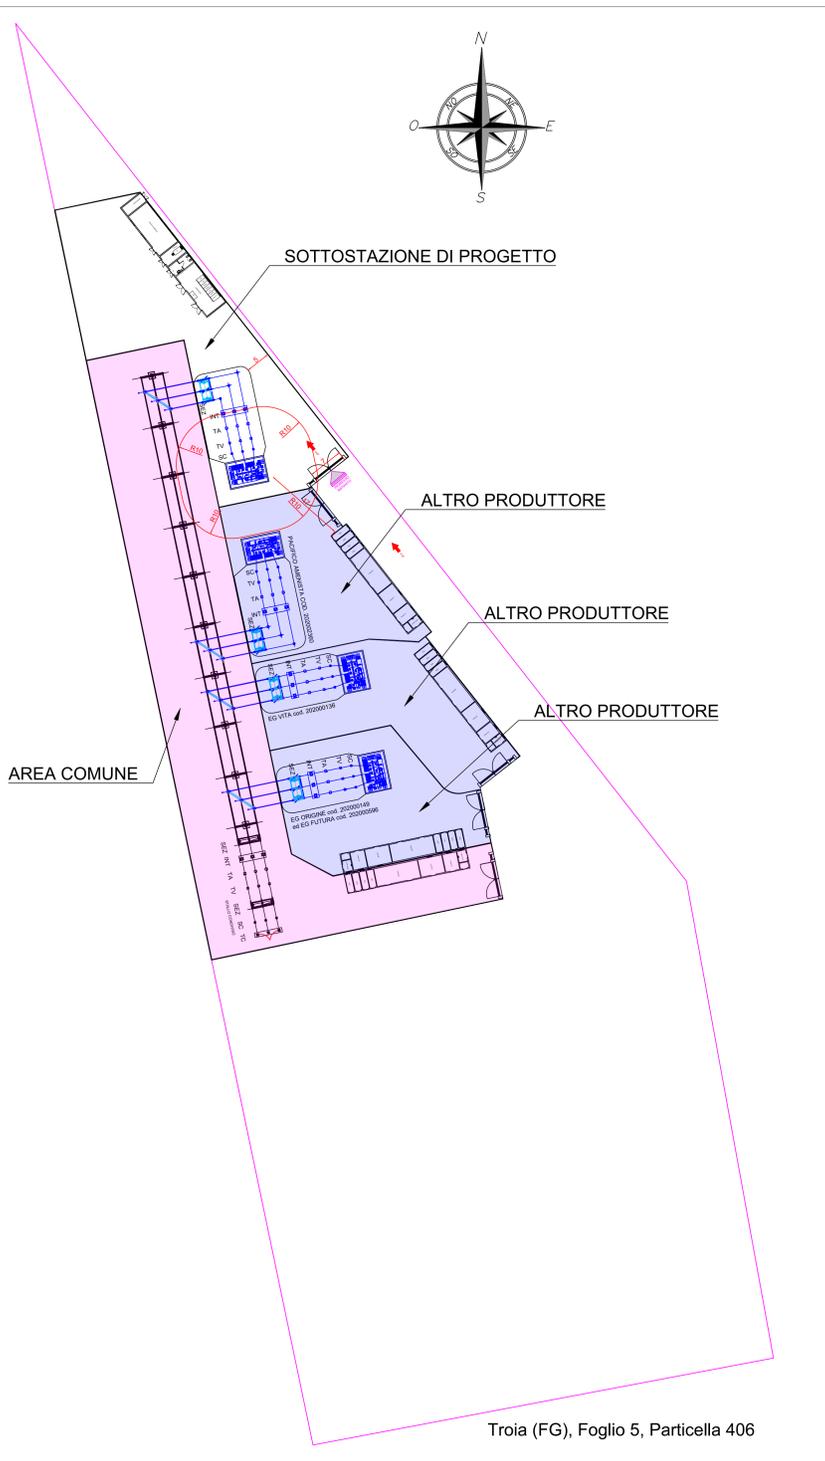

Planimetria sottostazione distanze di sicurezza esterne - Scala 1:500

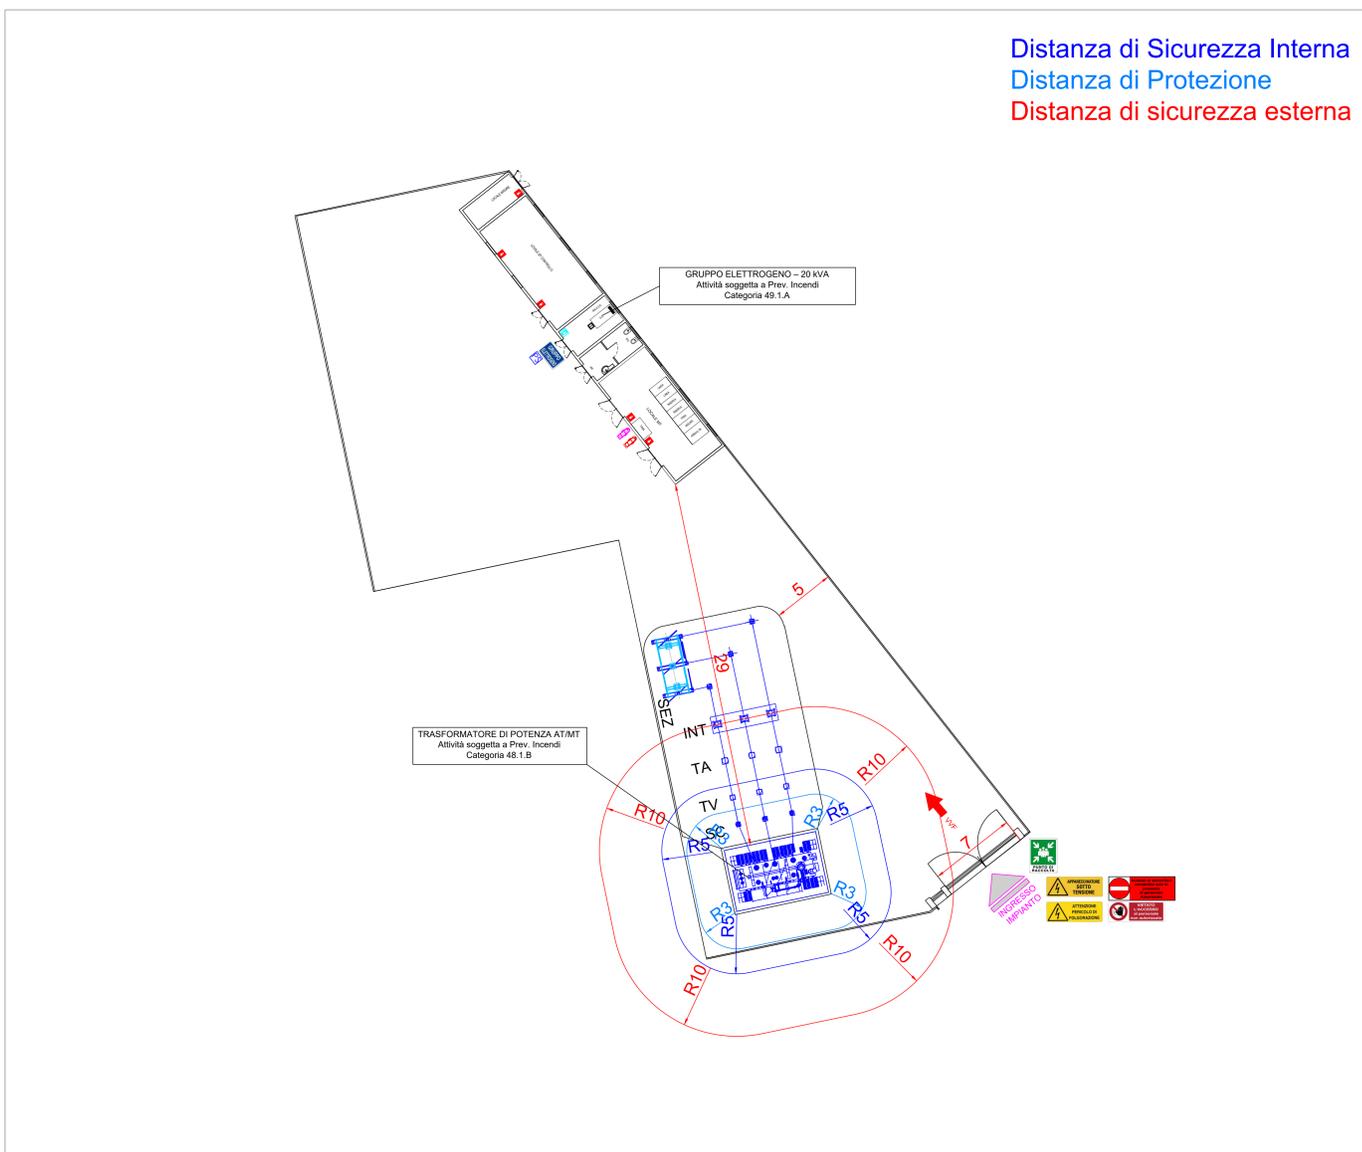

Planimetria sottostazione di progetto, distanze di sicurezza esterne, interne e di protezione - Scala 1:200

LEGENDA PROTEZIONE ANTINCENDIO		
SIMBOLO	QUANT.	DESCRIZIONE
	1	Estintore portatile a polvere 6 kg (classe 21-A, 113 B-C)
	5	Estintore portatile a CO2 5kg
	1	Estintore carellato a polvere 50 kg
	1	Estintore carellato a CO2 27 kg
	1	Pulsante di sgancio gruppo elettrogeno

LEGENDA	
	Pericolo di folgorazione
	Apparecchiature sotto tensione
	Vietato l'accesso al personale non autorizzato
	Accesso ai soccorsi consentito solo in presenza di personale autorizzato
	Gruppo elettrogeno
	Punto di raccolta
	N.1 Percorso Vigili del Fuoco (Segnalazione a terra)

<p>NOME PROGETTO: Costruzione ed esercizio di un impianto agrivoltaico avente potenza in immissione pari a 32.813MW, con relativo collegamento alla rete elettrica, sito nel Comune di Troia (FG) - Impianto "FESTA".</p> <p>ID. PROGETTO DEL MITTENTE:</p> <p>PROCEDURA: Valutazione di impatto ambientale ai sensi dell'art. 23 c. 1 del D.lgs. 152/2006 e Autorizzazione Unica ex art. 12 D.lgs. 387/2003.</p> <p>PROPRONENTE: VESPERA DEVELOPMENT 6 S.R.L. Via Ditta, 74023 Grottole (FG) P. IVA 0332884075 PEC: vesperadevelopment6@gmail.com Legale rappresentante: Ing. Aldo Grelli</p> <p>IDENTIFICATORE ELABORATO: VTY95R4_104_PD</p> <p>ELABORATO REDATTO DA: </p>				<p>TITOLO ELABORATO: Planimetria segnaletica e distanze sicurezza VVF</p> <p>SCALA:</p>	
<p>PROGETTAZIONE E COORDINAMENTO ARATO Via S. Maria, 100 - 74023 Grottole (FG) Tel. 0884 444444 www.arato.it</p>		<p>GEOLOGIA E IDROLOGIA Geo. Geo. Domenico Biondi Via S. Maria, 100 - 74023 Grottole (FG) Tel. 0884 444444 www.geobiondi.it</p>			
<p>OPERE ELETTRICHE BEP Via S. Maria, 100 - 74023 Grottole (FG) Tel. 0884 444444 www.bep.it</p>		<p>IDRAULICA INGAMBERTI Via S. Maria, 100 - 74023 Grottole (FG) Tel. 0884 444444 www.ingamberti.it</p>			
<p>ACUSTICA M2 Via S. Maria, 100 - 74023 Grottole (FG) Tel. 0884 444444 www.m2.it</p>		<p>STUDIO PEDO-AGRONOMICO M2 Via S. Maria, 100 - 74023 Grottole (FG) Tel. 0884 444444 www.m2.it</p>			
<p>ARCHEOLOGIA Via S. Maria, 100 - 74023 Grottole (FG) Tel. 0884 444444 www.arco.it</p>		<p>STRUTTURE ED OPERE CIVILI Via S. Maria, 100 - 74023 Grottole (FG) Tel. 0884 444444 www.strutture.it</p>			
<p>N. REV. DATA REVISIONE</p> <p>0 08/2022 Emissione</p>		<p>ELABORATO VERIFICATO VALIDATO</p> <p>Ing. Massimo Ing. Massimo Ing. Giovanni</p>			

Questo documento contiene informazioni di proprietà di Vespera Development 06 Srl e deve essere utilizzato esclusivamente dal destinatario in relazione alle finalità per le quali è stato ricevuto. È vietata qualsiasi forma di riproduzione o di divulgazione senza il proprio consenso di Vespera Development 06 Srl.