

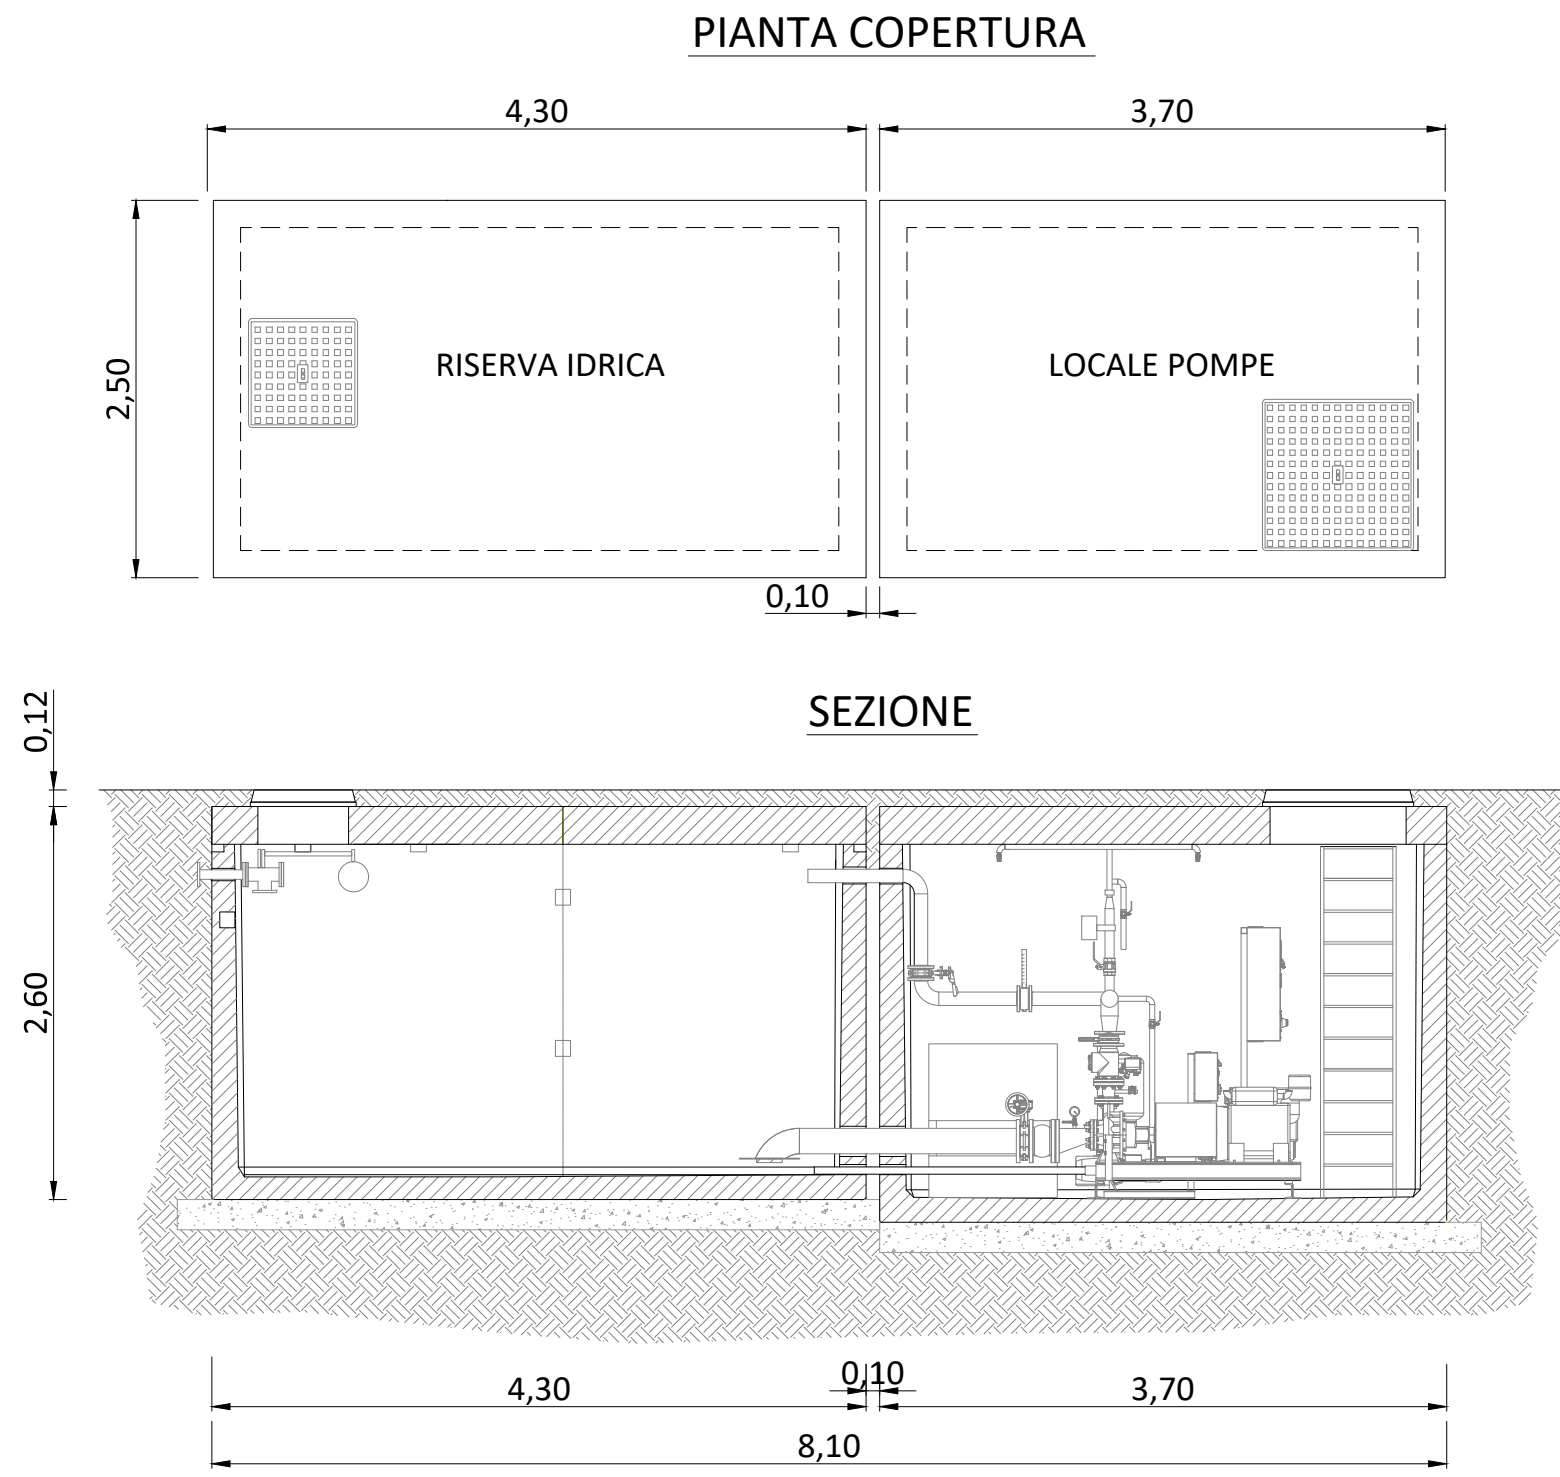
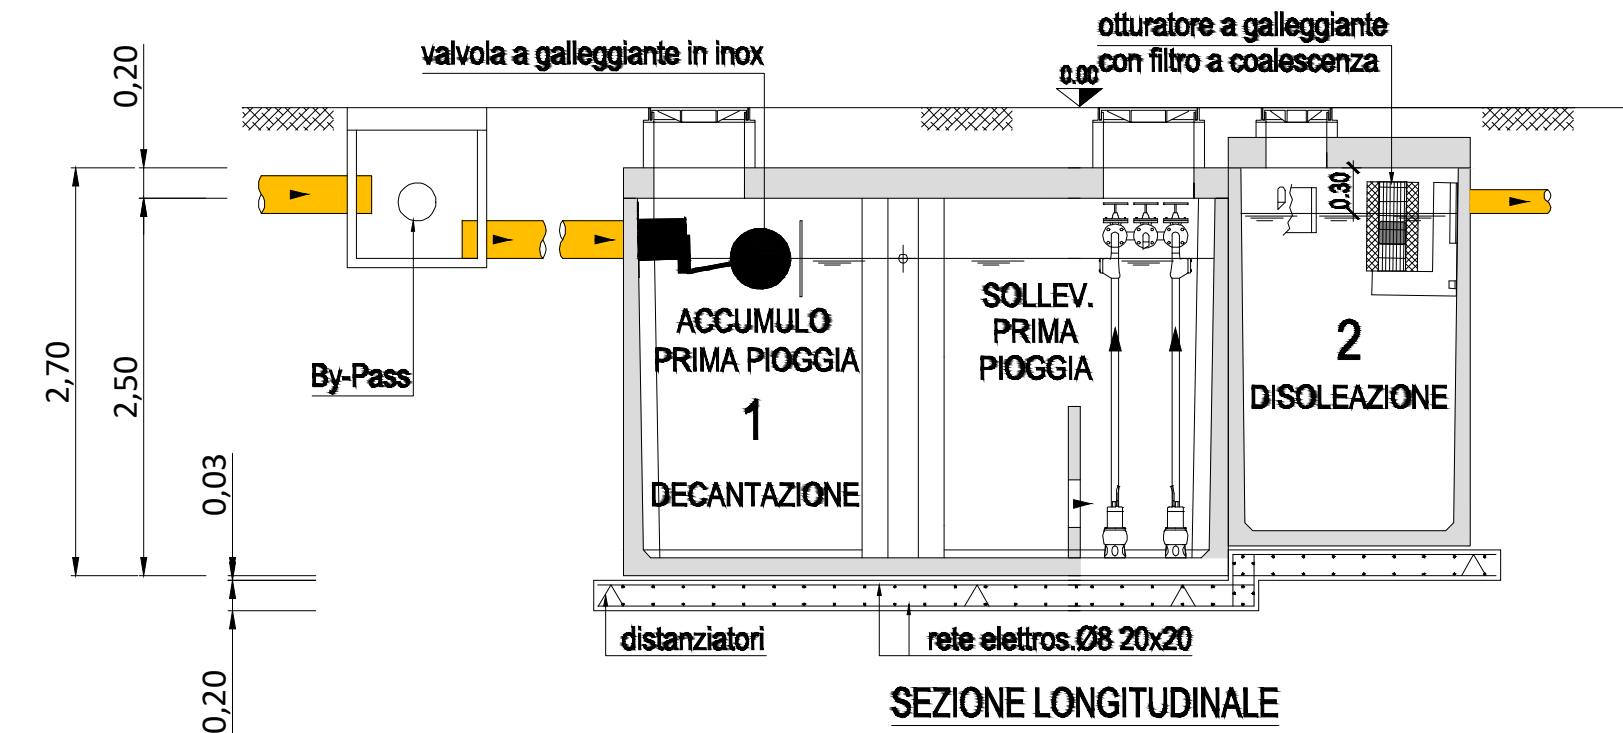


RISERVA IDRICA ANTINCENDIO E LOCALE TECNICO INTERRATI
SCALA 1:50

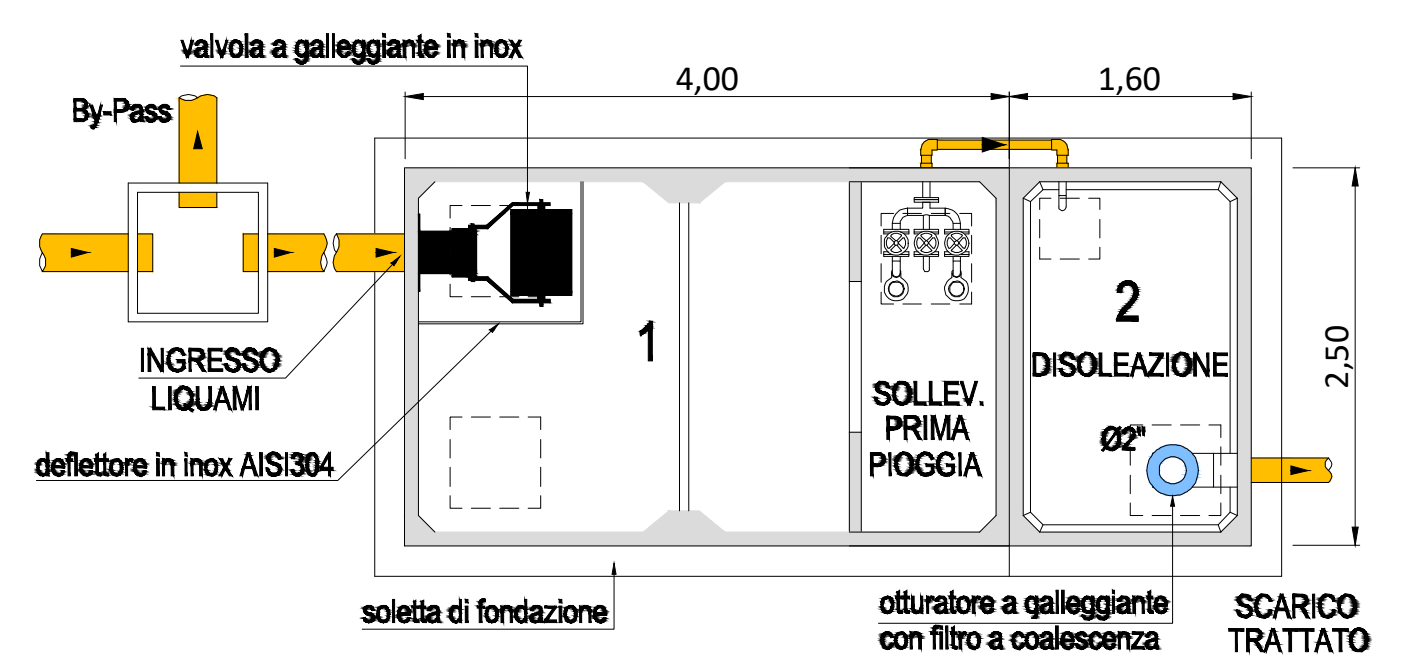

IMPIANTO DI TRATTAMENTO ACQUE DI PRIMA PIOGGIA -SCALA 1:50

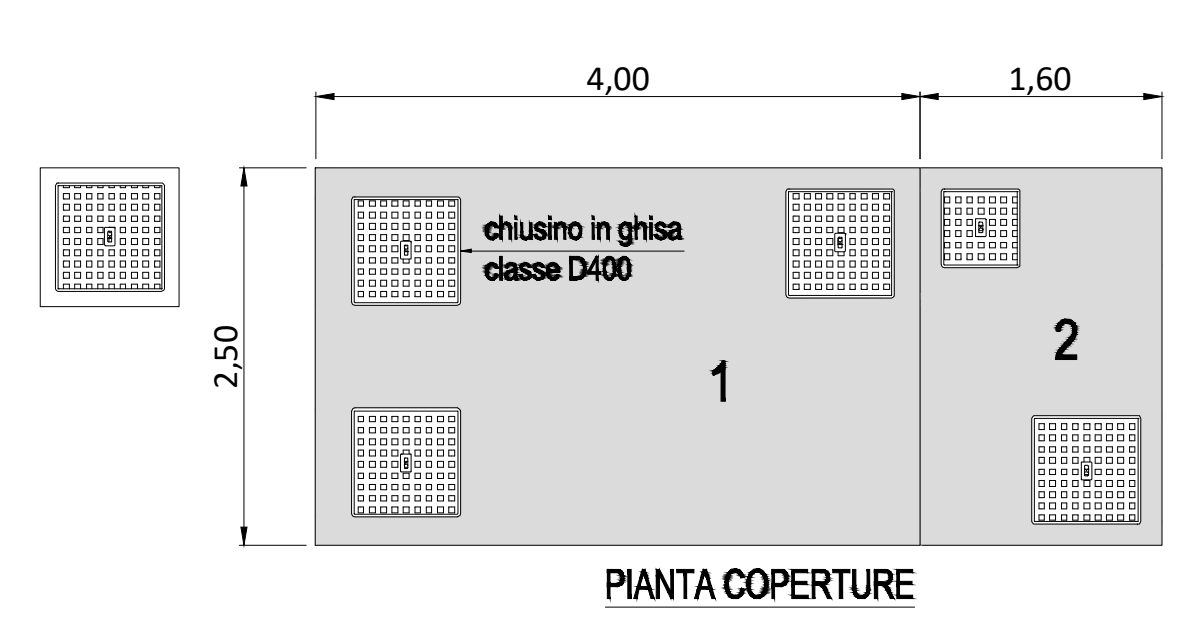

Regione Autonoma della Sardegna

Comune di San Gavino Monreale

Committente:

Narbonis Wind Srl

Narbonis Wind Srl

Via Sardegna, 40
00187 Roma
P.IVA.C.F. 16181131000

Titolo del Progetto:

Parco Eolico
NARBONIS
sito nel Comune di San Gavino Monreale (SU)

Documento: PROGETTO OPERE ELETTRICHE SISTEMA DI TRATTAMENTO DELLE ACQUE DI PRIMA PIOGGIA SE 30/150 KV NARBONIS

N. Documento:

IT-VesNar-CLP-EW-LY-DW-012-Rev.0

Viale Michelangelo, 71
80129 Napoli
TEL.081 579 7998
mail: tecnico.inse@gmail.com

Progettista:

Amm. Francesco Di Maso
Ing. Luigi Malafarina
Ing. Pasquale Esposito
Ing. Nicola Galdiero

Rev	Data Revisione	Descrizione	Redatto	Controllato	Approvato
00	01.06.2022	prima emissione	INSE srl	F. Di Maso	Narbonis Wind Srl