

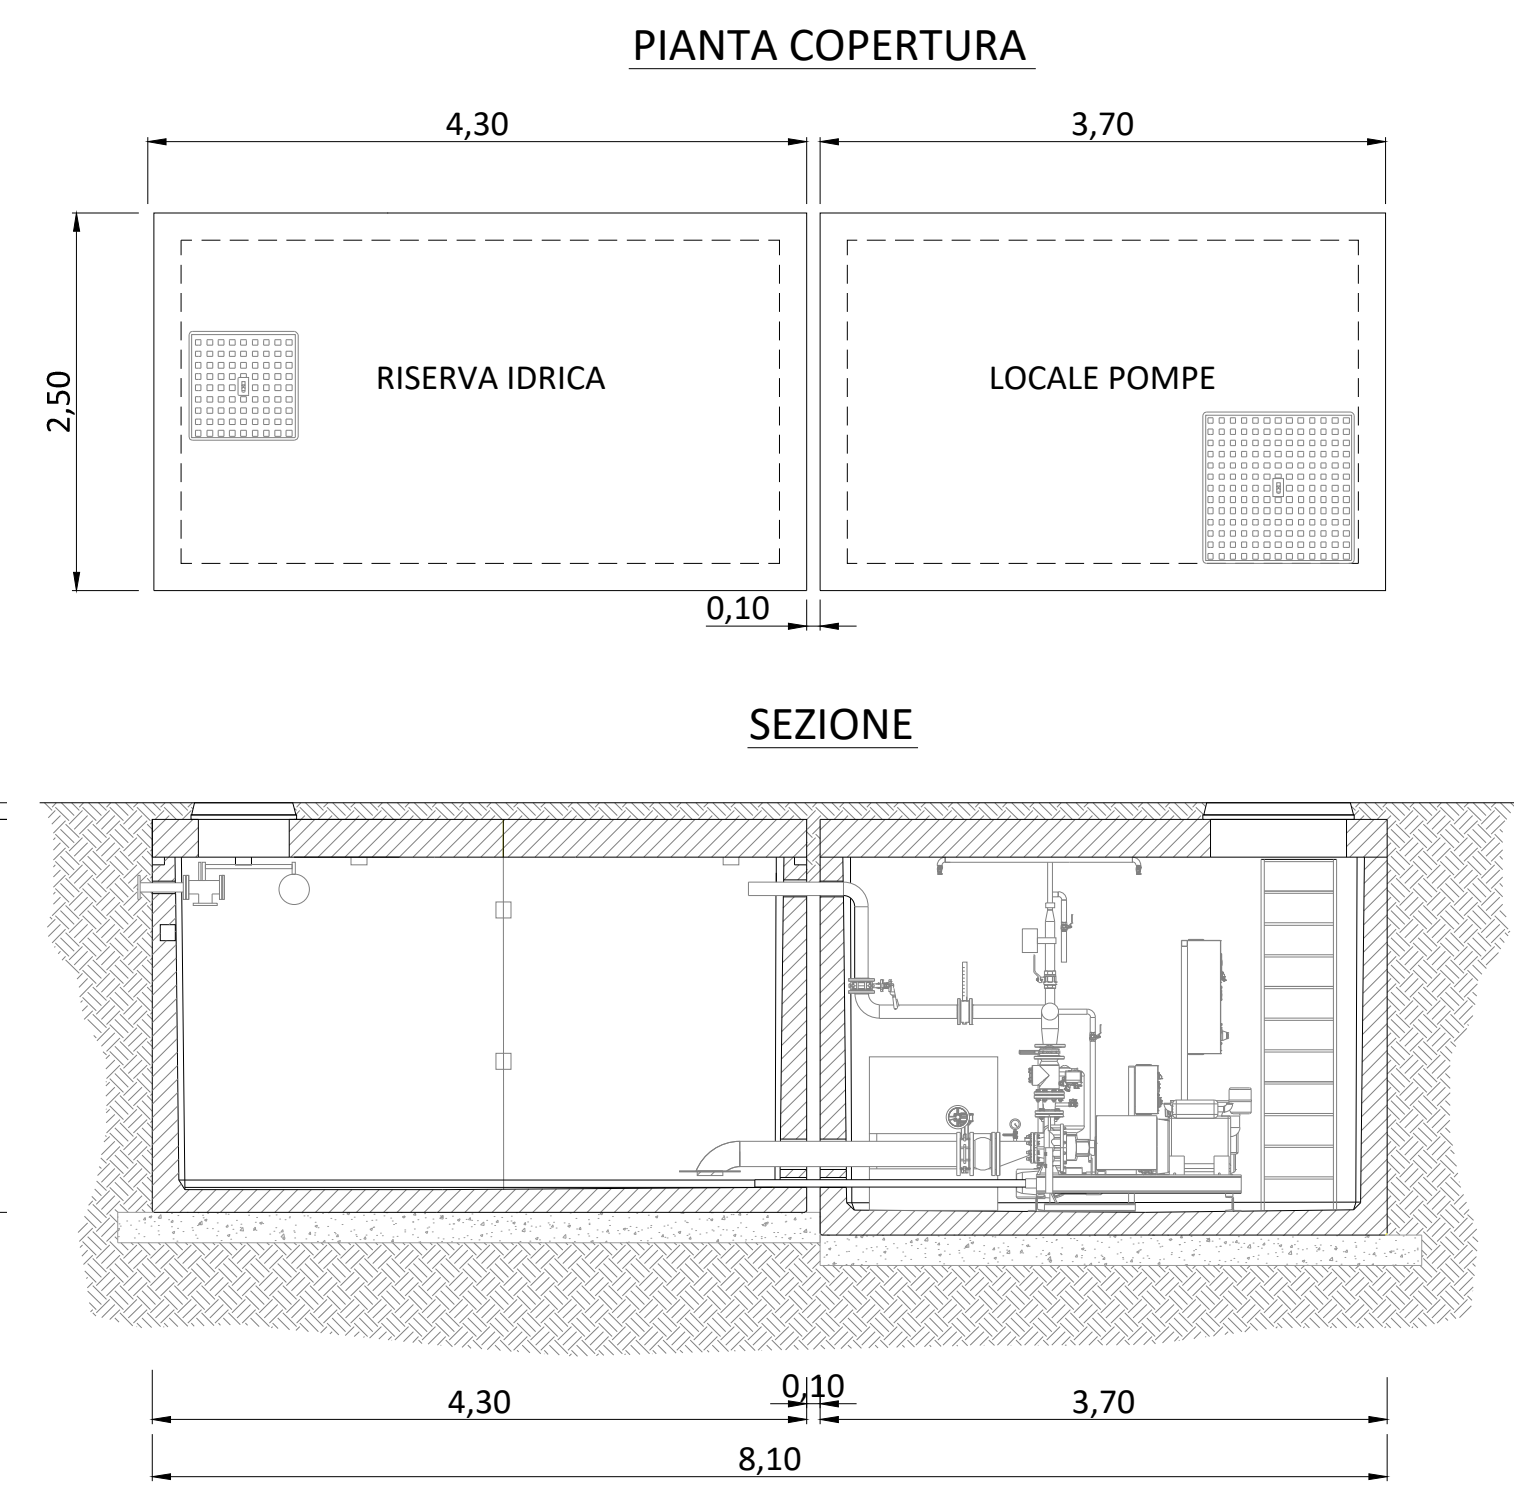
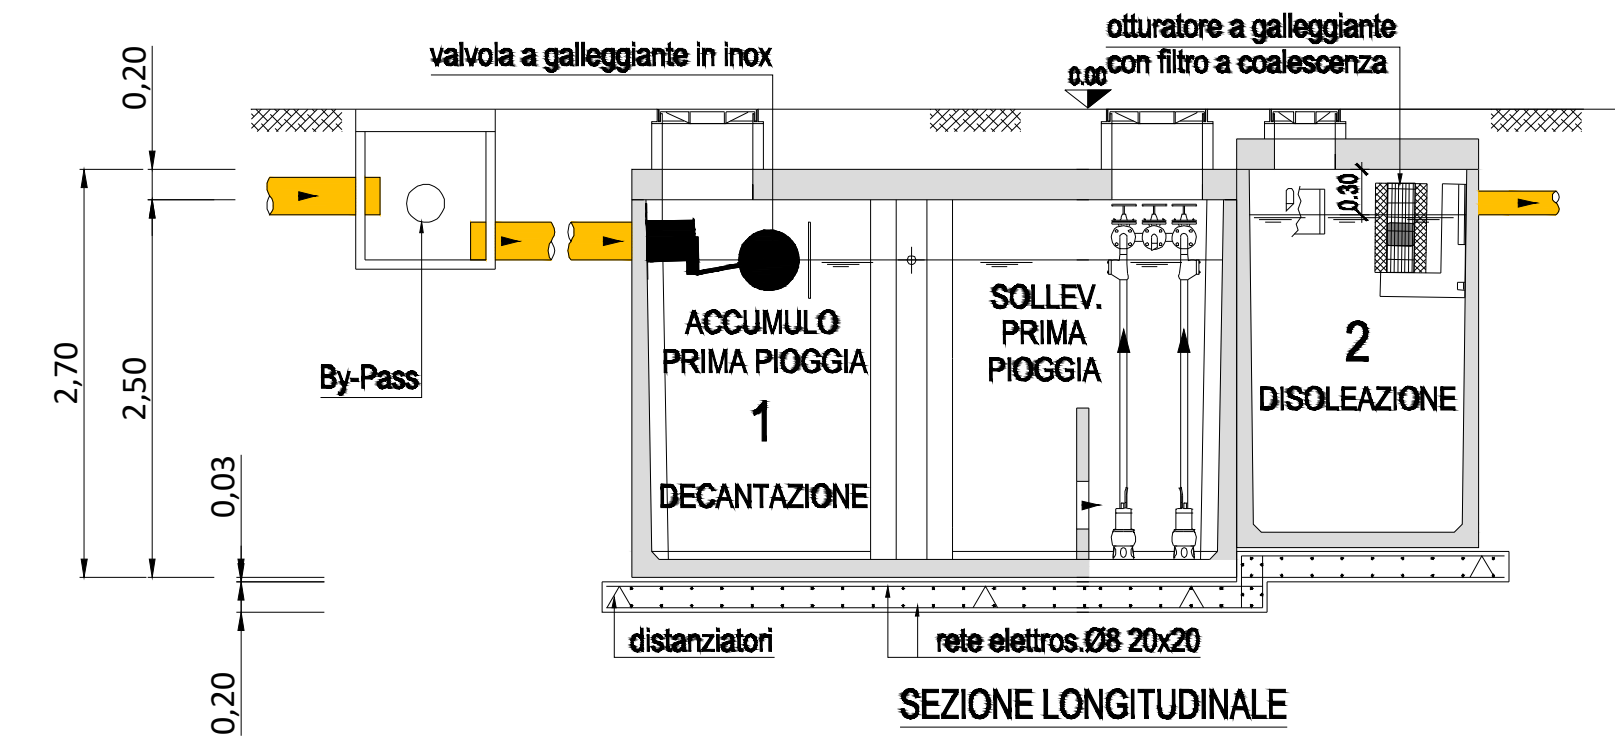


RISERVA IDRICA ANTINCENDIO E LOCALE TECNICO INTERRATI
SCALA 1:50

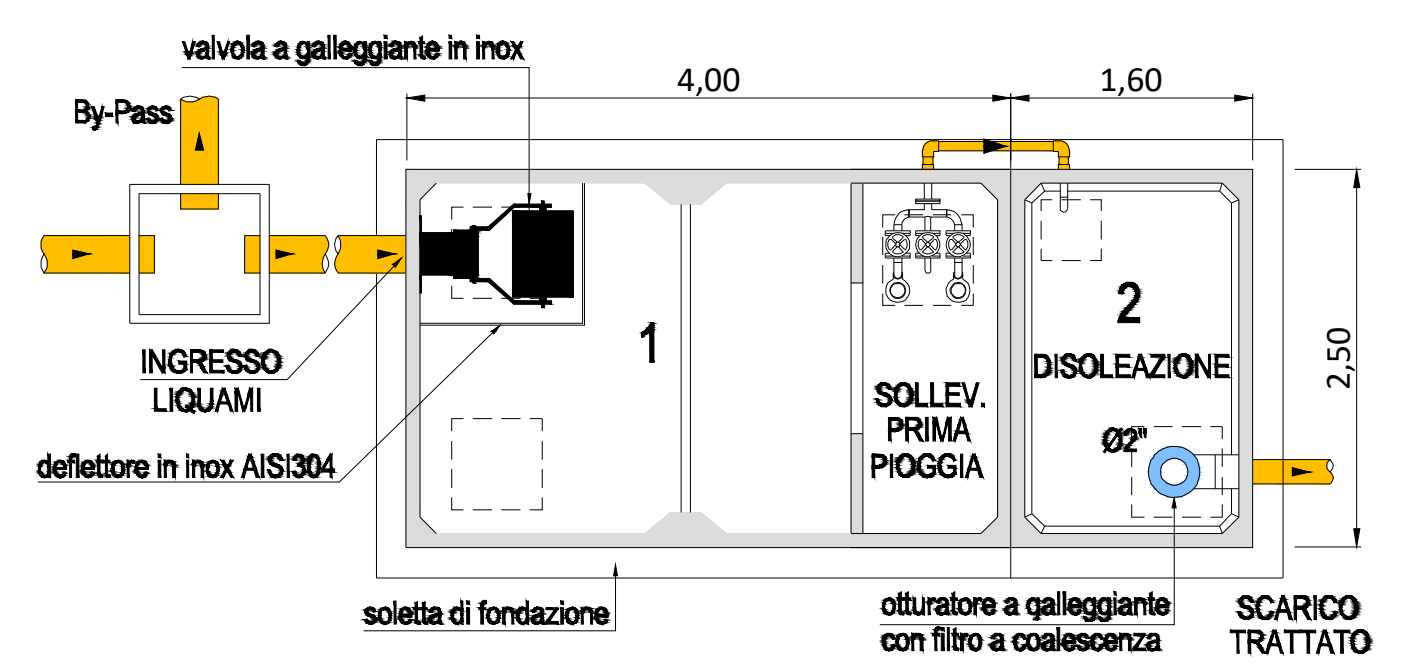

IMPIANTO DI TRATTAMENTO ACQUE DI PRIMA PIOGGIA -SCALA 1:50

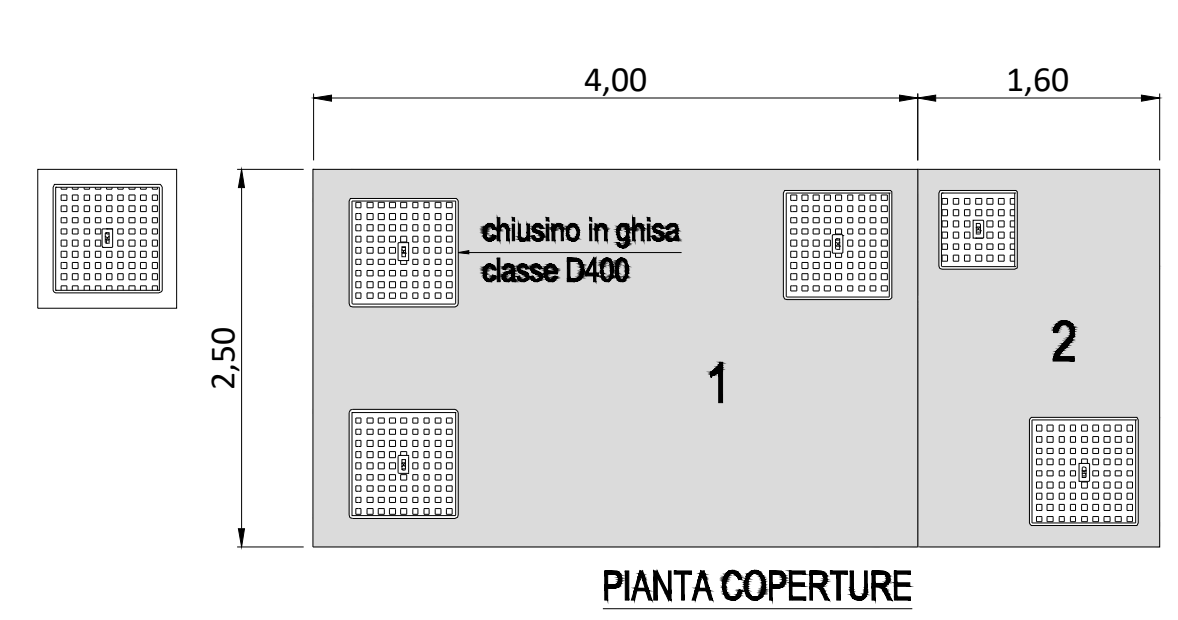

Progetto definitivo per la realizzazione di un parco eolico da 48 MW nel Comune di Thiesi (SS) con opere di connessione nel Comune di Ittiri (SS)

Proprietario: Bentu Energy Srl
Via Sardegna, 40
00187 Roma
P.IVA/C.F. 16181131009

Progettazione: INSE
Viale Michelangelo, 71
80129 Napoli
TEL. 081 579 7998
mail: tecnico.inse@gmail.com

Elaborato: Nome Elaborato:
Sistema di trattamento acque di prima pioggia Stazione condivisa Ittiri

01	Giugno 2022	INSERIMENTO PROPONENTE INFRASTRUTTURE S.P.A.	INSE s.r.l.	F. Di Maso	Bentu Energy Srl
00	Febbraio 2022	PRIMA EMISSIONE	INSE s.r.l.	F. Di Maso	Bentu Energy Srl
Rev.	Data	Oggetto della revisione	Elaborato	Verificato	Approvato

Scala: 1:200/50
Formato: 890 x 420
Codice Pratica: S230
Codice Elaborato: IT-VesThi-Clp-EW-DW-12.a

Amministratore:
Ing. Francesco Di Maso
Ing. Pasquale Esposito
Ing. Nicola Galdero