


Simbolo	Descrizione
	Estintore portatile a polvere cap. 6Kg - 3A 144B C
	Estintore carrellato cap. 50Kg
	Istante soprastuoio DN 70
	Rilevatore di gas
	Rilevatore di fumo
	Istante DN 45
	Attacco per autopompa VVF
	Segnale sonoro di allarme

- Nel layout antincendio sono stati inseriti i seguenti dispositivi:
- Moduli da 8 container**
- n. 42 estintori portatili in prossimità di tutte le strutture (container, power block, quadri elettrici)
 - n. 42 attacchi UN70 in prossimità di tutte le strutture (container, power block, quadri elettrici)
 - n. 42 segnali sonori di allarme
 - n. 40 rilevatori di gas (in ogni container)
 - n. 40 rilevatori di fumo (in ogni container)
 - n. 5 estintori carrellati (1 per ogni trasformatore di ogni isola)
 - n. 5 idranti DN45 (2 per ogni area)
 - n. 5 idranti soprastuoio DN70 (2 per ogni area)
 - n. 1 attacchi VVF
- Sottostazione**
- n. 4 estintori carrellati (disposti a più di 3m di distanza dal trasformatore)
 - n. 6 estintori portatili (disposti nei pressi di ogni struttura)
 - n. 1 sistema rilevatore gas
 - n. 1 sistema rivelamento fumi
 - n. 1 segnale sonoro di allarme

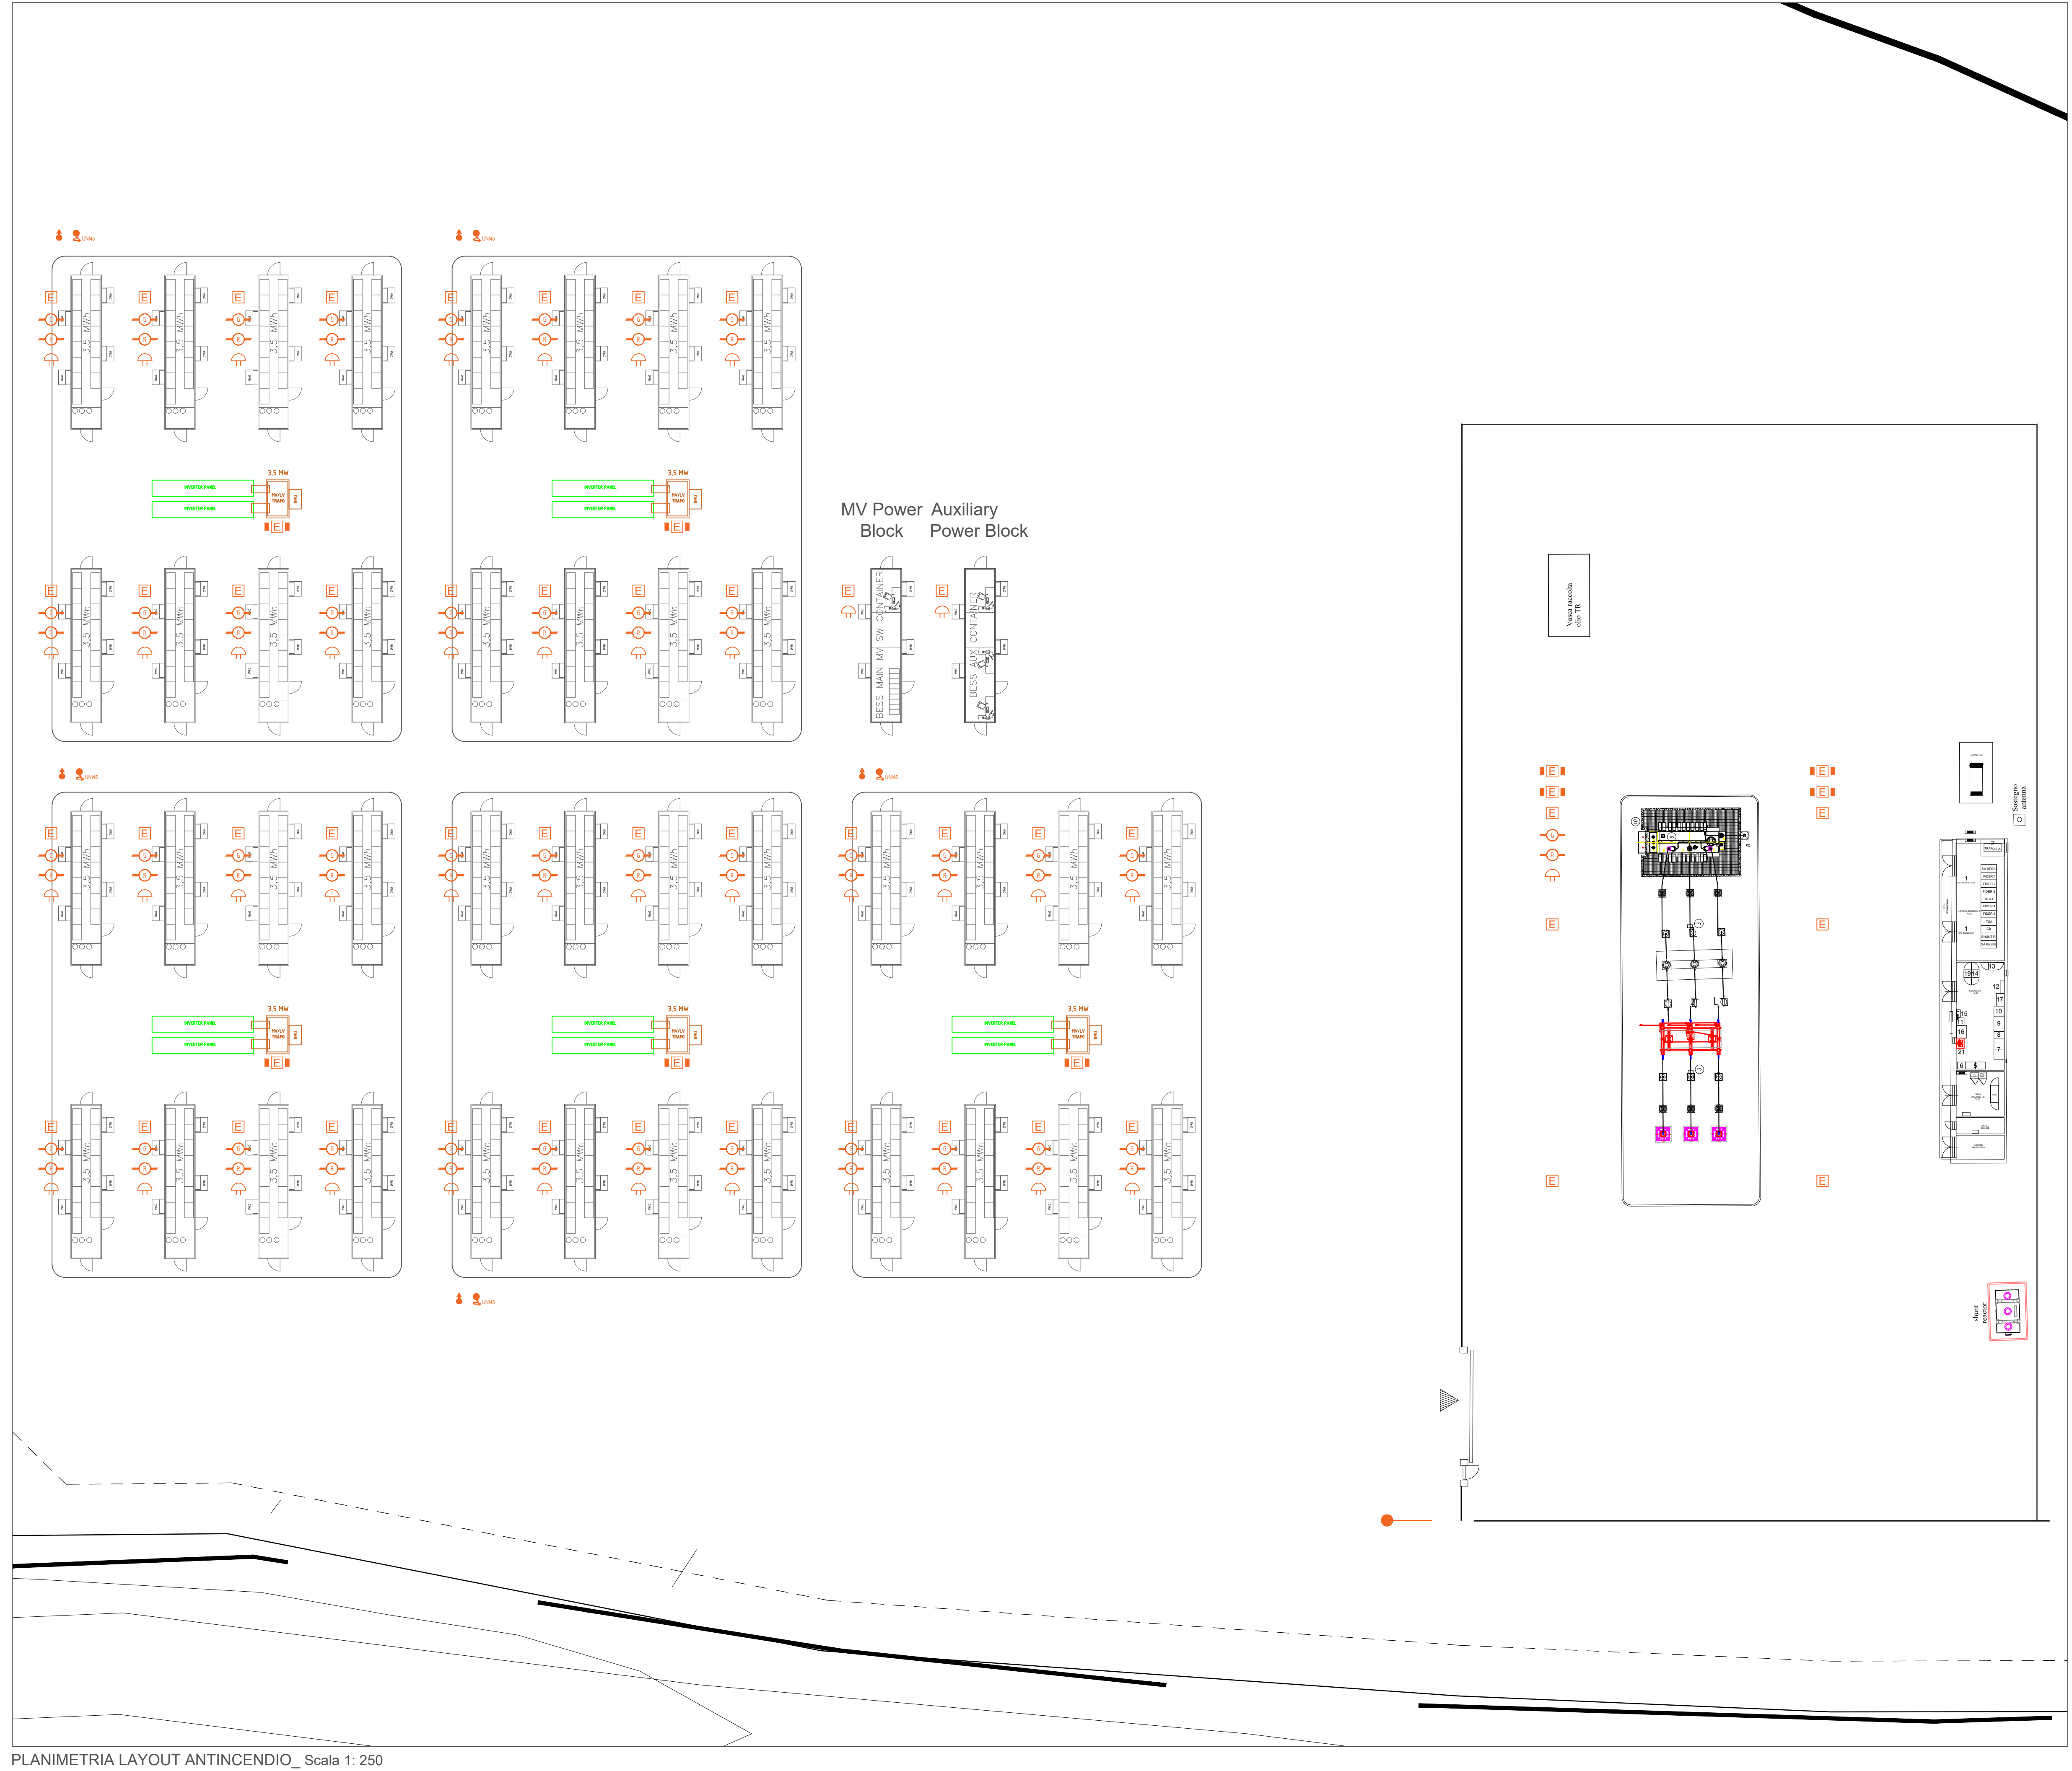

PLANIMETRIA LAYOUT ANTINCENDIO _Scala 1: 250

STUDIO ALCHEMIST
 Ing. Stefano Floris - Arch. Cinzia Nieddu

Via Isola San Pietro 3 - 09126 Cagliari (CA)
 Via Semplice Spano 10 - 07026 Olbia (OT)

stefano.floris@studioalchemist.it
 cinzia.nieddu@studioalchemist.it

www.studioalchemist.it



COMUNE DI SAMASSI E SERRENTI

OGGETTO
**REALIZZAZIONE DI IMPIANTO FOTOVOLTAICO A TERRA
 24.49 MW - TIPO A INSEGUIMENTO MONOASSIALE
 "SAM-SE"**

COMMITTENTE
ENERGYSAMSE SRL
 Via Semplice Spano 10 - 07026 Olbia (SS)

PROGETTO DEFINITIVO

ELABORATO
LAYOUT ANTINCENDIO

NUMERO ELABORATO
AV 18

SCALA: 1 : 250
 DATA: LUGLIO 2022

3	Terza emissione		
2	Seconda emissione		
1	Prima emissione	Arch. Chiara Martis	Arch. Valentina Madeddu Ing. S.Floris

REV.	DATA	DESCRIZIONE	REDATTO	CONTROLLATO	APPROVATO

STUDIO ALCHEMIST: Ing. Stefano Floris Arch. Cinzia Nieddu COLLABORATORI: Arch. Chiara Martis Arch. Valentina Madeddu Geol. Mario Sirona Geom. Alberto Barrocco	PROGETTISTA - TIMBRO E FIRMA ORDINE INGEGNERI PROVINCIA DI CAGLIARI N. 5777 Ing. STEFANO FLORIS	PROGETTISTA - TIMBRO E FIRMA
---	---	----------------------------------