



RISERVA IDRICA ANTINCENDIO E LOCALE TECNICO INTERRATI  
SCALA 1:50

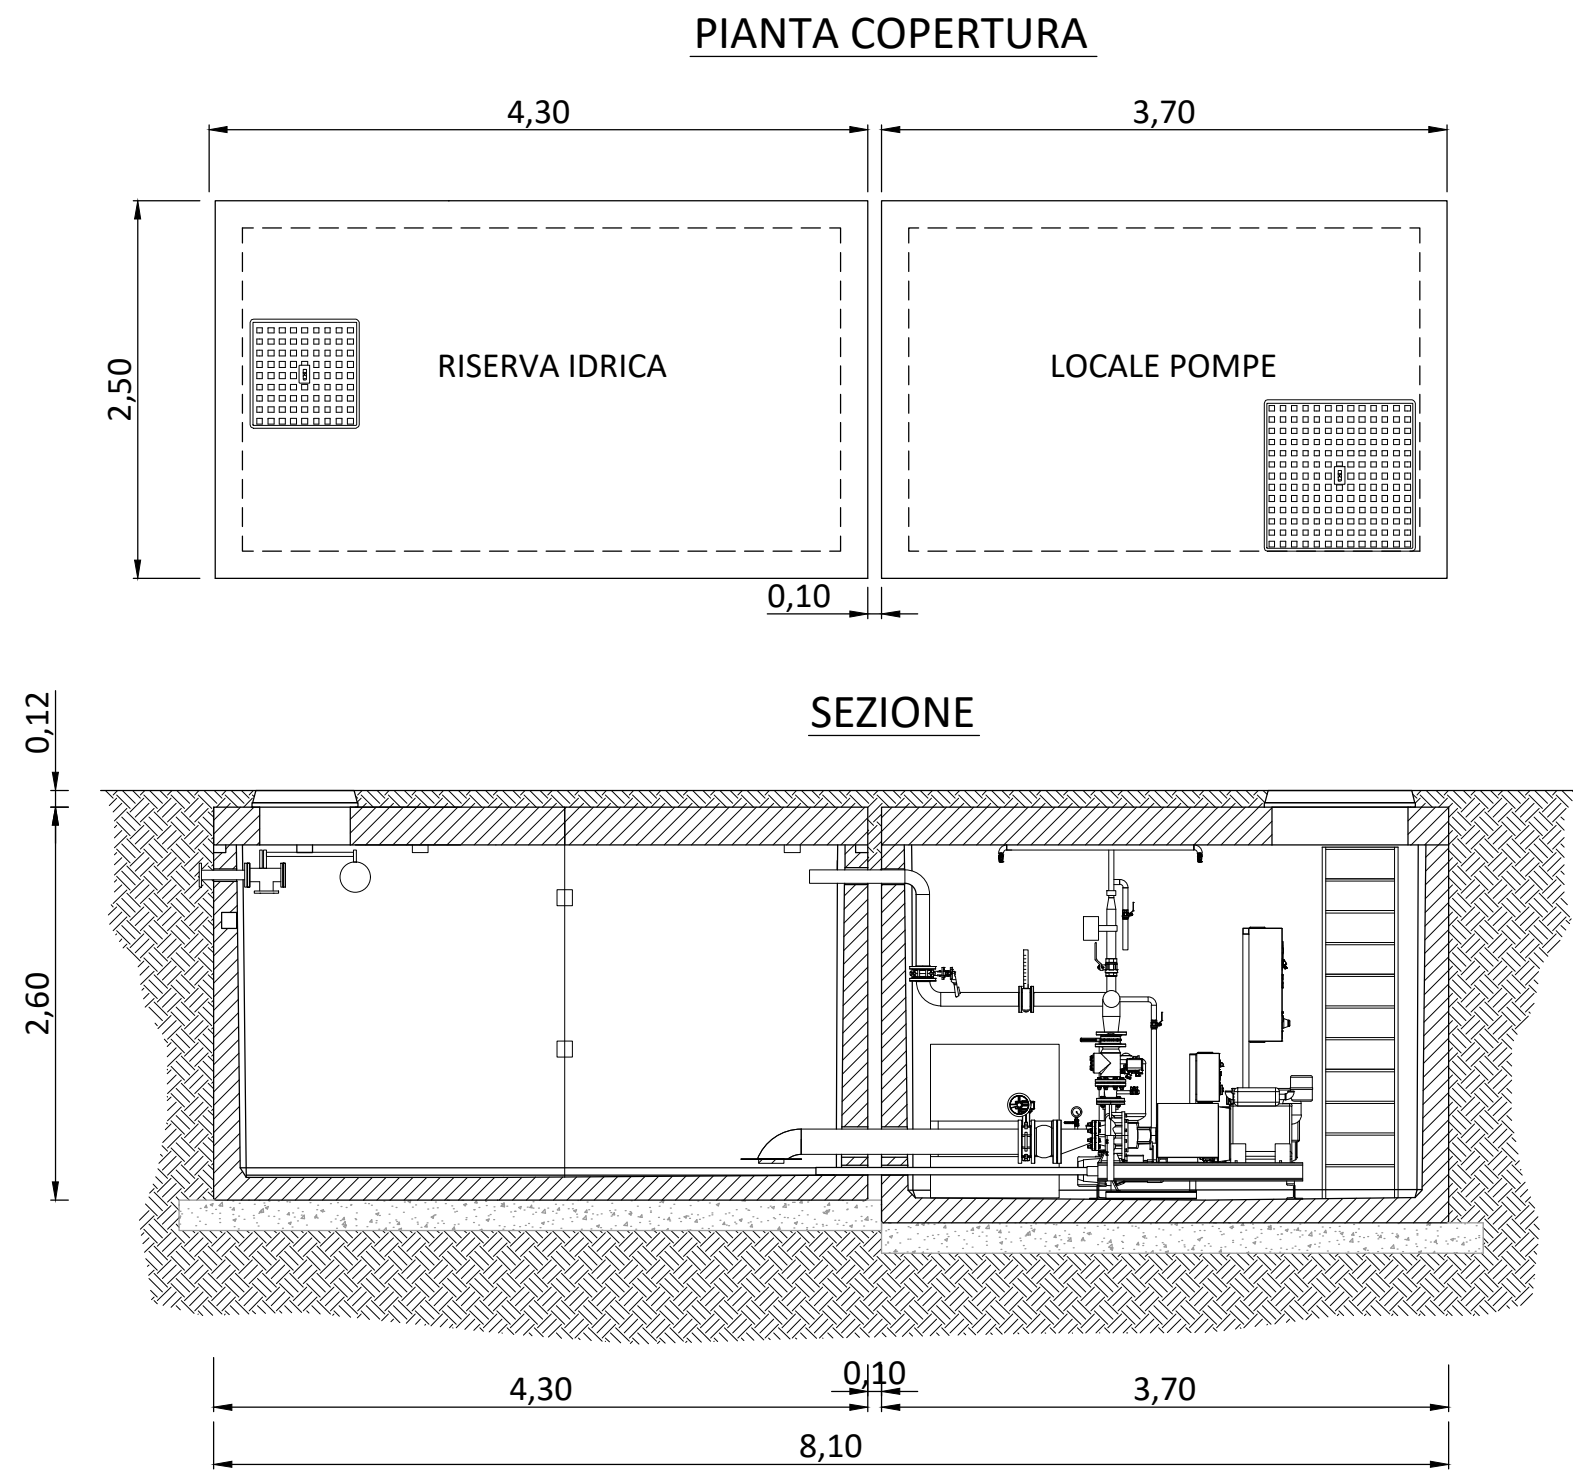

IMPIANTO DI TRATTAMENTO ACQUE DI PRIMA PIOGGIA -SCALA 1:50

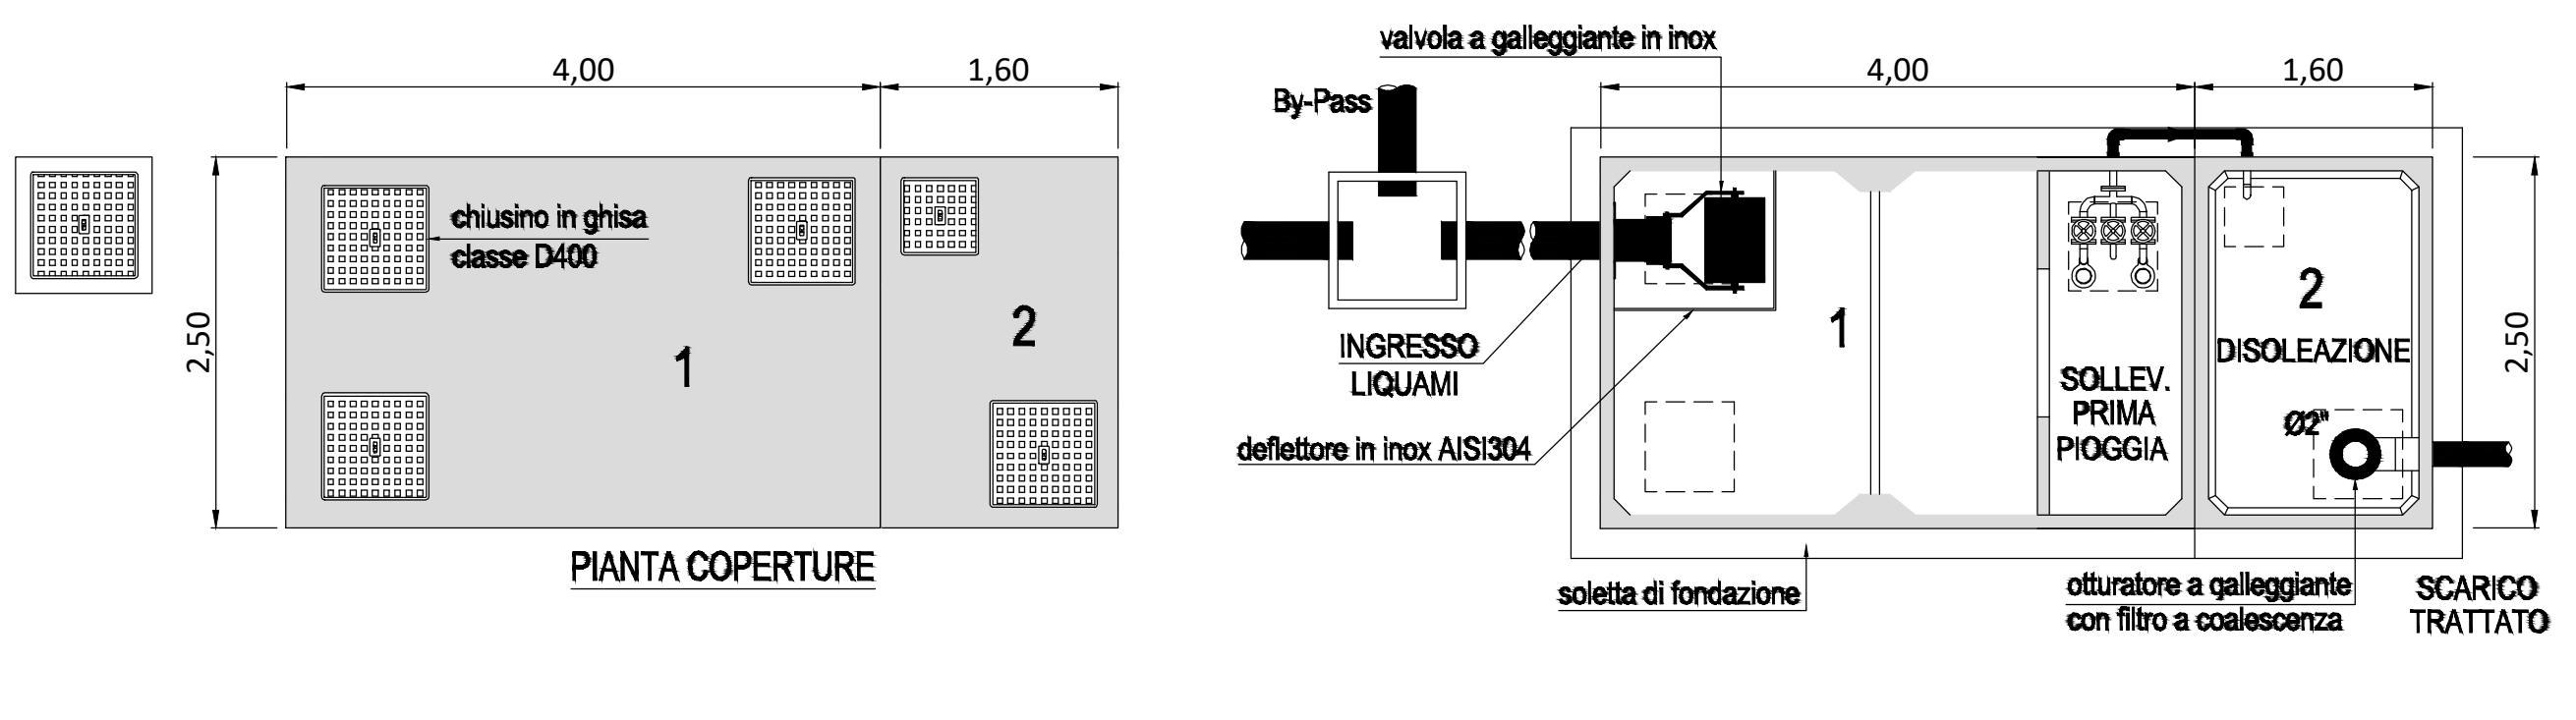

**Progetto definitivo per la realizzazione di un parco  
eolico da 66 MW nei Comuni di  
Giave-Cossuine-Chermule (SS) con opere di  
connessione nel Comune di Ittiri (SS)**

Proprietà	Aregu Wind Srl Via Sardegna, 40 00187 Roma P.IVA/C.F. 16181131009				
Progettazione	INSE Ingegneria & Servizi		Viale Michelangelo, 71 80129 Napoli TEL.081 579 7998 mail: tecnico.inse@gmail.com		Amministratore Ing. Pasquale Esposito Ingegnere Civile Argentale Ingegnere della Professione N° ISCRIZIONE: 17962
Elaborato	Nome Elaborato: <b>Sistema di trattamento acqua di prima pioggia</b>				
00	Febbraio 2022	PRIMA EMISSIONE	INSE s.r.l.	F. Di Maso	Aregu Wind Srl
Rev.	Data	Oggetto della revisione	Elaborato	Verificato	Approvato
Scala:	1:200 / 50		Codice Pratica	5244	
			Codice Elaborato	IT-VesGia-Clp-EW-DW-12	