

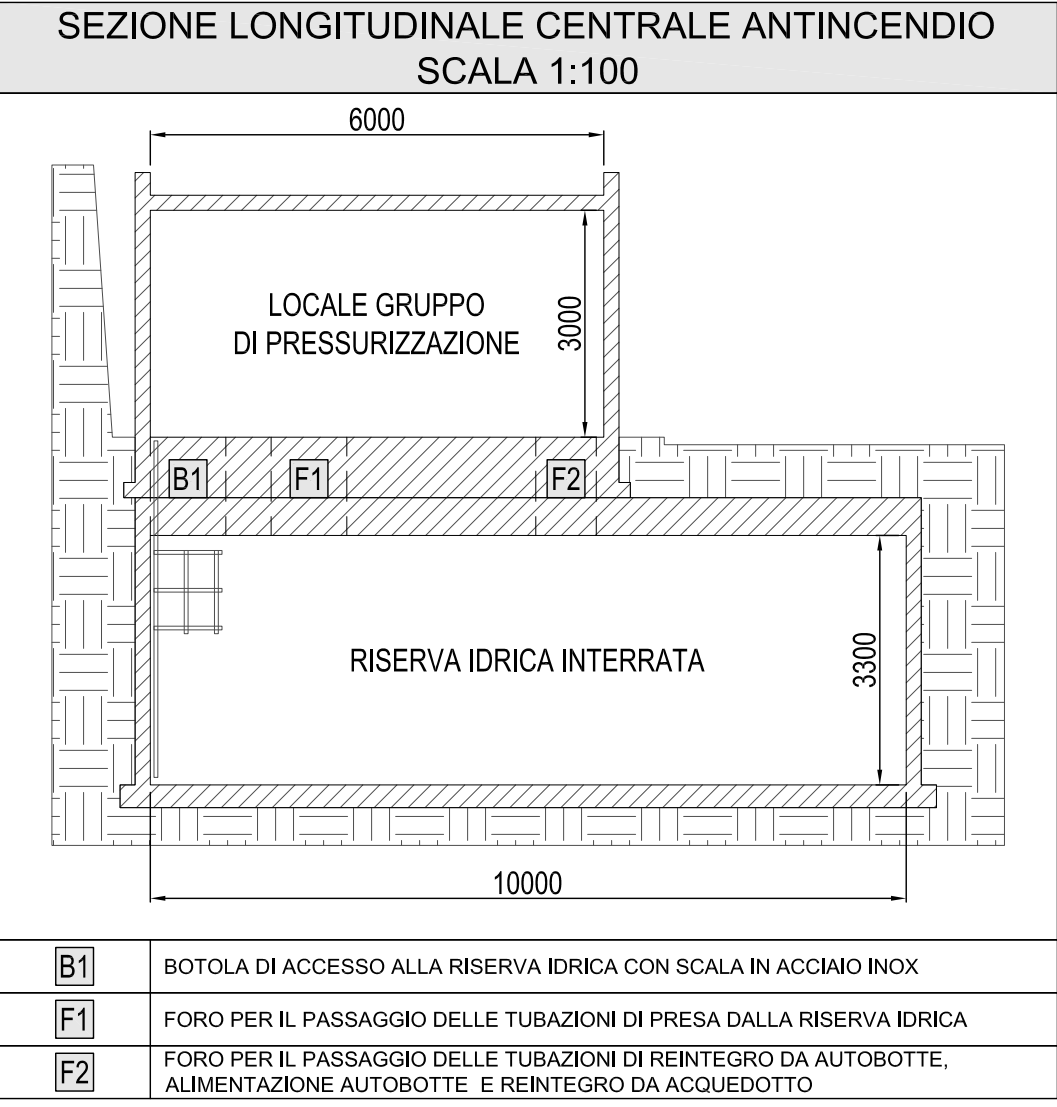
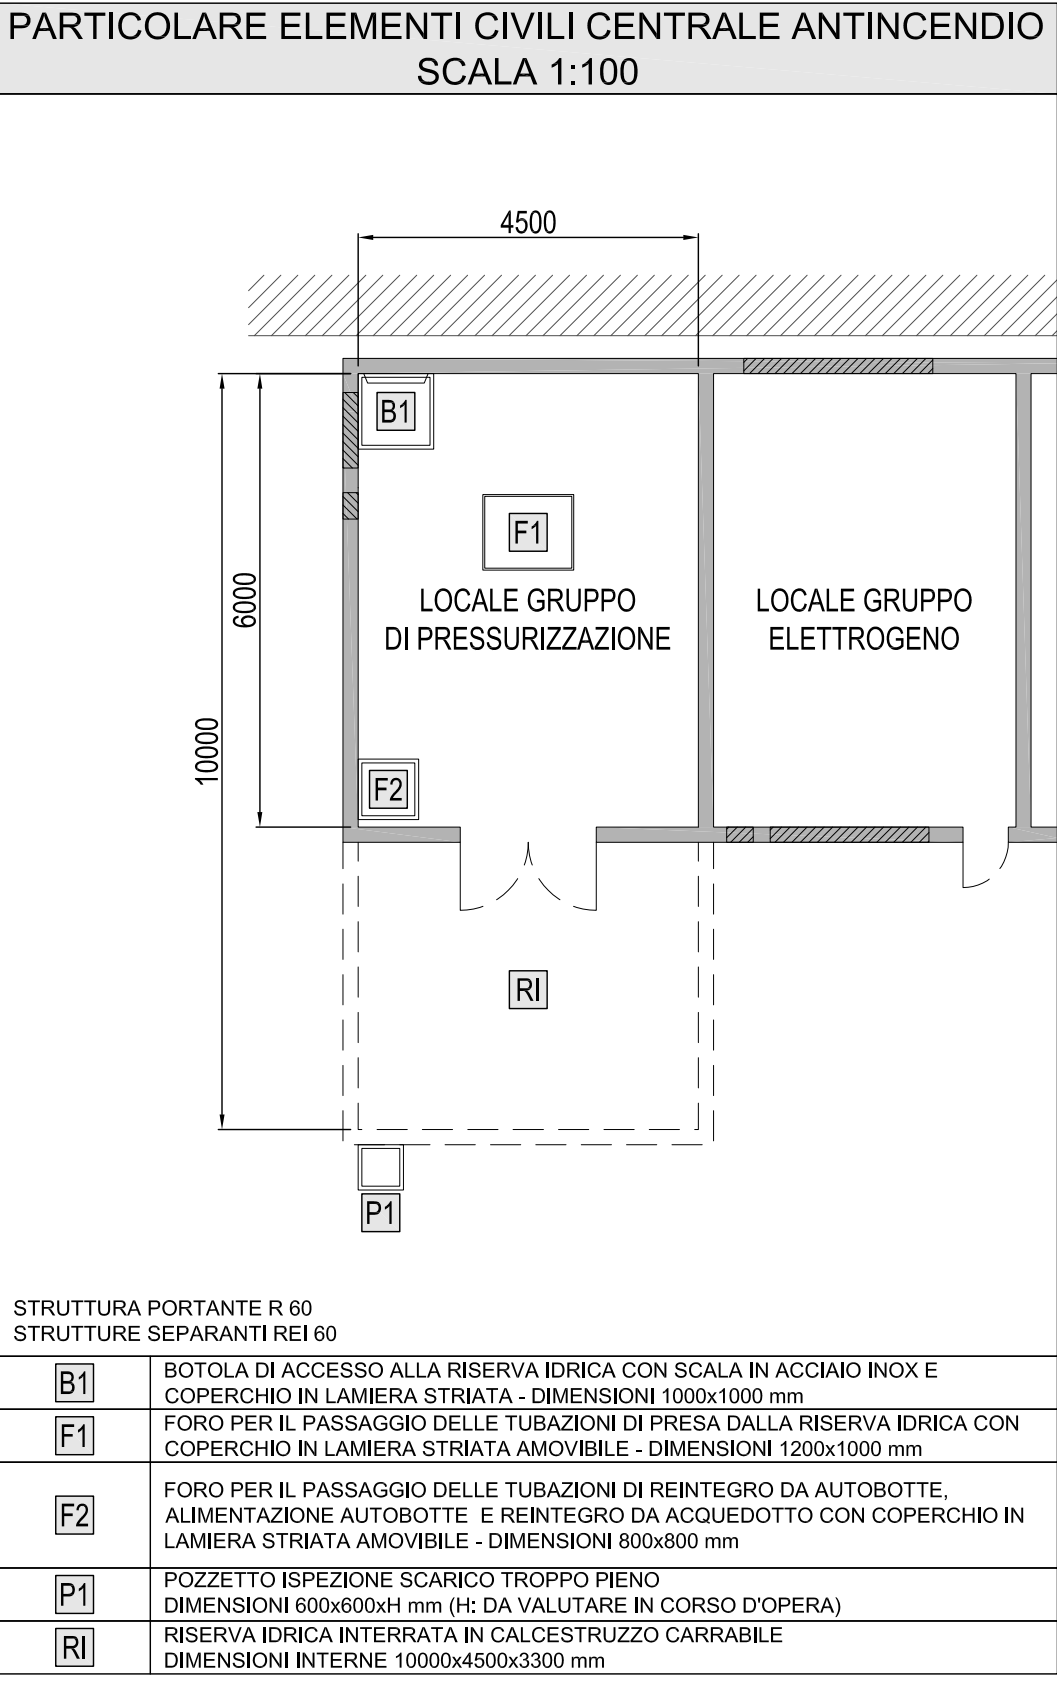
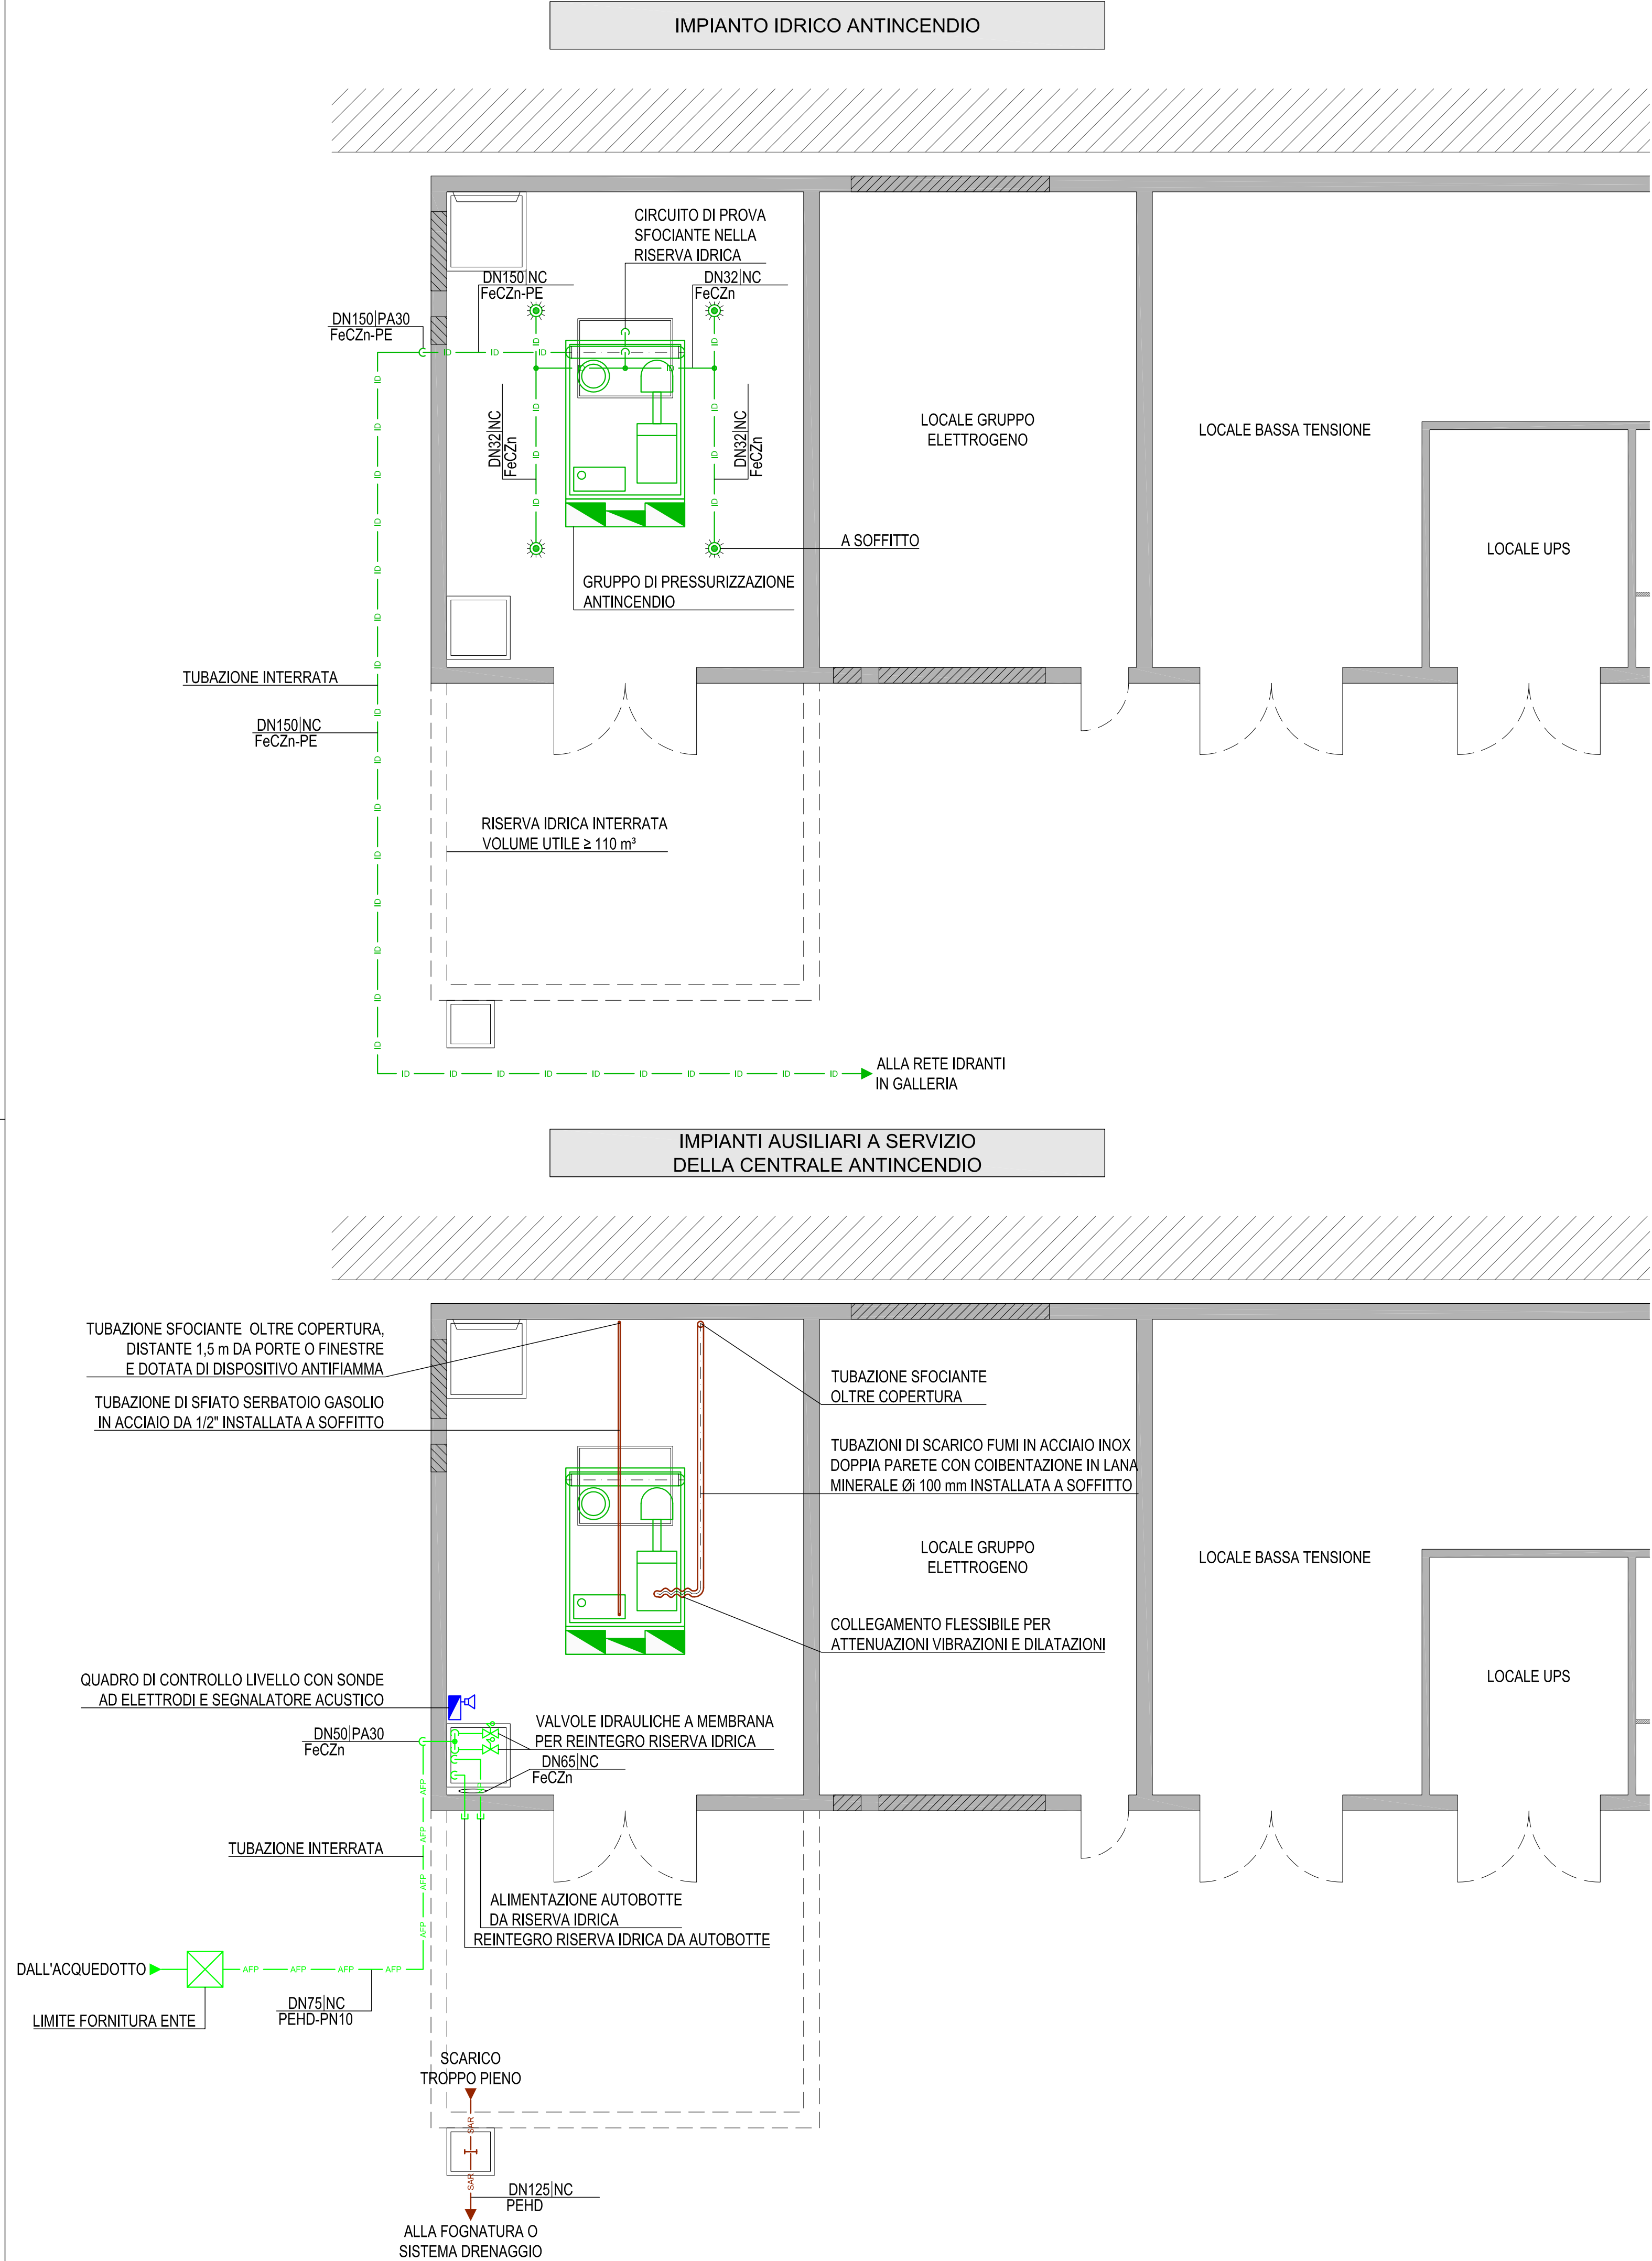


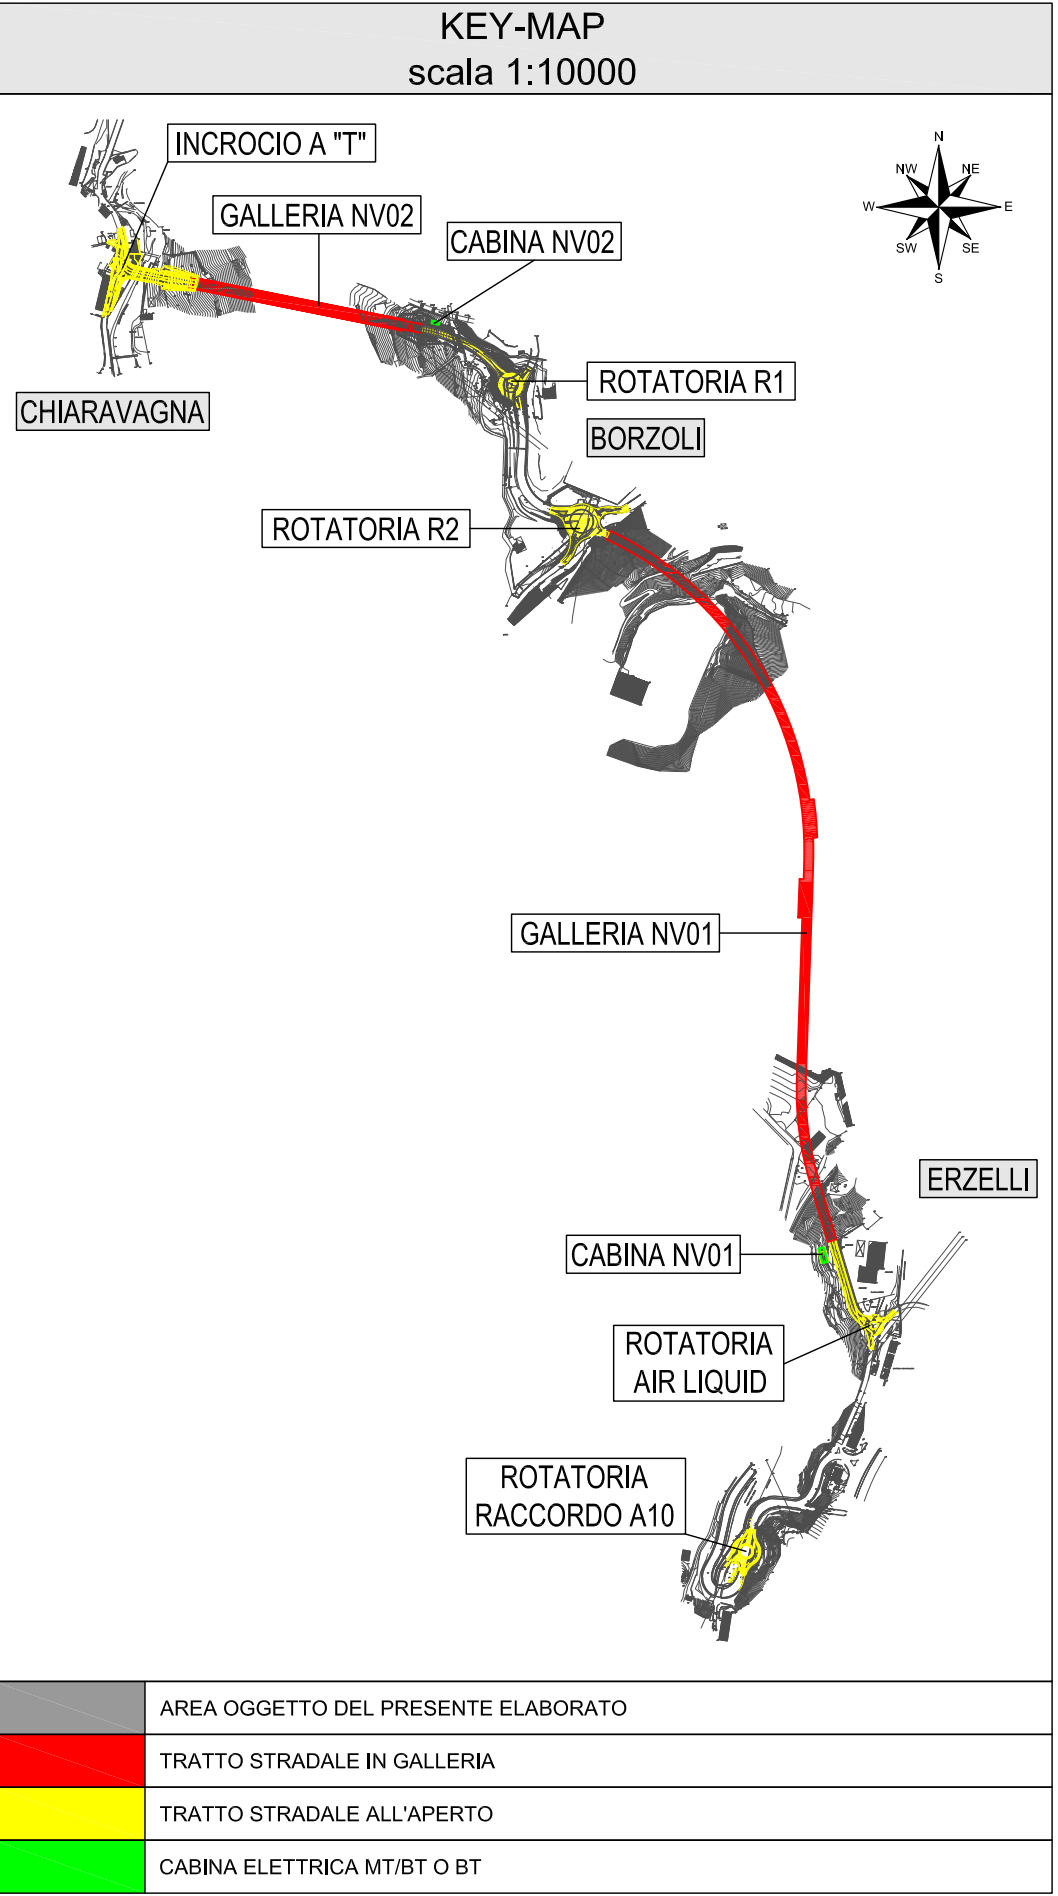

LEGENDA SIMBOLI	
	TUBAZIONE ACQUA NON POTABILE
	TUBAZIONE ACQUA FREDDA POTABILE
	TUBAZIONE SCARICO ACQUE
	TUBAZIONE RETI IDRANTI
	DERIVAZIONE TUBAZIONE
	TUBAZIONE DISCENDENTE
	GIUNZIONE
	TAPPO
	VALVOLA A DUE VIE
	COMANDO A GALLEGGIANTE PER VALVOLA
	EROGATORE PER IMPIANTO A SPEGNIMENTO AD ACQUA (SPRINKLER)
	POZZETTO SENZA FONDO PER CONSENTIRE IL DRENAGGIO
	QUADRO ELETTRICO
	DIFFUSORE SONORO

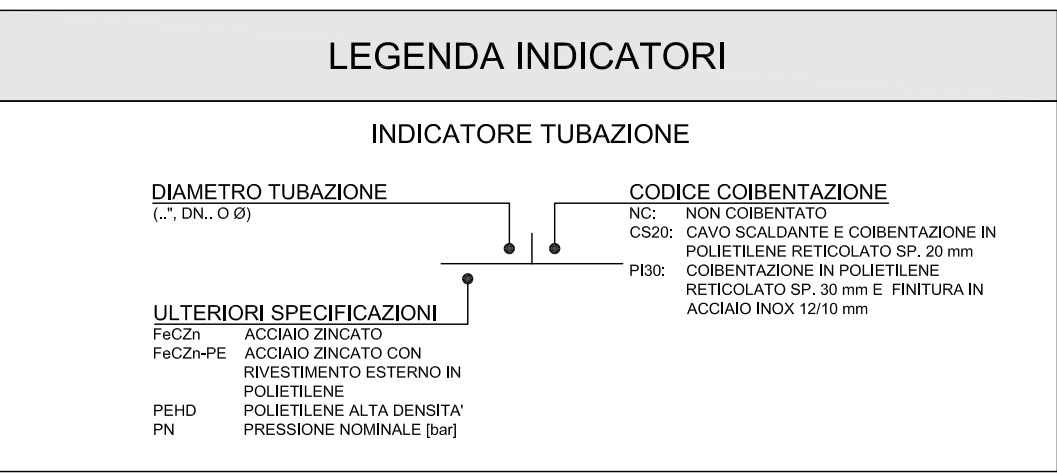

NOTE:

- LA PROFONDITA' DI INTERRAMENTO DELLE TUBAZIONI AL DI FUORI DELLA GALLERIA DEVE ESSERE MINIMA PARI A 800 mm
- IL PRESENTE ELABORATO E' VALIDO ESCLUSIVAMENTE PER GLI ASPETTI IMPIANTISTICI

COMMITTENTE:

ALTA SORVEGLIANZA:

GENERAL CONTRACTOR:

INFRASTRUTTURE FERROVIARIE STRATEGICHE DEFINITE DALLA LEGGE OBIETTIVO N.443/01

TRATTA A.V./A.C. TERZO VALICO DEI GIOVI

PROGETTO ESECUTIVO

NUOVA VIABILITÀ TRATTA VIA ERZELLI - VIA BORZOLI

Impianti Galleria

Impianto antincendio - Layout centrale di pressurizzazione antincendio

GENERAL CONTRACTOR

DIRETTORE LAVORI

SCALA:

1:50

COMMESSA

LOTTO

FASE

ENTE

TIPO DOC.

OPERA/DISCIPLINA

PROGR.

REV.

PROGETTAZIONE

Rev.

Descrizione emissione

Redatto

Data

Verificato

Data

Progettista

Data

IL PROGETTISTA

Ing. G. Guagnozzi

Ing. D. Re

E. Pagani

29/06/2012

Dott. Ing. IVANO BARIOLI

ALBO DEI PERITI E INGEGNERI

Prov. di C.N. 122

n. Elab.

Nome File: I051-01-E-CV-PB-NV0100-005-A00

CUP: F81H92000000008