

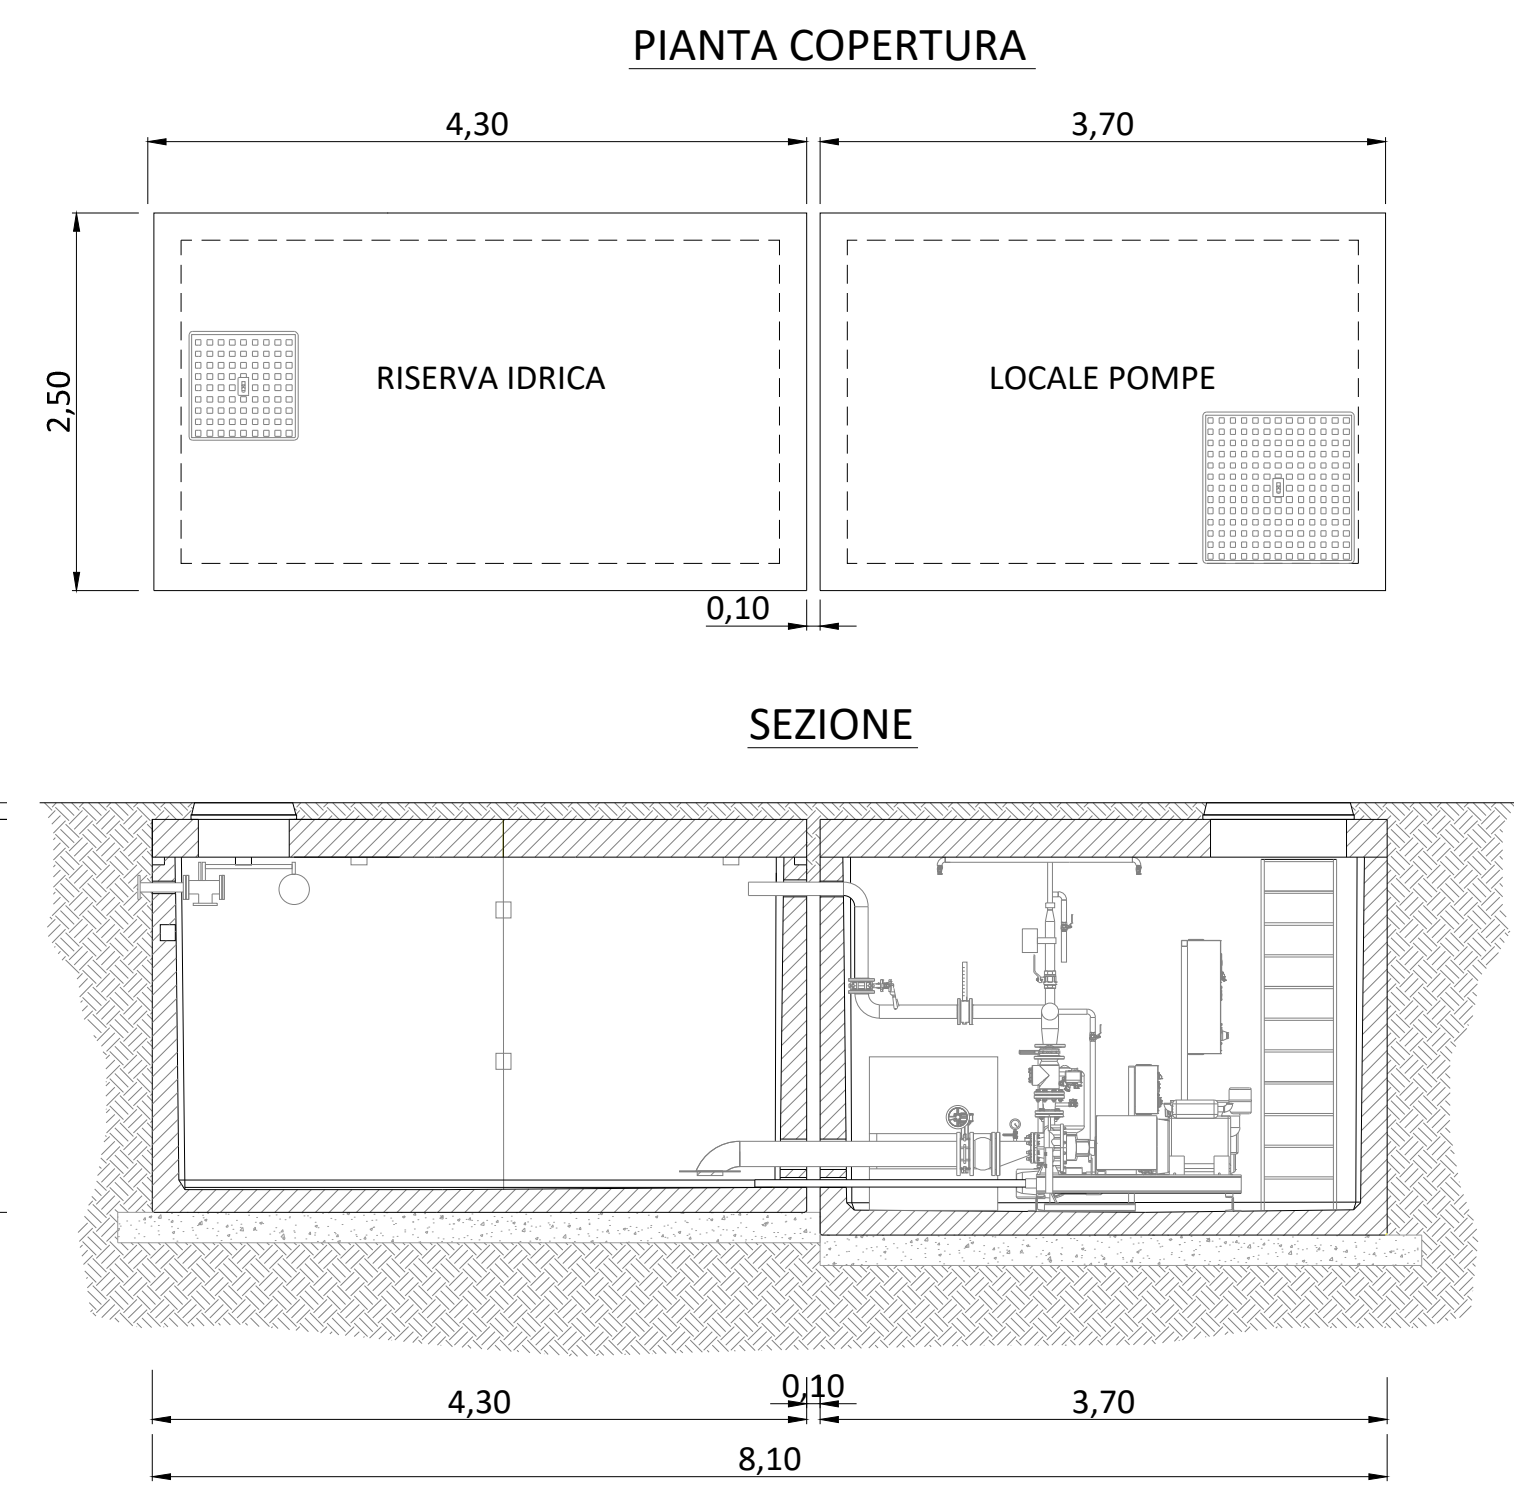


RISERVA IDRICA ANTINCENDIO E LOCALE TECNICO INTERRATI  
SCALA 1:50

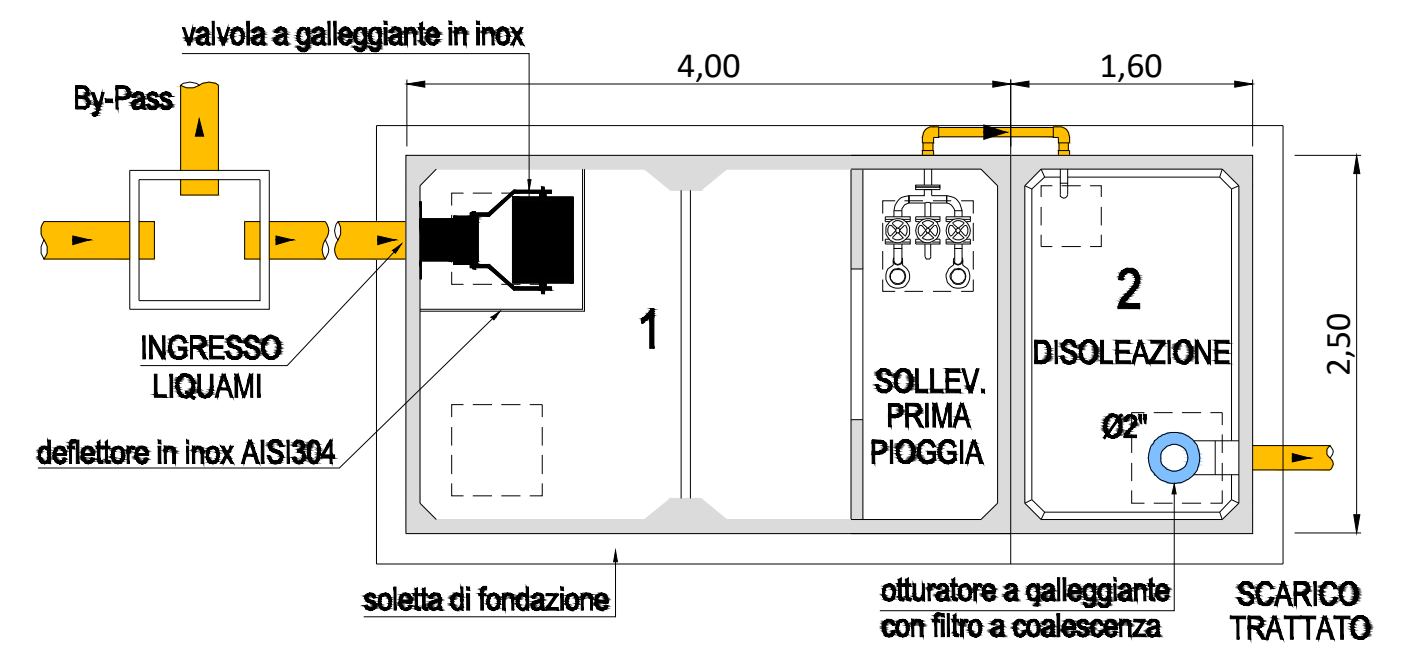

IMPIANTO DI TRATTAMENTO ACQUE DI PRIMA PIOGGIA -SCALA 1:50

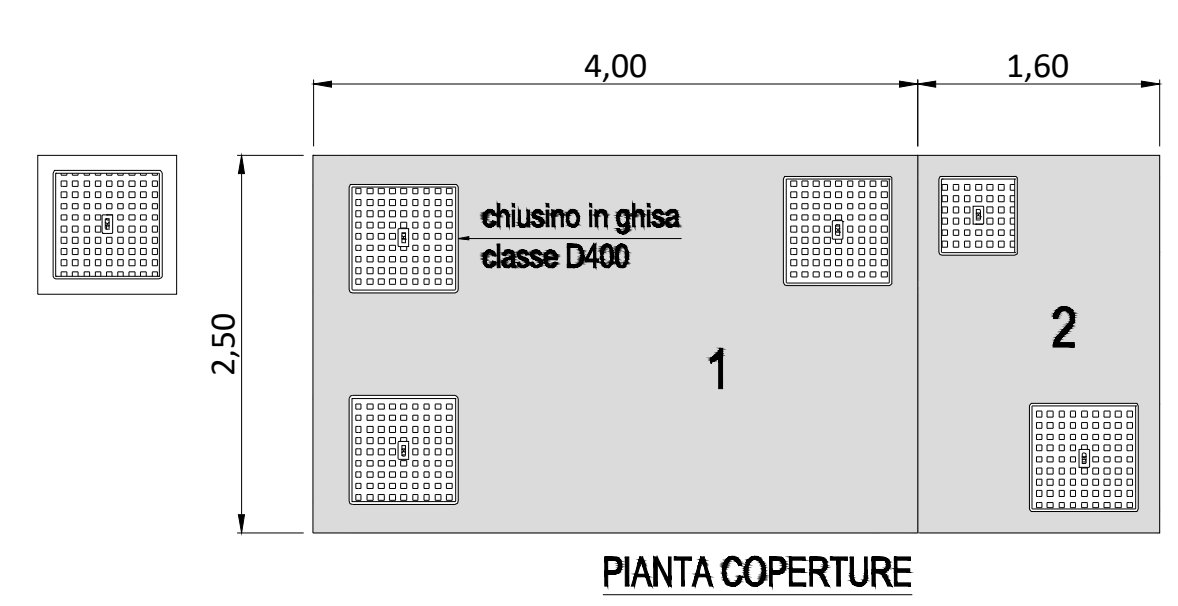

Progetto definitivo per la realizzazione di un parco  
eolico da 36 MW nei Comuni di  
Ittiri e Bessude (SS) con opere di connessione nel  
Comune di Ittiri (SS)

Proponente	Mistral Wind Srl	Via Sardegna, 40 00187 Roma P.IVA/C.F. 16181131001
Progettazione		Viale Michelangelo, 71 80129 Napoli TEL. 081 579 7998 mail: tecnico.inse@gmail.com
Elaborato	Sistema di trattamento acqua di prima pioggia	
01	Giugno 2022	INSERIMENTO PROPONENTE INFRASTRUTTURE S.P.A.
00	Febbraio 2022	PRIMA EMISSIONE
Rev.	Data	Oggetto della revisione
Scala:	1:200/50	
	Codice Pratica	S231
	Codice Elaborato	IT-VesItt-Clp-EW-DW-12

Amministratore: Francesco Di Marco  
Ingegnere: Luigi Malatrina  
Ingegnere: Pasquale Esposito  
Ingegnere: Nicola Galdero