


LEGENDA ELEMENTI E LINEE

	PALO DI ILLUMINAZIONE E VIDEOSORVEGLIANZA
	PALO DI ILLUMINAZIONE
	RECINZIONE
	MURO PARAFIAMMA REI 120
	VASCA RACCOLTA OLII


LAYOUT SSEU

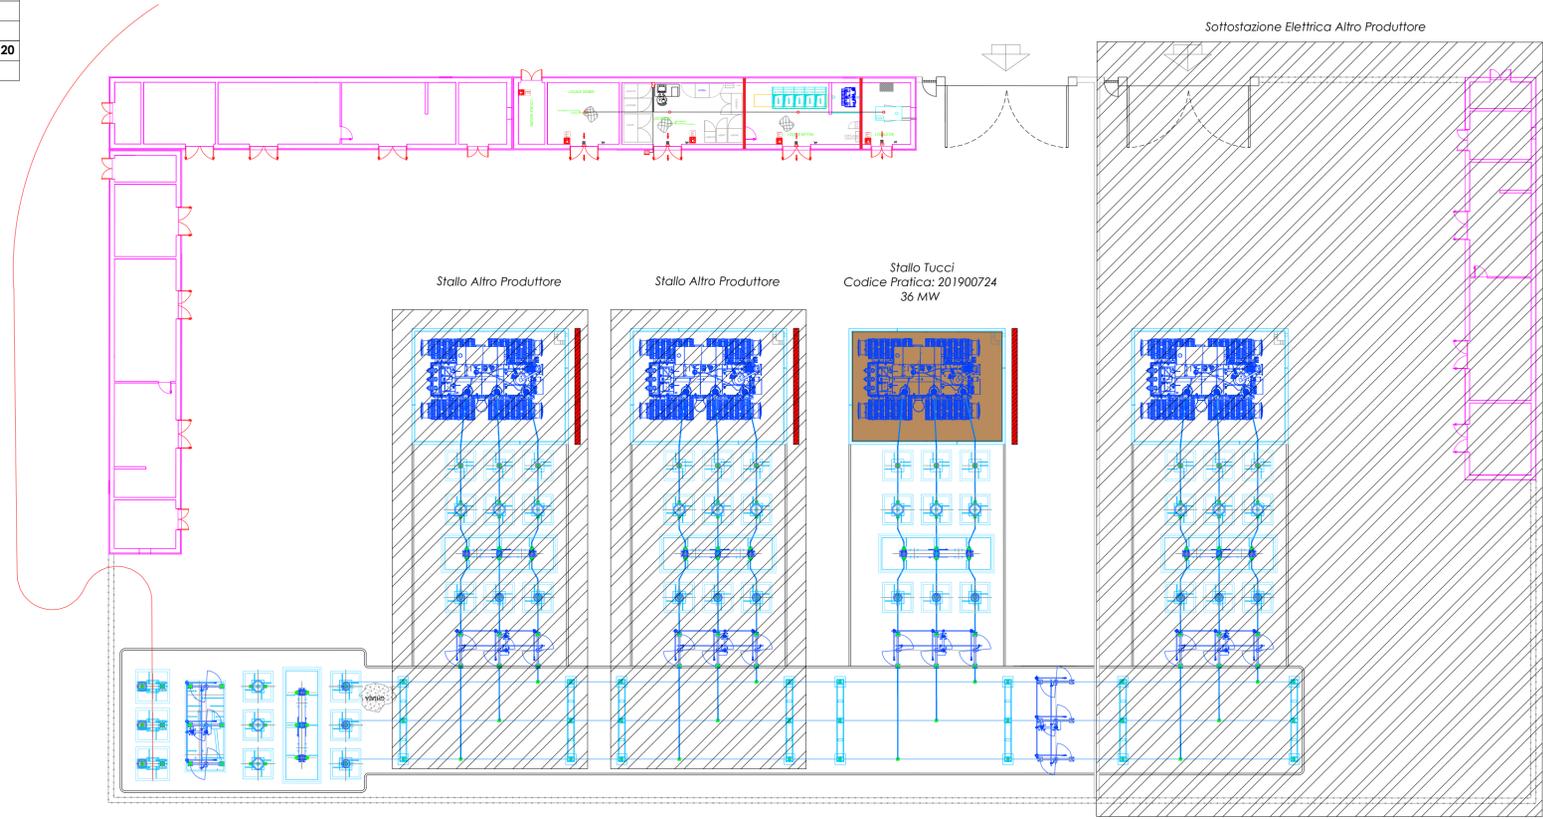

Scala 1:500




LAYOUT SE "VALLE"

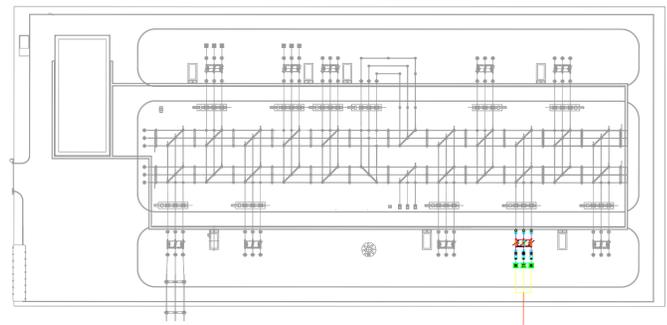

Scala 1:1.000

LAYOUT LOCALE SSEU

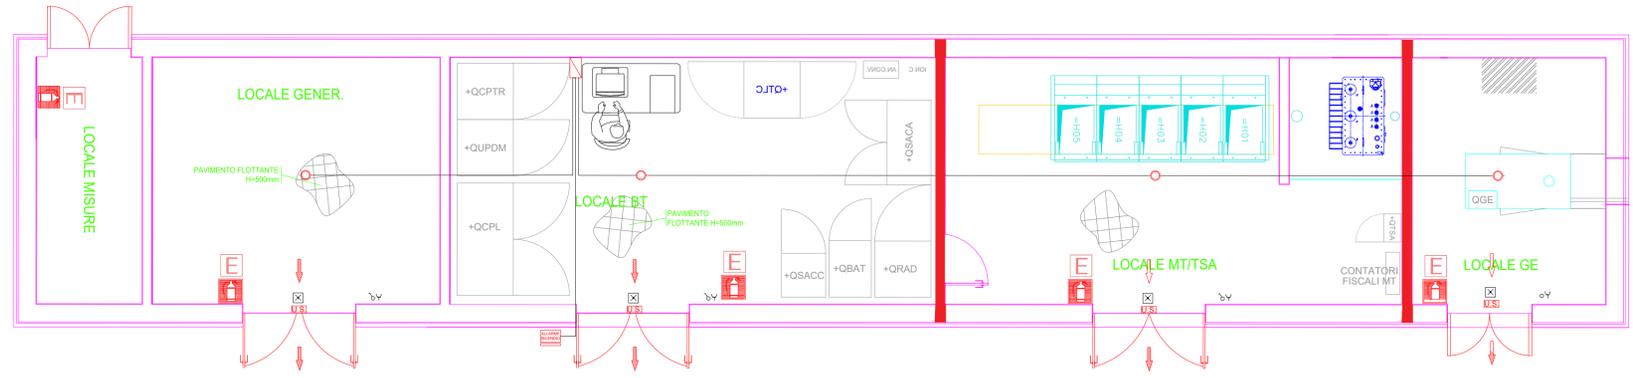

Scala 1:50

COMUNE DI ASCOLI SATRIANO

- PROGETTO AGROFOTOVOLTAICO -
 IMPIANTO DI PRODUZIONE ELETTRICA DA FONTE
 RINNOVABILE DI TIPO FOTOVOLTAICO INTEGRATO
 DA PROGETTO DI RIQUALIFICAZIONE AGRICOLA

PROGETTO DEFINITIVO

CLIENTE/CUSTOMER
GREEN GENIUS ITALY UTILITY 6 S.R.L.
 Corso G. Garibaldi, 49
 20121 Milano (MI)

PROGETTISTA
studioTECNICO
 ing. Marco BALZANO
 Via Cancellotti, 3
 70125 Bari (BA)
 studiotecnico@ingbalzano.com
 www.ingbalzano.com

Commissa/Work order	SV.634
Data/Date	02/12/2022
Revisione/Revision	-
OGGETTO	R00


Oggetto/Subject
SSEU Particolare Impianto Antincendio

Note
LS.05

AgroPV - Piscitelli

LEGENDA

	ESTINTORE PORTATILE		PORTA CON MANIGLIONE ANTIPANICO
	RIVELATORE DI FUMO/CALORE A SOFFITTO		PULSANTE DI ALLARME INCENDIO
	CENTRALINA ANTINCENDIO		PULSANTE DI SGANCIO
	PANNELLO OTTICO/ACUSTICO "ALLARME INCENDIO"		VIA DI ESODO
	CARTELLI "ESTINTORE"		MURO PARAFIAMMA REI 120 SPESSORE 30 CM
	CARTELLI "PULSANTE DI SGANCIO"		CARTELLI "PULSANTE ALLARME INCENDIO"

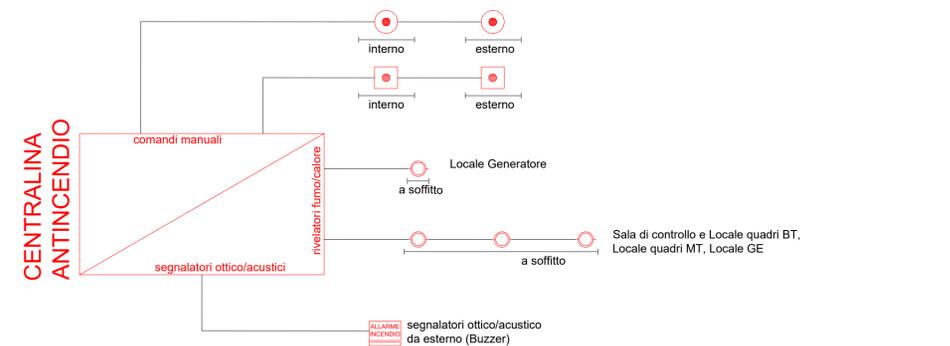

Gli elaborati e tutte le informazioni contenute nel presente documento sono di proprietà esclusiva del progettista e non possono essere riprodotte, divulgate o comunque utilizzate senza la sua preventiva autorizzazione scritta. The Documents and all technical information contained in this document is the exclusive property of Ing. Marco G. Balzano and may neither be used nor disclosed without its prior written consent. (art. 1717 c.c.)