


Legenda

- | | |
|---|--|
| 1 Terminali arrivo cavo | 12 Trasformatore di potenza MT/AT |
| 2 Scaricatore | 13 Vasca raccolta olio del trasformatore |
| 3 Trasformatore di tensione capacitivo | 14 Vasca di prima pioggia |
| 4 Sezionatore tripolare orizzontale con lame di messa a terra e comando motorizzato | 15 Manichetta idrante antincendio |
| 5 Interruttore tripolare | 16 Vasca IMHOFF |
| 6 Trasformatore di corrente | 17 Palina illuminazione |
| 7 Trasformatore di tensione induttivo | 18 Colonnina |
| 8 Trasformatore di tensione | 19 Trasformatore di emergenza (jolly) |
| 9 Sezionatore con lame di terra | |
| 10 Sezionatore verticale | |
| 11 Portale sbarre 150 kV | |

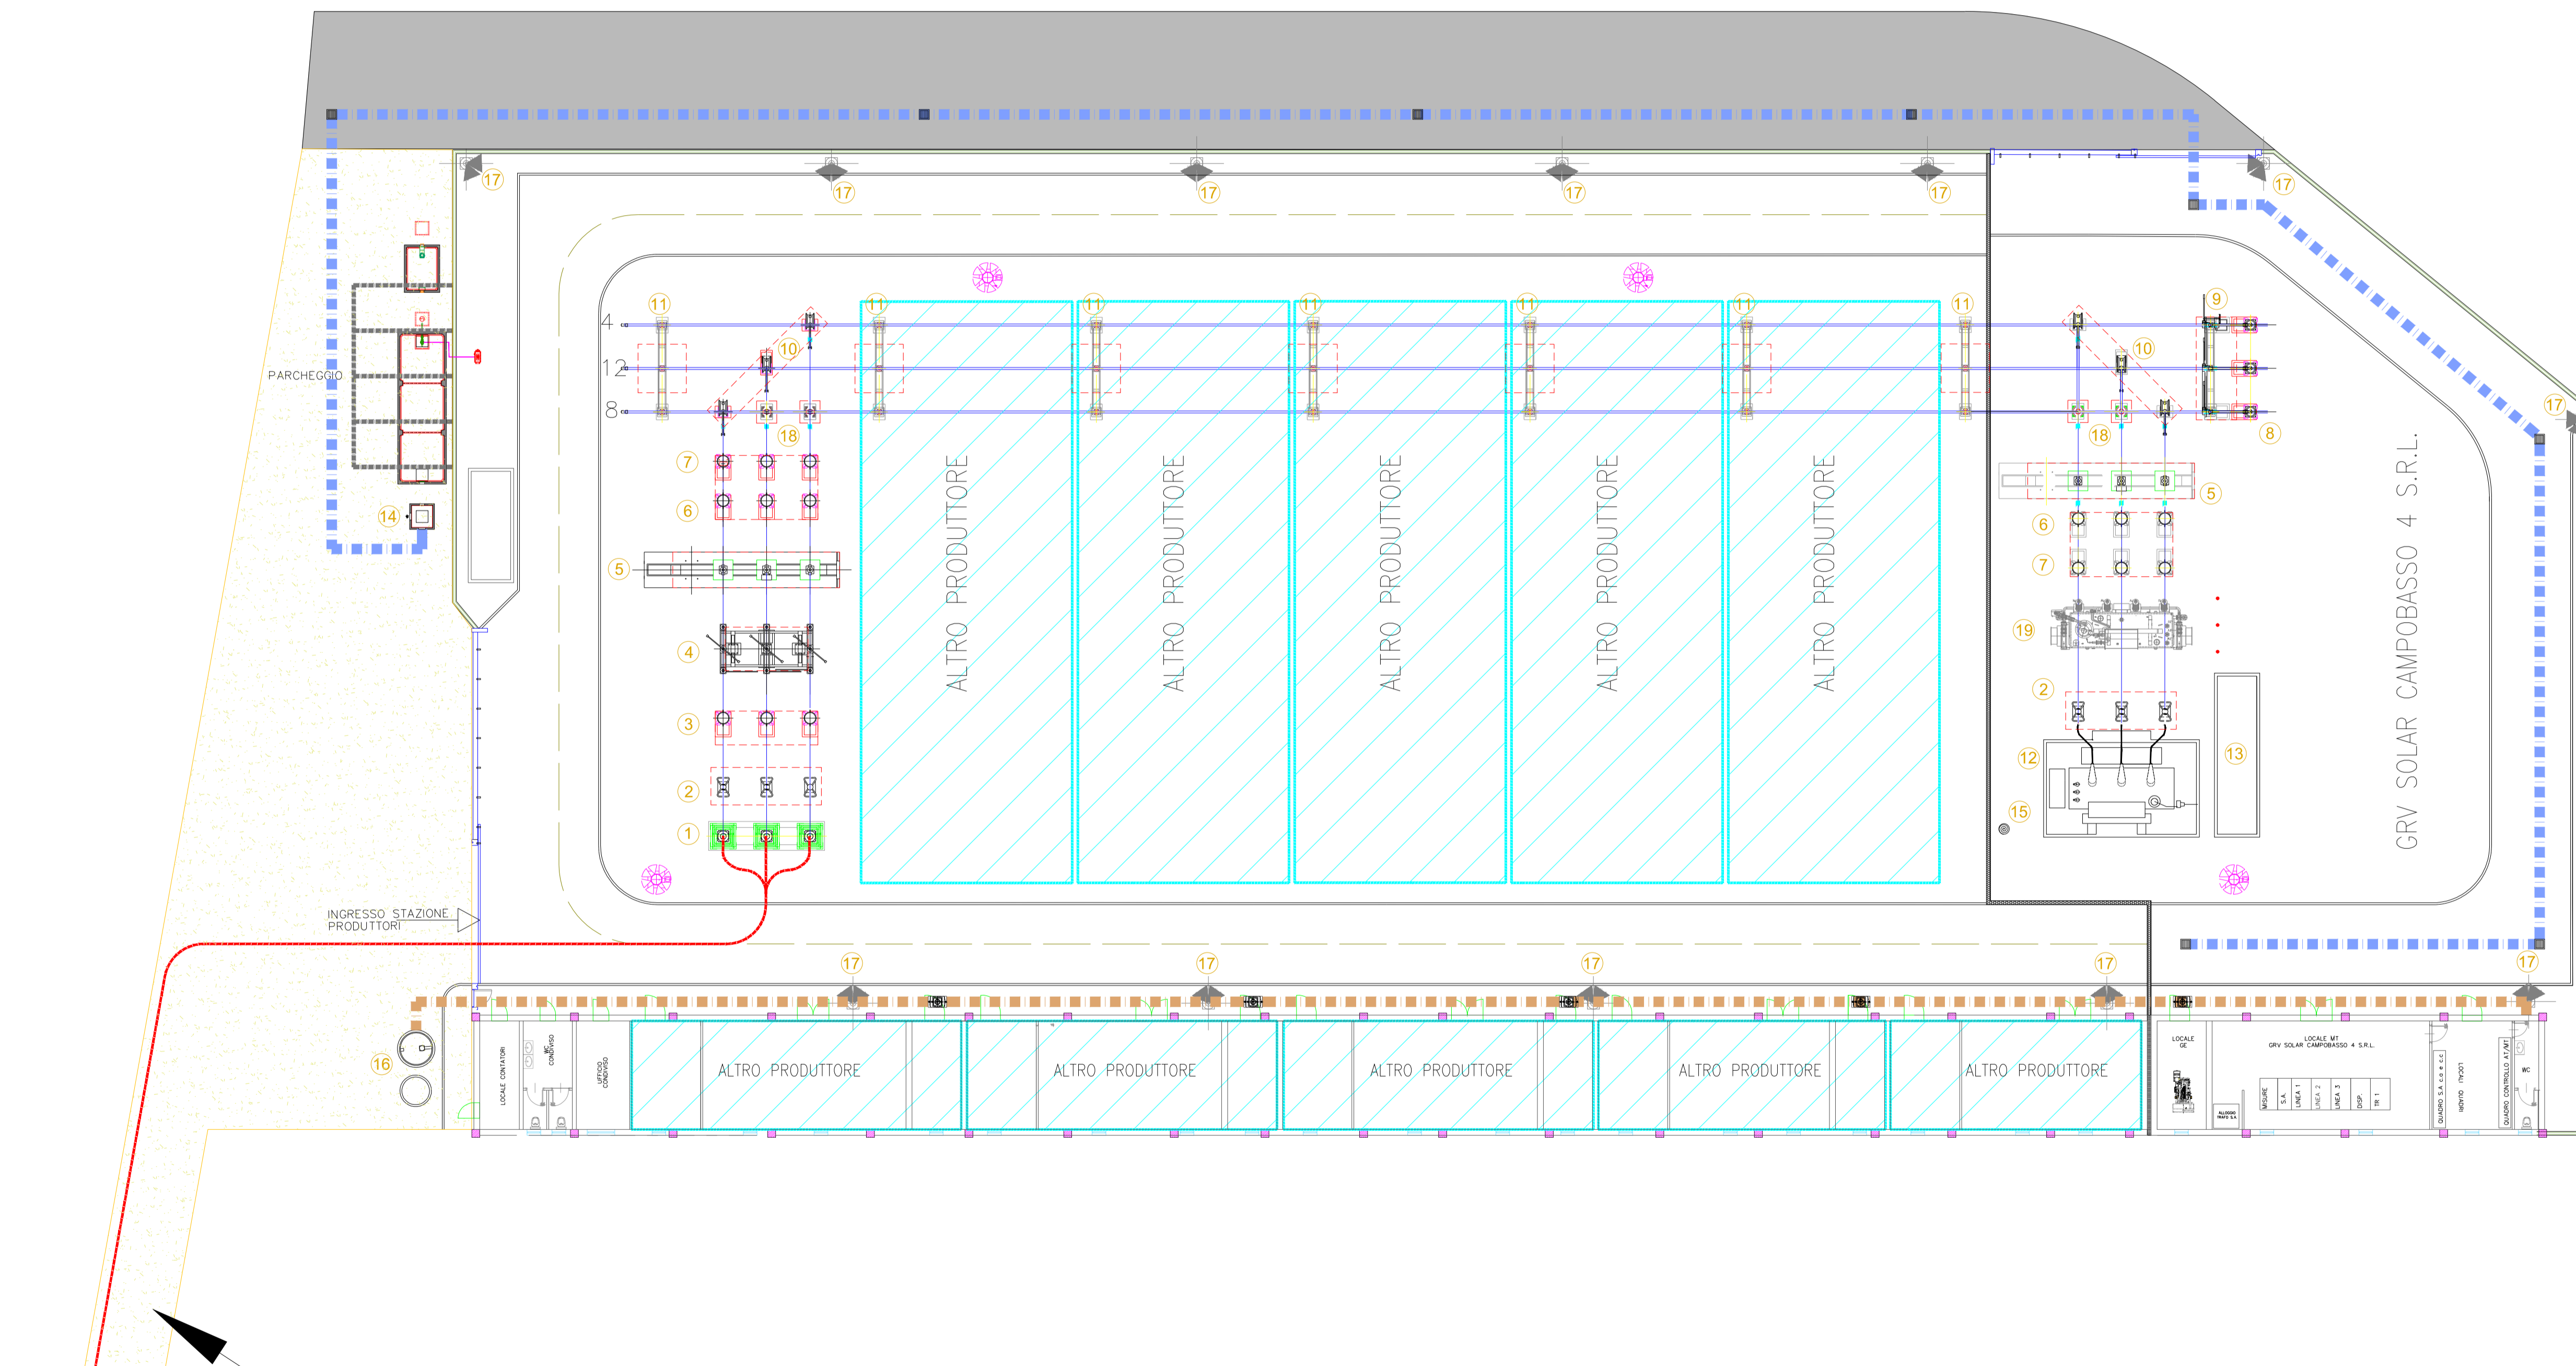

Strada di accesso alla SE






PROGETTO DEFINITIVO PER LA REALIZZAZIONE DI UN PARCO EOLICO COMPOSTO DA 8 AEROGENERATORI DA 6.0 MW PER UNA POTENZA COMPLESSIVA DI 48 MW SITO NEL COMUNE DI GUGLIONESI (CB) CON OPERE DI CONNESSIONE IN LARINO (CB)



<p>Proprietario</p>  <p>GRV SOLAR CAMPOBASSO 4 S.R.L. Via Duini, 9 - 20122 Milano grvsolarcampobasso@gmail.com</p>	<p>Progettazione</p>  <p>Viale Michelangelo, 71 80129 Napoli TEL.081 579 7998 mail: tecnico.inse@gmail.com</p> <p>Collaboratori: Geol. V.E. Santolino Dott. A. Ianni Ing. V. Taurito Arch. C. Giardino Geom. F. Masterna Arch. M. Mauro Ing. F. Quarto Arch. Masternga Parillo</p>												
<p>Elaborato</p> <p>Nome Elaborato: PLANIMETRIA SMALTIMENTO ACQUE CHIARE E SORDE</p> <p>Autore: INSE</p> <p>Numero di Progetto: 17932</p> <p>Sezione: SEZIONE A</p> <p>Iscrizione: 17932</p>													
<table border="1" style="width: 100%; border-collapse: collapse;"> <tr> <td>00</td> <td>Settembre 2022</td> <td>PRIMA EMISSIONE</td> <td>INSE Srl</td> <td>INSE Srl</td> <td>GRV Solar Campobasso 4 srl</td> </tr> <tr> <td>Rev.</td> <td>Data</td> <td>Oggetto della revisione</td> <td>Elaborazione</td> <td>Verifica</td> <td>Approvazione</td> </tr> </table>		00	Settembre 2022	PRIMA EMISSIONE	INSE Srl	INSE Srl	GRV Solar Campobasso 4 srl	Rev.	Data	Oggetto della revisione	Elaborazione	Verifica	Approvazione
00	Settembre 2022	PRIMA EMISSIONE	INSE Srl	INSE Srl	GRV Solar Campobasso 4 srl								
Rev.	Data	Oggetto della revisione	Elaborazione	Verifica	Approvazione								
<p>Scala: 1:200</p> <p>Formato: 1016 X 594 Codice Pratica: S269 Codice Elaborato: NS269-OEL17-D</p>													