



- 01 QUADRO PRINCIPALE AT 36 kV
- 02 TRASFORMATORE AUSILIARI 160 kVA
- 03 QUADRO BT FUNZIONAMENTO ORDINARIO/EMERGENZA
- 04 QUADRO DISTRIBUZIONE BT LOCALE
- 05 OSCILLOPERTURBOGRAFO (SEZIONE REMOTA*)
- 06 ARIA CONDIZIONATA
- 07 AC UPS (RADDRIZZATORE + INVERTER) SEZIONE NORMALE + SEZIONE DI RICARICA
- 08 BATTERIE PER UPS
- 09 DISTRIBUZIONE AT UPS
- 10 DISTRIBUZIONE AUX AT
- 11 SCADA SYSTEM DCS & PPC (POWER PLAN CONTROLLER)
- 12 SCADA + VIDEOSORVEGLIANZA WORKSTATION
- 13 TMS (TRACKER MONITORING SYSTEM)
- 14 BATTERY HYDROGEN DETECTORS
- 15 PANNELLO DI CONTROLLO ANTINCENDIO
- 16 CABINA TELECOMUNICAZIONE
- 17 DC UPS (110 Vdc-24 Vdc)
- 18 RTU + UPDM (SEZIONE REMOTA*)
- 19 CONTATORI FISCALI
- 20 PROTEZIONI AT (SEZIONE REMOTA*)

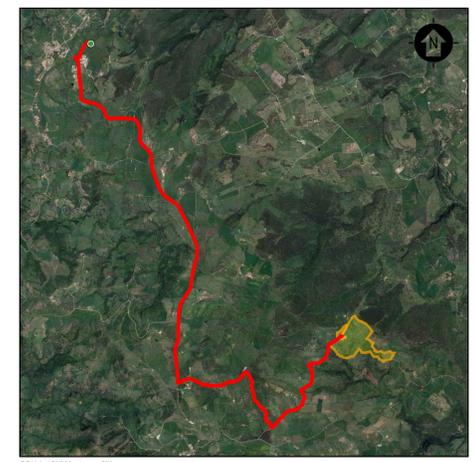



SCALA 1:50'000 - 1 cm = 500 m
 0 500 1000 2500 m
 0 1 2 5 cm

- LEGENDA**
- AREA DISPONIBILITÀ CATASTALE
 - CAVODOTTO AT 36 kV INTERRATO DI CONNESSIONE DELL'IMPIANTO PV
 - SE RTN "TERGU" 150/36 kV

PLANIMETRIA GENERALE QUOTATA

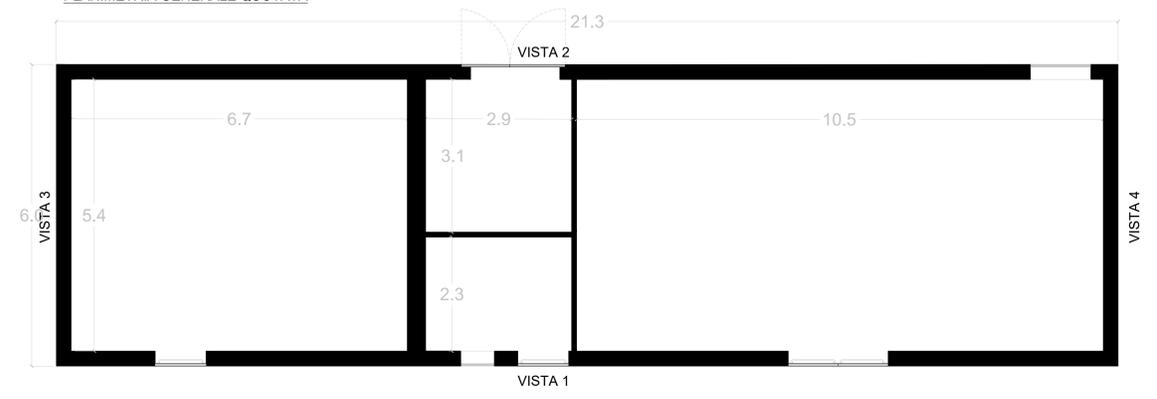

PROSPETTI

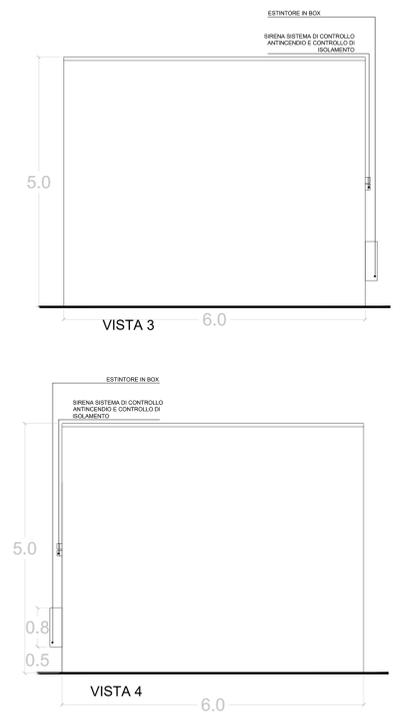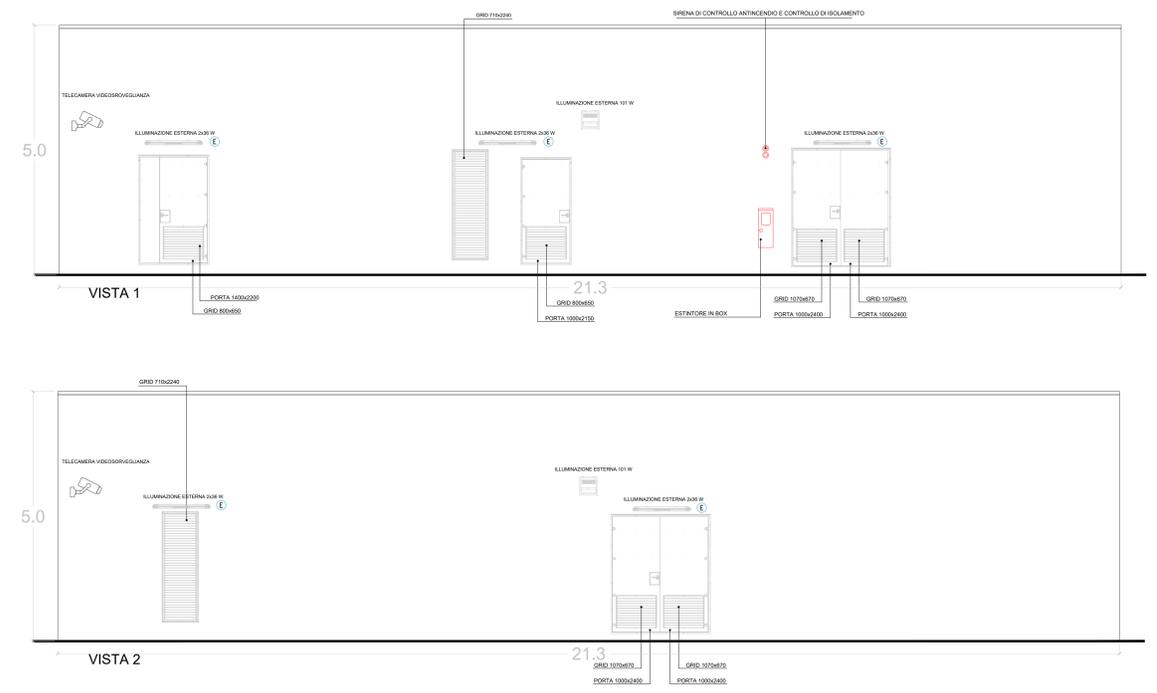

- LEGENDA**
- ESTRATTORE
 - PRESA SHUKO 10 A - PRESA 2P+T
 - IEC309 3P+N+PE
 - IEC309 3P+N+PE
 - RIVELATORE DI FUMI OTTICO
 - ALLARME MAGNETICO
 - TERMOSTATO
 - SENSORE DI PROSSIMITÀ A SOFFITTO
 - ILLUMINAZIONE INTERNA 2x36W
 - ILLUMINAZIONE ESTERNA 2x36W
 - ILLUMINAZIONE ESTERNA 101W
 - ILLUMINAZIONE D'EMERGENZA
 - SWITCH BIPOLARE
 - ESTINTORE
 - ESTINTORE IN BOX
 - TELECAMERA VIDEOSORVEGLIANZA

SCALA 1:50 - 1 cm = 0.5 m
 0 0.5 1 2.5 m
 0 1 2 5 cm

0	Prima Emissione	CV/MB	GG	D. Mancini	11/2022
Rev.	Stato del Documento	Redatto	Verificato	Approvato	Data

Proprietario	LIGHTSOURCE RENEWABLES ENERGY ITALY SPV S R.L. Via Giacomo Leopardi, 7 - CAP 20123 Milano (MI) P.IVA e C.F. 11015620963 - REA MI 2573025
Progetto	IMPIANTO FOTOVOLTAICO A TERRA (AGROVOLTACO) COLLEGATO ALLA RETE POTENZA NOMINALE DC: 24.62 MWp POTENZA IN INIEZIONE AC: 6.0 MWp COPERTURA IN MW (P5) PROGETTO DEFINITIVO Art. 21 del D.Lgs. 152/2006 s.m.i. art. 1 Art. 10 del D.Lgs. 152/2006 s.m.i. art. 1
Progettista	ING. MATTEO BERTONERI iscritto all'Ordine degli Ingegneri della Provincia di Massa Carrara al n. 669 sec. A
Tavola	CABINA GENERALE AT Rev. n. 1 Scale: 1:50
	Ph-T11