

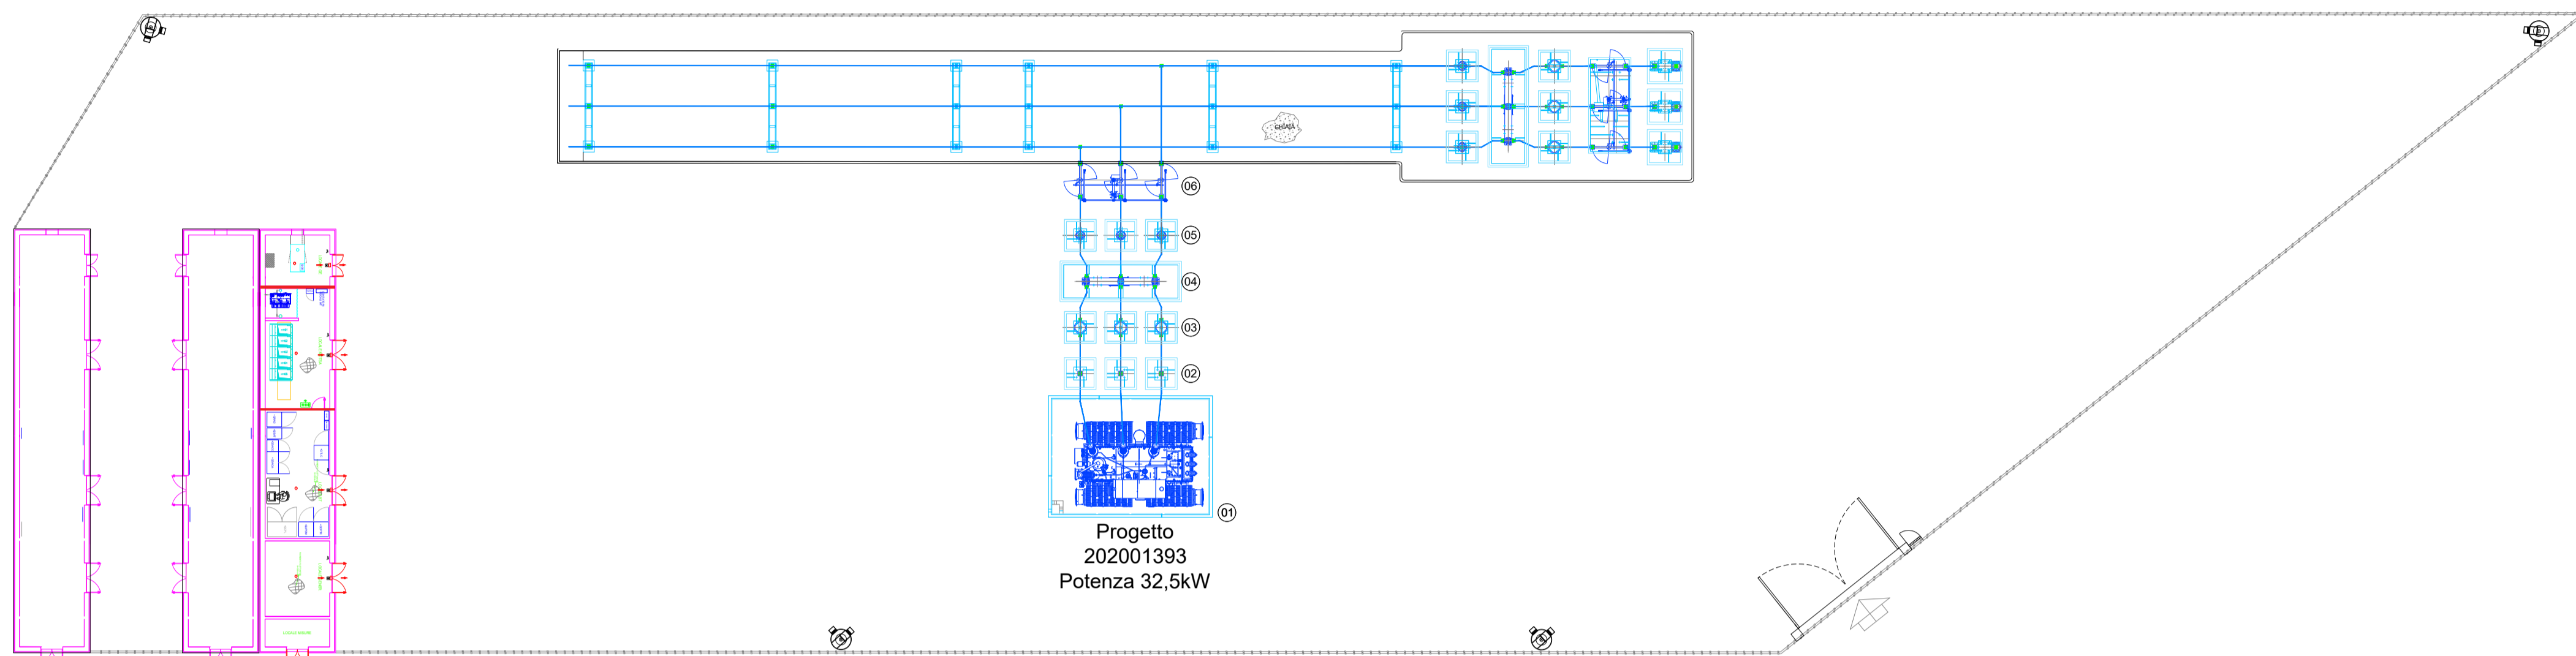
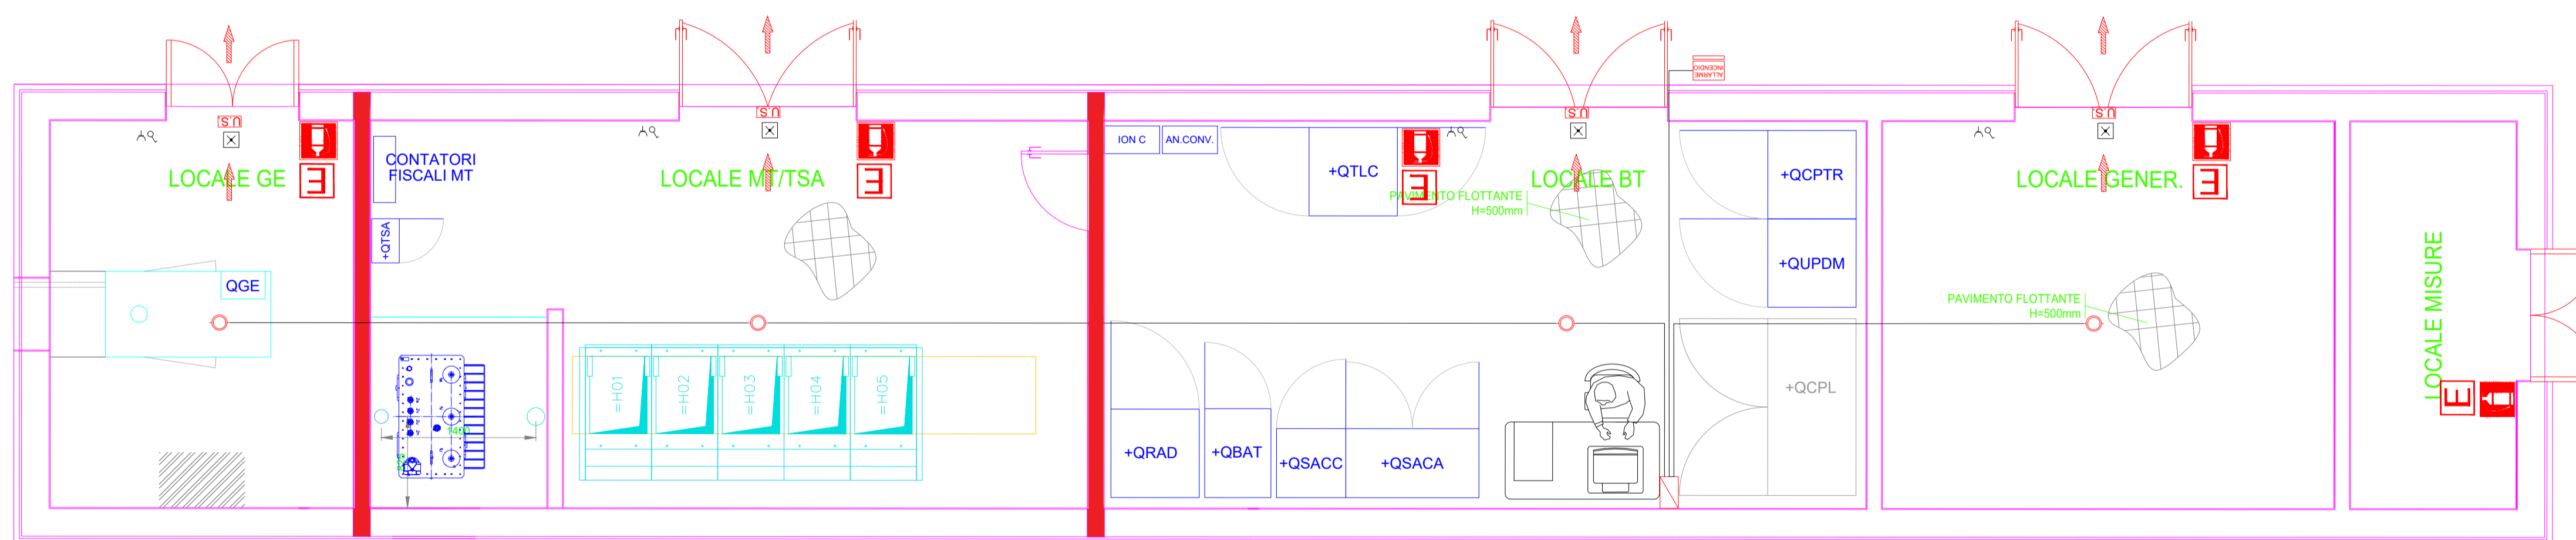



LEGENDA ELEMENTI E LINEE	
	PALO DI ILLUMINAZIONE E VIDEOSORVEGLIANZA
	RECINZIONE
	STRADA ESTERNA
	MURO PARAFIAMMA REI 120
	VASCA RACCOLTA OLII

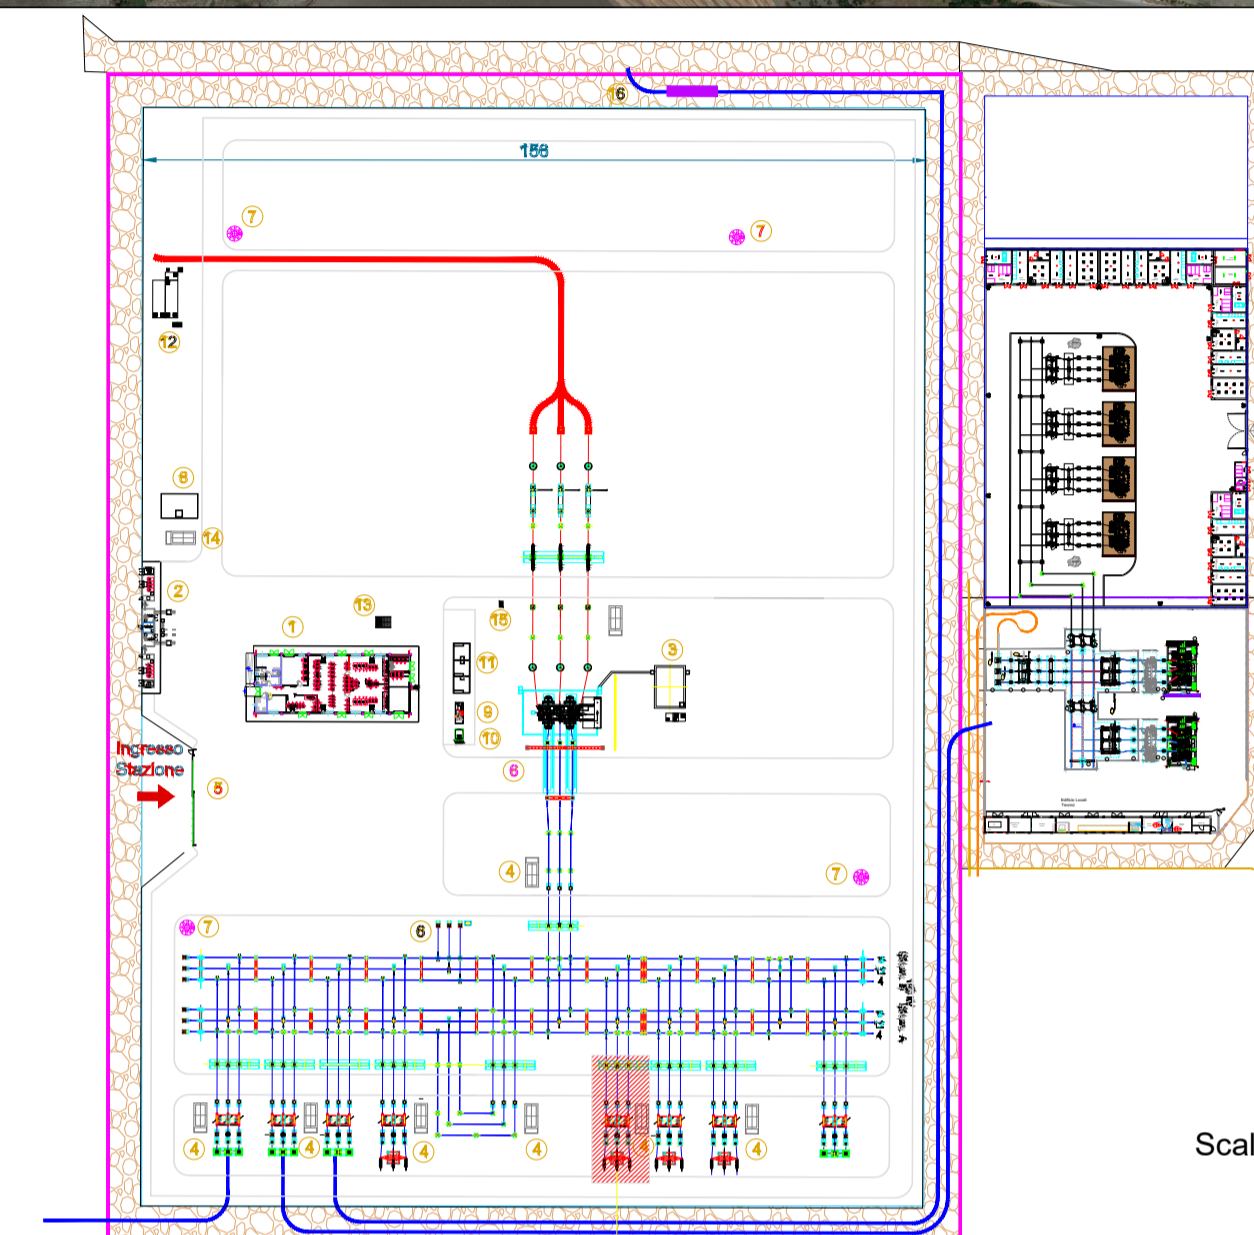

Scala 1:250

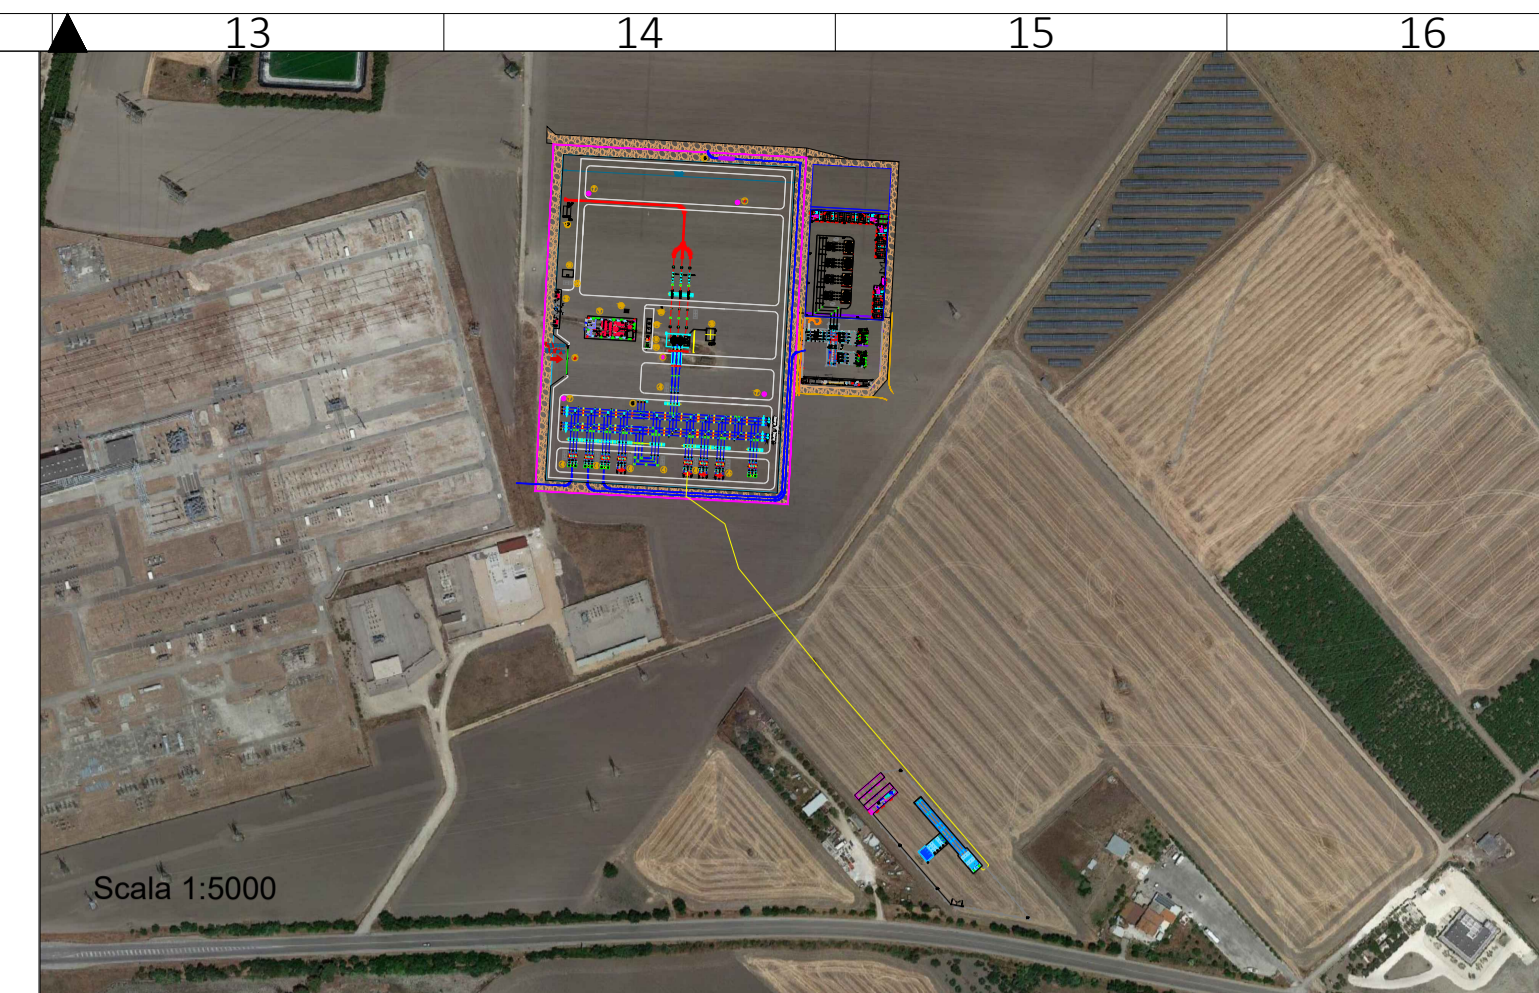

Scala 1:40

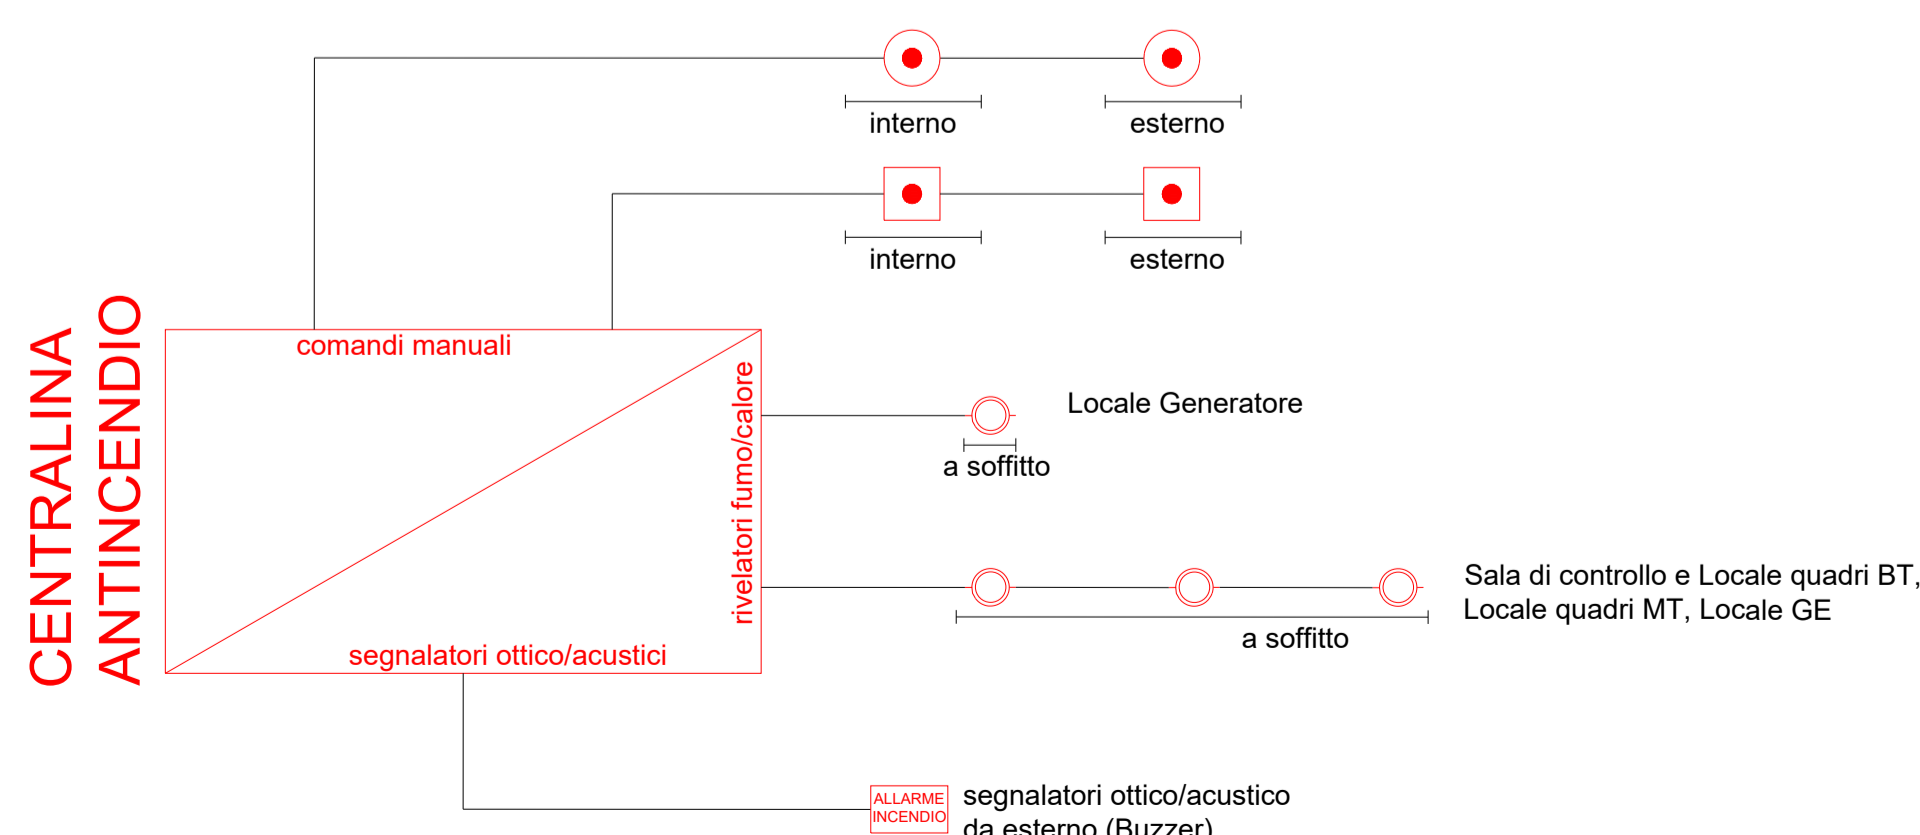

LEGENDA			
	ESTINTORE PORTATILE		PORTA CON MANIGLIONE ANTIPANICO
	RIVELATORE DI FUMO/CALORE A SOFFITTO		PULSANTE DI ALLARME INCENDIO
	CENTRALINA ANTINCENDIO		PULSANTE DI SGANCIO
	PANNELLO OTTICO/ACUSTICO "ALLARME INCENDIO"		VIA DI ESODO
	CARTELLI "ESTINTORE"		MURO PARAFIAMMA REI 120 SPESSORE 30 CM
	CARTELLI "PULSANTE DI SGANCIO"		CARTELLI "PULSANTE ALLARME INCENDIO"

COMUNE DI FOGGIA

- PROGETTO AGROFOTOVOLTAICO -
IMPIANTO DI PRODUZIONE ELETTRICA DA FONTE
RINNOVABILE DI TIPO FOTOVOLTAICO INTEGRATO
DA PROGETTO DI RIQUALIFICAZIONE AGRICOLA

PROGETTO DEFINITIVO

CLIENTE/CUSTOMER

GRUPOTEC SOLAR ITALIA 7 S.R.L.
Via Statuto 10
20121 Milano (MI)



PROGETTISTA

studioTECNICO
ing. Marco BALZANO
Via Cancellotto, 3
70125 Bari (BA)
studiotecnico@ingbalzano.com
www.ingbalzano.com



Commessa/Work order

SV.615

Data/Date

12/01/2022

Scala/Scale

-

Revisione/Revision

R00

Oggetto/Subject

Tavola/Table

Dettaglio SSEU - Impianto Antincendio

LY.14

Note

FOG08 - Pezza Quaranta

Gli elaborati e tutte le informazioni contenute nel presente documento sono di proprietà esclusiva del progettista e non possono essere riprodotte, divulgate o comunque utilizzate senza la sua preventiva autorizzazione scritta. The Documents and all technical information contained in this document is the exclusive property of Ing. Marco G. Balzano and may neither be used nor disclosed without its prior written consent. (art. 1773 c.c.)