






S01 - Prima parte - Scala 1:500

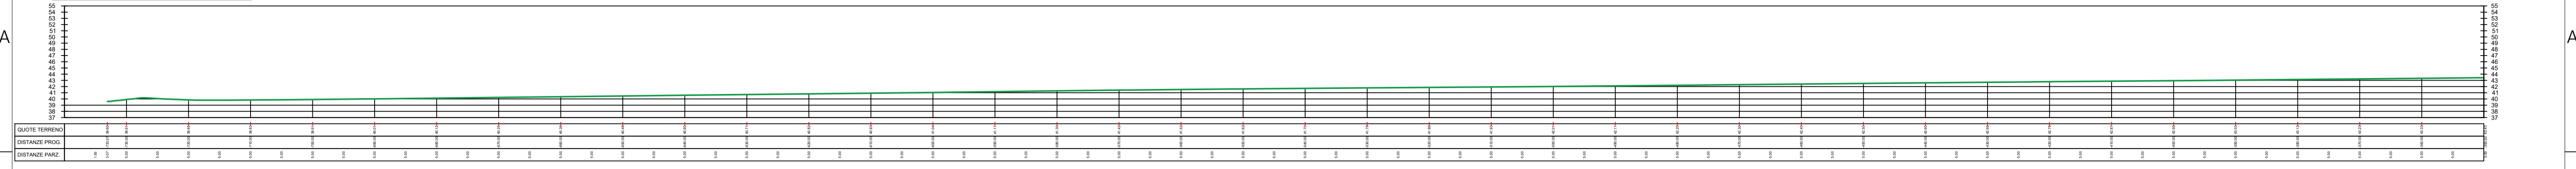

S01 - Seconda parte - Scala 1:500

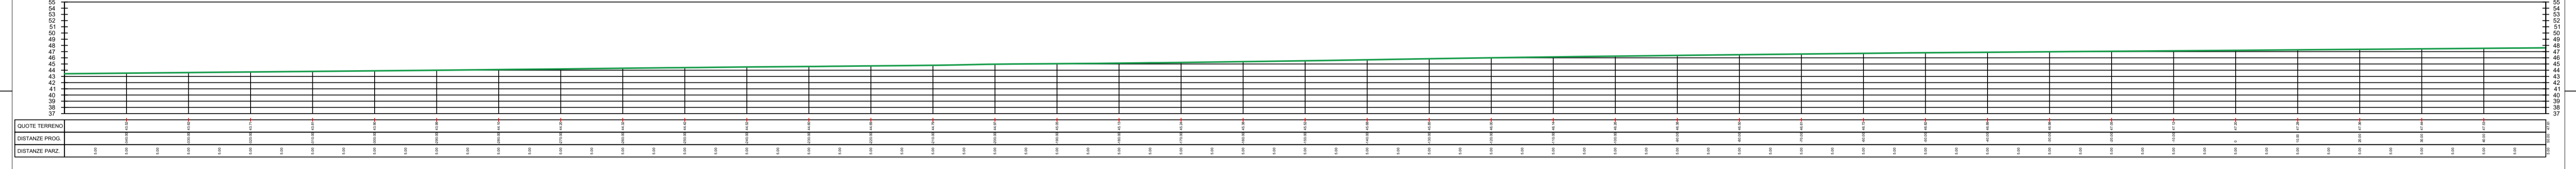

S01 - Terza parte - Scala 1:500

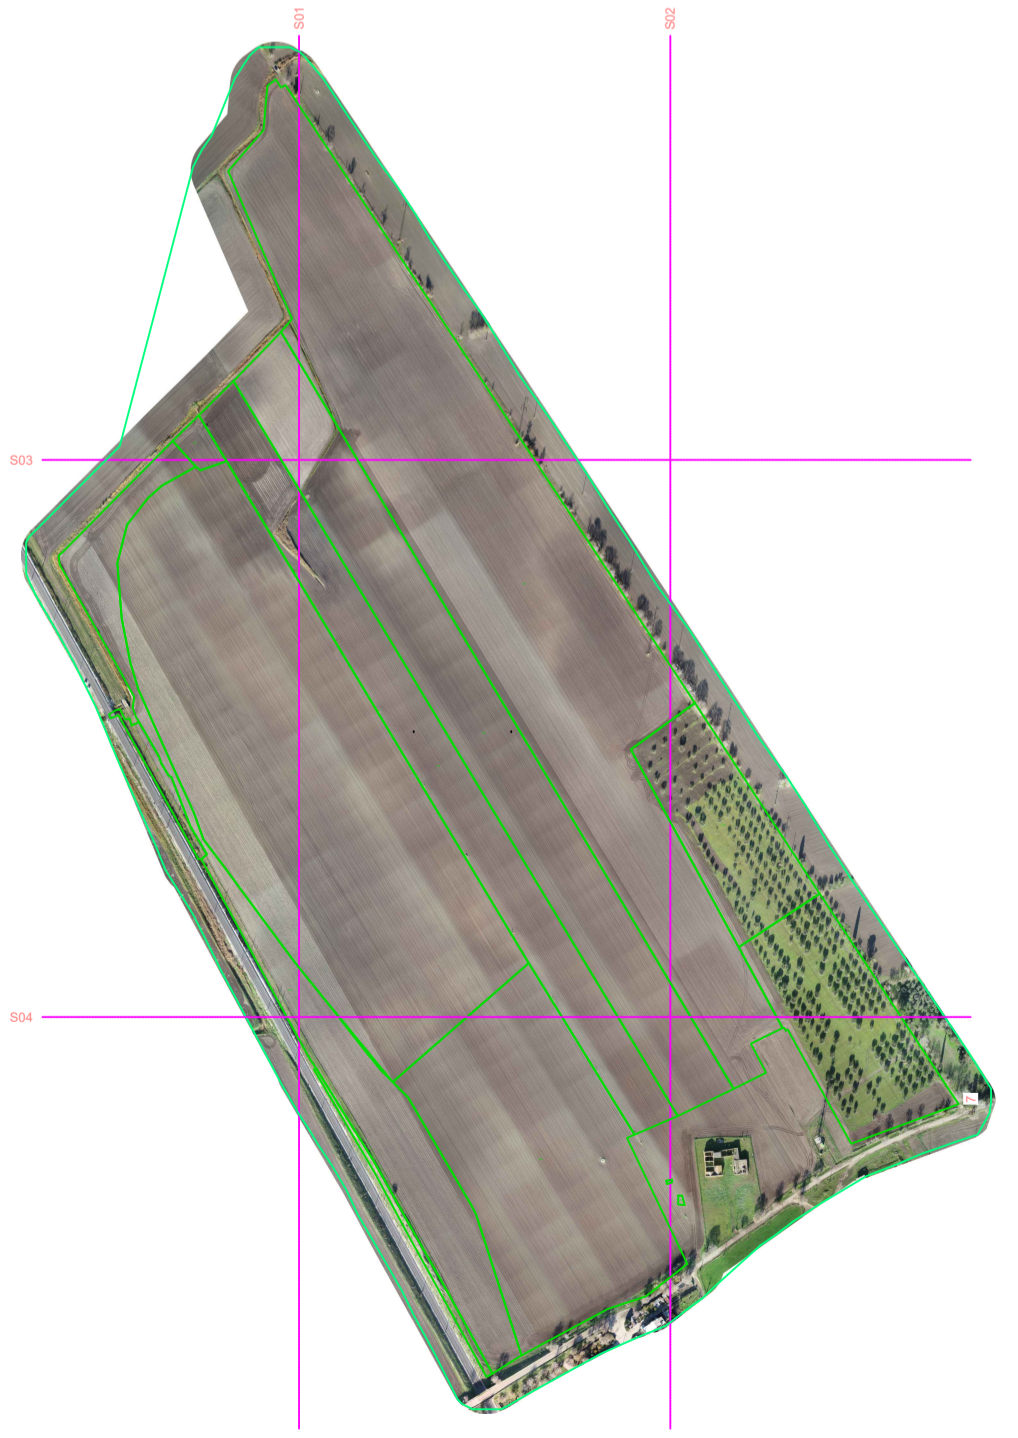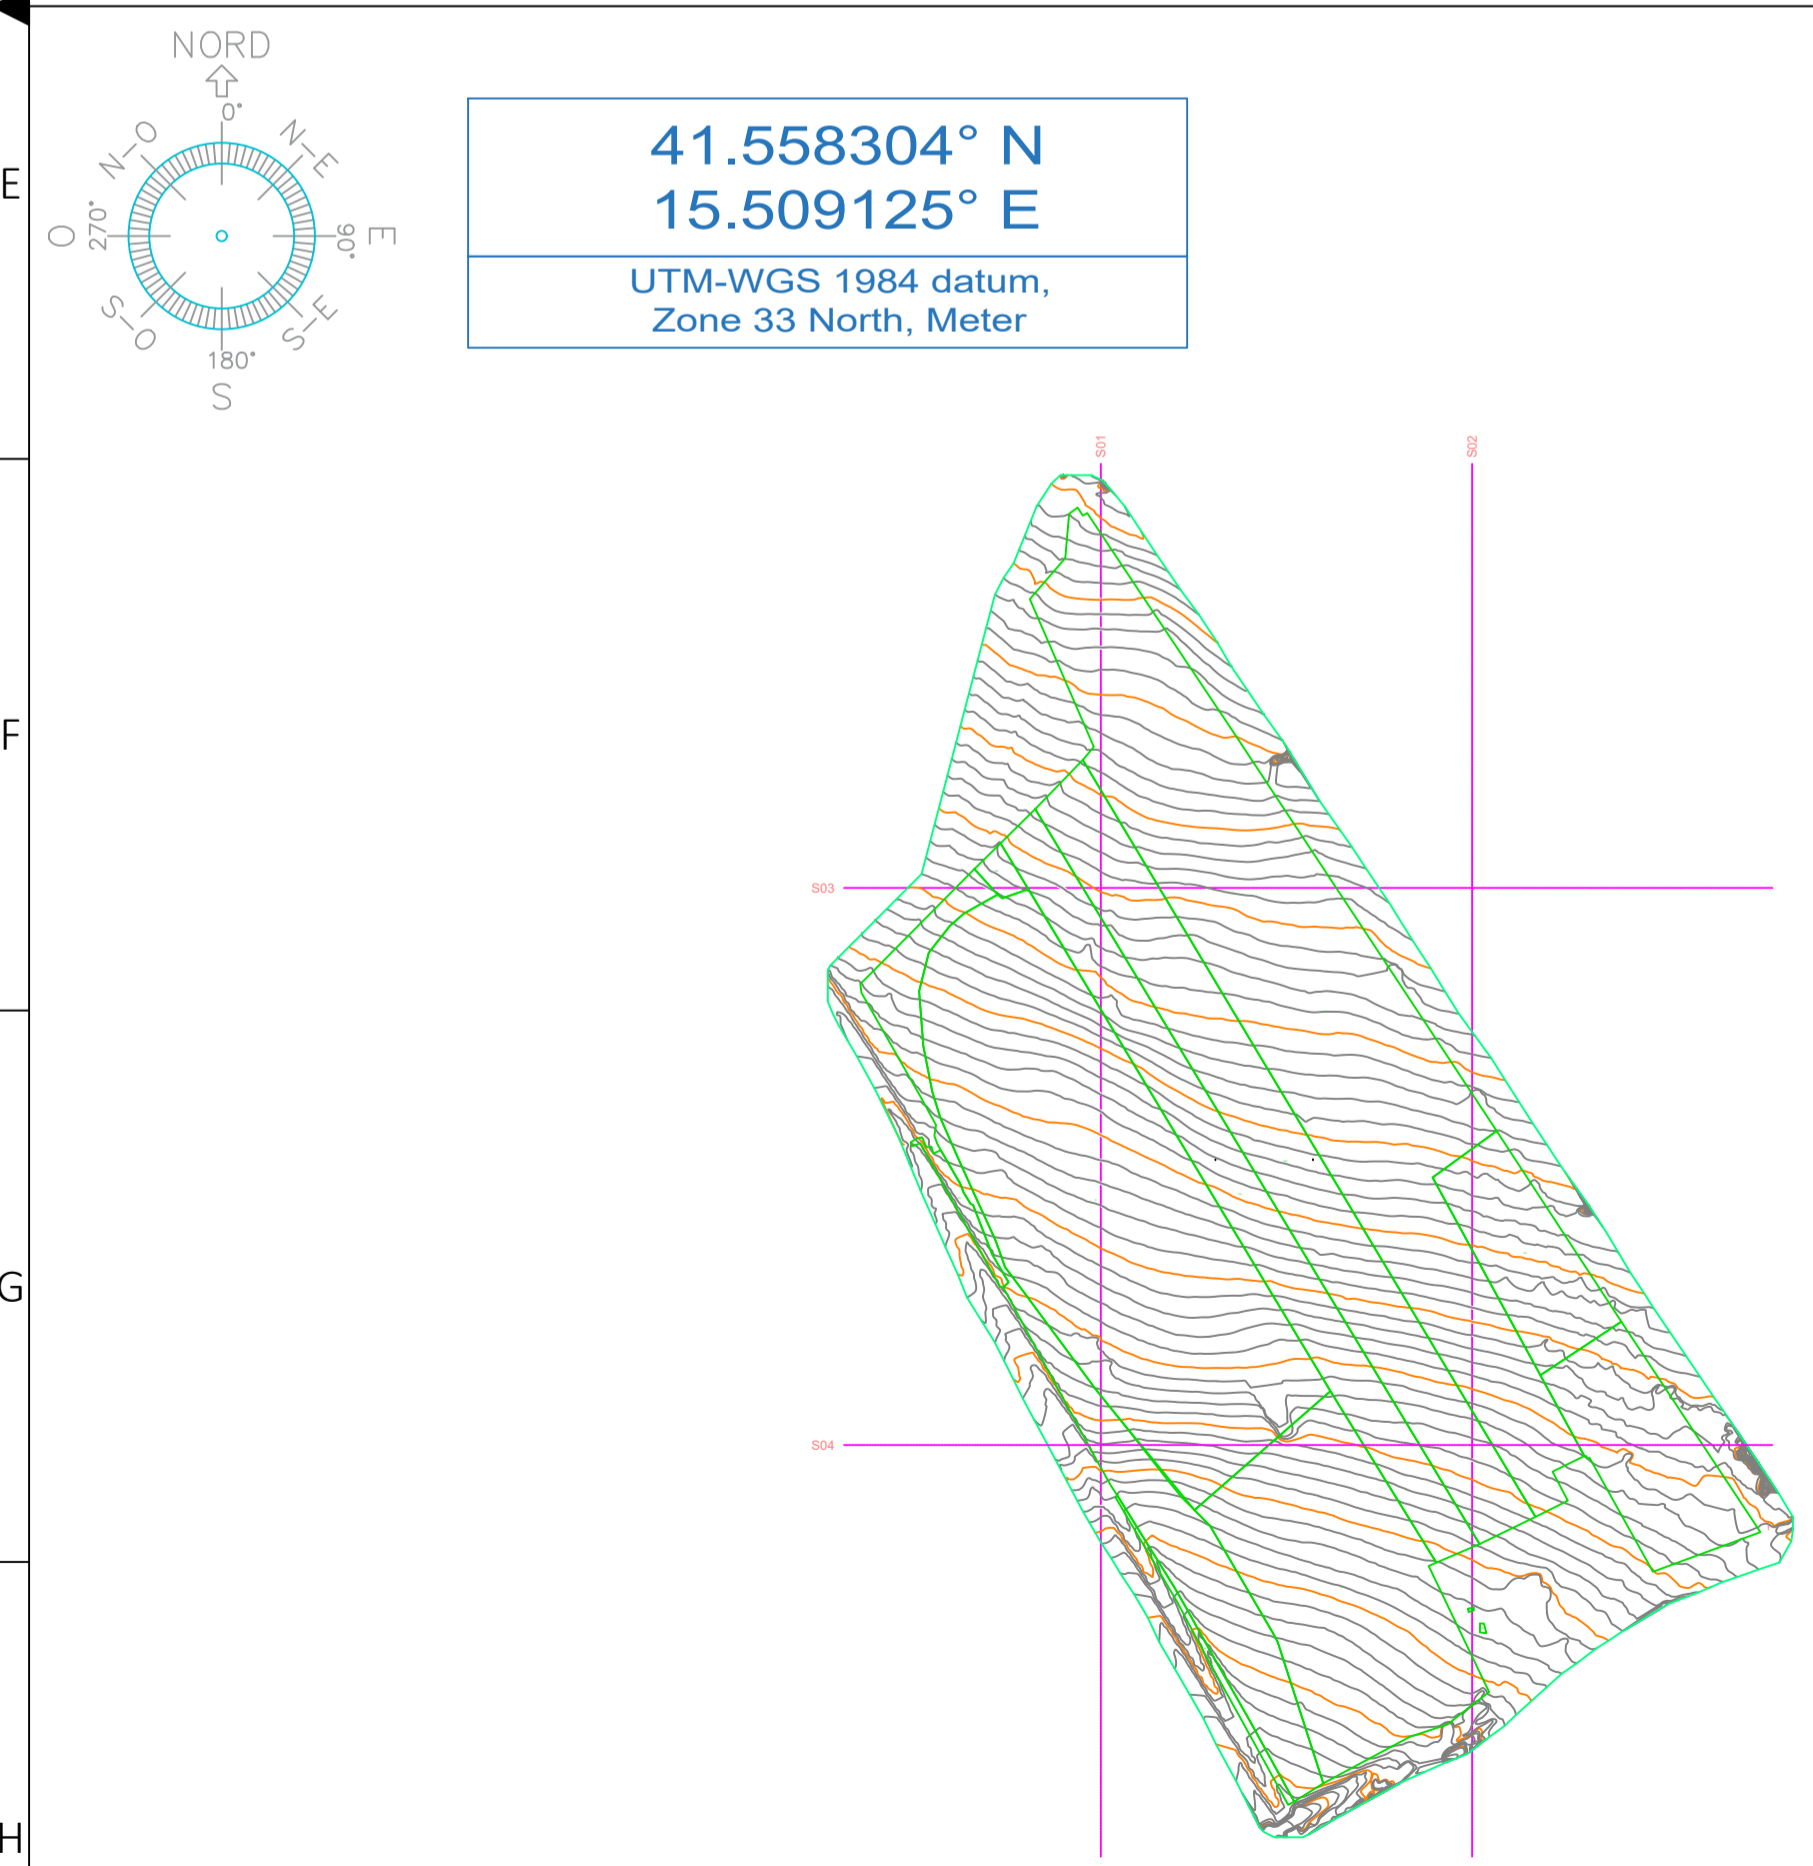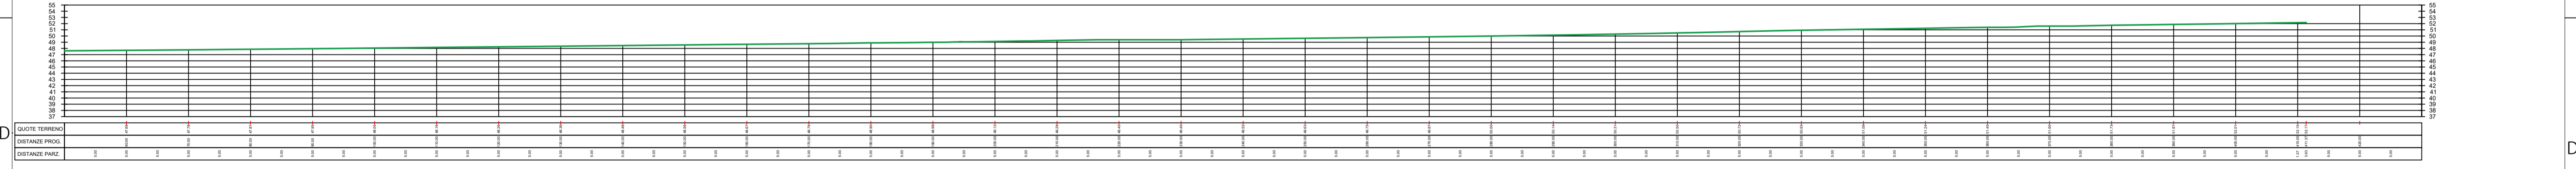

SCALA 1:8000

COMUNE DI FOGGIA

**- PROGETTO AGROFOTOVOLTAICO -
IMPIANTO DI PRODUZIONE ENERGIA ELETTRICA DA
FONTE RINNOVABILE DI TIPO FOTOVOLTAICO
INTEGRATO DA RIQUALIFICAZIONE AGRICOLA**

PROGETTO DEFINITIVO

CLIENTE/CUSTOMER		grupotec	
Grupotec Solar Italia 7 S.r.l. Via Statuto, 10 20121 Milano (MI)			
PROGETTISTA		Commissa/Work order	
studioTECNICO ing. Marco BALZANO Via Cancelli Rotto, 03 20126 Bari (BA) studiotecnico@ingbalzano.com www.ingbalzano.com Ordine degli Ingegneri della Provincia di Bari Professionista Antincendio Elettrico M Consulente Tecnico d'Ufficio (CTU) / S Coordinatore della Sicurezza		SV.615	
		Data/Date	
		12/01/2022	
		Scala/Scale	
		-	
		Revisione/Revision	
		R00	
REV DATA OGGETTO		DRAF. CHECK. ENDORS.	
R00 12/01/2022 Prima Emissione		LB MBG MBG	
Oggetto/Subject		Tavola/Table	
Rilievo plano-altimetrico		I.13a	
Note			
FOG08 - Pezza Quaranta			

Gli elaborati e tutte le informazioni contenute nel presente documento sono di proprietà esclusiva del progettista e non possono essere riprodotte, divulgate o comunque utilizzate senza la sua preventiva autorizzazione scritta. The Documents and all technical information contained in this document is the exclusive property of Ing. Marco G. Balzano and may neither be used nor disclosed without its prior written consent. (art. 17/25 c.c.)