

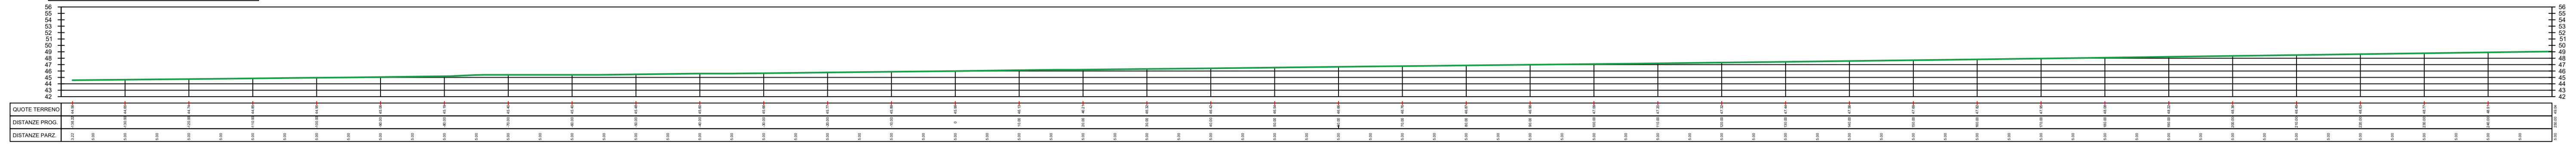


S02 - Prima parte - Scala 1:500


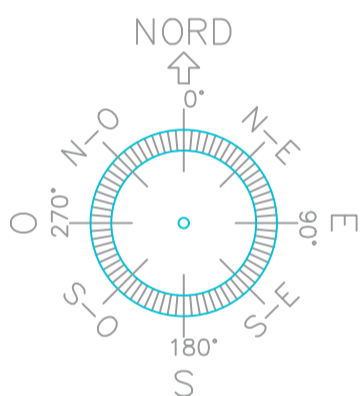


S02 - Seconda Parte - Scala 1:500

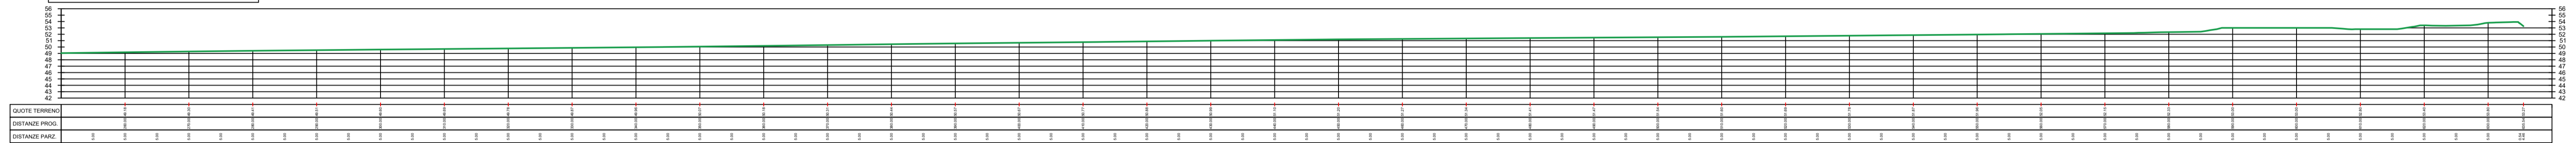

41.558304° N
15.509125° E

UTM-WGS 1984 datum,
Zone 33 North, Meter

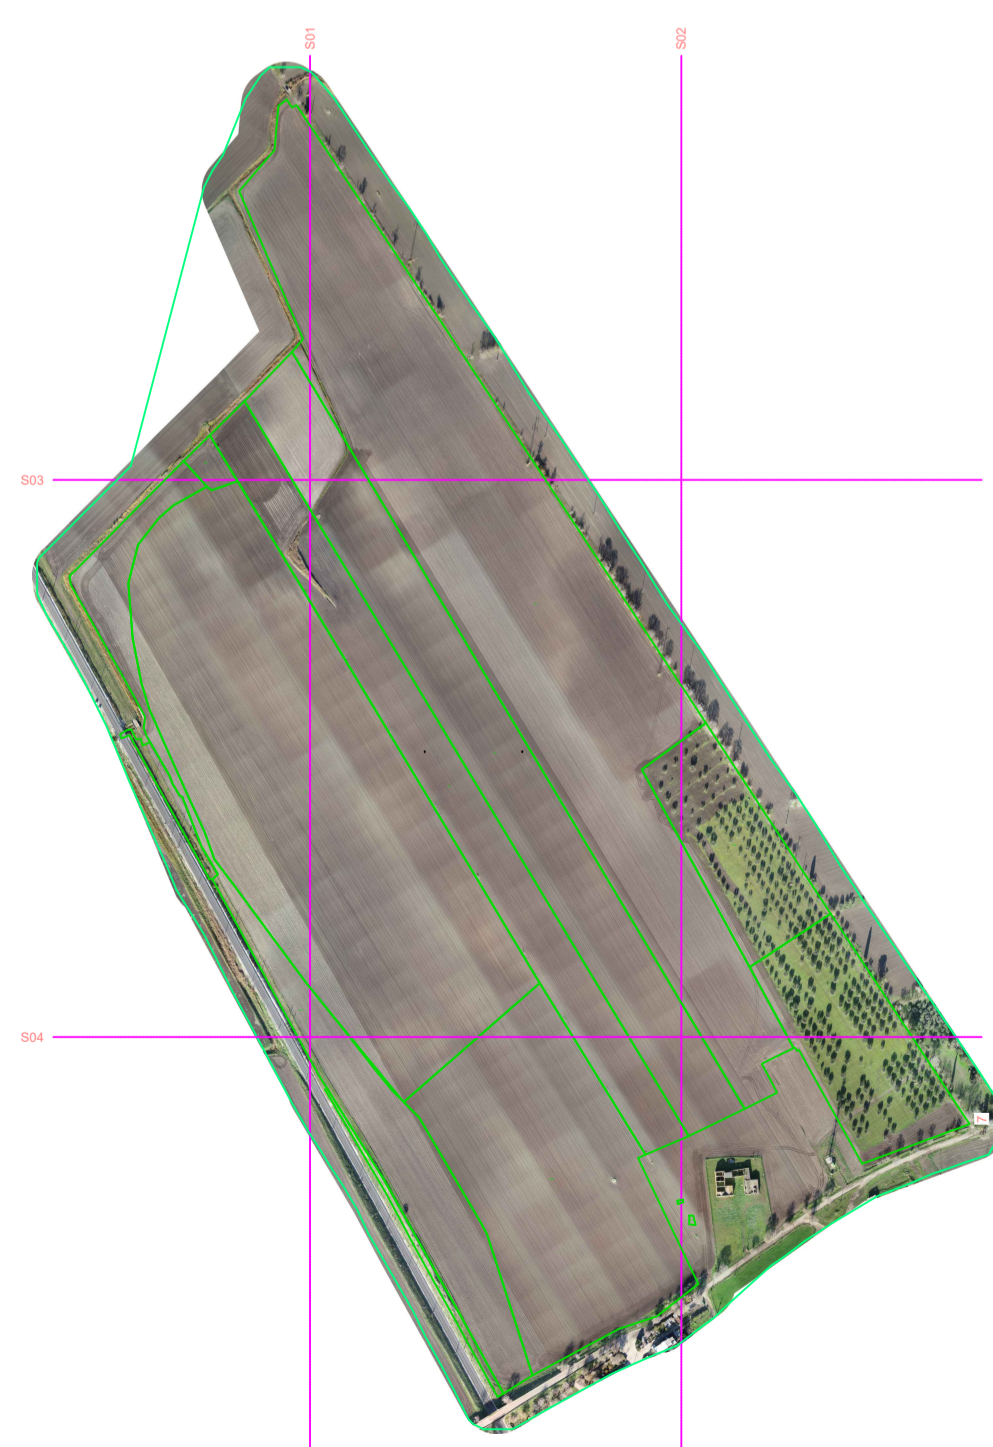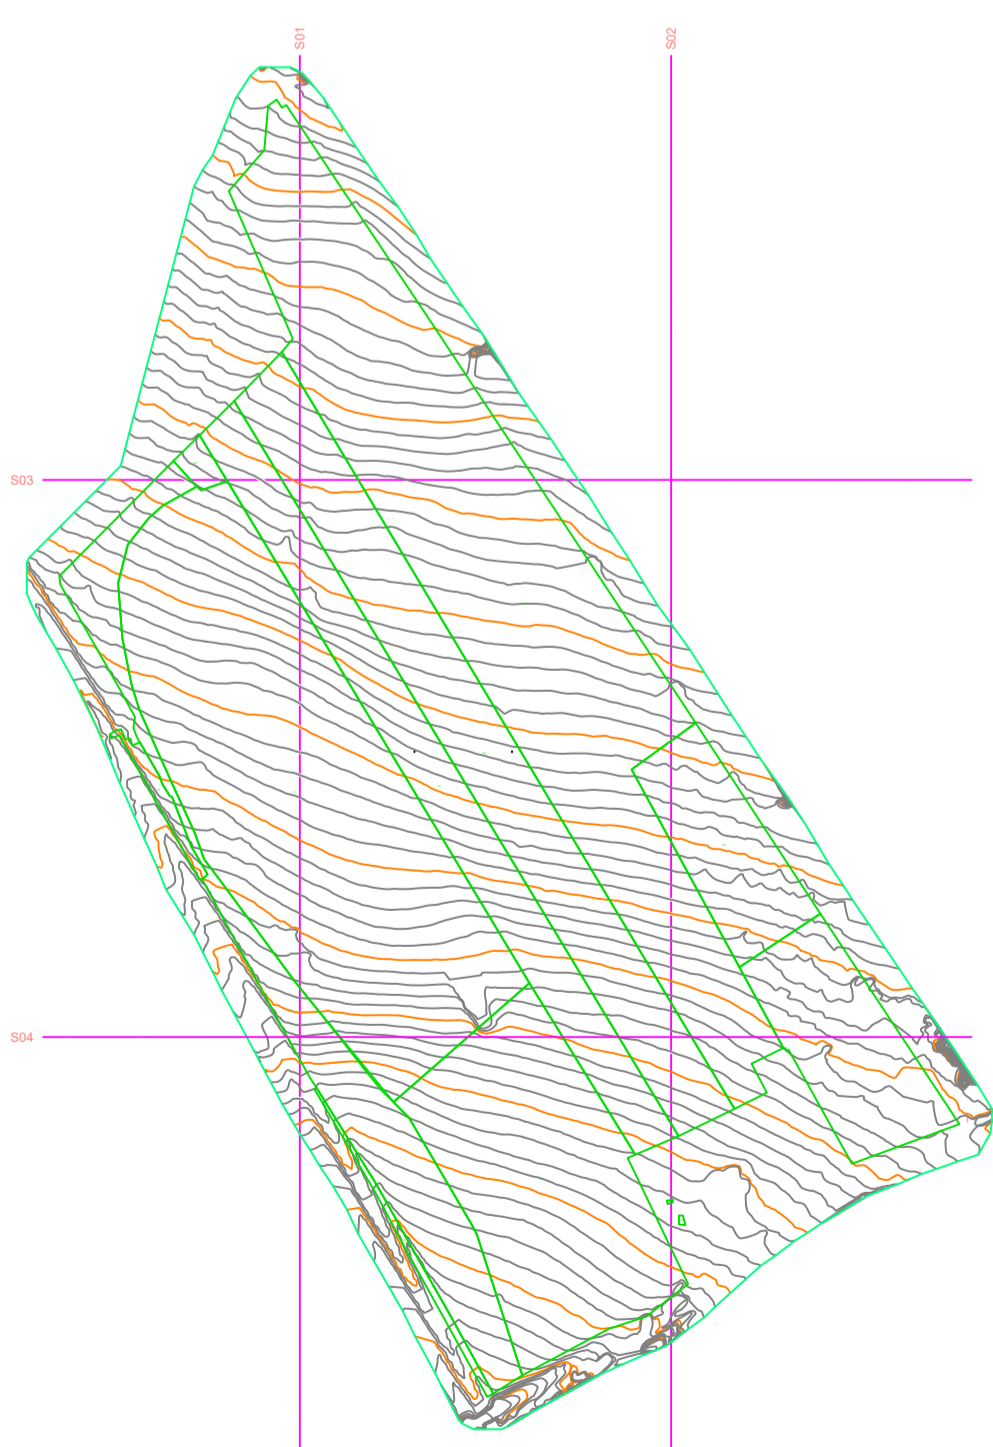

SCALA 1:8000

COMUNE DI FOGGIA

**- PROGETTO AGROFOTOVOLTAICO -
IMPIANTO DI PRODUZIONE ENERGIA ELETTRICA DA
FONTE RINNOVABILE DI TIPO FOTOVOLTAICO
INTEGRATO DA RIQUALIFICAZIONE AGRICOLA**

PROGETTO DEFINITIVO


CLIENTE/CUSTOMER

Grupotec Solar Italia 7 S.r.l.
Via Statuto, 10
20121 Milano (MI)



PROGETTISTA

studioTECNICO
ing. Marco BALZANO
Via Cancelli Roffo, 03
70126 Bari (BA)
studiotecnico@ingbalzano.com
www.ingbalzano.com
Ordine degli Ingegneri della Provincia di Bari
Professionista Antincendio Elettrico M
Consulente Tecnico d'Ufficio (CTU)
Coordinatore della Sicurezza

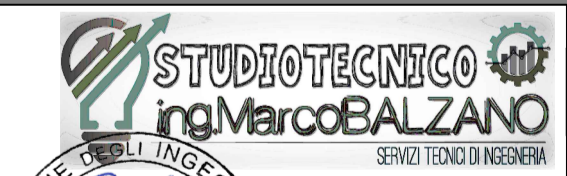

Commessa/Work order

SV.615

Data/Date

12/01/2022

Scala/Scale

-

Revisione/Revision

R00

REV DATA

OGGETTO

DRAF. CHECK. ENDORS.

12/01/2022

Prima Emissione

LB MBG MBG

Oggetto/Subject

Tavola/Table

Rilievo plano-altimetrico

I.13b

Note

FOG08 - Pezza Quaranta

Gli elaborati e tutte le informazioni contenute nel presente documento sono di proprietà esclusiva del progettista e non possono essere riprodotte, divulgate o comunque utilizzate senza la sua preventiva autorizzazione scritta. The Documents and all technical information contained in this document is the exclusive property of Ing. Marco G. Balzano and may neither be used nor disclosed without its prior written consent. (art. 17/2575 c.c.)