





SCALA 1:1000

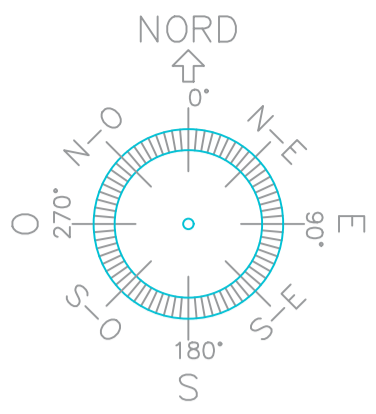

40.945980° N  
16.897521° E  
UTM-WGS 1984 datum,  
Zone 33 North, Meter

S1 PROFILE

S2 PROFILE

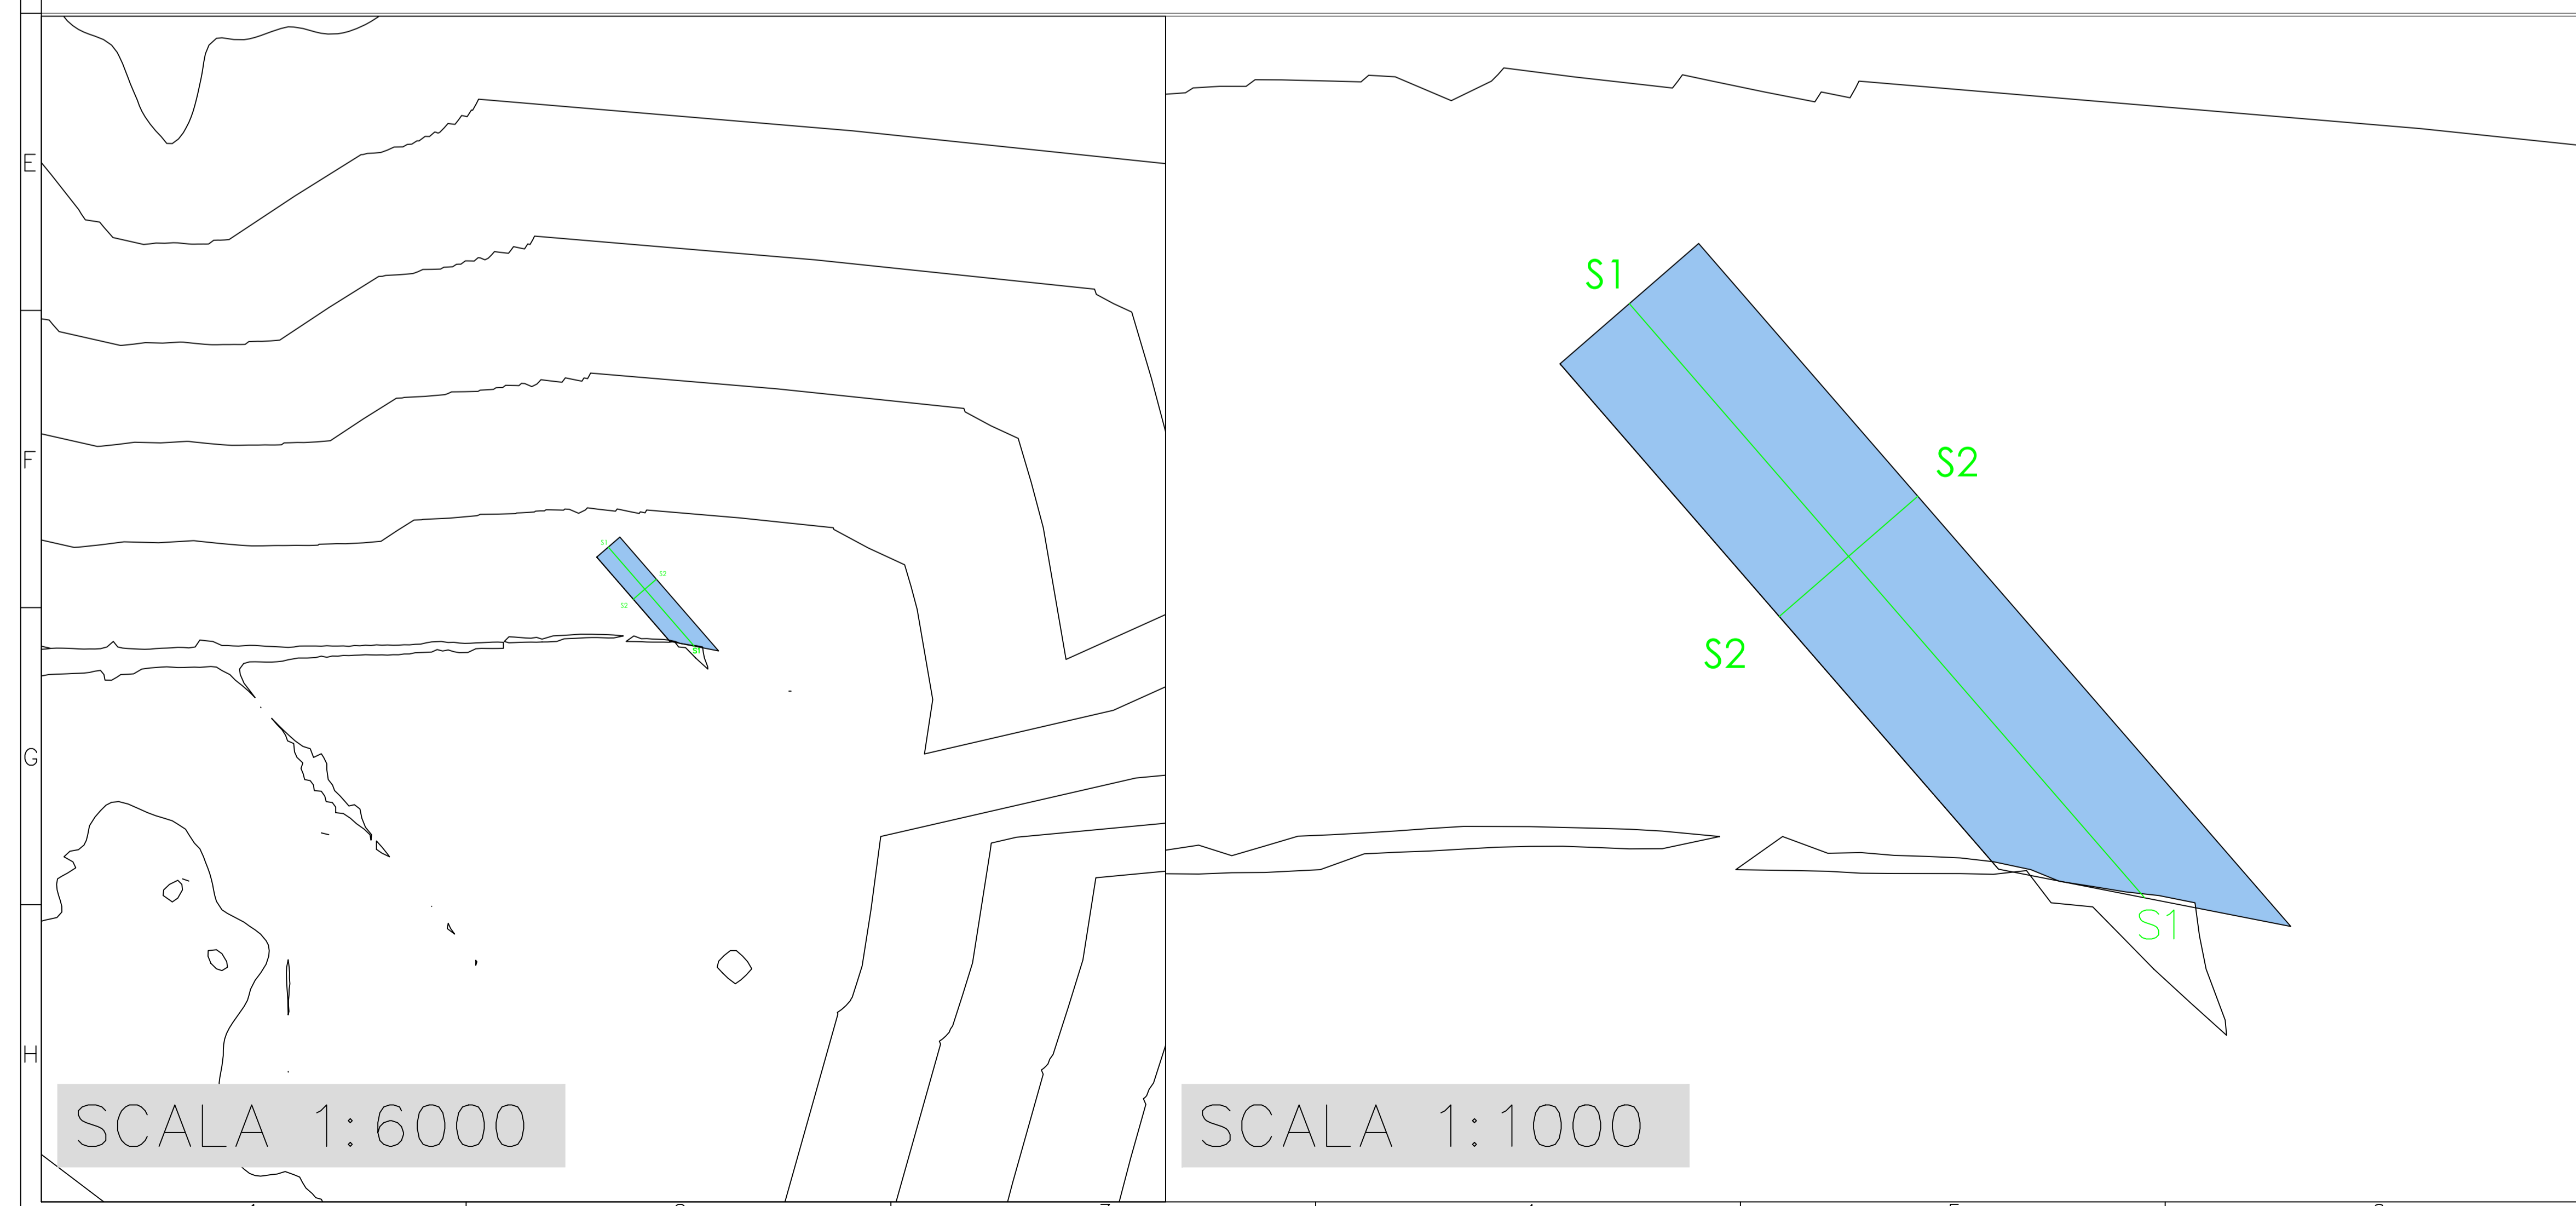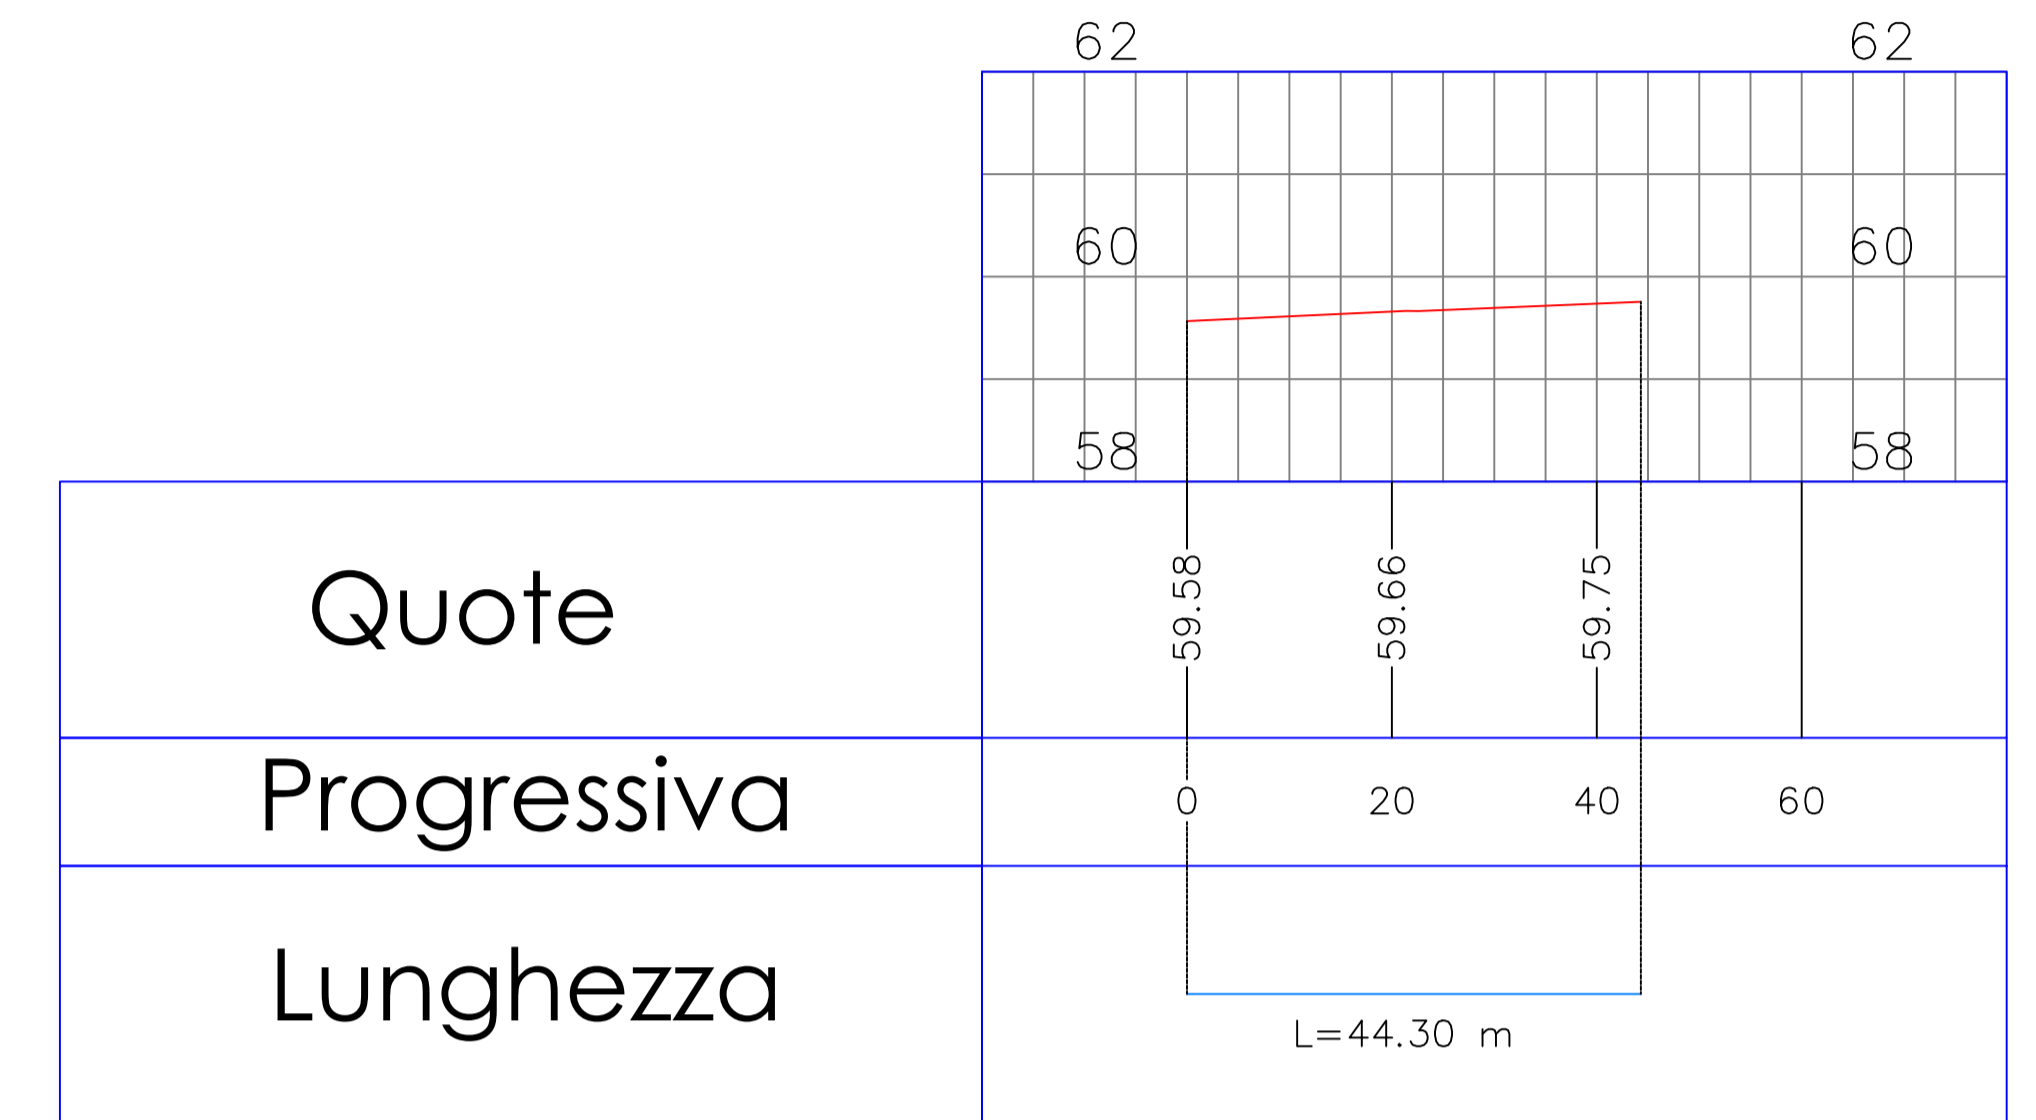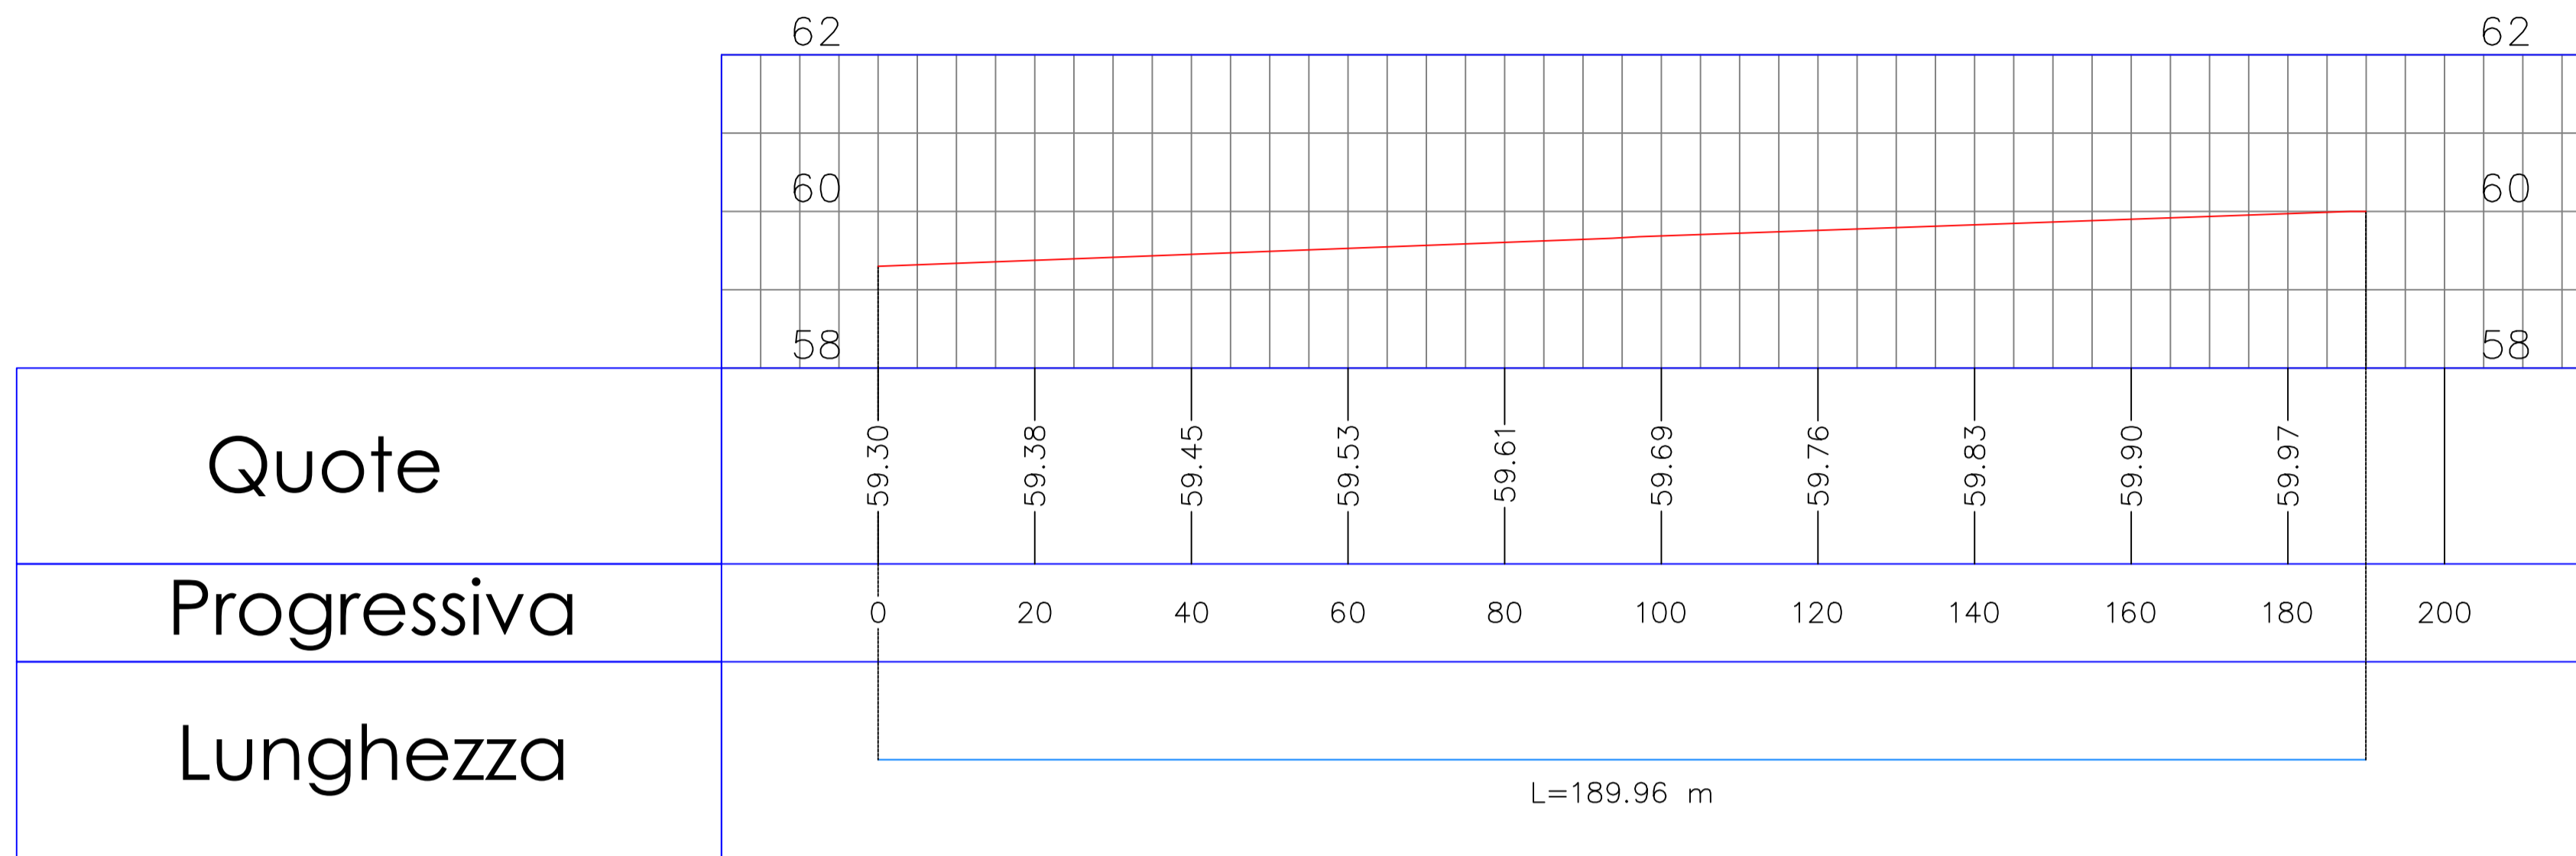

**COMUNE DI FOGGIA**

**- PROGETTO AGROFOTOVOLTAICO -  
IMPIANTO DI PRODUZIONE ENERGIA ELETTRICA DA  
FONTE RINNOVABILE DI TIPO FOTOVOLTAICO  
INTEGRATO DA RIQUALIFICAZIONE AGRICOLA**

**PROGETTO DEFINITIVO**

|  |      |                      |
|--|------|----------------------|
| <b>CLIENTE/CUSTOMER</b>  |      |                      |
| GRUPOTEC SOLAR ITALIA 7 S.R.L.<br>Via Statuto 10<br>20121 Milano (MI)  |      |                      |
| <b>PROGETTISTA</b>   |      | Commissa/Work order  |
| studioTECNICO<br>ing. Marco BALZANO<br>Via Cancelli Roffo, 03<br>70125 Bari (BA)<br>www.ingbalzano.com<br>studioTECNICO@ingbalzano.com                           |      | <b>SV615</b>         |
| Ordine degli Ingegneri della Provincia di Bari<br>Professionalità Antincendio Elettrico<br>Consulente Tecnico d'Ufficio (C.T.U.)<br>Coordinatore della Sicurezza |      | Data/Date            |
| 12/01/2022   |      | 12/01/2022           |
| R04  |      | Scala/Scale          |
| R03  |      | --                   |
| R02  |      | Revisione/Revision   |
| R01  |      | R00                  |
| REV  | DATA | OGGETTO              |
|  |      | DRAF. CHECK. ENDORS. |
| Oggetto/Subject  |      | Tavola/Table         |
| Inquadramento Planaltimetrico SSEU   |      | <b>1.14</b>          |
| <b>Note</b>  |      |                      |
| FG08 - "Pezza Quaranta"  |      |                      |

Gli elaborati e tutte le informazioni contenute nel presente documento sono di proprietà esclusiva del progettista e non possono essere riprodotte, divulgate o comunque utilizzate senza la sua preventiva autorizzazione scritta. The Documents and all technical information contained in this document is the exclusive property of Ing. Marco G. Balzano and may neither be used nor disclosed without its prior written consent. (art. 2373 c.c.)