


STRADA DI ACCESSO ALLE STAZIONI DI UTENZA E RTN



- Legenda**
- | | |
|---|--|
| 1 Terminali arrivo cavo | 12 Trasformatore di potenza MT/AT |
| 2 Scaricatore | 13 Vasca raccolta olio del trasformatore |
| 3 Trasformatore di tensione capacitivo | 14 Locale pompe |
| 4 Sezionatore tripolare orizzontale con lame di messa a terra e comando motorizzato | 15 Manichetta idrante antincendio |
| 5 Interruttore tripolare | 16 Vasca IMHOFF |
| 6 Trasformatore di corrente | 17 Palina illuminazione |
| 7 Trasformatore di tensione induttivo | 18 Colonnina |
| 8 Trasformatore di tensione | 19 Trasformatore di emergenza (jolly) |
| 9 Sezionatore con lame di terra | |
| 10 Sezionatore verticale | |
| 11 Portale sbarre 150 kv | |

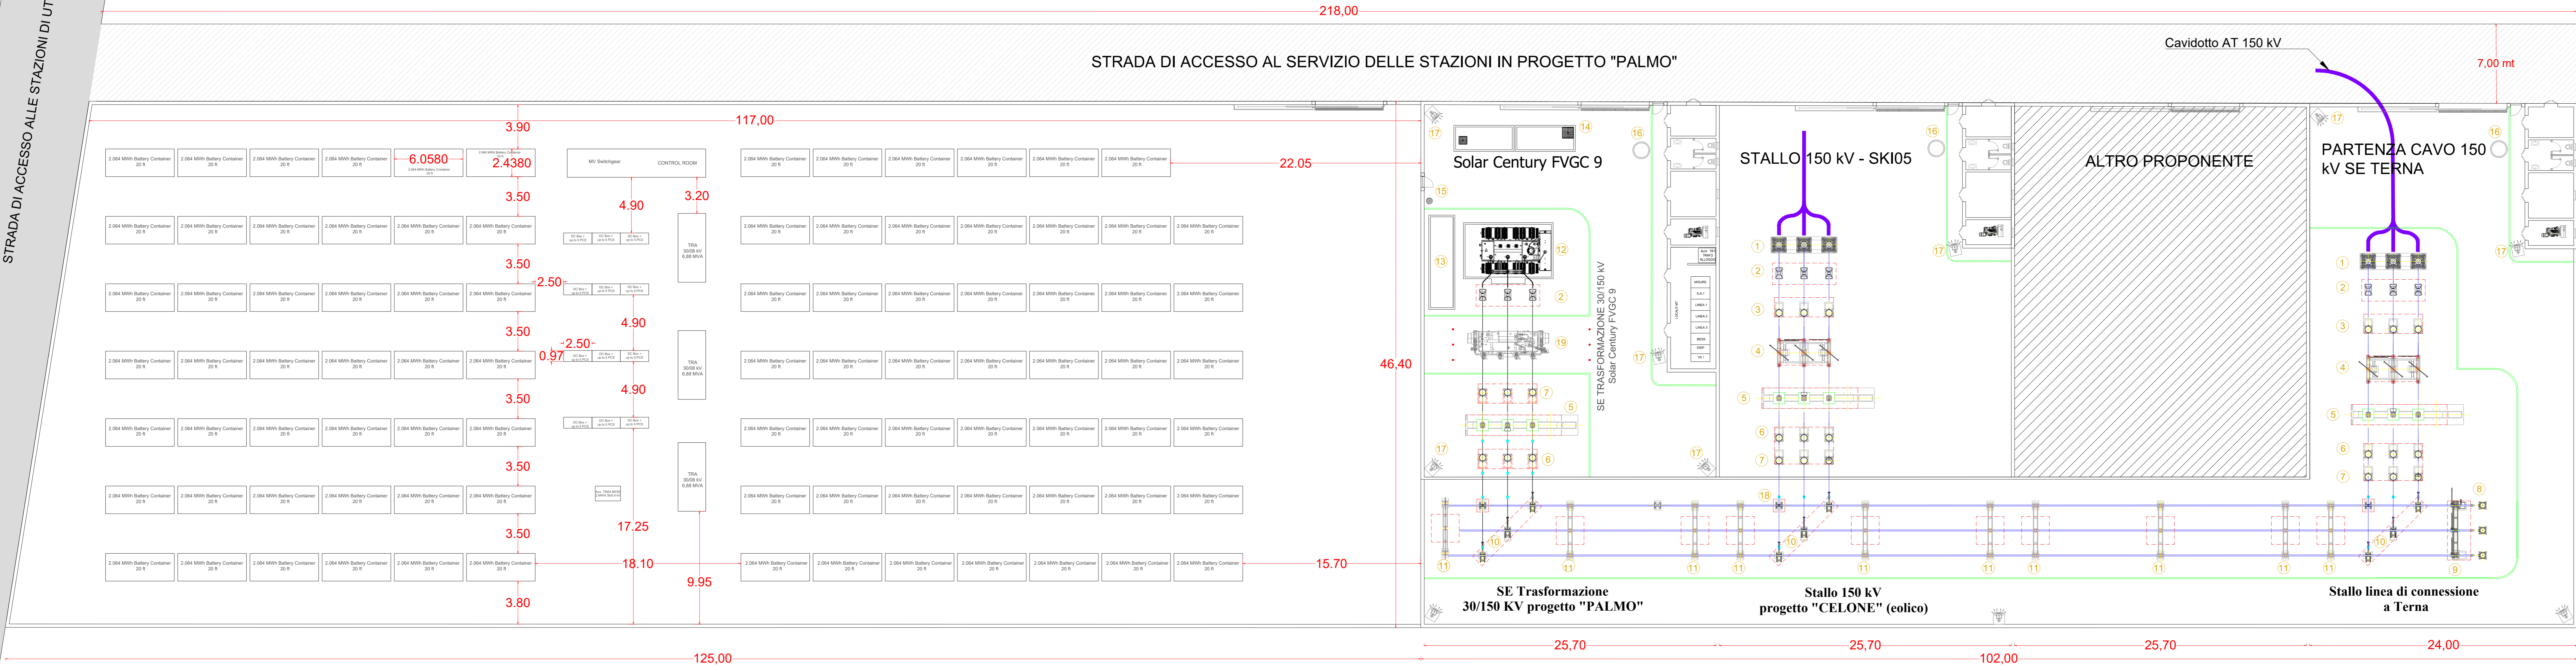

PROGETTO PER LA REALIZZAZIONE DI UN IMPIANTO AGROVOLTAICO DENOMINATO "PALMO", SITO NEL COMUNE DI SAN SEVERO (FG IN LOCALITA' "BASTIOLA", DI POTENZA AC PARI A 75 MW E POTENZA DC PARI A 71,938 MW, CON IMPIANTO STORAGE DA 18 MW, E RELATIVE OPERE DI CONNESSIONE ALLA RETE ELETTRICA NAZIONALE (RTN) NEI COMUNI DI SAN SEVERO E LUCERA (FG)

Proponente:
SOLAR CENTURY FVGC 9 S.R.L.
Via Caradosso, 9 - 20123 Milano
PEC: se-fvge9@pec.it

Tecnici e Specialisti:

- Dott.ssa Paola D'Angela: studi ed indagini archeologiche;
- Dott.ssa Sara Di Franco: studi d'impatto acustico;
- Dott. Antonello Fabiano: studi ed indagini geologiche ed idrogeologiche;
- Dott. Gianluca Fallacara: rilievo planaltimetrico ed indagini sismiche;
- Floema S.r.l.: Progetto agricolo, studio Pedaonometrico, piano di monitoraggio ambientale e rilievo essenze e paesaggio agricolo;
- Dott. Gabriele Gemma: studio ambientale e paesaggistico;
- INSE S.r.l.: progettazione opere elettriche di connessione ad alta tensione.

Progettista:
enne.pi.studio s.r.l.
Lungomare II maggio, 38 - 70123 Bari
Tel/Fax: +39 080544948 - 0805346889
e-mail: piesto.novis@ennepistudio.it

Nome Elaborato:
S279-LUC11-D

Descrizione Elaborato:
Planimetria elettromeccanica Stazione di Trasformazione/Condivisa e Accumulo

Timbro e firma

3					Scala: 1:200
2					
1					
0	15/07/2022	Ing. Nicola Galdiero	Enne. Pi. Studio S.r.l.	Solar Century FVGC 9 S.r.l.	
Rev.	Data	Redatto	Verificato	Approvato	