

- Legenda**
- 1 Terminali arrivo cavo
 - 2 Scaricatore
 - 3 Trasformatore di tensione capacitivo
 - 4 Sezionatore tripolare orizzontale con lame di messa a terra e comando motorizzato
 - 5 Interruttore tripolare
 - 6 Trasformatore di corrente
 - 7 Trasformatore di tensione induttivo
 - 8 Trasformatore di tensione
 - 9 Sezionatore con lame di terra
 - 10 Sezionatore verticale
 - 11 Portale sbarre 150 kV
 - 12 Trasformatore di potenza MT/AT
 - 13 Vasca raccolta olio del trasformatore
 - 14 Locale pompe
 - 15 Manichetta idrante antincendio
 - 16 Vasca IMHOFF
 - 17 Palina illuminazione
 - 18 Colonnina
 - 19 Trasformatore di emergenza (jolly)
 - Condotta acque pluviali



PROGETTO PER LA REALIZZAZIONE DI UN IMPIANTO AGROVOLTAICO DENOMINATO "PALMO", SITO NEL COMUNE DI SAN SEVERO (FG IN LOCALITA' "BASTIOLA", DI POTENZA AC PARI A 75 MW E POTENZA DC PARI A 71,938 MW, CON IMPIANTO STORAGE DA 18 MW, E RELATIVE OPERE DI CONNESSIONE ALLA RETE ELETTRICA NAZIONALE (RTN) NEI COMUNI DI SAN SEVERO E LUCERA (FG)

Proponente:
 SOLAR CENTURY FVGC 9 S.R.L.
 Via Caradoso, 9 - 20123 Milano
 PEC: se-fvg9@pec.it

Tecnici e Specialisti:

- Dott.ssa Paola D'Angela: studi ed indagini archeologiche;
- Dott.ssa Sara Di Franco: studi d'impatto acustico;
- Dott. Antonello Fabiano: studi ed indagini geologiche ed idrogeologiche;
- Dott. Gianluca Fallacara: rilievo planaltimetrico ed indagini sismiche;
- Floema S.r.l.: Progetto agricolo, studio Pedaogronomico, piano di monitoraggio ambientale e rilievo essenze e paesaggio agricolo;
- Dott. Gabriele Gemma: studio ambientale e paesaggistico;
- INSE S.r.l.: progettazione opere elettriche di connessione ad alta tensione.


Progettista:
 np enne.pl.studio s.r.l.
 Lungomare II maggio, 38 - 70102 Bari
 Tel/Fax: +39 0803446248 - 0803446888
 e-mail: piesto.noviel@ennestudio.it

Nome Elaborato:
 S279-LUC20-D



Descrizione Elaborato:
 Planimetria smaltimento acque chiare e scure

Timbro e firma

3					Scala:
2					
1					1:200
0	15/07/2022	Ing. Nicola Galdiero	Enne. Pi. Studio S.r.l.	Solar Century FVGC 9 S.r.l.	1:50
Rev.	Data	Redatto	Verificato	Approvato	

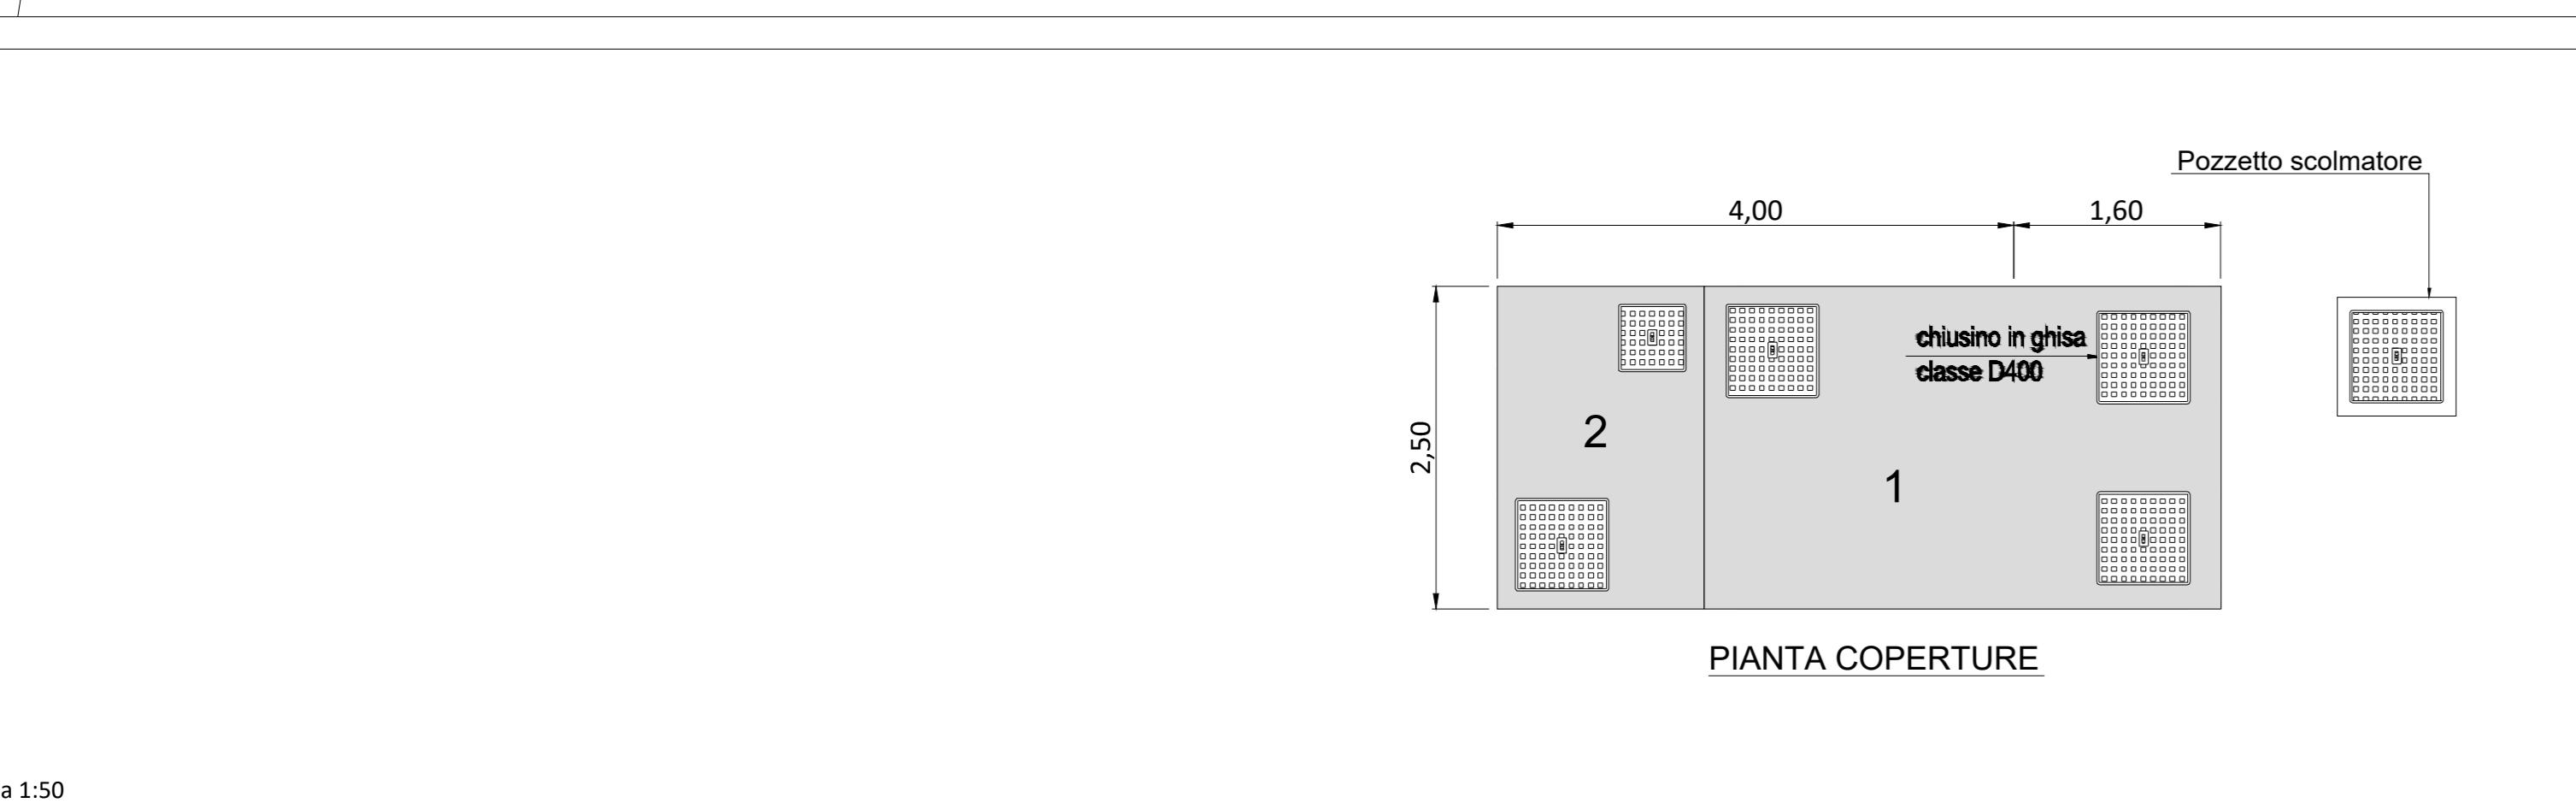

IMPIANTO DI TRATTAMENTO ACQUE DI PRIMA PIOGGIA

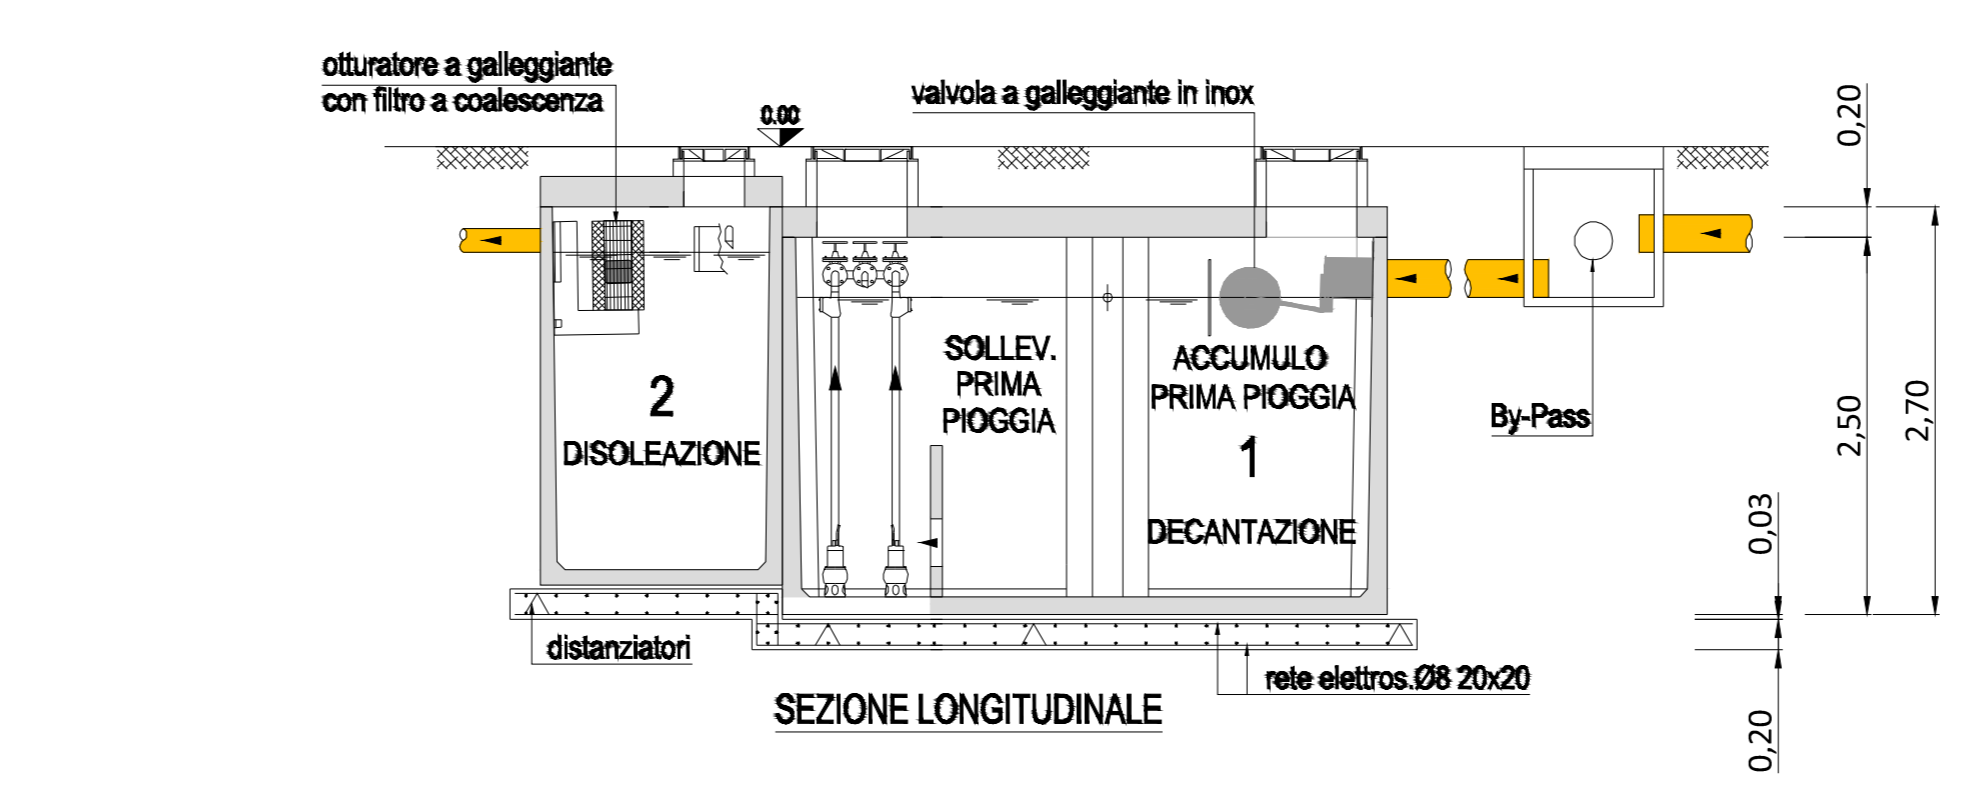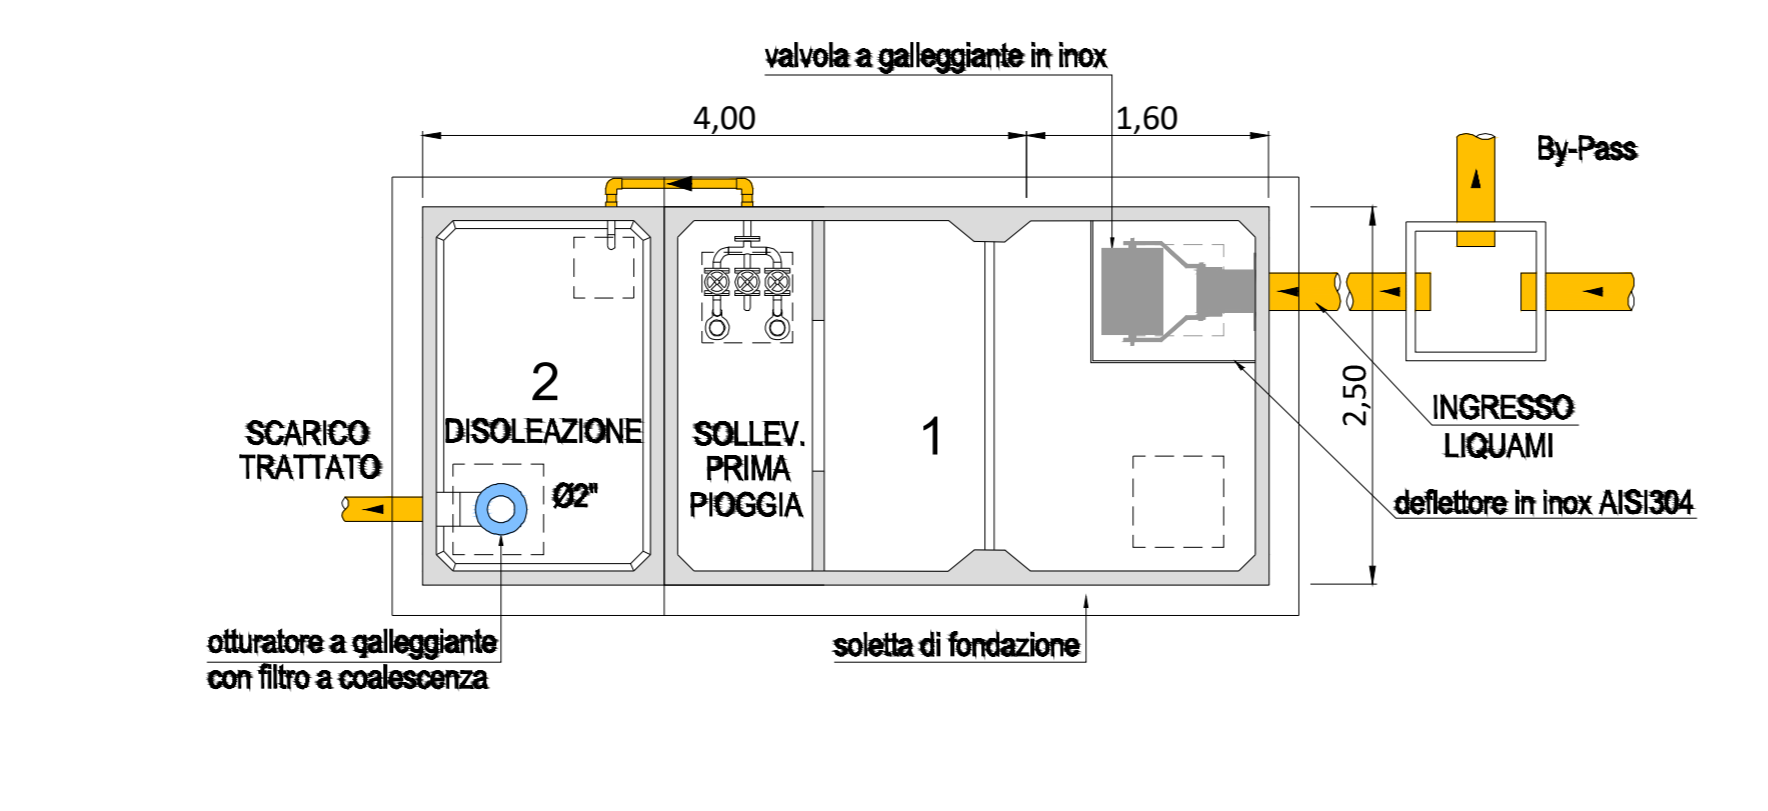

Scala 1:200

Scala 1:50