





- 01 QUADRO PRINCIPALE AT 36 kV
- 02 TRASFORMATORE AUSILIARI 160 KVA
- 03 QUADRO BT FUNZIONAMENTO ORDINARIO/EMERGENZA
- 04 QUADRO DISTRIBUZIONE BT LOCALE
- 05 OSCILLOPERTURBOGRAFO (SEZIONE REMOTA*)
- 06 ARIA CONDIZIONATA
- 07 AC UPS (RADDRIZZATORE + INVERTER) SEZIONE NORMALE + SEZIONE DI RICARICA
- 08 BATTERIE PER UPS
- 09 DISTRIBUZIONE AT UPS
- 10 DISTRIBUZIONE AUX AT
- 11 SCADA SYSTEM DCS & PPC (POWER PLAN CONTROLLER)
- 12 SCADA + VIDEOSORVEGLIANZA WORKSTATION
- 13 TMS (TRACKER MONITORING SYSTEM)
- 14 BATTERY HYDROGEN DETECTORS
- 15 PANNELLO DI CONTROLLO ANTINCENDIO
- 16 CABINA TELECOMUNICAZIONE
- 17 DC UPS (110 Vdc-24 Vdc)
- 18 RTU + UPDM (SEZIONE REMOTA*)
- 19 CONTATORI FISCALI
- 20 PROTEZIONI AT (SEZIONE REMOTA*)

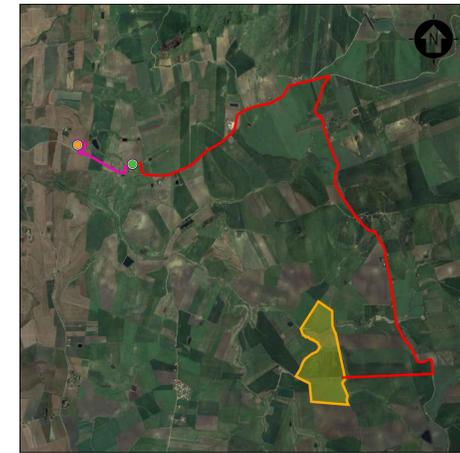

SCALA 1:30'000 - 1 cm = 300 m

- LEGENDA**
- AREA DISPONIBILITÀ CATASTALE
 - NUOVA SE 220/36 kV
 - SE MONREALE 220 kV
 - LINEA DI CONNESSIONE AT 36kV
 - ELETTRODOTTI INTERBATTI AT 220 kV

PLANIMETRIA GENERALE QUOTATA

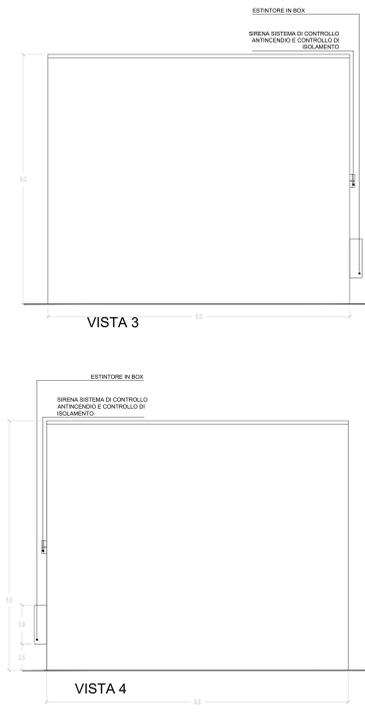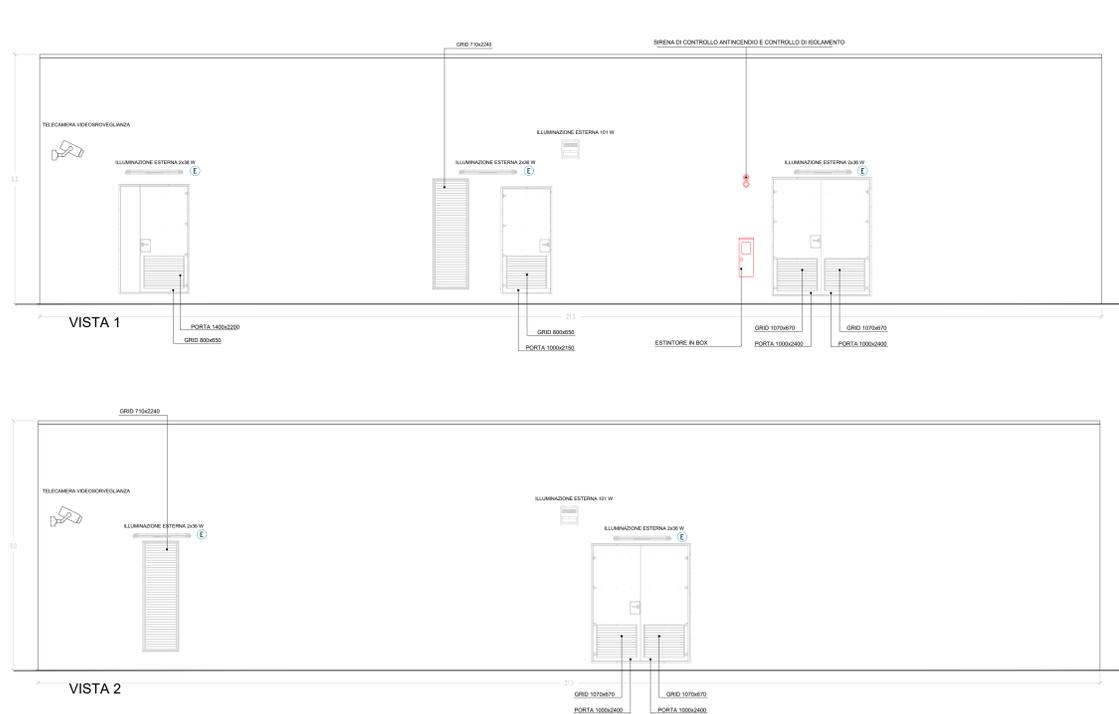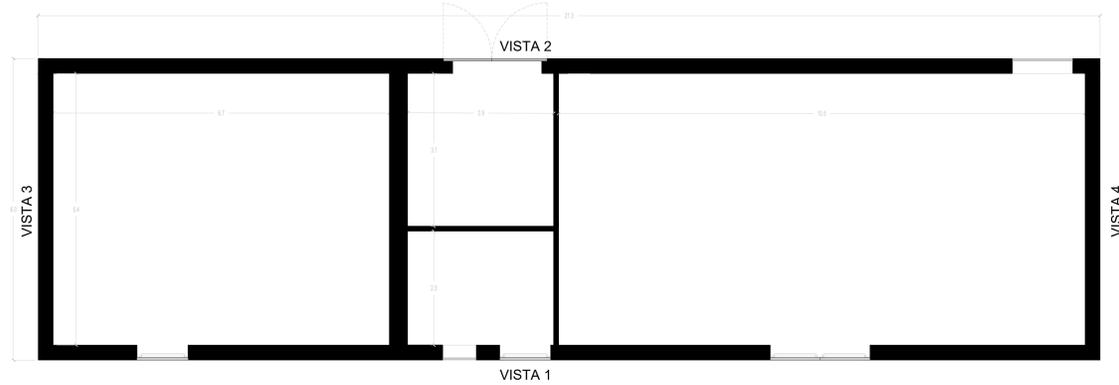

- LEGENDA**
- ESTRATTORE
 - PRESA SHUKO 10 A - PRESA 2P+T
 - IEC309 3P+N+PE
 - IEC309 3P+N+PE
 - RIVELATORE DI FUMI OTTICO
 - ALLARME MAGNETICO
 - TERMOSTATO
 - SENSORE DI PROSSIMITÀ A SOFFITTO
 - ILLUMINAZIONE INTERNA 2x36W
 - ILLUMINAZIONE ESTERNA 2x36W
 - ILLUMINAZIONE ESTERNA 101W
 - ILLUMINAZIONE D'EMERGENZA
 - SWITCH BIPOLARE
 - ESTINTORE
 - ESTINTORE IN BOX
 - TELECAMERA VIDEOSORVEGLIANZA

SCALA 1:50 - 1 cm = 0.5 m

0	Prima Emissione	C/M/B	G/G	G/C	07/2022
Rev.	Descrizione	Disegnato	Verificato	Approvato	Data

Proprietà: TEP RENEWABLES (MONREALE PV) S.R.L.
 Via. Shakespeare, 71 - 00144 Roma
 P.IVA e C.F. 16627971001- REA RM - 1666530

Progetto: IMPIANTO FOTOVOLTAICO A TERRA (AGROVOLTACCO)
 COLLETTORI ALIATI
 POTENZA NOMINALE: 8.82 MWp
 POTENZA IN INIEZIONE: 0.1 MWp
 Comune di Monterotondo (RM)

PROGETTO DEFINITIVO
 Art.23 del D.Lgs. 152/2006 e ss. mm. ii

Progettista: ING. MATTEO BERTONERI Iscritto all'Ordine degli Ingegneri della Provincia di Massa Carrara al n. 669 sez. A

Tavola: CABINA GENERALE AT Tav. n°: Pt-T11

Rif:21-00029-IT-MONREALE_PLT11 Scala: 1:50

E' VIETATA LA RIPRODUZIONE DI QUESTO DOCUMENTO SENZA PREVENTIVA AUTORIZZAZIONE SCRITTA DELLA TEP RENEWABLES ITALIA S.R.L.