


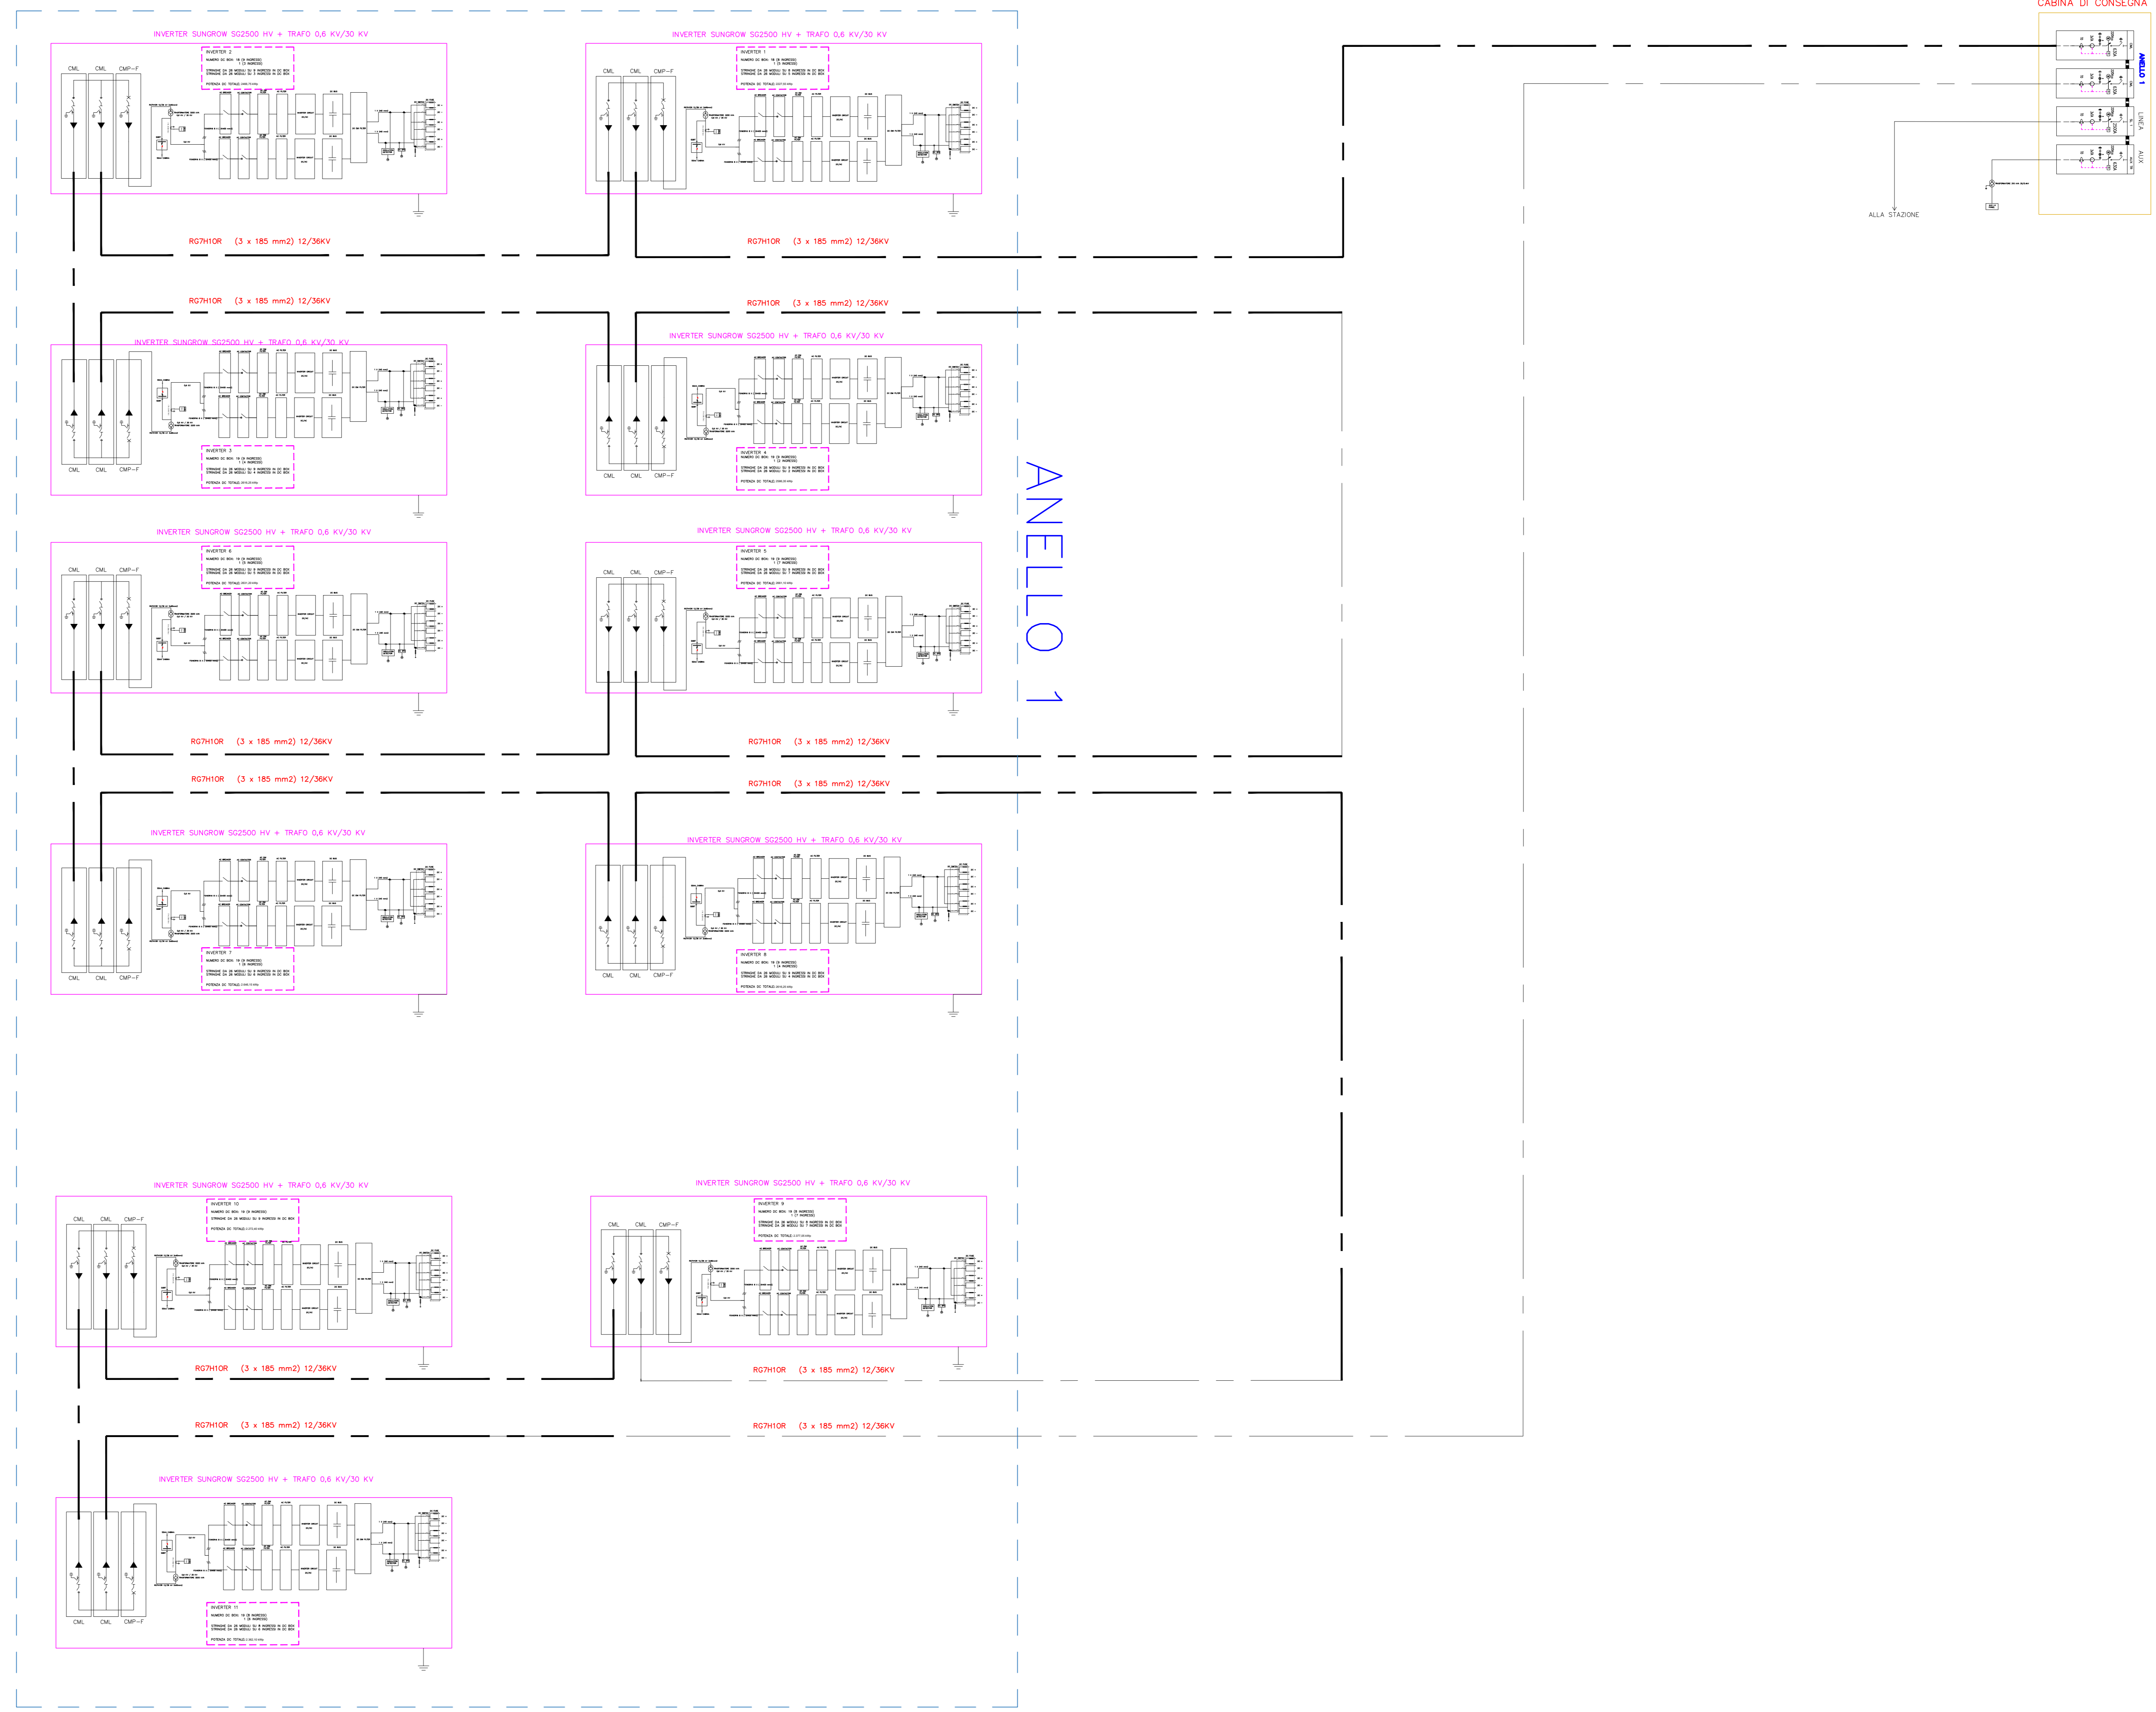
COMUNE DI CASTELLANETA

(Provincia di Taranto)

Realizzazione di un impianto Agrovoltaiico della potenza nominale in DC di 26,640 MWp denominato "Colangelo" e delle relative opere di connessione alla Rete di Trasmissione dell'energia elettrica Nazionale (RTN) in zona agricola del Comune di Castellaneta (TA) alla Contrada Facce Rosse.

Proponente colangelo srl	Sviluppatore  Greenergy
<small> Via S. Nicola di Bari, 11 - I 73040 Rotondo (BR) Tel +39 02 454 433 35 colangelo_srl@pec.it </small>	
<small> GREENERGY SRL Via Sparone s.n. - 74017 Castellana Grotte (TA) P.IVA n. 02098960762 - Tel. +39 0994444444 P.Fax 0994444444 - Tel. +39 0994444444 www.greenergy.it, marketing@greenergy.it </small>	

Elaborato Schema elettrico unifilare		Data 28.07.2022	
Codice Progetto	Schema elettrico unifilare	Revisione	Foglio
GREEN-01-04	TA-VI-03-C	00	A0
Scala 1:2000			
00	Schema elettrico unifilare	28/07/2022	Ing. Ernesto Ferraro
Rev.	Descrizione	Data	Redatto
			Verificato
			Approvato



SCALA PLOTT.	WHITE	BLUE	RED	GREEN	YELLOW	CYAN	MAGENTA
1:2000	0.20	0.35	0.25	0.20	0.50	0.70	0.25