


LEGENDA	
	APPARECCHIO DI ILLUMINAZIONE A TUBO
	LAMPADA D'EMERGENZA CON TUBO FLUORESCENTE DA 36W
	PROBETTORE A PARAFETTE DA 250 W (150 W)
	PRESA BIFASIO DA 10/15A
	PRESA CEE 3P 16A 380V
	PRESA CEE 2P 16A 220V
	INTERRUTTORE UNIPOLARE
	INTERRUTTORE
	QUADRO ELETTRICO
	PANNELLO OTTICO ACUSTICO CON SOSTA NAUTICA INCLINATA
	PULSANTE DI ALLARME INCENDIO
	PULSANTE DI SGANCIO
	PROGETTO IN CLS CON CORDO IN CAVO PER CONDUZIONE ELETTRICA
	FONDAZIONE IN CLS PREFABBITA PER PALO ILLUMINAZIONE ESTERNA CON ACCETTO

LEGENDA APPARECCHIATURE AT	
1	TRASFORMATORE MT/AT
2	SCARICATORE SOVRATENSIONI
3	TA
4	INTERRUTTORE TRIPOLARE AT
5	TV INDUTTIVO
6	SEZ. TRIPOLARE ORIZZ. AT CON LAME DI TERRA
7	SOSTEGNO SBARRE MT
8	SOSTEGNO MESSA A TERRA NEUTRO TRAFIO AT
9	COLONNINO SOSTEGNO SBARRE AT
10	COLONNINO ISOLATORE AT
11	SEZ. TRIPOLARE ORIZZ. AT CON LAME DI TERRA
12	SCARICATORE DI SOVRATENSIONE
13	COLONNINI PARTENZA CAVI AT

AREA AVETRANA ENERGIA-TRETORRI ENERGIA 3191 mq
 AREA MYSUN 1.050 mq - Non oggetto di autorizzazione
 AREA COMUNE AI PRODUTTORI (SBARRE AT) 1.640 mq

PARTICOLARE A SCALA 1:10

CORDOLO IN C.A.V.

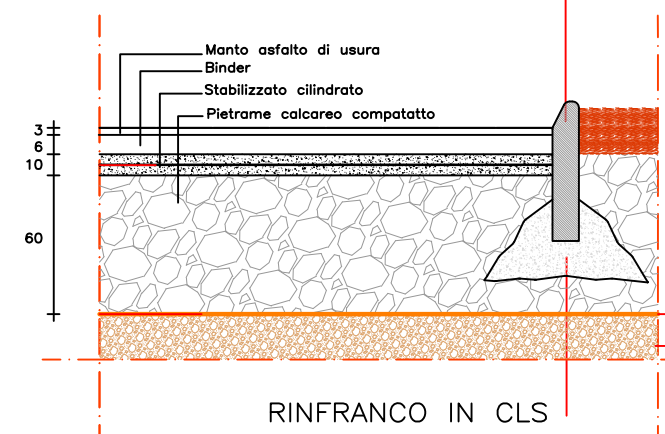

PARTICOLARE "A"
 PARTICOLARE STRATIGRAFIA PIANO DI CALPESTIO

AGROFOTOVOLTAICO TRE TORRI
 AGRICOLTURA 4.0

IMPIANTO DI PRODUZIONE DI ENERGIA ELETTRICA DA FONTE FOTOVOLTAICA, CON PANNELLI COLLOCATI IN ALTEZZA, DI POTENZA IN GENERAZIONE PARI A 25.82 MW E POTENZA IMMESSA IN RETE PARI A 25.82 MW, DENOMINATO "APV TRETORRI AGRICOLTURA 4.0"

REGIONE PUGLIA
 PROVINCIA DI BRINDISI
 COMUNI DI SAN PANCRAZIO SALENITINO ed ERCHIE
 opere concesse nel COMUNE DI ERCHIE (Br) contrada "Tre Torri"
 Località ubicazione impianto APV: Masseria Tre Torri - Erchie (Br)

PROGETTO DEFINITIVO
 Id AU 3A3A5H1



Taxi:	Trasf.
3,27	SSE 30/150 kV Impianto Elettrico
Scala:	Formato Stampa:
1:100	A0
	3A3A5H1_ElaboratoGrafico_3_27

Progettazione		Contributo	
ENTRINO s.r.l. Via S. Giovanni 151 - 00100 ROMA (RM) Tel. 06/47801111 - Fax 06/47801112 Pec: entrino@entrino.it - Web: www.entrino.it	TRE TORRI ENERGIA S.r.l. Via S. Giovanni 151 - 00100 ROMA (RM) Tel. 06/47801111 - Fax 06/47801112 Pec: tretori@tretori.it - Web: www.tretori.it	SOCIETA' DEL GRUPPO Pec: greenpower@greenpower.it	Green Power S.p.A. Via S. Giovanni 151 - 00100 ROMA (RM) Tel. 06/47801111 - Fax 06/47801112 Pec: greenpower@greenpower.it

Data		Modulo della versione		Modulo		Contributo		Versione	
01/01/2011		Primo elaborato		MISUR.	S.A.S.	Area Verde		1.0	TRE TORRI ENERGIA S.r.l.

