


- 1 ARMADIO BLINDATO RADDRIZZATORI
- 2 QUADRO MT E BOX TRASFORMATORE S.A
- 3 REATTORE
- 4 QUADRI 3KV C.C.
- 6 QUADRI PROT. AT, SINOTTICO E SEZ. II FILA (di fornitura SE)
- 7 QUADRI SERVIZI AUSILIARI (di fornitura SE)
- 8 QUADRO U.C.A. (di fornitura SE)
- 9 QUADRI AN (NON di fornitura SE)
- 10 QUADRI TLC (NON di fornitura SE)
- 11 QUADRO AI (NON di fornitura SE)
- 12 QUADRO DI COMANDO E CONTROLLO IMPIANTO CDZ (NON di fornitura SE)
- 13 CONDIZIONATORE D'ARIA MONOBLOCCO (NON di fornitura SE)
- 14 VENTILATORE ASSIALE DI ESTRAZIONE ARIA (NON di fornitura SE)

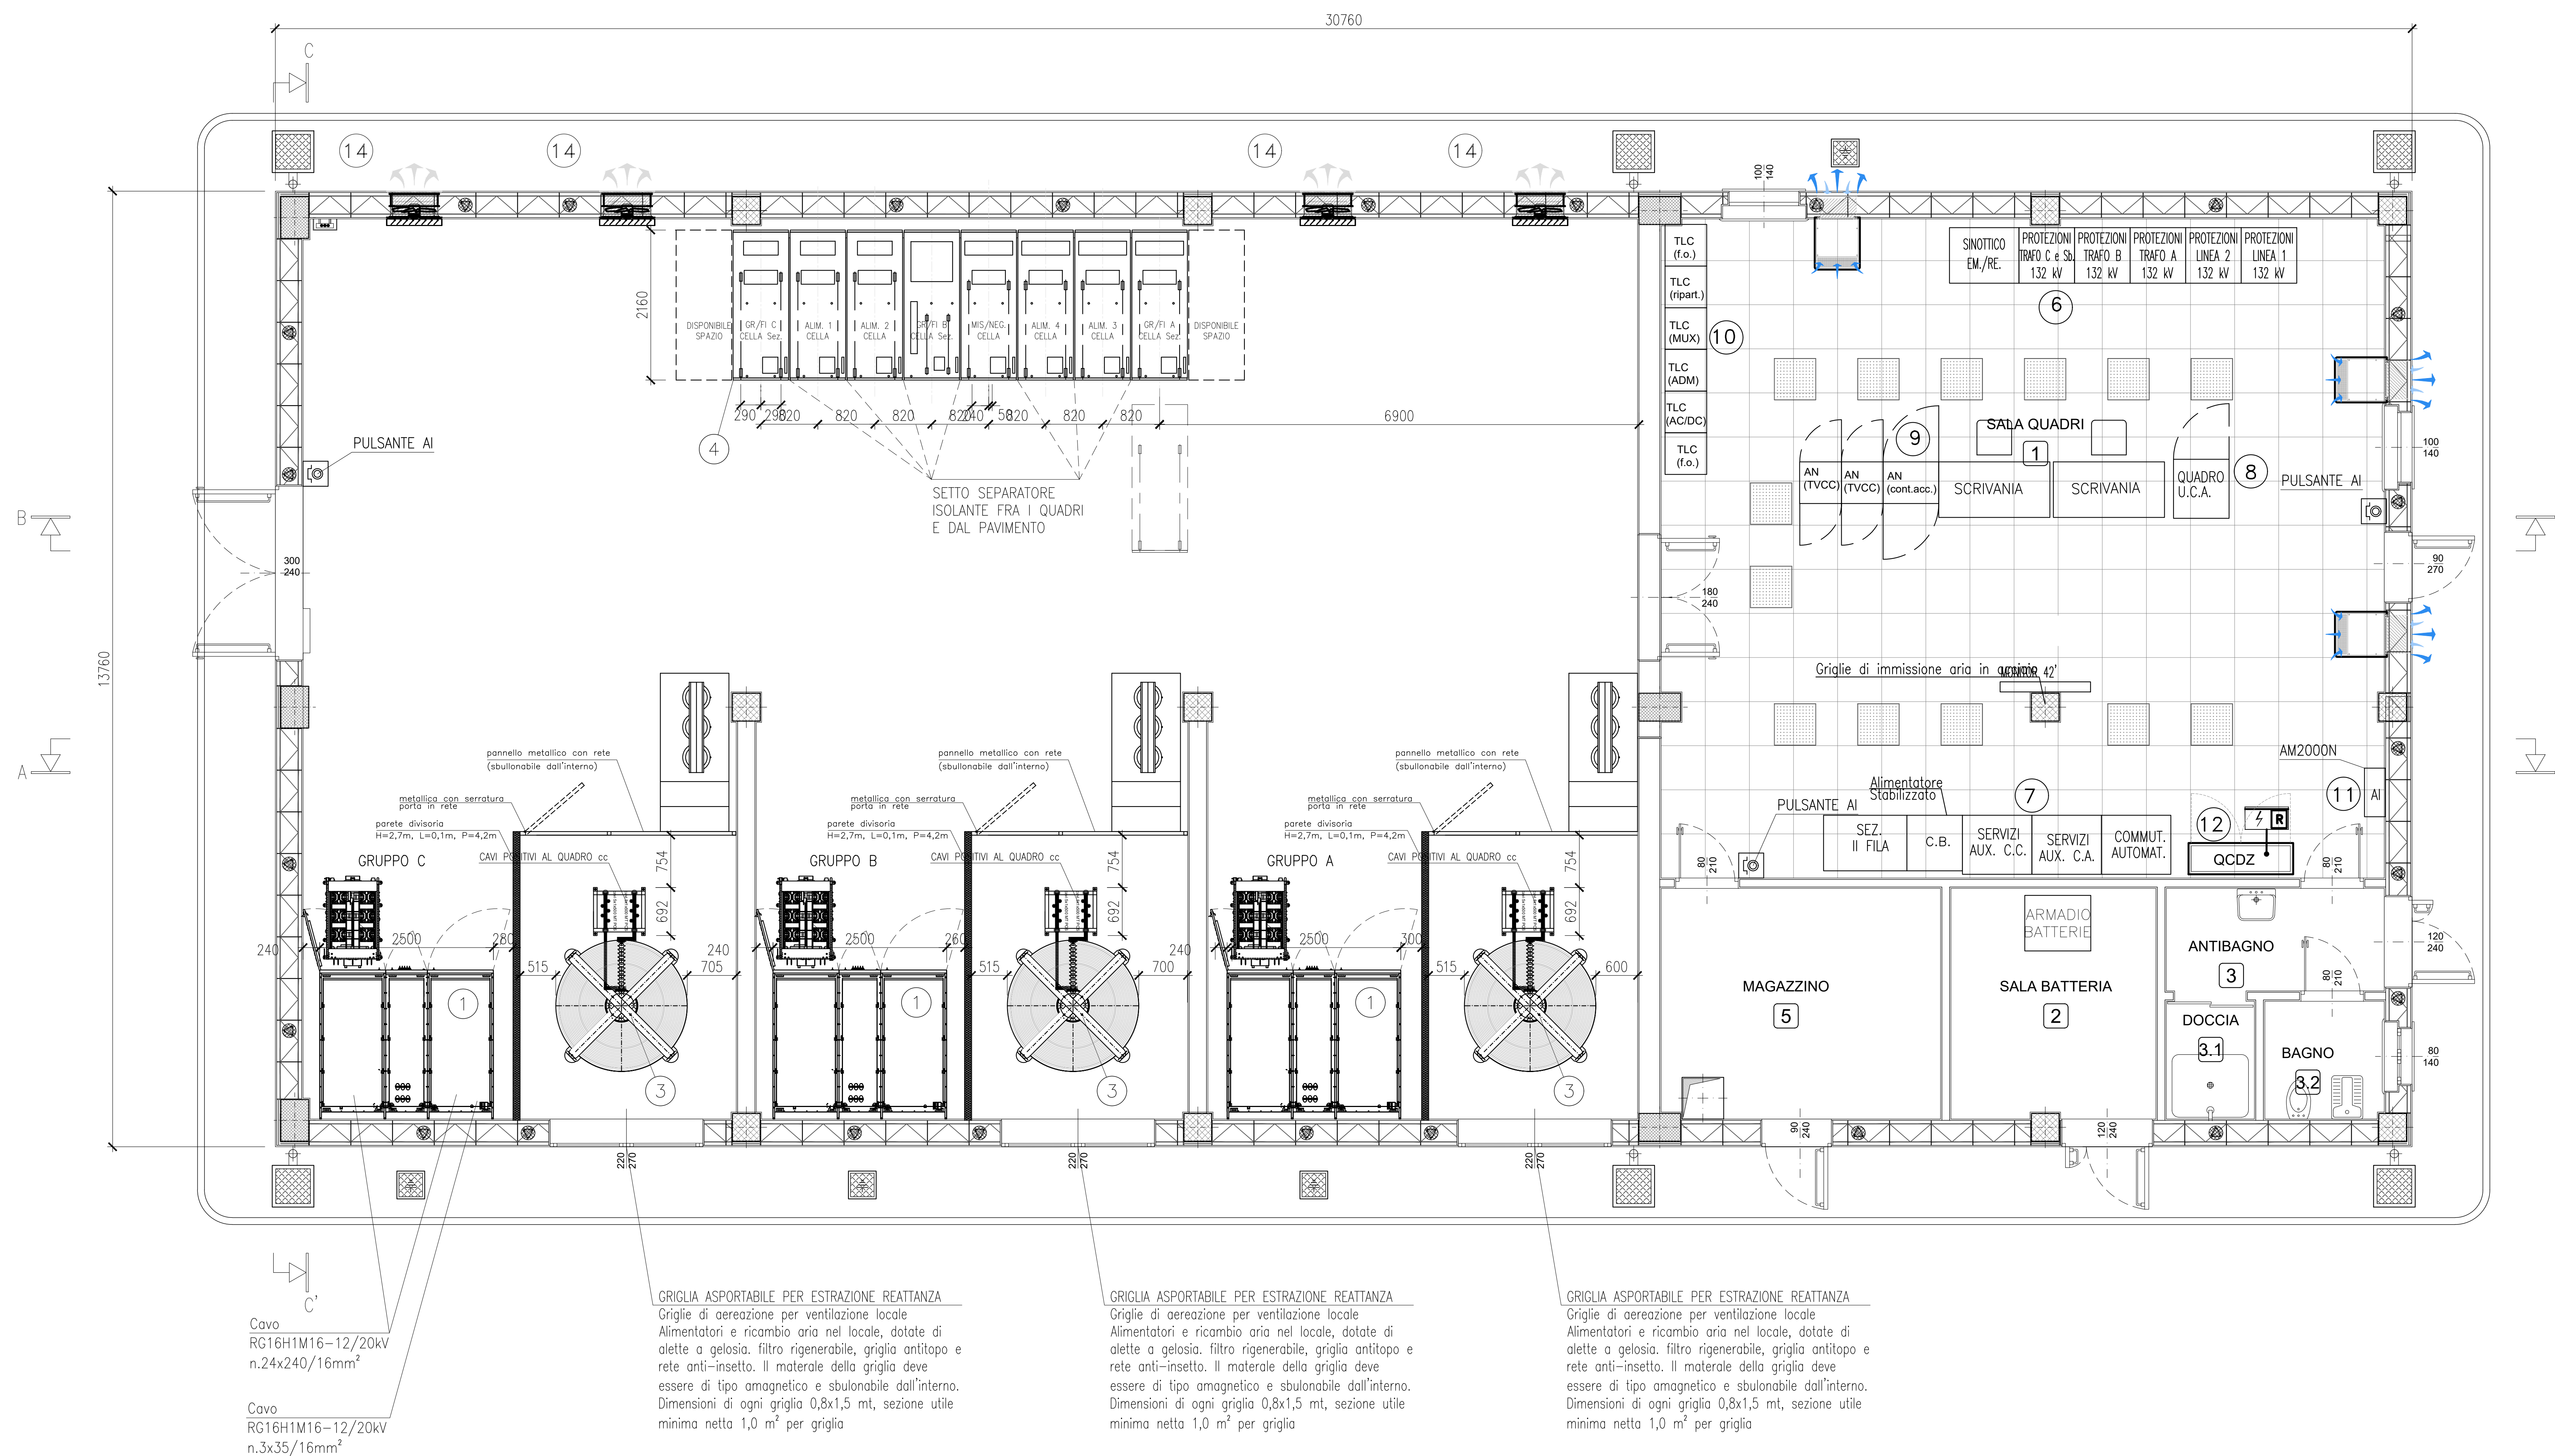

NOTE

- TUTTE LE MISURE SONO IN mm

DOCUMENTI DI RIFERIMENTO

Relazione generale di impianto	A30135DCV1RSE1300K01
Layout e sezioni elettromeccaniche piazzale	A30135DCV2LSE1300KA1
Layout civile piazzale	A30135DCV2LSE1300KA2
Layout elettromeccanico fabbricato	A30135DCV2LSE1300KA4
Layout civile fabbricato	A30135DCV2LSE1300KA5
Planimetria rete di terra	A30135DCV3ASE1300KA1
Schema unifilare di potenza	A30135DCV4ASE1300KA1

COMMITTENTE:

ALTA SORVEGLIANZA:


GENERAL CONTRACTOR:

INFRASTRUTTURE FERROVIARIE STRATEGICHE DEFINITE DALLA LEGGE OBIETTIVO N. 443/01  
TRATTA AV/AC TERZO VALICO DEI GIOVI  
PROGETTO DEFINITIVO

VAR0035-VARIANTE TERNA-SSE NOVI S.BOVO E SSE POZZOLO AV  
SSE AC POZZOLO  
LAYOUT ELETTROMECCANICO FABBRICATO


GENERAL CONTRACTOR		ITALFERR S.p.A.		SCALA:																				
E. PROGETTISTA INTEGRATORE		Consorzio		1:40																				
<table border="1"> <tr> <td>DATA:</td> <td>COMMESSA</td> <td>LOTTO</td> <td>FASE</td> <td>ENTE</td> <td>TIPO DOC.</td> <td>OPERA/DISCIPLINA</td> <td>PROGR.</td> <td>REV.</td> <td>FOGLIO</td> </tr> <tr> <td></td> <td>A301</td> <td>05</td> <td>0</td> <td>CV</td> <td>01</td> <td>SE1300</td> <td>K04</td> <td>A</td> <td>001-001</td> </tr> </table>					DATA:	COMMESSA	LOTTO	FASE	ENTE	TIPO DOC.	OPERA/DISCIPLINA	PROGR.	REV.	FOGLIO		A301	05	0	CV	01	SE1300	K04	A	001-001
DATA:	COMMESSA	LOTTO	FASE	ENTE	TIPO DOC.	OPERA/DISCIPLINA	PROGR.	REV.	FOGLIO															
	A301	05	0	CV	01	SE1300	K04	A	001-001															
<table border="1"> <tr> <td colspan="2">PROGETTISTA</td> <td colspan="2">VISTO CONSORZIO SATURNO</td> <td>Data:</td> </tr> <tr> <td colspan="2">SATURNO</td> <td colspan="2">SATURNO</td> <td>04-08-2011</td> </tr> </table>					PROGETTISTA		VISTO CONSORZIO SATURNO		Data:	SATURNO		SATURNO		04-08-2011										
PROGETTISTA		VISTO CONSORZIO SATURNO		Data:																				
SATURNO		SATURNO		04-08-2011																				
<table border="1"> <tr> <td>Spec.</td> <td>Descrizione</td> <td>Elab.</td> <td>Verificato</td> <td>Data</td> <td>Approvato</td> <td>Data</td> <td>IL PROGETTISTA</td> </tr> <tr> <td>A</td> <td>Estensione</td> <td></td> <td></td> <td></td> <td></td> <td></td> <td></td> </tr> </table>					Spec.	Descrizione	Elab.	Verificato	Data	Approvato	Data	IL PROGETTISTA	A	Estensione										
Spec.	Descrizione	Elab.	Verificato	Data	Approvato	Data	IL PROGETTISTA																	
A	Estensione																							
n. Elab.: _____ File: AVI-000003130004 Cod. origine: _____ CUP: F81H92000000008																								

SEZIONE A-A'

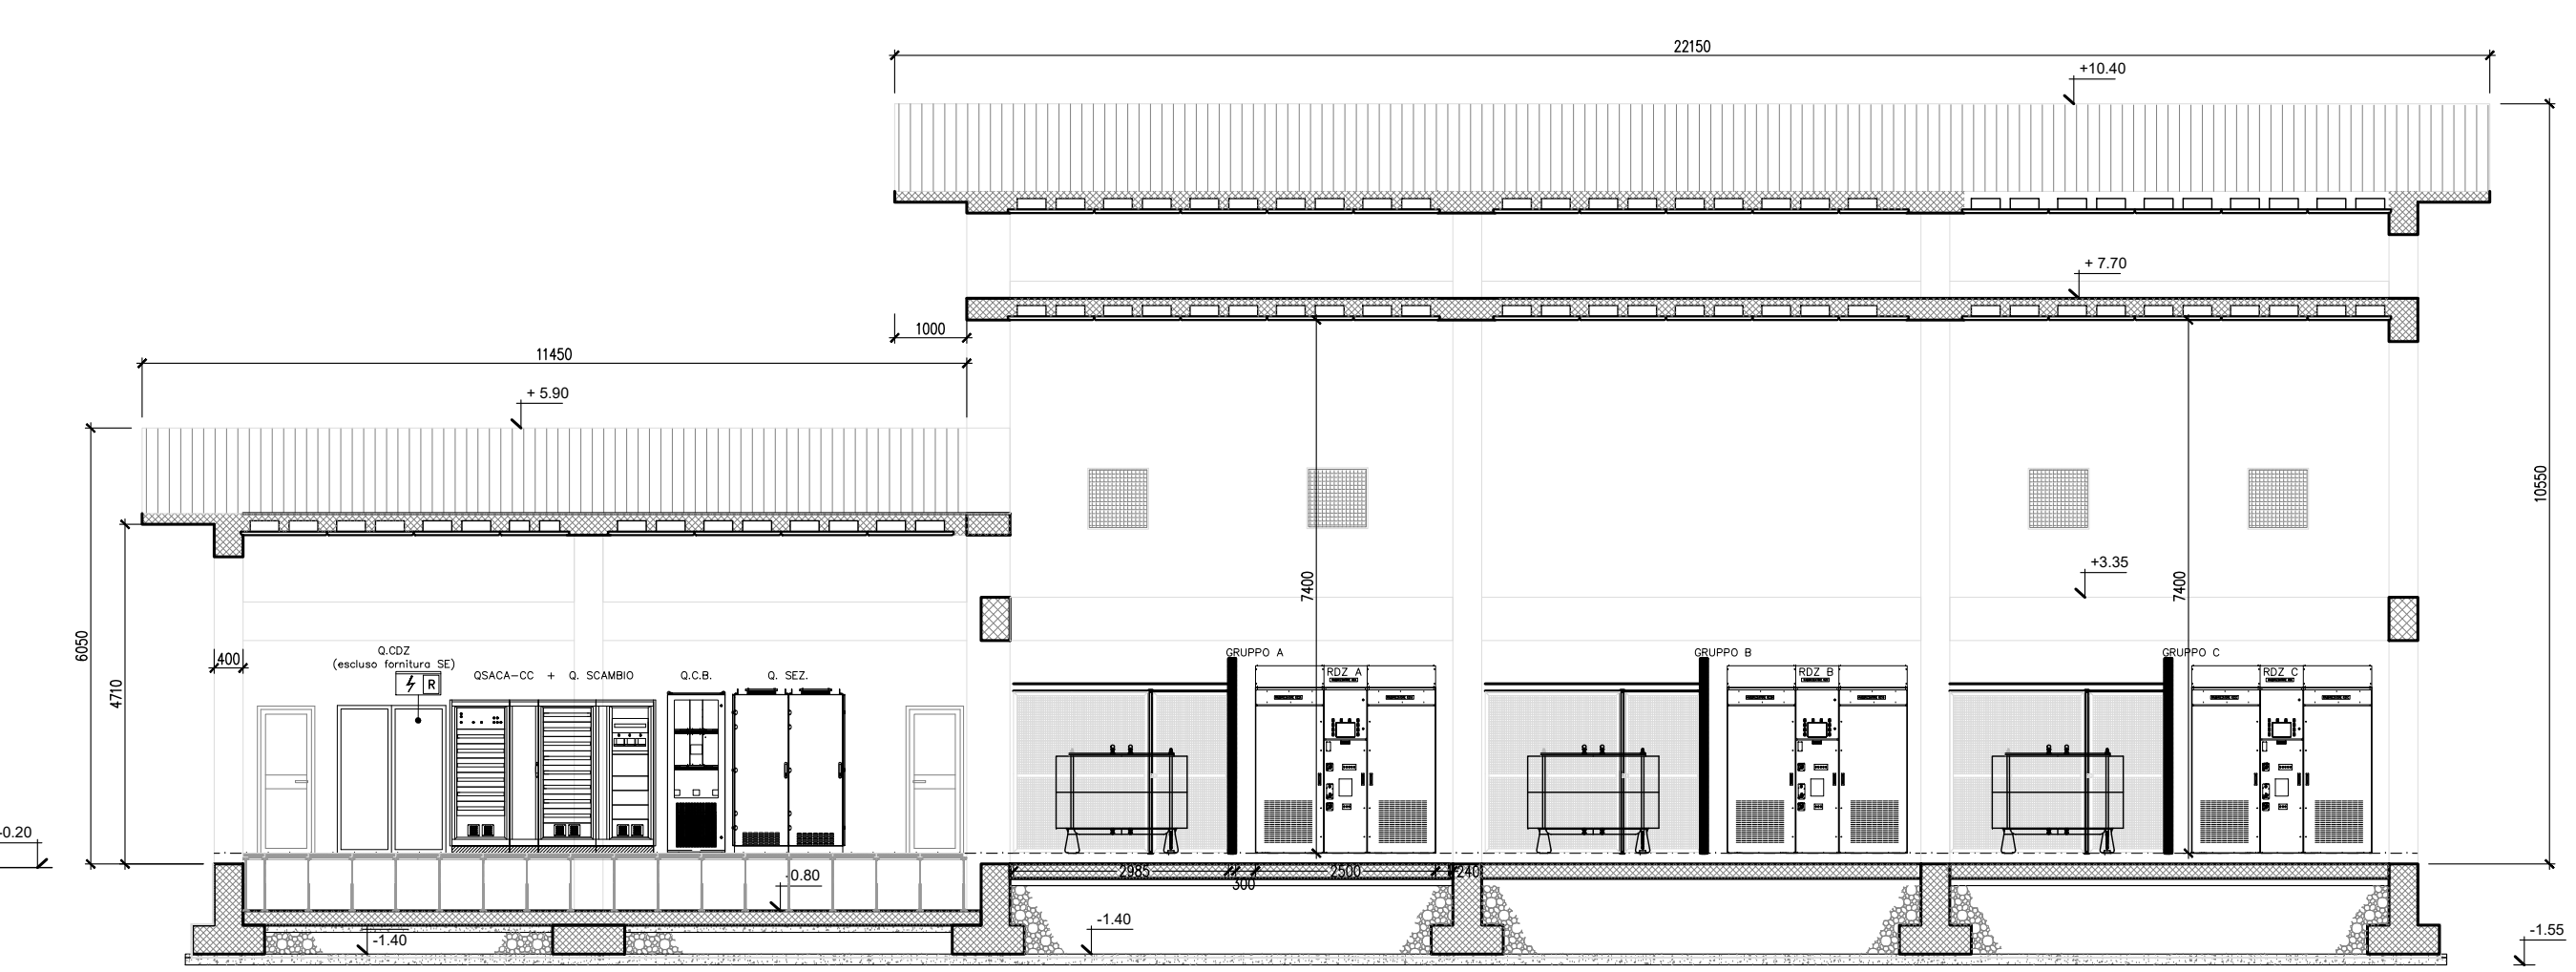


SCALA 1:100

SEZIONE B-B'

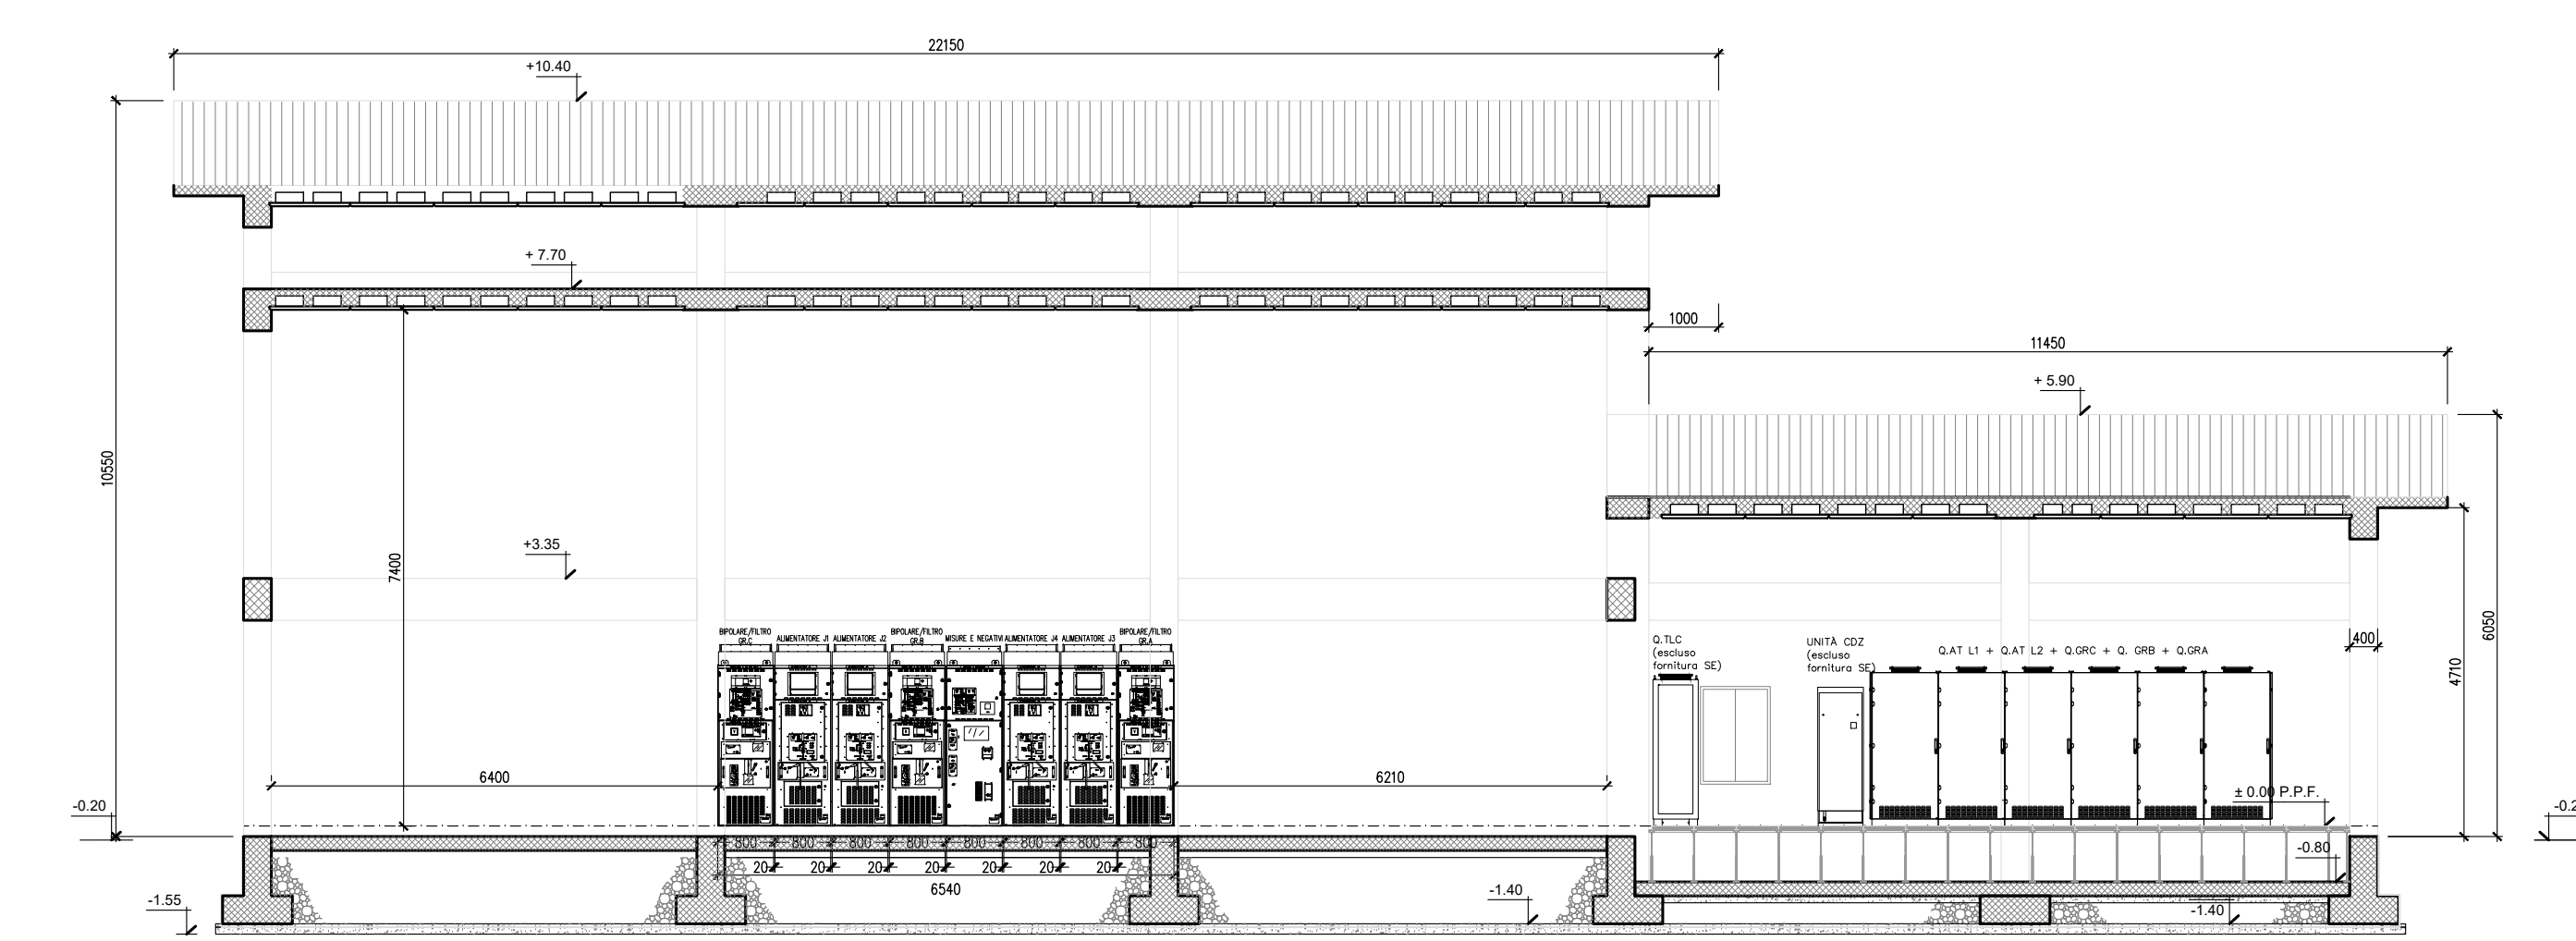

SCALA 1:100

SEZIONE C-C'

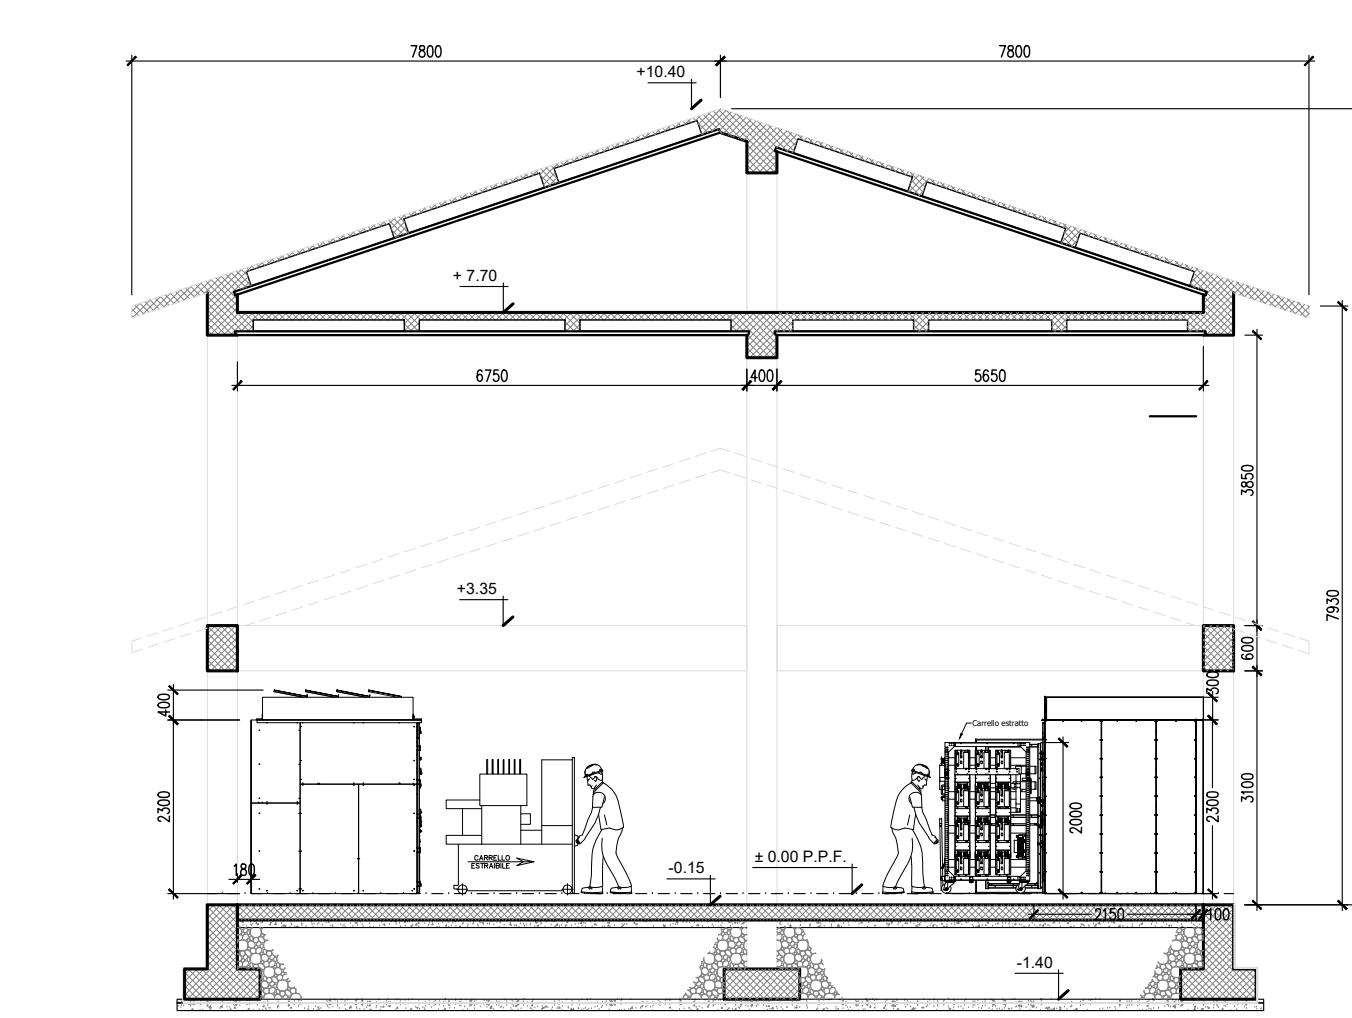

SCALA 1:100