

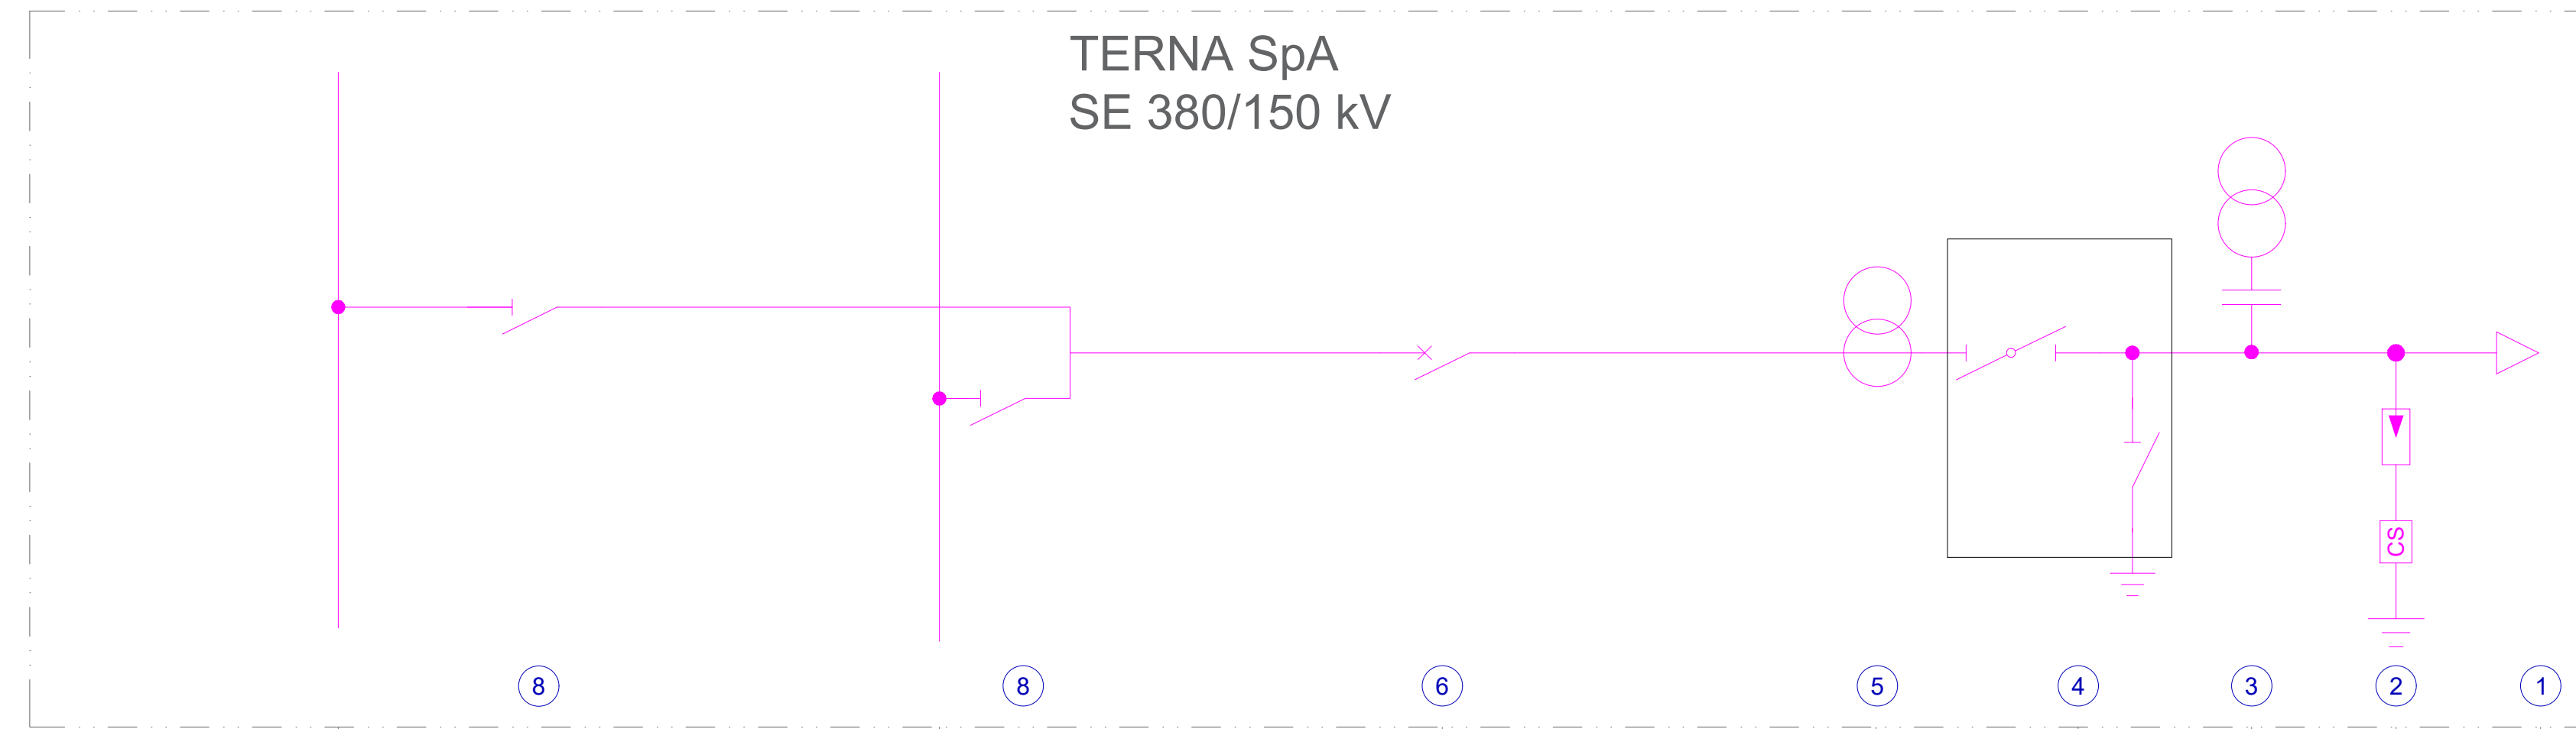



Pianta, profilo elettromeccanico e schema unifilare Stallo di Consegna AT in area TERNA - scala 1:100

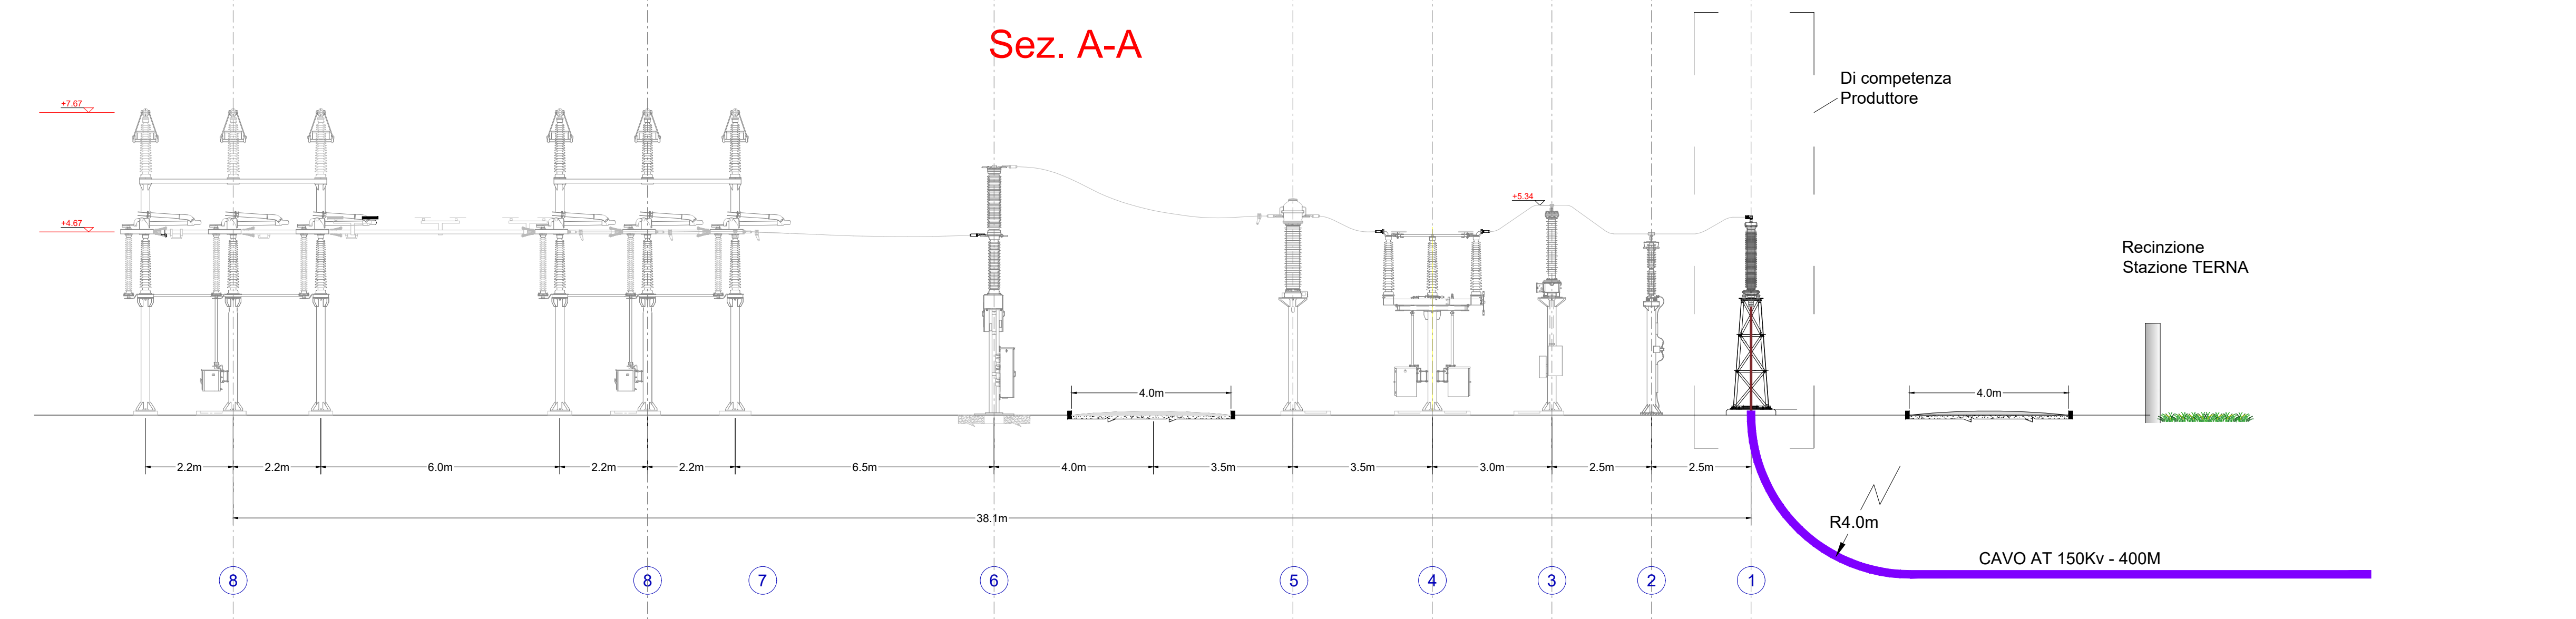

LEGENDA APPARECCHIATURE AT DI PROGETTO	
RIF.	DESCRIZIONE
1	Terminale cavo AT - lato TERNA
2	Scaricatore con contascariche
3	Trasformatore di tensione capacitivo 150kV
4	Sezionatore tripolare orizzontale 145-170kV con lame di messa a terra
5	TA ad affidabilità incrementata 150 kV
6	Interruttore tripolare 150kV
7	Isolatore portante
8	Sezionatore verticale

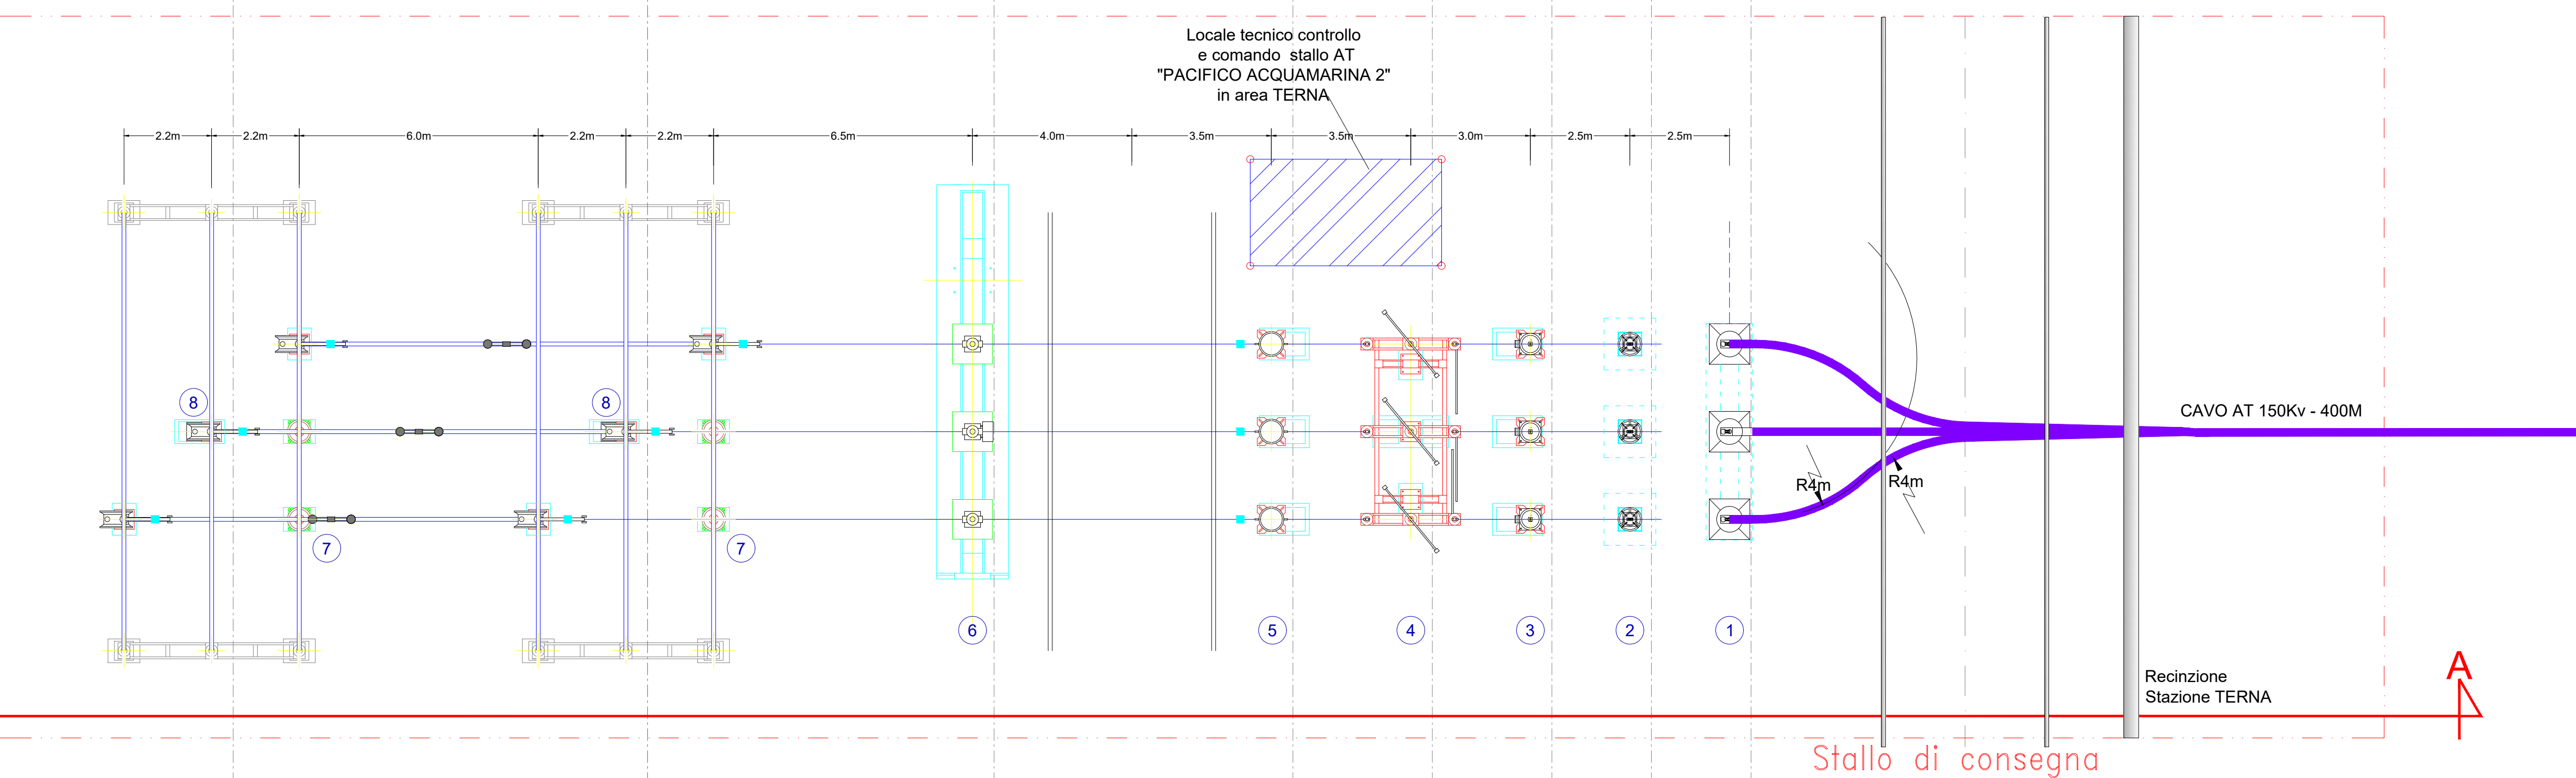

Pianta chiave TERNA SpA - SE 380/150 kV

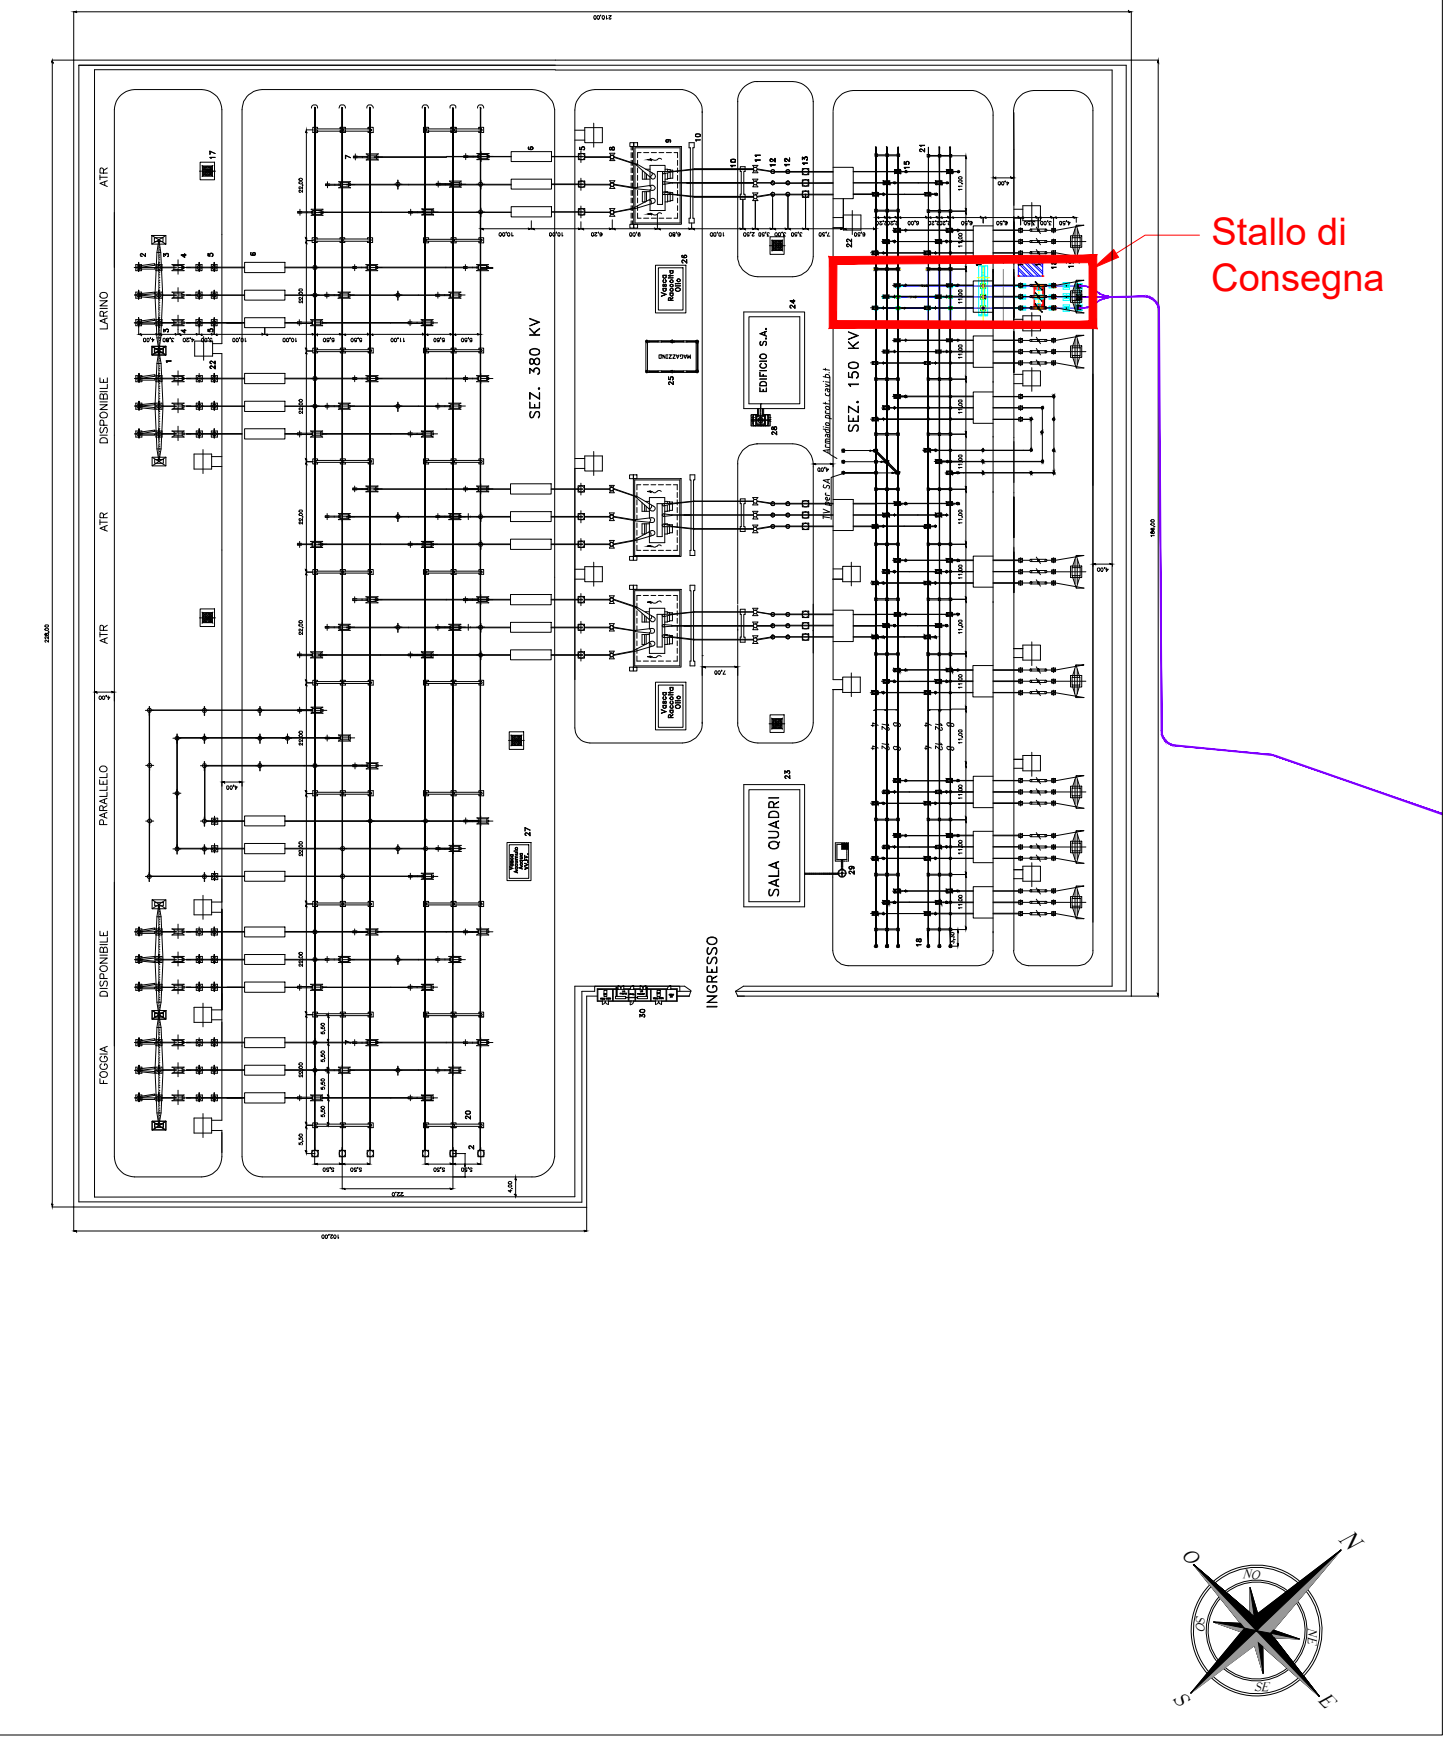

<p>PACIFICO PACIFICO ACQUAMARINA 2 S.r.l. Sede: Piazza S. Maria 10/A - 71020 Serracapriola (FG) Pec: pacificoacquamarina2@pec.it P. IVA: 03039410719</p>	<p>plan A PLAN A ENERGY S.R.L. Sede: Via Cassini n. 104 - 40126 Imola (BO) Pec: planenergy@pec.it C.F. e P.IVA: 03039410204</p>				
<p>STUDIO INGEGNERIA ELETTRICA MEZZINA S.r.l. ing. Antonio Via T. Sella 128 71018 San Severo (FG) Tel. 0882.228072 Fax. 0882.242051 e-mail: info@ingmezzina.net Ordine degli ingegneri della Provincia di Foggia matr. n. 1604</p>	<p>Università di Foggia Dipartimento di Scienze Agrarie, Alimentari, Nutrizionali e Ingegneria (DAN) - Sede: via Antonio Gramsci 89/91 Foggia 71122 P. IVA: 02016180717</p>				
<p>Dott. Biol. Leonardo Beccarisi Via S. Ignazio, 43 - 71013 Grottole (LE) cell. 329790895 E-Mail: beccarisi@unife.it Ordine nazionale dei Biologi - Albo Sebeve matr. n. AA_067315</p>	<p>Dott.ssa Anastasia Agnoli Via Armando Diaz, 21 73100 Lecce (LE) cell. 315100329 E-Mail: anastasia.agnoli@gmail.com</p>				
<p>Dott. Biol. Elisa Gatto Via S. Sisto, 22 73044 Grottole (LE) cell. 329242329 E-Mail: dominiagatto@gmail.com Ordine nazionale dei Biologi - matr. n. AA_060001</p>	<p>Dott. Nazario Di Lella Tel. Fax: 0882.991104 cell. 320.3250902 E-Mail: gpd@diel.it Ordine regionale dei Geologi della Puglia matr. n. 345</p>				
<p>Dott. Fabio Mastropasqua Via Padre Pio, da Pietrascia 10 70030 Bitonto (BA) cell. 320148898 E-Mail: fabio.mastropasqua@gmail.com Collegio Interprovinciale degli Agronomi e degli Agronomi laureati - matr. n. 276</p>	<p>Arch. Gaetano Fornarelli Via Feltrina Casale 17 73100 Lecce (LE) cell. 338870845 E-Mail: togge@gmail.com Ordine degli Architetti della provincia di Lecce matr. n. 1739</p>				
<p>NOSTOI s.r.l. Dott.ssa Maria Grazia Liseno Tel. 0872.961225 Fax 0872.22654 E-Mail: mgliseno@nostoi.it Elenco Nazionale Archeologo Fascia I matr. n. 1646</p>	<p>Dott. Agr. Alfonso Mogavero Viale Forze Armate 11/121 Foggia Tel/Fax: 0882.723573 Cell. 335.6287405 E-Mail: alfonso.mogavero@gmail.com Ordine dottori agronomi di Foggia n. 372</p>				
<p>Ing. Antonio Falcone Tel. 0884.24470 Fax. 0884.24478 E-Mail: antonio.falcone@autoritaenergia.eu Ordine degli Ingegneri di Foggia matr. n. 2100</p>	<p>Ing. Tommaso Monaco Tel. 0884.42050 Fax. 0884.42045 E-Mail: ing.tommaso@autoritaenergia.eu Ordine degli Ingegneri della provincia di Foggia matr. n. 2095</p>				
<p>Dott. Agr. Barnaba Marinacci Via Platano 19, 73040 Aliste (LE) Cell. 329.3620201 E-Mail: barnabamarinacci@gmail.com Ordine dei Dottori Agronomi e Forestali provincia di Lecce matr. n. 674</p>	<p>Geom. Matteo Occhiochiuso Tel. 328.5015292 E-Mail: matteo.occhiochiuso@ingi.it Collegio dei Geometri e Geometri Laureati di Lecce matr. n. 101</p>				
<p>Progetto definitivo per la realizzazione di un impianto Agri-Fotovoltaico denominato "TOVAGLIA" da realizzarsi in cave dismesse o da dismettere e recuperare, site in località "Masseria Tovaglia" nel territorio comunale di Serracapriola (FG) per una potenza complessiva di 26,557MWp nonché delle opere connesse ed infrastrutture indispensabili alla costruzione e all'esercizio dell'impianto</p>					
<p>AUTORITA' PROCEDENTE V.I.A.: Ministero dell'Ambiente e della Sicurezza Energetica</p>					
<p>AUTORITA' PROCEDENTE A.U.: REGIONE PUGLIA</p>					
<p>Nome Elaborato: 96WX1A8_TAVOLA_09</p>					
<p>Descrizione Elaborato: Pianta, profilo elettromeccanico e schema unifilare Stallo di Consegna AT in area TERNA</p>					
00	28/10/2022	Progetto definitivo	Ing. M. Di Stefano	Ing. A. Mezzina	Pacifico Acquamarina 2 S.r.l.
Rev.	Data	Oggetto della revisione	Elaborazione	Verifica	Approvazione
Scala: 1:100					
Formato: Codice Pratica		96WX1A8			