
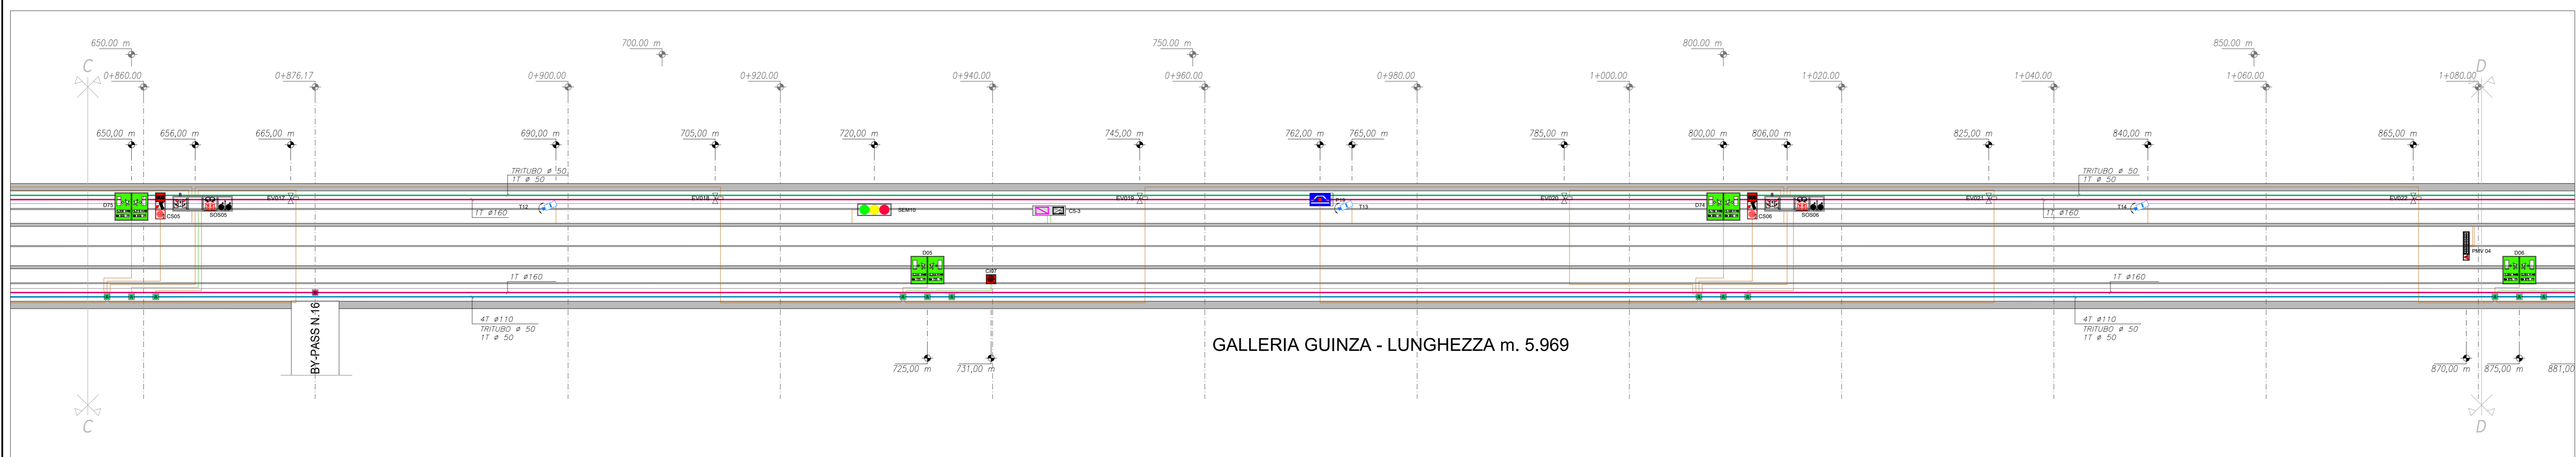
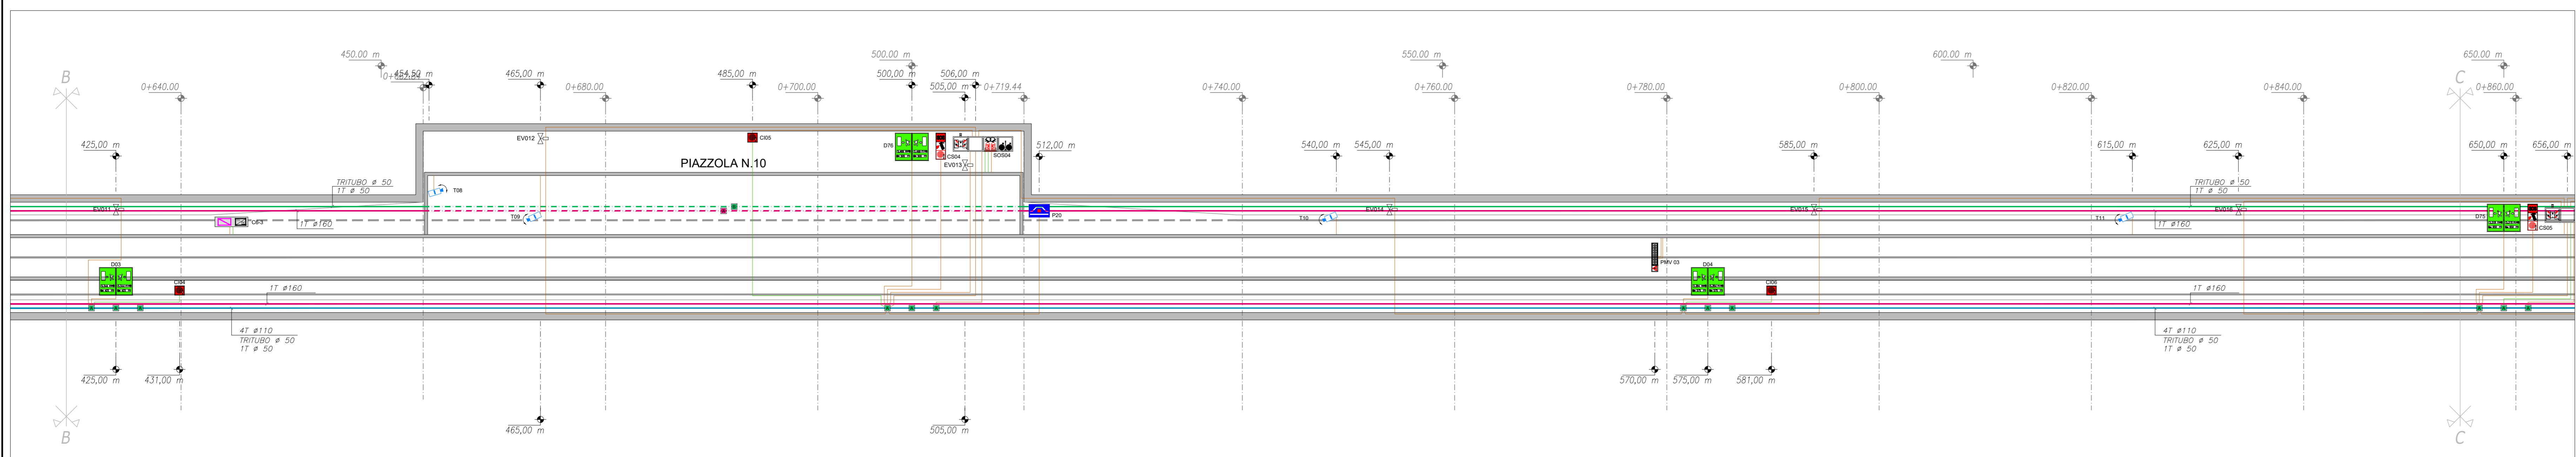


LEGENDA DEI SIMBOLI

SIMBOLO	DESCRIZIONE
[Symbol]	SODI DI LUMINANZA
[Symbol]	CENTRALINA PER GESTIONE ILLUMINAZIONE DI EVACUAZIONE
[Symbol]	COLONNINA SOS IN ARMADIO CON IRRADIAZIONE MANICHETTA 25 m
[Symbol]	PANNELLO A MESSAGGIO VARIABILE MONOFACCIALE CON PITTORAMA FULL COLOR E PANNELLO ALFANUMERICO
[Symbol]	LANTERNA SEMAFORICA
[Symbol]	TELECAMERA A CIRCUITO CHIUSO ESTERNA ALLA GALLERIA
[Symbol]	TELECAMERA A CIRCUITO CHIUSO INTERNA ALLA GALLERIA
[Symbol]	CARTELLI LUMINOSI INDICANTI DISTANZA DA ZONE A RISCHIO
[Symbol]	CARTELLI LUMINOSI INDICANTI COLONNINA SOS CON ESTINTORE E IRRADIAZIONE
[Symbol]	CARTELLI LUMINOSI PER INDICAZIONE IRRADIAZIONE
[Symbol]	CARTELLI INDICANTI PIAZZOLA DI SOSTA
[Symbol]	CARTELLI DI PREAVVISO PIAZZOLA DI SOSTA
[Symbol]	CENTRALINA ANEMOMETRO E PLEIOMETRO CD-IP-ND-NDZ
[Symbol]	VENTILATORE JET-FAN + GRUPPO PRESA SPINA 63 A RESISTENTE AL FUECO
[Symbol]	VALVOLA IMPANNO ERICO ANTINCENDIO
Q.ta	
5670 m	CAVOTTI BT DIETRO IL PROFILO REDIRETTO (LATO DESTRO)
350 m	CAVOTTI BT INTERBARI (LATO DESTRO)
5870 m	CAVOTTI BT DIETRO IL PROFILO REDIRETTO (LATO SINISTRO)
130 m	CAVOTTI BT INTERBARI (LATO SINISTRO)
200 m	CAVOTTI BT INTERBARI (ESTERNO GALLERIA)
n. 240	PROZETTO BT DIM. INTERNE 40X40 CON IN CHIUSO CEMENTO
n. 21	PROZETTO BT DIM. INTERNE 40X40 CON CHIUSO IN GHISA
n. 12	PROZETTO MT DIM. INTERNE 40X40 CON CHIUSO IN CEMENTO
11380 m	CAVOTTI BT DIETRO IL PROFILO REDIRETTO
660 m	CAVOTTI MT INTERBARI
13510 m	CANALINI ASSOLATI IN ACCIAIO INOX ASS. 304 DIM. 30X45 CON SOSTE DI ANCORAGGIO AD INNESTO DI 1,5 M
13250 m	TUBO IN ACCIAIO INOX ASS. 304 425
1150 m	TUBO IN ACCIAIO INOX ASS. 304 440

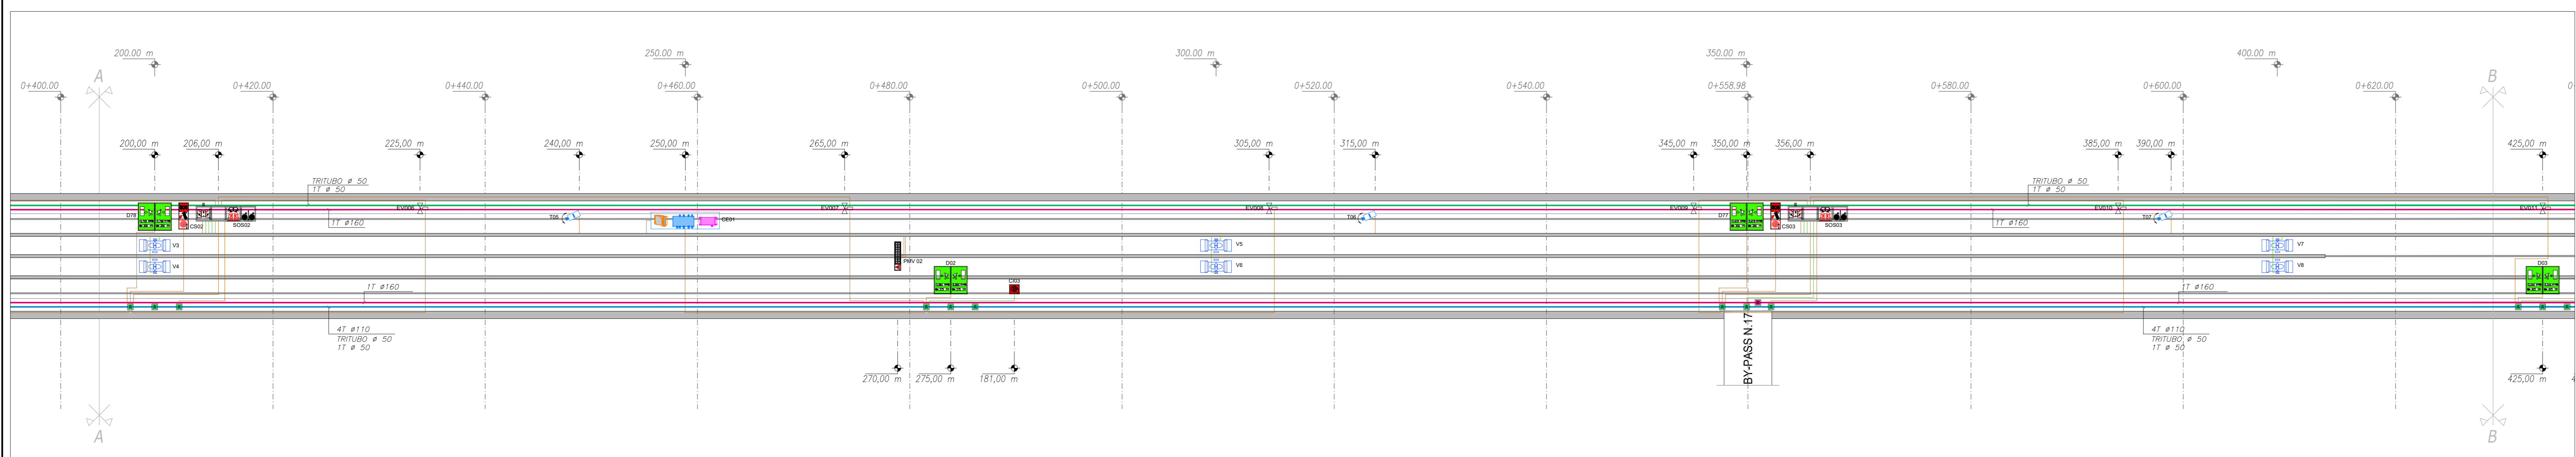

sanas
GRUPPO FS ITALIANE

Direzione Tecnica

ITINERARIO INTERNAZIONALE E78 S.G.C. GROSSETO - FANO
Tratto Selci Lama (E45) - S. Stefano di Gaio
Adeguamento a 2 corsie della Galleria della Guinza (lotto 2)
e del tratto Guinza - Mercatello Ovest (lotto 3)
1° stralcio

PROGETTO ESECUTIVO COD. ANS8

PROGETTAZIONE: MANDATARIA: MANDANTE:
RACCOMIENDAMENTO: **PRO ITER** **sinergo**
TEMPORANEO: PROGETTISTI: **sinergo**

IL RESPONSABILE DELL'INTEGRAZIONE DELLE PRESTAZIONI
SPECIALISTICHE:
Ing. Riccardo Pignatelli - Società Pro per Srl
Dott. Ing. Giovanni Pignatelli - Società Pro per Srl

IL GEOLOGO:
Dott. Ing. Massimo Montecchi - Società Pro per Srl
Dott. Ing. Massimo Montecchi - Società Pro per Srl

IL COORDINATORE PER LA SICUREZZA IN FASE DI PROGETTAZIONE:
Ing. Massimo Montecchi - Società Pro per Srl
Dott. Ing. Giovanni Pignatelli - Società Pro per Srl

VEDI: IL RESP. DEL PROCEDIMENTO:
Dott. Ing. Giovanni Pignatelli

PROTOCOLLO: DATA:

11 - IMPIANTI
11.02 - IM.01 - GALLERIA GUINZA
CANALIZZAZIONI - PARTE A

CODICE PROGETTO: **L0702M E 2101** NOME FILE: **T001M01MPP32.pdf** REVISIONE: **A** SCALA: **1:250**

D				
C				
B				
A	EMMISSIONE	FEBBRAIO 2023	MANICHERA	BITANTE
REV.	DESCRIZIONE	DATA	REDATTO	VERIFICATO