


LEGENDA	
SIMBOLO	DESCRIZIONE
	Sezionatore
	Sezionatore di linea/terra
	Interruttore automatico
	Scaricatore di sovratensione
	Trasformatore di corrente (TA) per misure e protezioni
	Trasformatore di tensione Induttivo (TVI) per misure e protezioni
	Trasformatore di tensione Capacitivo (TVC) per misure e protezioni
	Gruppo di misura
	Trasformatore AT/MT
	Generatore elettrico in corrente alternata

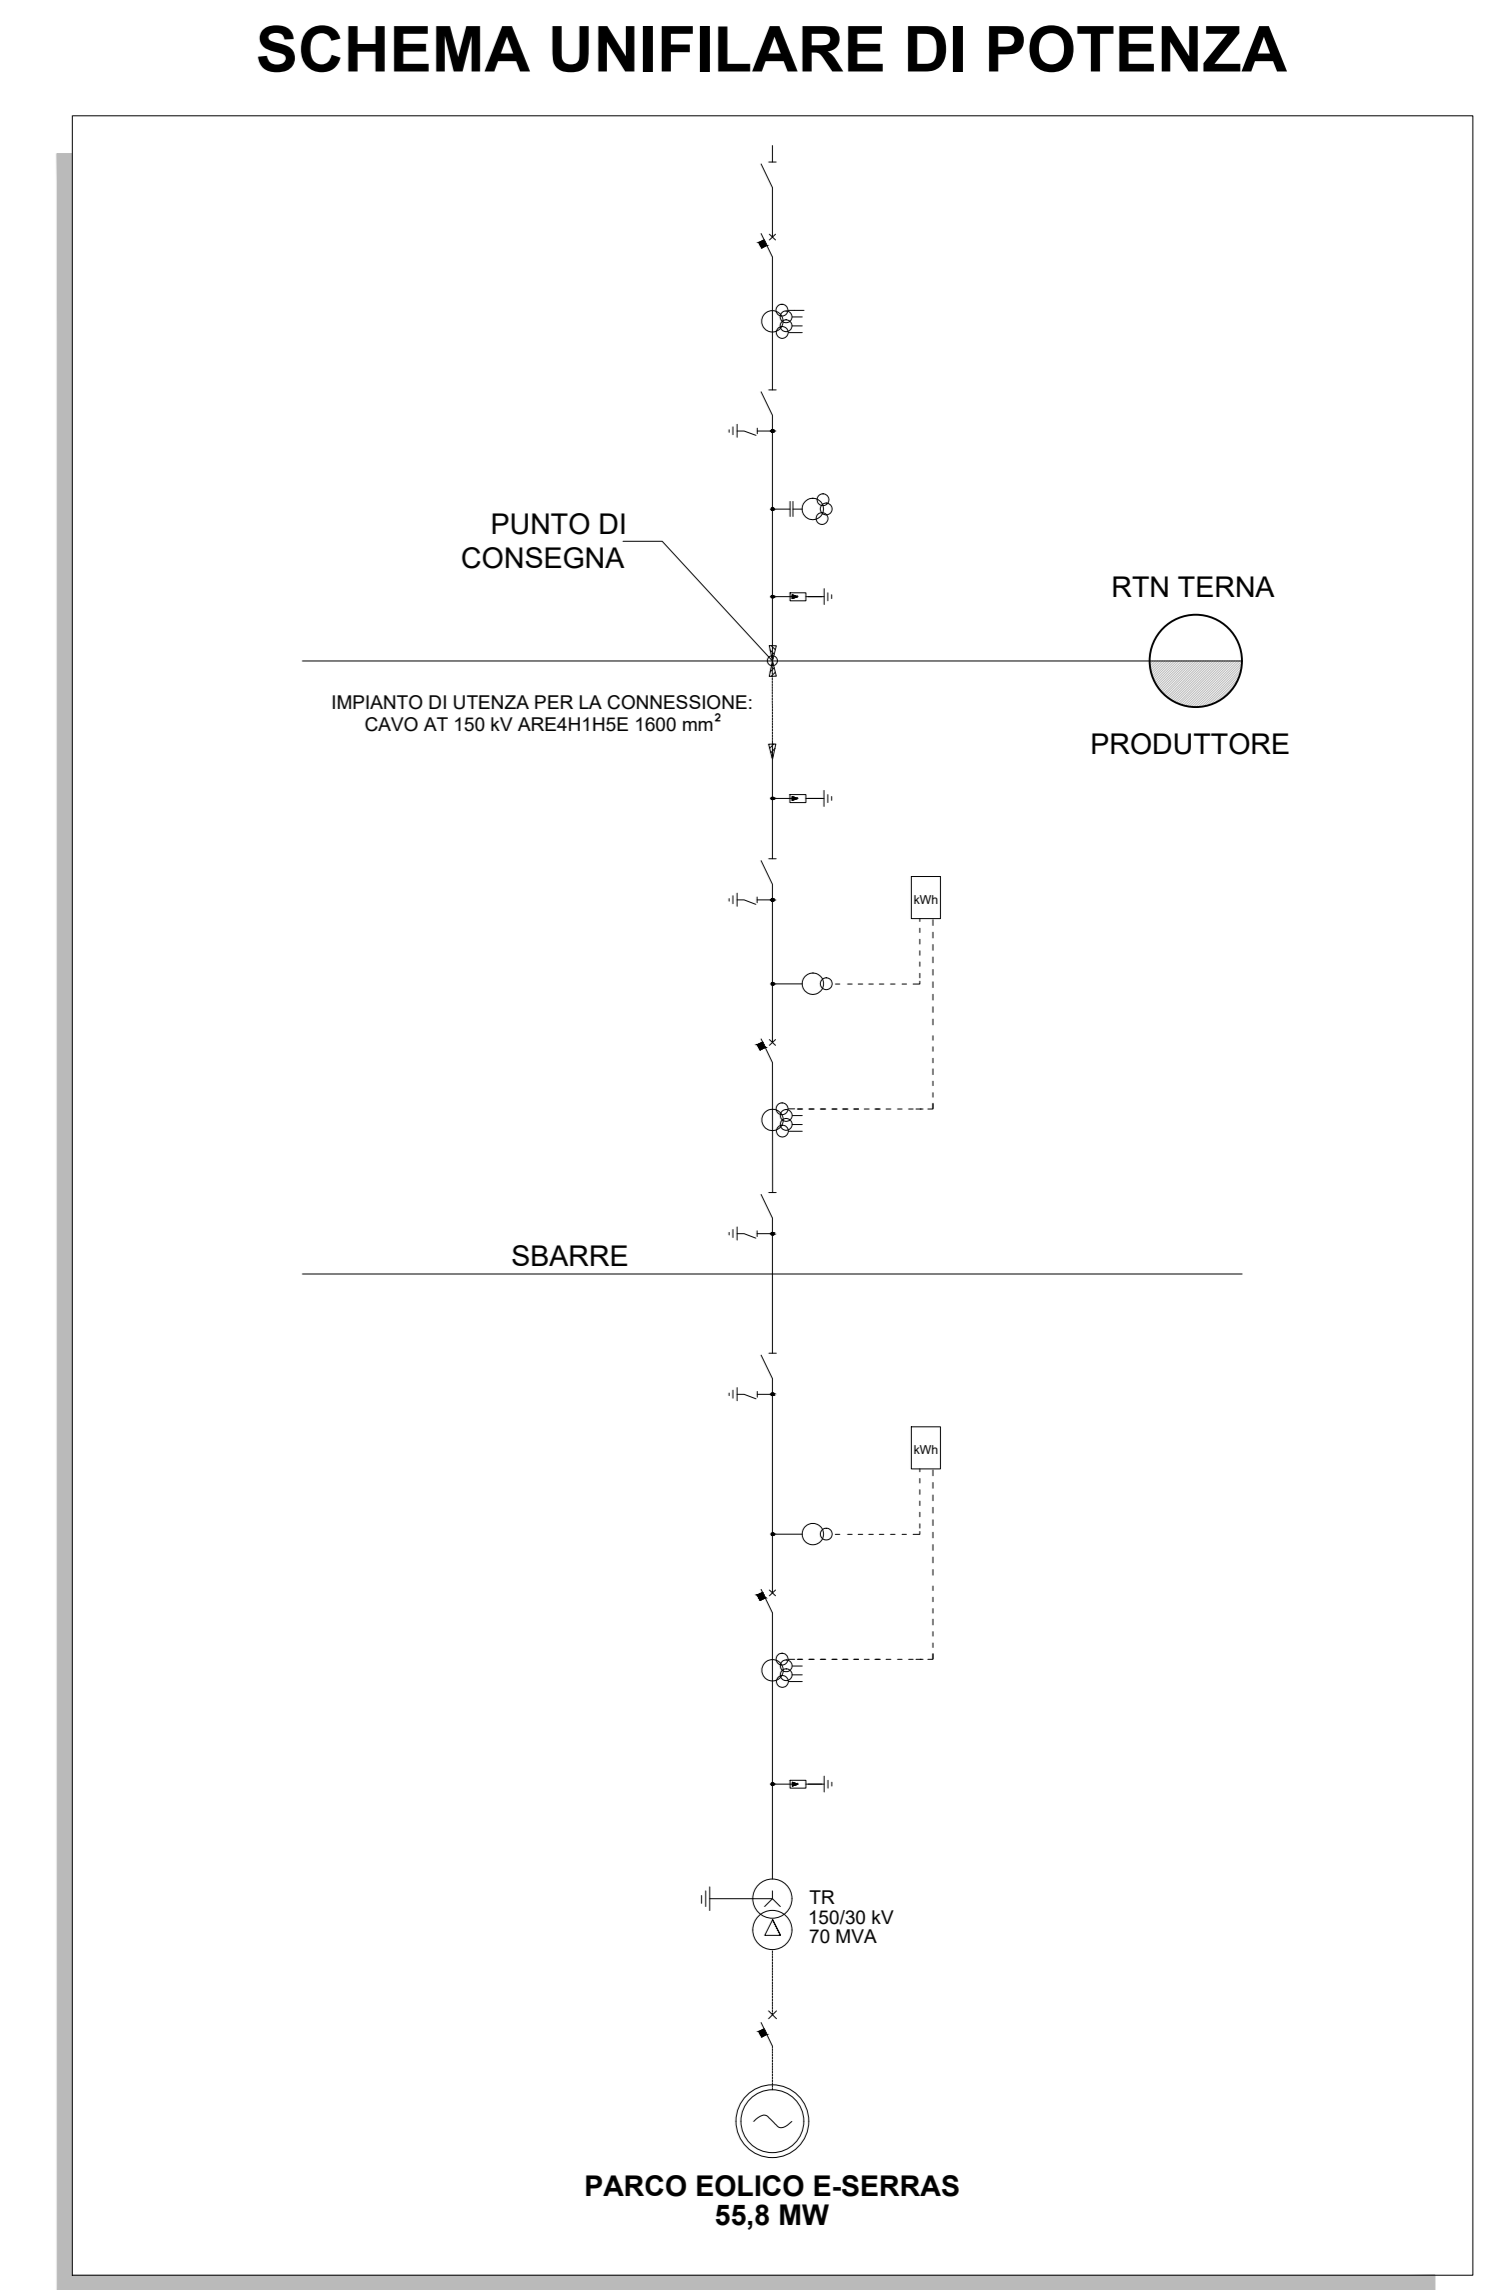

Regione: Sardegna  
 Provincia: Sud Sardegna  
 Comune: Santuri - Villanovaforru - Sardara - Lunamatrona  
 Località: Serras  
**PARCO EOLICO "SERRAS"**  
 Progetto Definitivo  
 Titolo: Stazione di Utente - Planimetria elettromeccanica - Sezioni - Schema Unifilare


CODICE ELABORATO GRAFICO  
**IT / EOL / E-SERRA / PDF / E / PLN / 063 - a**

Visti / Timbri:

Note:

REVISIONI				
Data	Rev.	Descrizione revisione	Elaborato:	Approvato:
06/03/2023	1	Emissione	IAT	Alpa Serra s.r.l. IAT(GP)

SEZIONE A-A - SCALA 1:100

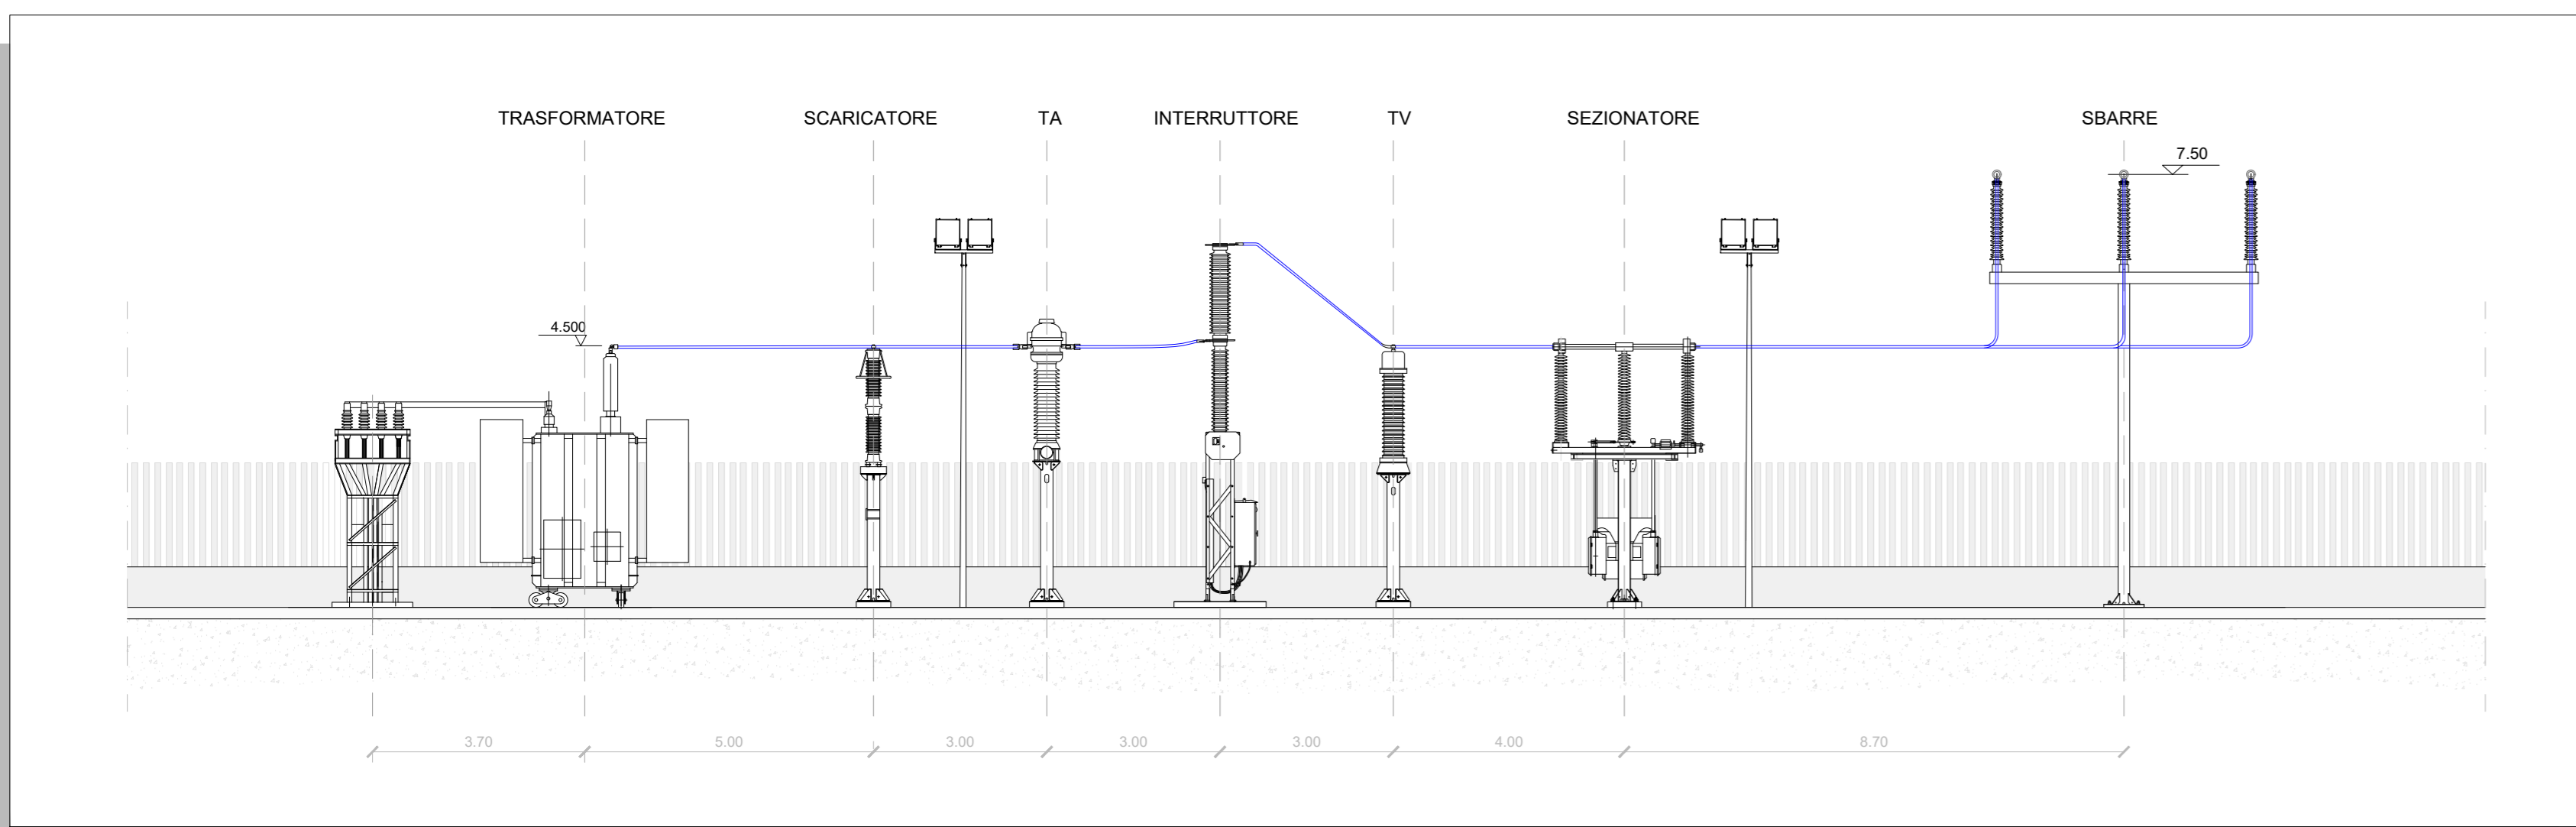

SEZIONE B-B - SCALA 1:100

