


serbatoio di stoccaggio acque  
réservoir de stockage d'eau

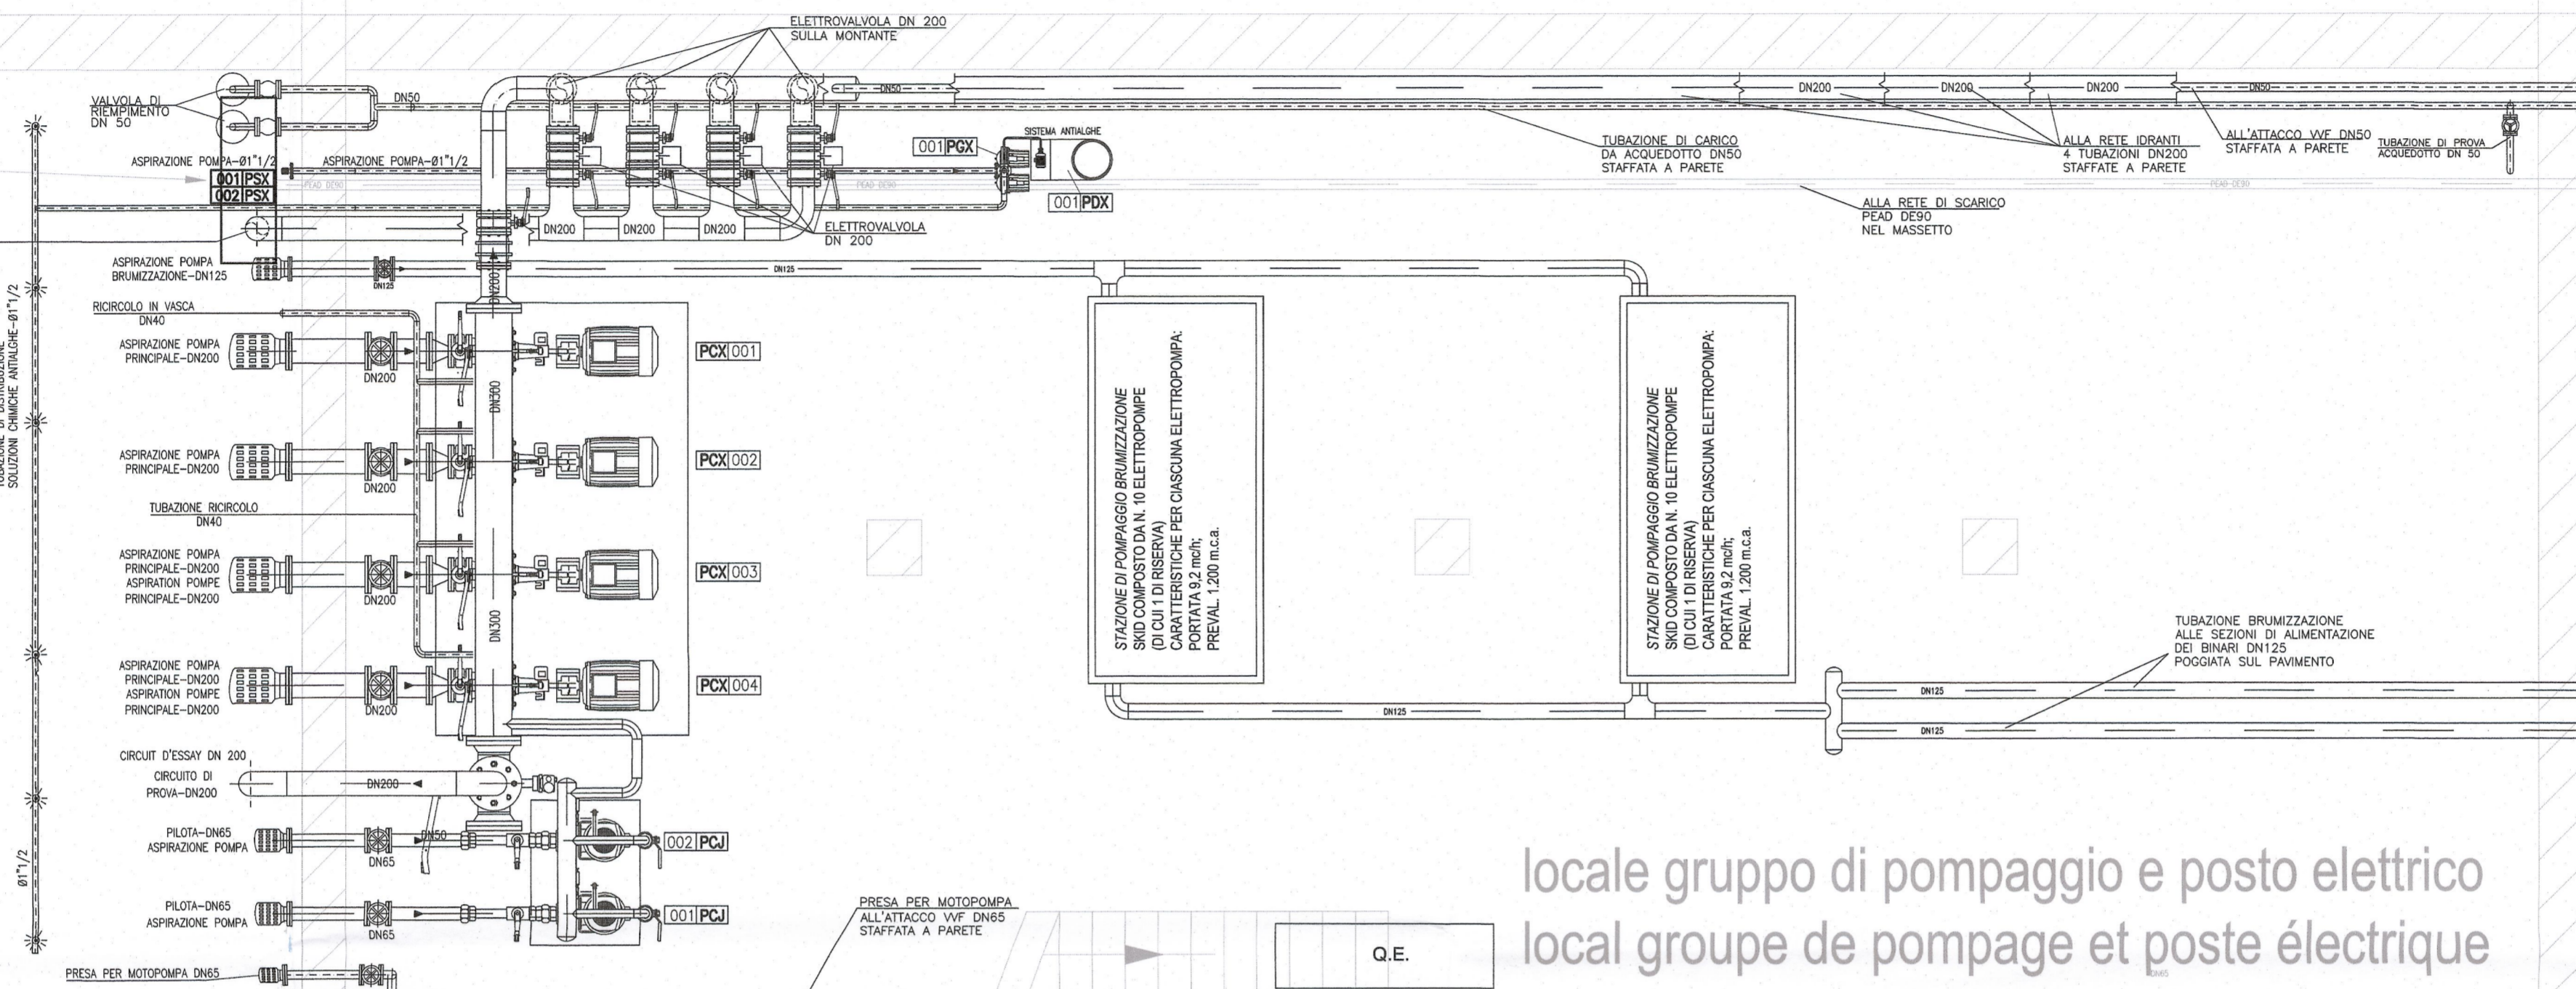

locale gruppo di pompaggio e posto elettrico  
local groupe de pompage et poste électrique

**STAZIONE DI POMPAGGIO  
AREA DI SICUREZZA CLAREA  
GPA-05**

**GRUPPO DI PRESSURIZZAZIONE/ GROUPE DE PRESSION  
A BASSA PRESSIONE/ A BASSE PRESSION**  
PORTATA/CAPACITE' 120 mc/h  
PREVAL. 200 m.c.a.

**GRUPPO DI PRESSURIZZAZIONE/ GROUPE DE PRESSION  
A ALTA PRESSIONE/ A HAUTE PRESSION**  
PORTATA/CAPACITE' 120 mc/h  
PREVAL. 340 m.c.a.


**POMPA PILOTA/ POMPE JOCKEY**  
PORTATA/CAPACITE' 18 mc/h  
PREVAL. 10 m.c.a.

**BRUMIZZAZIONE**  
2 SKID COMPOSTI DA N. 10 ELETTROPOMPE CIASCUNO (DI CUI 1 DI RISERVA)  
CARATTERISTICHE PER CIASCUNA ELETTROPOMPA:  
PORTATA 9,2 mc/h; PREVAL. 1.200 m.c.a.

**BRUMISATION**  
COMPREND 2 SKID N. 10 POMPES ÉLECTRIQUES CHAQUE (VISÉ À RÉSERVE 1)  
FONCTIONS POUR CHAQUE POMPE:  
CAPACITÉ 9,2 mc/h; PREVAL. 1.200 m.c.a.

**LEGENDA TIPOLOGIA APPARECCHIATURE**

<b>GPA005</b>	GRUPPO PRESSURIZZAZIONE ACQUA ANTINCENDIO - GROUPE DE POMPAGE ANTINCENDIE
<b>PCX001</b> <b>PCX002</b>	ELETTROPOMPA CENTRIFUGA ALTA PRESSIONE - POMPE ELECTRIQUE CENTRIFUGE HAUTE PRESSION
<b>PCX003</b> <b>PCX004</b>	ELETTROPOMPA CENTRIFUGA BASSA PRESSIONE - POMPE ELECTRIQUE CENTRIFUGE BASSE PRESSION
<b>PCJ001</b> <b>PCJ002</b>	ELETTROPOMPA CENTRIFUGA JOCKEY - POMPE ELECTRIQUE CENTRIFUGE JOCKEY
<b>PDX001</b>	POMPA DOSATRICE CON SERBATOIO DI STOCCAGGIO - POMPE DE DOSAGE
<b>PDX002</b>	ELETTROPOMPA GEMELLARE - POMPE ELECTRIQUE
<b>PSX001</b> <b>PSX002</b>	ELETTROPOMPA DI SOLLEVAMENTO - POMPE ELECTRIQUE

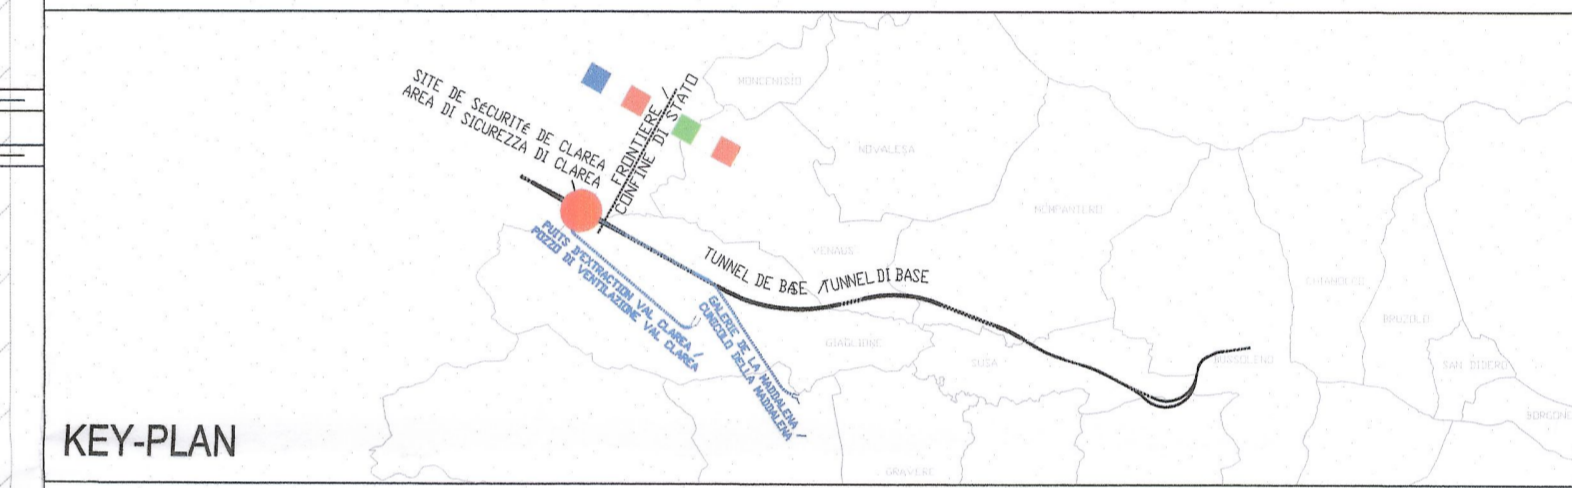

KEY-PLAN

**LIAISON LYON - TURIN / COLLEGAMENTO TORINO - LIONE**

Partie commune franco-italienne / Section transfrontalière      Parte comune italo-francese / Sezione transfrontaliera

**NOUVELLE LIGNE LYON TURIN - NUOVA LINEA TORINO LIONE**  
**PARTIE COMMUNE FRANCO-ITALIENNE - PARTE COMUNE ITALO-FRANCESE**

**REVISION DE L'AVANT-PROJET DE REFERENCE - REVISIONE DEL PROGETTO DEFINITIVO**  
CUP C11J05000030001

**EQUIPMENTS - IMPIANTI**

**EQUIPMENTS DE LUTTE CONTRE L'INCENDIE - IMPIANTI ANTINCENDIO**  
**GENERALE - GENERALE**  
**SITE DE SECURITE DE CLAREA - AREA DI SICUREZZA DI CLAREA**

**RESAU A BOUCHES D'EAUX SECURITE DE CLAREA-PLAN DE GROUPE DE POMPAGE**  
**RETE IDRANTI AREA DI SICUREZZA CLAREA - PIANTA DELLA STAZIONE DI POMPAGGIO**

Index	Date / Data	Modification / Modifica	Établi par / Concepito da	Vérifié par / Controllato da	Autorisé par / Autorizzato da
0	Novembre 2012	Emission pour vérification C2B et validation C3.0	S. MICELI (ITF)	M. PINOUEE C. OGNIBENE	M. FORESTA M. PANTALEO
A	06/02/2013	Emission à seguito commenti LTF e CCF	S. MICELI (ITF)	M. PINOUEE C. OGNIBENE	M. FORESTA M. PANTALEO

**DOTT. ING. RUSSO MARCO**  
ISCRITTO ALL'ALBO PROFESSIONALE  
COL. N. 12982

Code Doc	P	D	2	C	2	B	T	S	3	1	7	7	4	A	A	P	P	L	A
	Phase / Fase	Signé / Firmato	Signé / Firmato	Émetteur / Emittente	Numero					Indice	Statut / Stato		Type / Tipo						

INDIRIZZO GED / ADRESSE GED      C2B    //    //    60    00    46    30    04      **ECHELLE / SCALA**  
1:50

LTF sas - 1091 Avenue de la Boissière BP 60631 - F-73006 CHAMBERY CEDEX ( France )  
Tél: +33 (0) 4 79 88 58 50 - Fax: +33 (0) 4 79 88 56 75  
RCS Chambéry 439 556 952 - TVA FR 0343955952  
Propriété LTF Tous droits réservés - Propriété LTF Tutti i diritti riservati

Questo progetto è stato realizzato con il contributo dell'Unione Europea