

**LEGENDA / LEGENDE**


TUBAZIONE IN ACCIAIO NERO SENZA SALDATURE UNI 10224 RIVESTITA IN POLIETILENE DN 200  
 INTERRATA CON CONTROTIPO DN 300 IN ACCIAIO RIVESTITO CON POLIETILENE  
 TUYAU EN ACIER NOIR SANS SOUDURE UNI 10224 REVETU POLYETHYLENE DN 200  
 SOUTERRAINES AVEC TUYAU PROTECTION DN 300 EN ACIER REVETU POLYETHYLENE

TUBAZIONE IN ACCIAIO NERO SENZA SALDATURE UNI 10224 RIVESTITA IN POLIETILENE DN 200  
 POSATA IN CAVALETTA A PAVIMENTO EI 120, COMPLETA DI RIVESTIMENTO IN LANA MINERALE  
 SP. 20 cm  
 TUYAU EN ACIER NOIR SANS SOUDURE UNI 10224 REVETU POLYETHYLENE DN 200  
 POSE EN FOND DE LA GAINE EI 120, COMPLET AVEC COUVERTURE EN LANE MINERALE SP.  
 20 cm


IDRANTE A COLONNA SOPRASUOLO DN 100, CON DUE SBCCCHI UNI 70, COMPLETO DI  
 ARMADIO CONTENENTE SET DI MANICHETTE FLESSIBILI UNI 70, LANCIA EROGATRICE ED  
 ADATTATORE UNI-AFNOR DISPOSTO IN BANCHINA OGNI 125 M  
 HYDRANT PILIER DE SURFACE DN 100, AVEC DUE SORTIES UNI 70, COMPLET AVEC CABINET  
 CONTENANT SET DE TUYAUX FLEXIBLES UNI 70, CANNE ET ADAPTEUR UNI-AFNOR SITUÉ  
 SITUÉ DANS LA COTE CHAQUE 125 M

**NOTE / NOTE**

- LA TUBAZIONE SARÀ PROTETTA DAL CONGELAMENTO CON CAVO SCALDANTE
- GLI IDRANTI SOPRASUOLO SARANNO INSTALLATI IN UNA NICCHIA NEL MURO IN MODO DA NON INTERFERIRE CON L'AREA LIBERA DI PASSAGGIO SUL MARCIAPIEDE DEL BINARIO TRACCIATO.
- TUYAU ETRE PROTEGE DU GEL AVEC CABLE CHAUFFANT.
- LA BOUCHE TERRE ARABE ETRE INTALLE DANS UNE NICHE DANS LE MUR POUR NE PAS INTERFERER AVEC LE ZONE DE LIBRE PASSAGE SUR TROTTOIR DE BINARIE DE LA BONNE VOIE.

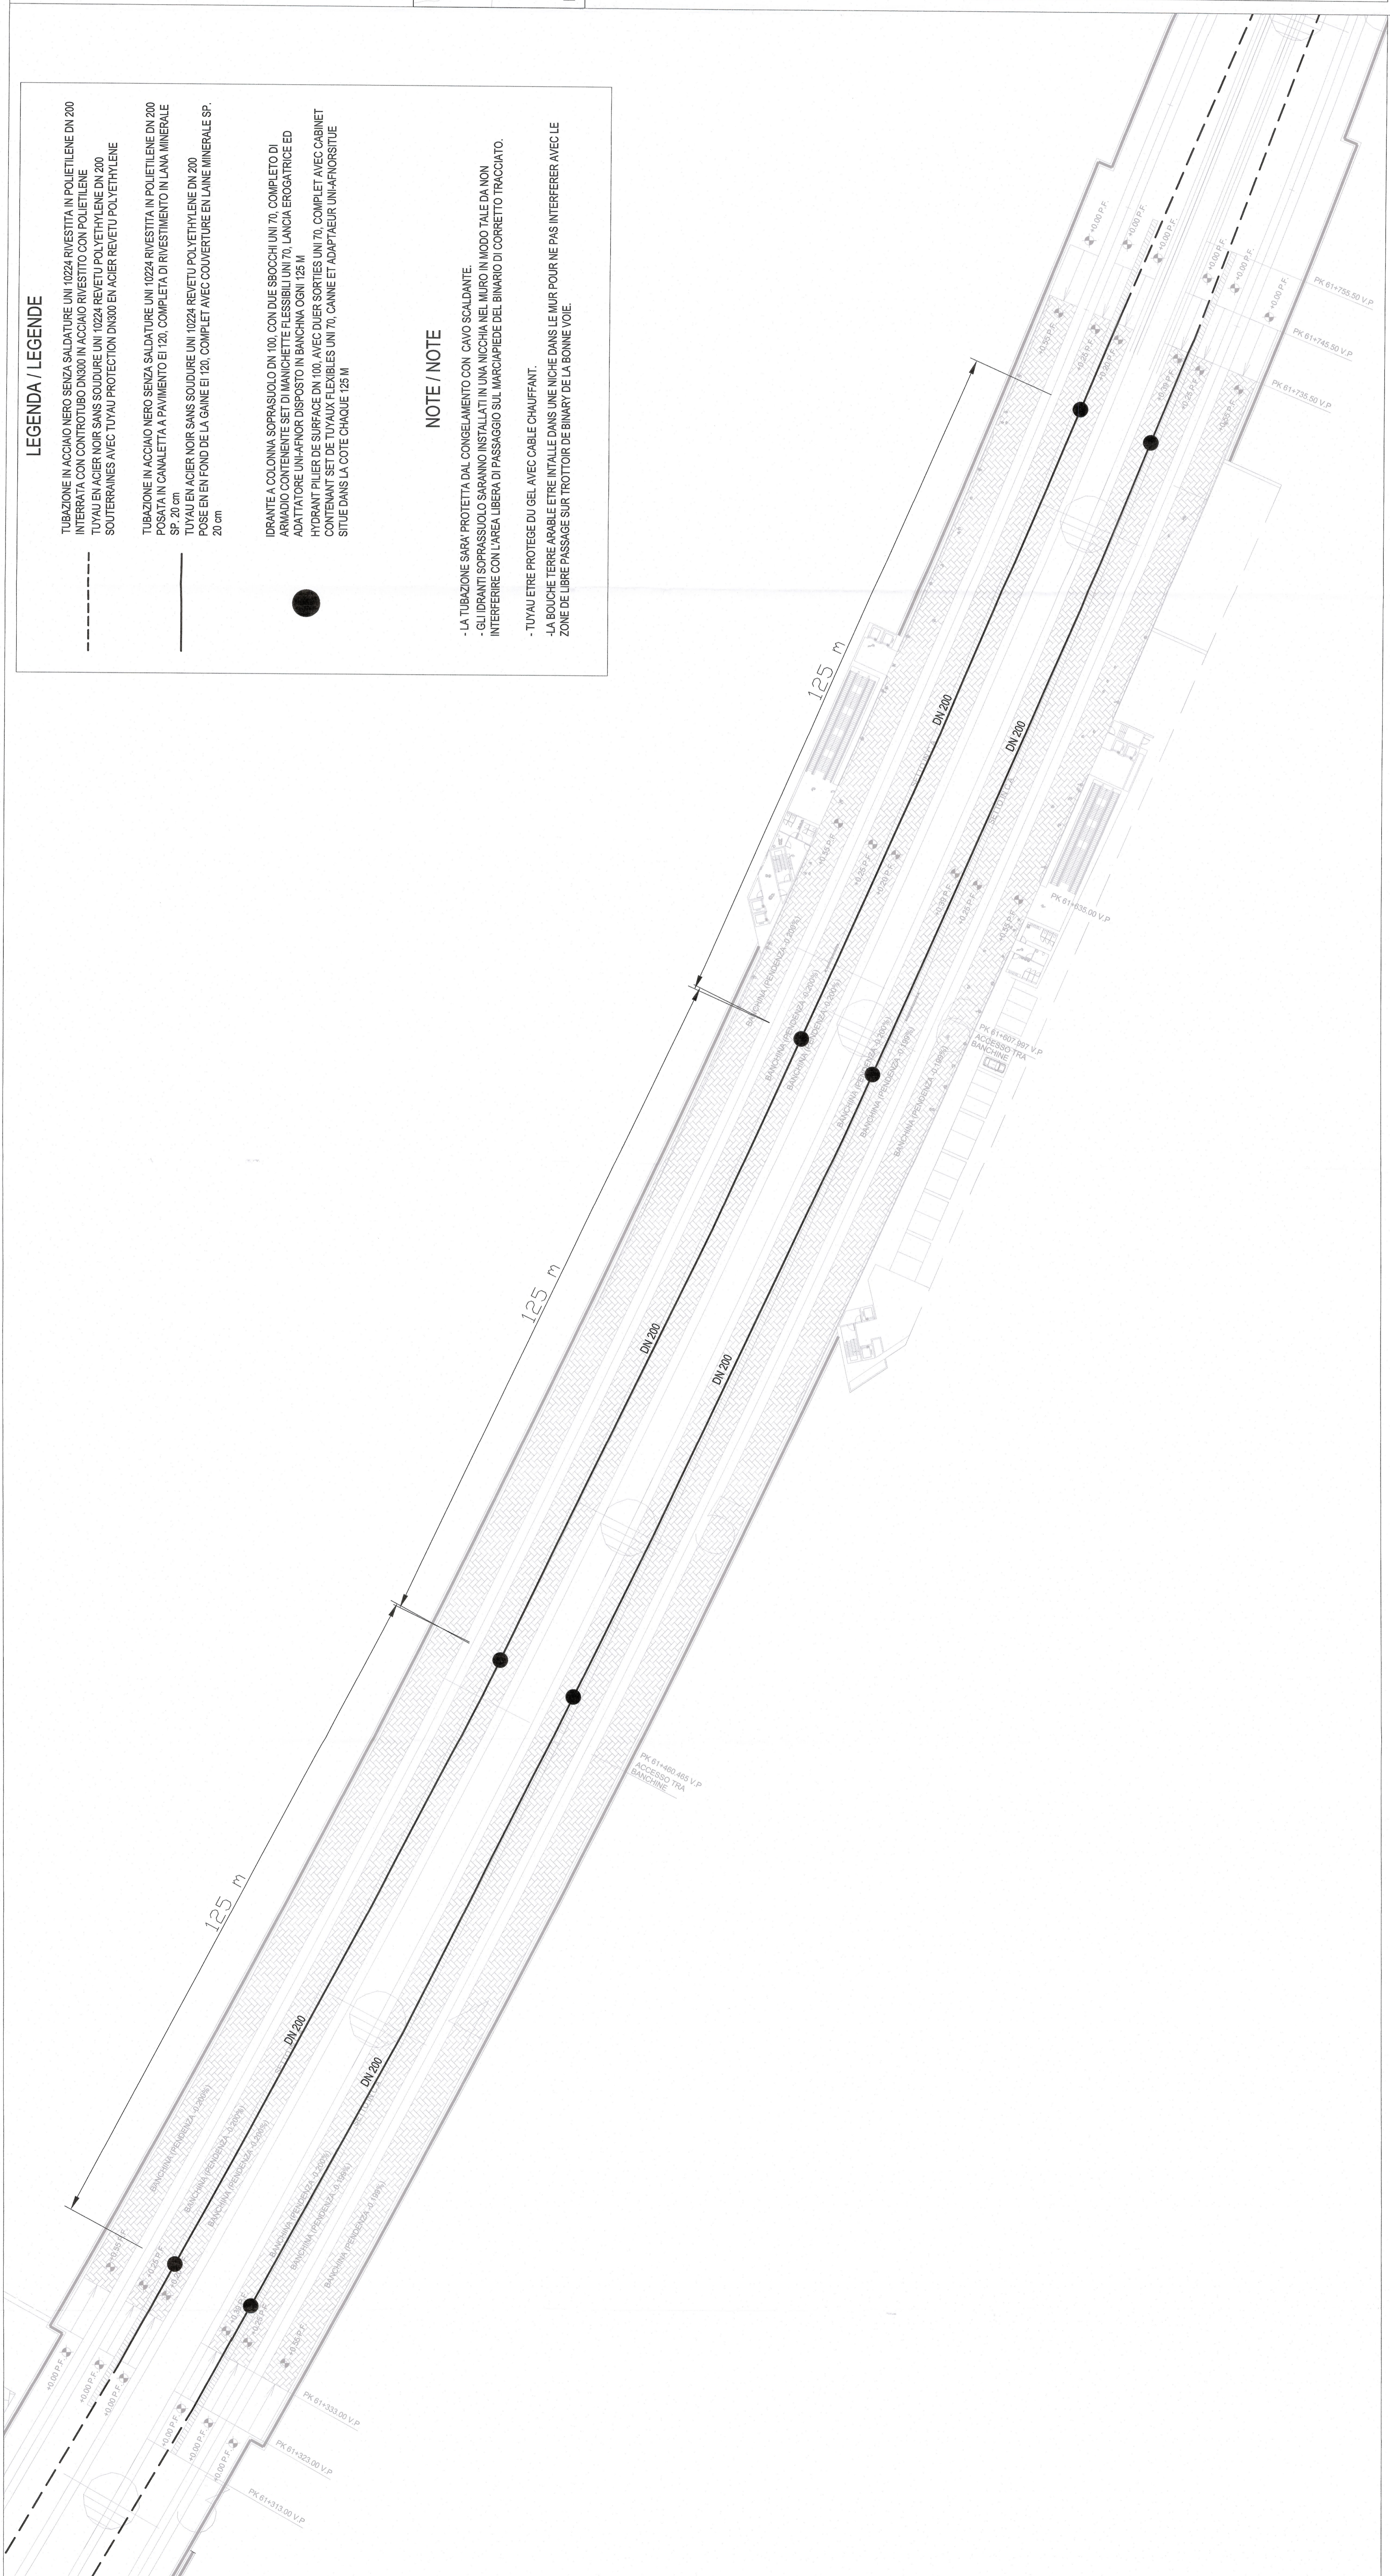

KEY-PLAN

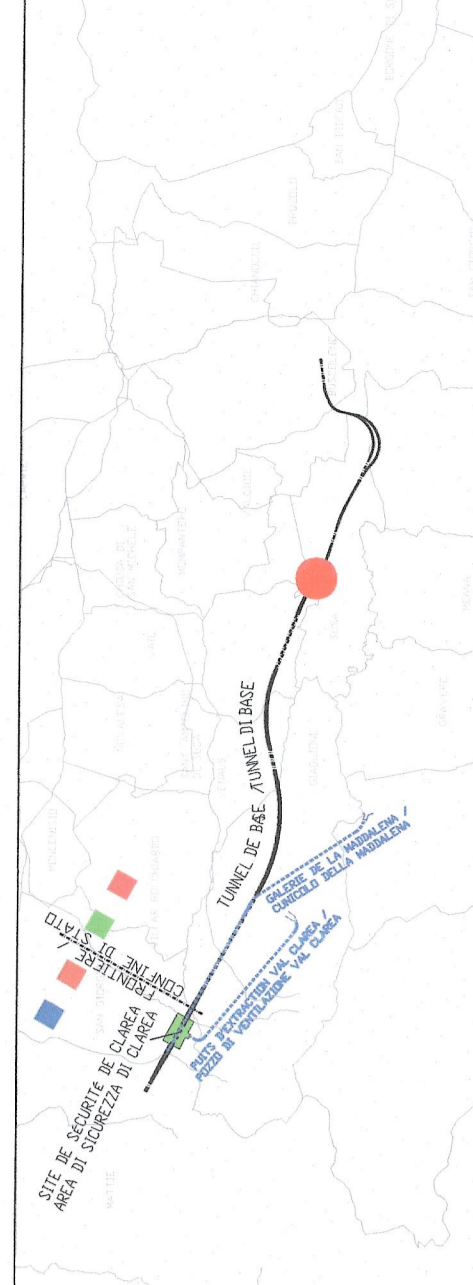

**LIASON LYON - TURIN / COLLEGAMENTO TORINO - LIONE**  
 Parte commune italo-francese  
 Sezione transfrontalière

NOUVELLE LIGNE LYON TURIN - NUOVA LINEA TORINO LIONE  
 PARTIE COMMUNE FRANCO-ITALIENNE - PARTE COMUNE ITALO-FRANCESE  
 REVISION DE L'AVANT-PROJET DE REFERENCE - REVISIONE DEL PROGETTO DEFINITIVO  
 CUP C11J050000350001

EQUIPMENTS - IMPIANTI  
 EQUIPMENTS DE LUTTE CONTRE L'INCENDIE - IMPIANTI ANTINCENDIO  
 GENERALE - GENERALE  
 PLAINE DE SUSA - PIANA DI SUSA

RESEAU A BOUCHES - DISPOSITION BOUCHES DE QUAI SUR STATION INTERNATIONALE DE SUSA  
 RETE IDRANTI - LAYOUT IDRANTI IN BANCHINA STAZIONE INTERNAZIONALE DI SUSA

Code	Date	Modifications / Modifiche	Elaboré par / Elaborato da	Approuvé par / Approvato da
0	Novembre 2012	Emission pour validation CSE et validation CSU Emissione per validazione CSE e validazione CSU	S. MICELI (RF)	M. FIOCCHE M. PANTALÒ C. CONSOLE
A	08/02/2013	Emission a regola d'arte (TR e CDF)	S. MICELI (RF)	M. FIOCCHE M. PANTALÒ C. CONSOLE



Code	Projet / Fase	Etat / Stato	Numero	Revisión / Revisione	Scale / Scala													
P	D	2	C	2	B	T	S	3	1	7	8	5	A	A	P	P	L	A

INDIRIZZO GEOGRAFICO / ADDRESS GEOG.

SCALE / SCALA: 1:500

LTF snc - 10014 Avenue de la Rivière, 801001 - F-72000 CHAMAGNEY CEDEX (France)  
 Tel: +33 (0) 4 78 86 56 50 - Fax: +33 (0) 4 78 86 56 75  
 Email: ltf@lty.com - Web: www.lty.com  
 Propriété LTF. Tous droits réservés. Propriété LTF. Tutti i diritti riservati.