


**STAZIONE DI POMPAGGIO/STATION DE POMPAGE**  
**IMBOCCO EST/PORTAIL EST T01**  
 GPA-01

**GRUPPO DI PRESSURIZZAZIONE/ GROUPE DE PRESSION**  
 PORTATA/CAPACITÉ 120 mch  
 PREVAL. 120 m.c.a.

**POMPA PILOTA/POMPE JOCKEY**  
 PORTATA/CAPACITÉ 18 mch  
 PREVAL. 10 m.c.a.

**LEGENDA TIPOLOGIA APPARECCHIATURE**

**GPA/000** GRUPPO PRESSURIZZAZIONE ACQUA ANTINCENDIO - GROUPE DE POMPAGE ANTINCENDIE  
**PCX/001 PCX/002** ELETTROPOMPA CENTRIFUGA DI PRESSURIZZAZIONE - POMPE ELECTRIQUE CENTRIFUGE DE PRESSION  
**FCJ/001 FCJ/002** ELETTROPOMPA CENTRIFUGA JOCKEY - POMPE ELECTRIQUE CENTRIFUGE JOCKEY  
**PDX/001** POMPA DOSATRICE CON SERBATOIO DI STOCCAGGIO - POMPE DE DOSAGE  
**PCX/001** ELETTROPOMPA GEMELLARE - POMPE ELECTRIQUE  
**PSX/001 PSX/002** ELETTROPOMPA DI SOLLEVAMENTO - POMPE ELECTRIQUE

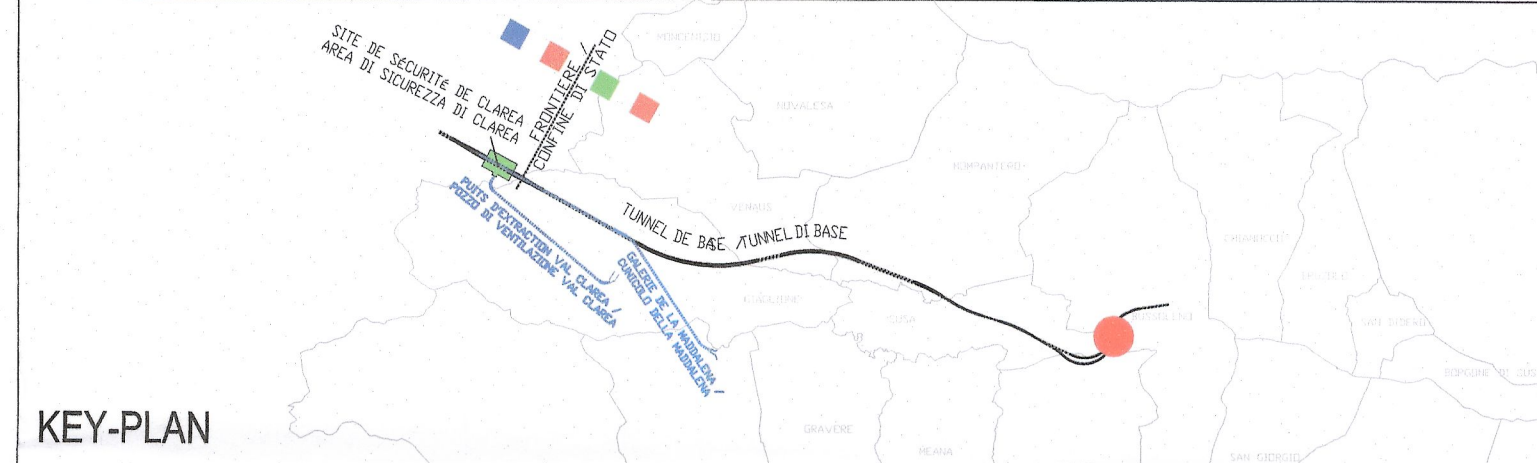

**LIAISON LYON - TURIN / COLLEGAMENTO TORINO - LIONE**  
 Partie commune franco-italienne / Section transfrontalière  
 Parte comune italo-francese / Sezione transfrontaliera

**NOUVELLE LIGNE LYON TURIN - NUOVA LINEA TORINO LIONE**  
 PARTIE COMMUNE FRANCO-ITALIENNE - PARTE COMUNE ITALO-FRANCESE  
 REVISION DE L'AVANT-PROJET DE REFERENCE - REVISIONE DEL PROGETTO DEFINITIVO  
 CUP C11J05000030001

**EQUIPMENTS - IMPIANTI**  
 EQUIPMENTS DE LUTTE CONTRE L'INCENDIE - IMPIANTI ANTINCENDIO  
 GENERALE - GENERALE  
**TUNNELS D'INTERCONNECTION SUSA-BUSSOLENO**  
 GALLERIA DI INTERCONNESSIONE SUSA-BUSSOLENO

**RESAU A BOUCHES D'EAU ENTREE EST - PLAN DE GROUPE DE POMPAGE**  
 RETE IDRANTI IMBOCCO EST - PIANTA DELLA STAZIONE DI POMPAGGIO

Index	Date / Data	Modifications / Modifiche	Établi par / Concepito da	Vérifié par / Controllato da	Autorisé par / Autorizzato da
0	Novembre 2012	Emission pour verification C2B et validation C3.0 Emissione per verifica C2B e validazione C3.0	S. MICELI (ITF)	M. PIHOUEE C. CONBENNE	M. FORESTA M. PANTALEO
A	08/02/2013	Emissione a seguito commenti LTF e CCF	S. MICELI (ITF)	M. PIHOUEE C. CONBENNE	M. FORESTA M. PANTALEO

DOTT. ING. RUSSO MARCO  
 ISCRITTO ALL'ALBO PROFESSIONALE  
 COL N. 12962

Code Doc	Phase / Fase	Signle étude / Signla	Émetteur / Emittente	Numero	Indice	Statut / Stato	Type / Tipo
P D 2 C 2 B T S 3 1 8 0 1 A A P P L A							

INDRIZZO GED / ADRESSE GED: C2B // // 60 00 65 30 01

ÉCHELLE / SCALA: 1:50

