


Verso Stazione RTN 380/150 kV

Stallo Condiviso 150 kV

Sbarre AT

Stazione Utente EDP 150/30kV

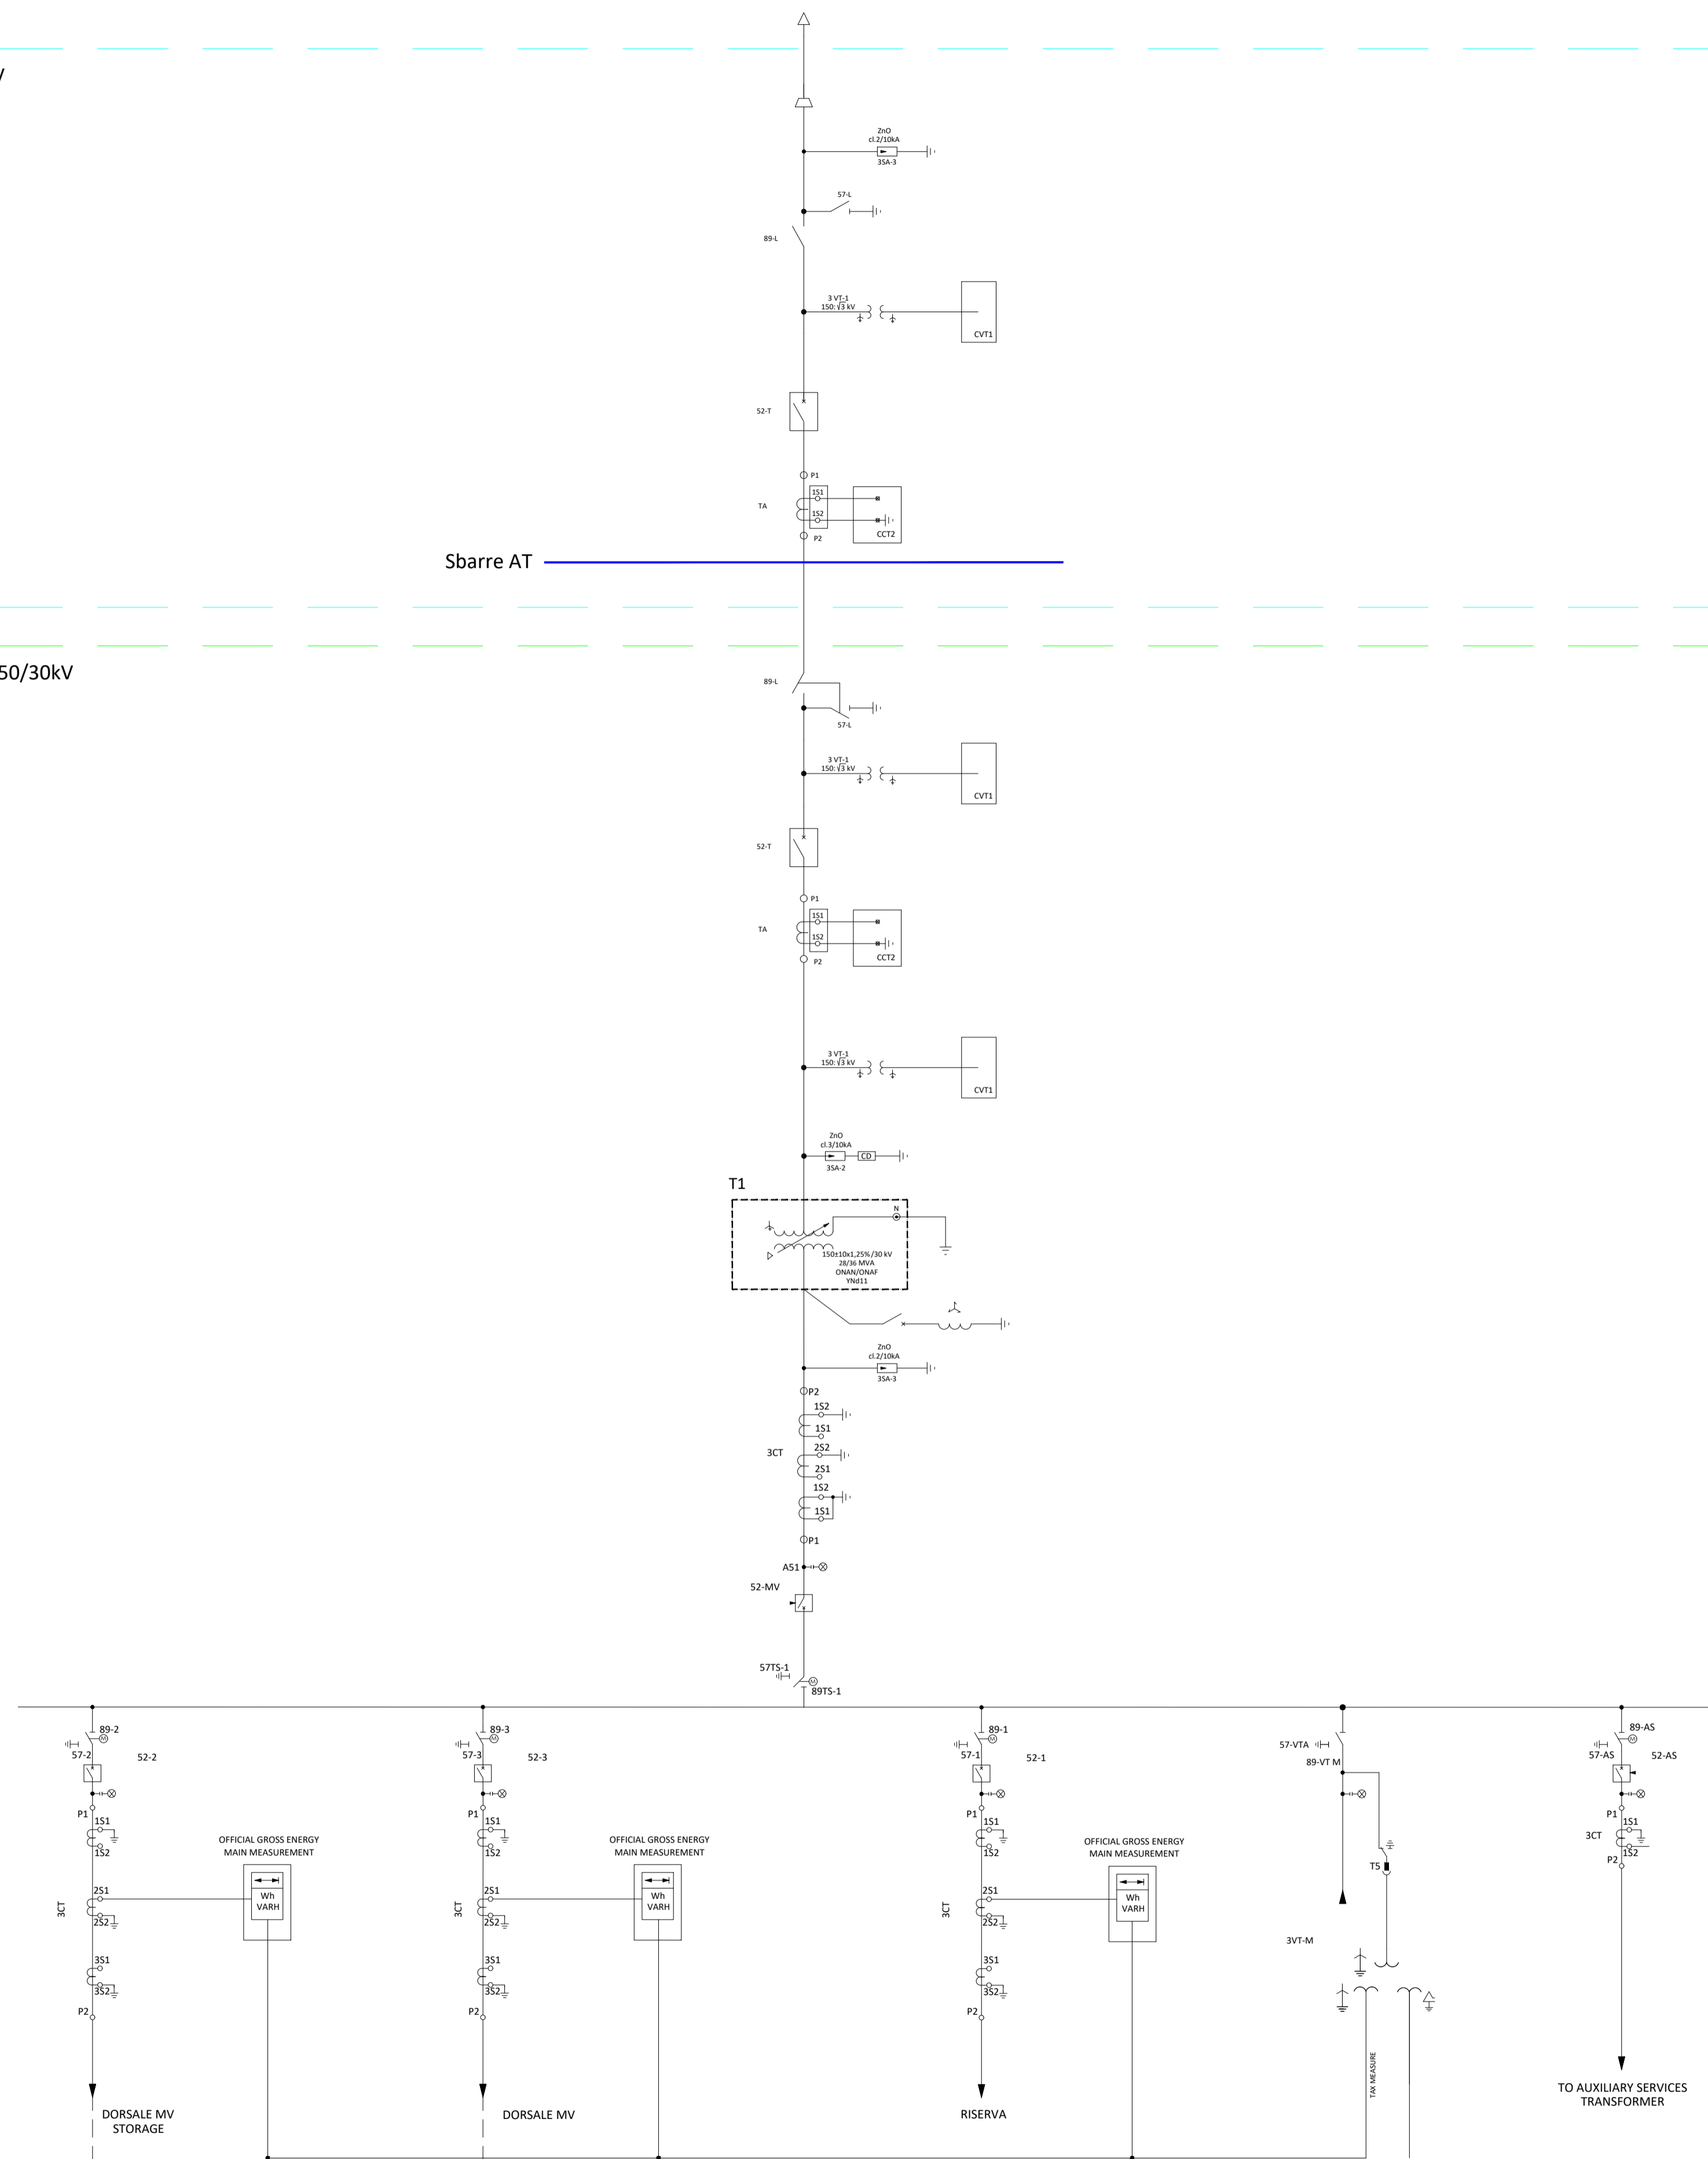

Engineering SCM Ingegneria
SCM
 Ingegneria
 Signed: Ing. Daniele Cavallo
 Association Number No. 1220

EDIC.	DATE	DRAWN	CHECKED	REVISED-EDPR	MODIFICATION
D					
C					
B					
A	15/07/2022	D. CAVALLO	D. CAVALLO	S. TIZZONI	PRIMA EMISSIONE PER AU

DATE	SCALE	Format
07/22	DRAWN	CAV
07/22	CHECKED	CAV
07/22	REVISED-EDPR	TIZ

PROGETTO IMPIANTO AGROFOTOVOLTAICO "Francavilla F.na" - Impianto di Utenza
 TAV.13 - SCHEMA ELETTRICO UNIFILARE - IMPIANTO DI UTENZA
 Comuni di Francavilla F.na (BR), Grottaglie (TA) e Taranto (TA)

SCM Ingegneria Srl	
CAD Vers.: e	Page Vers.: 0
Name collection: Collection	Page: 01
Cont: tiz	CAD N°: Tav.13 - Schema ele