

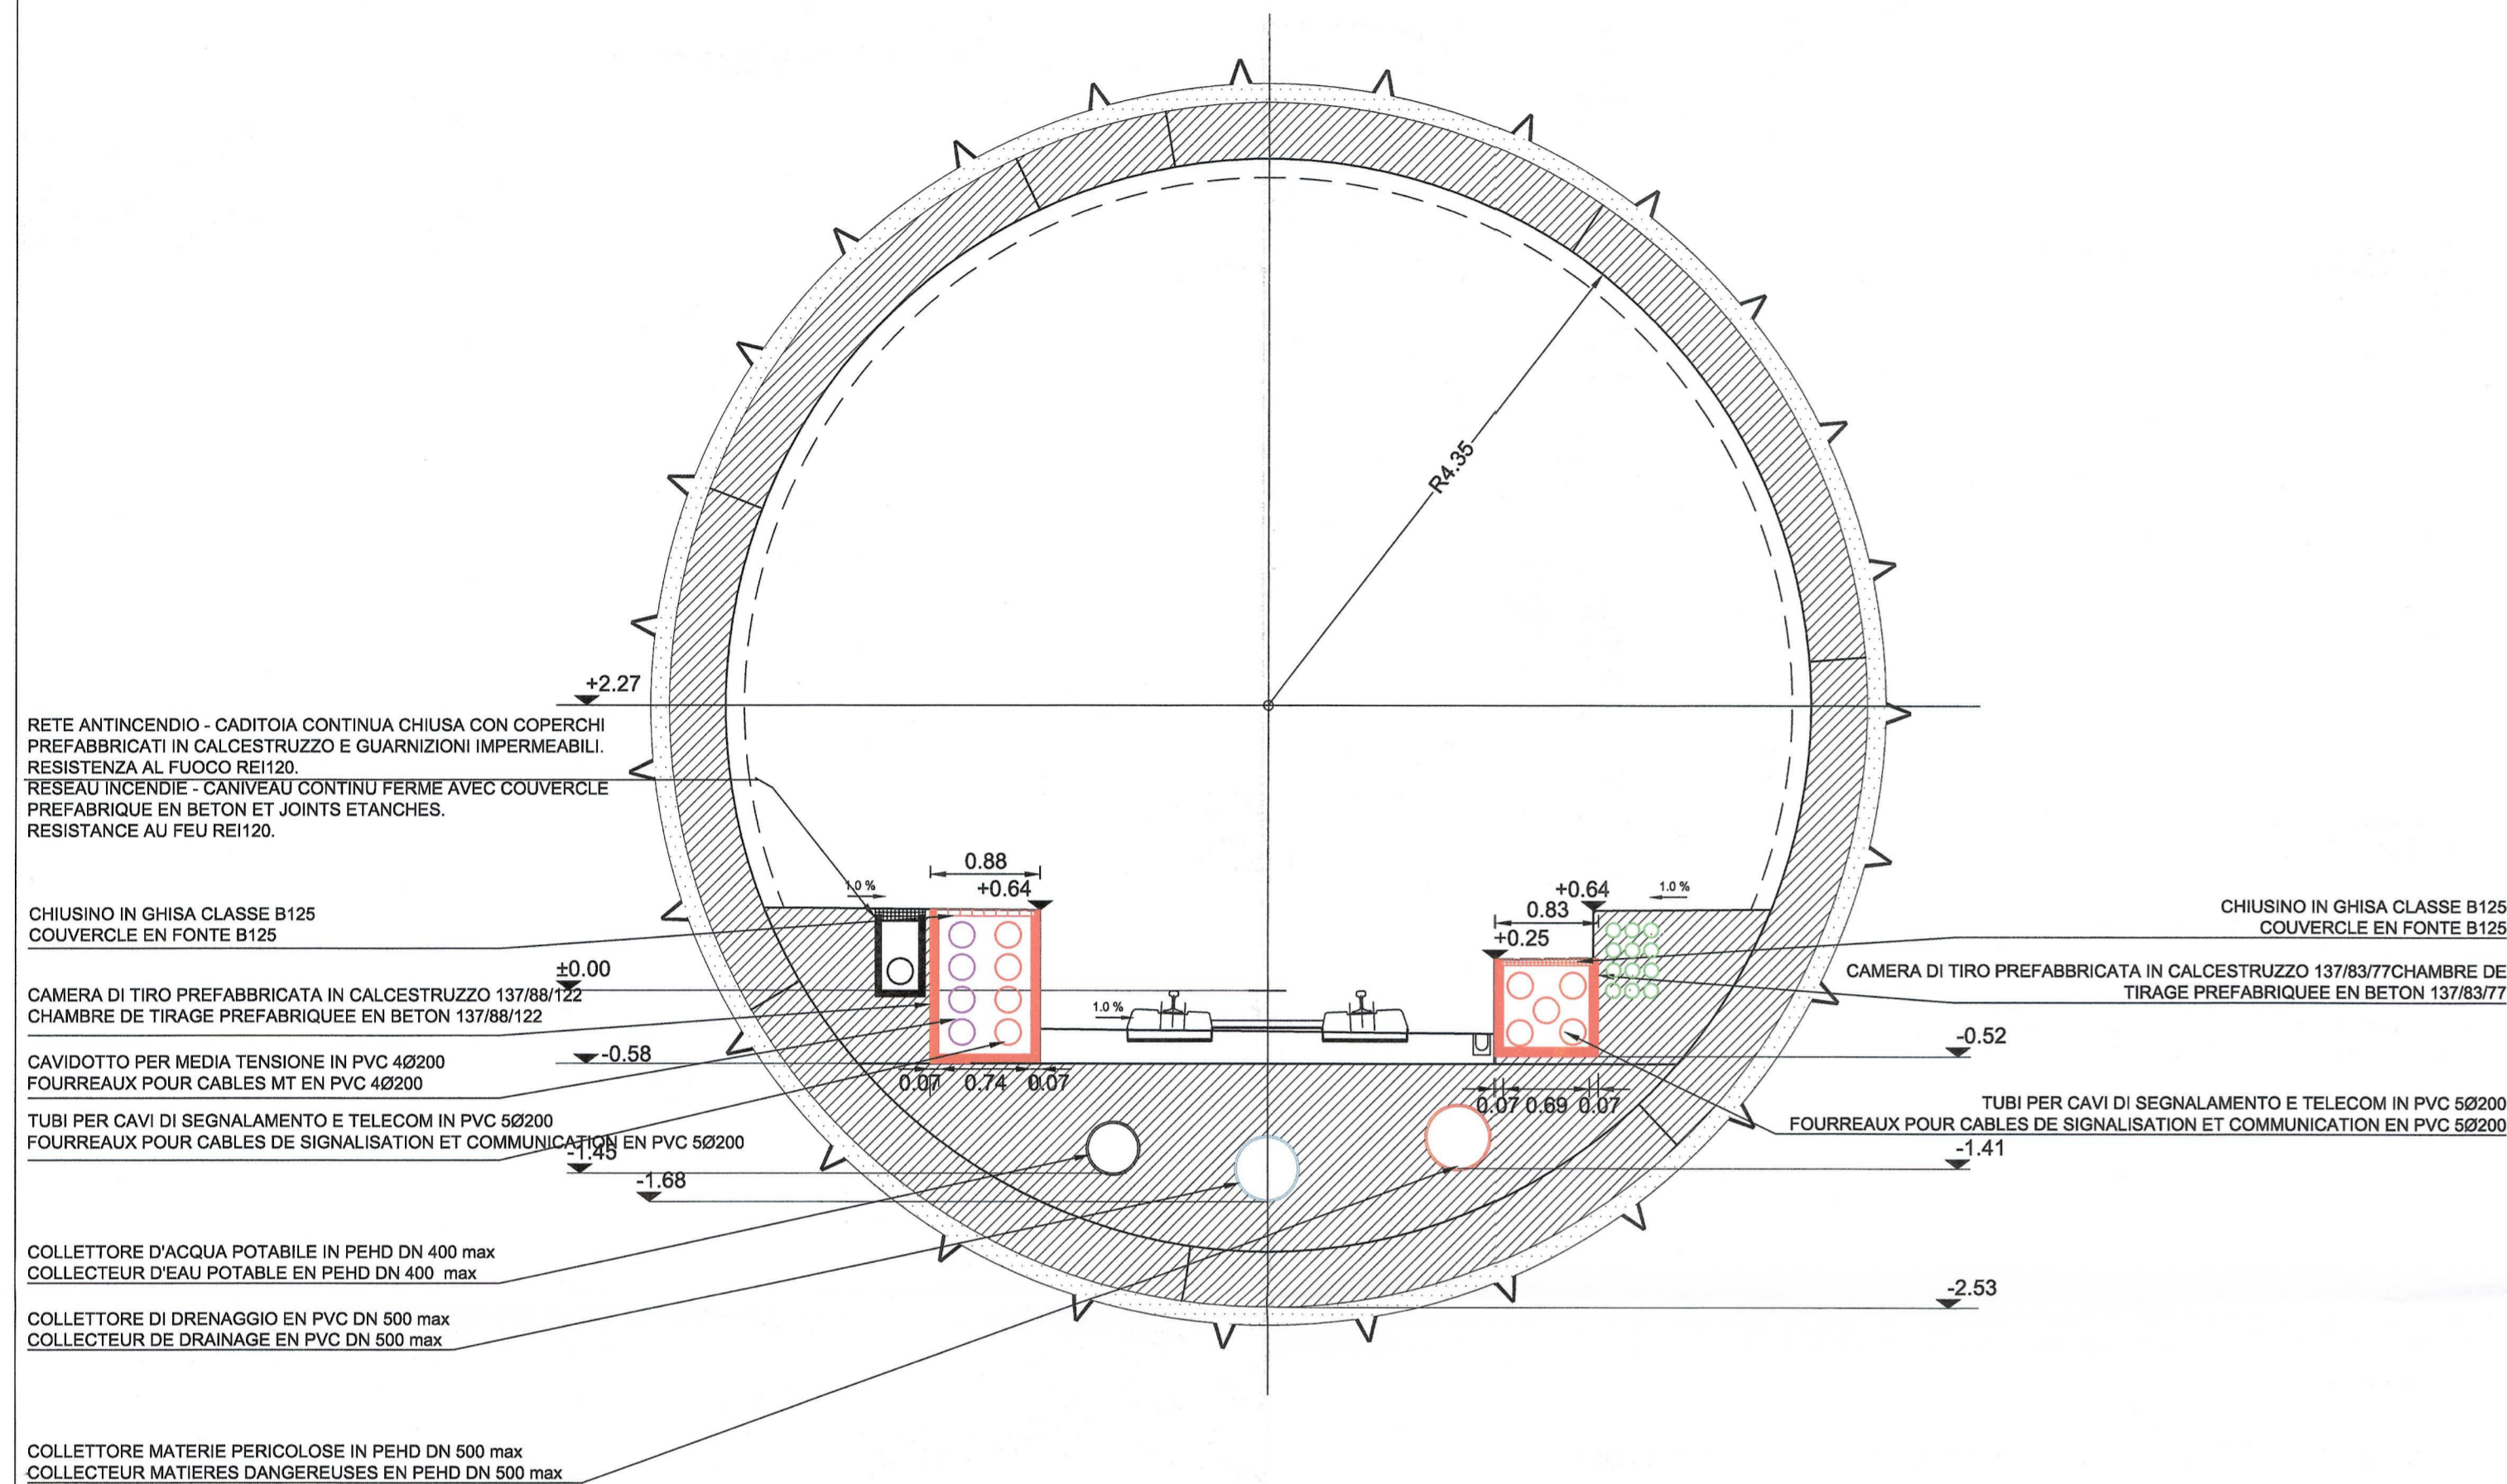


SEZIONE A-A / COUPE A-A

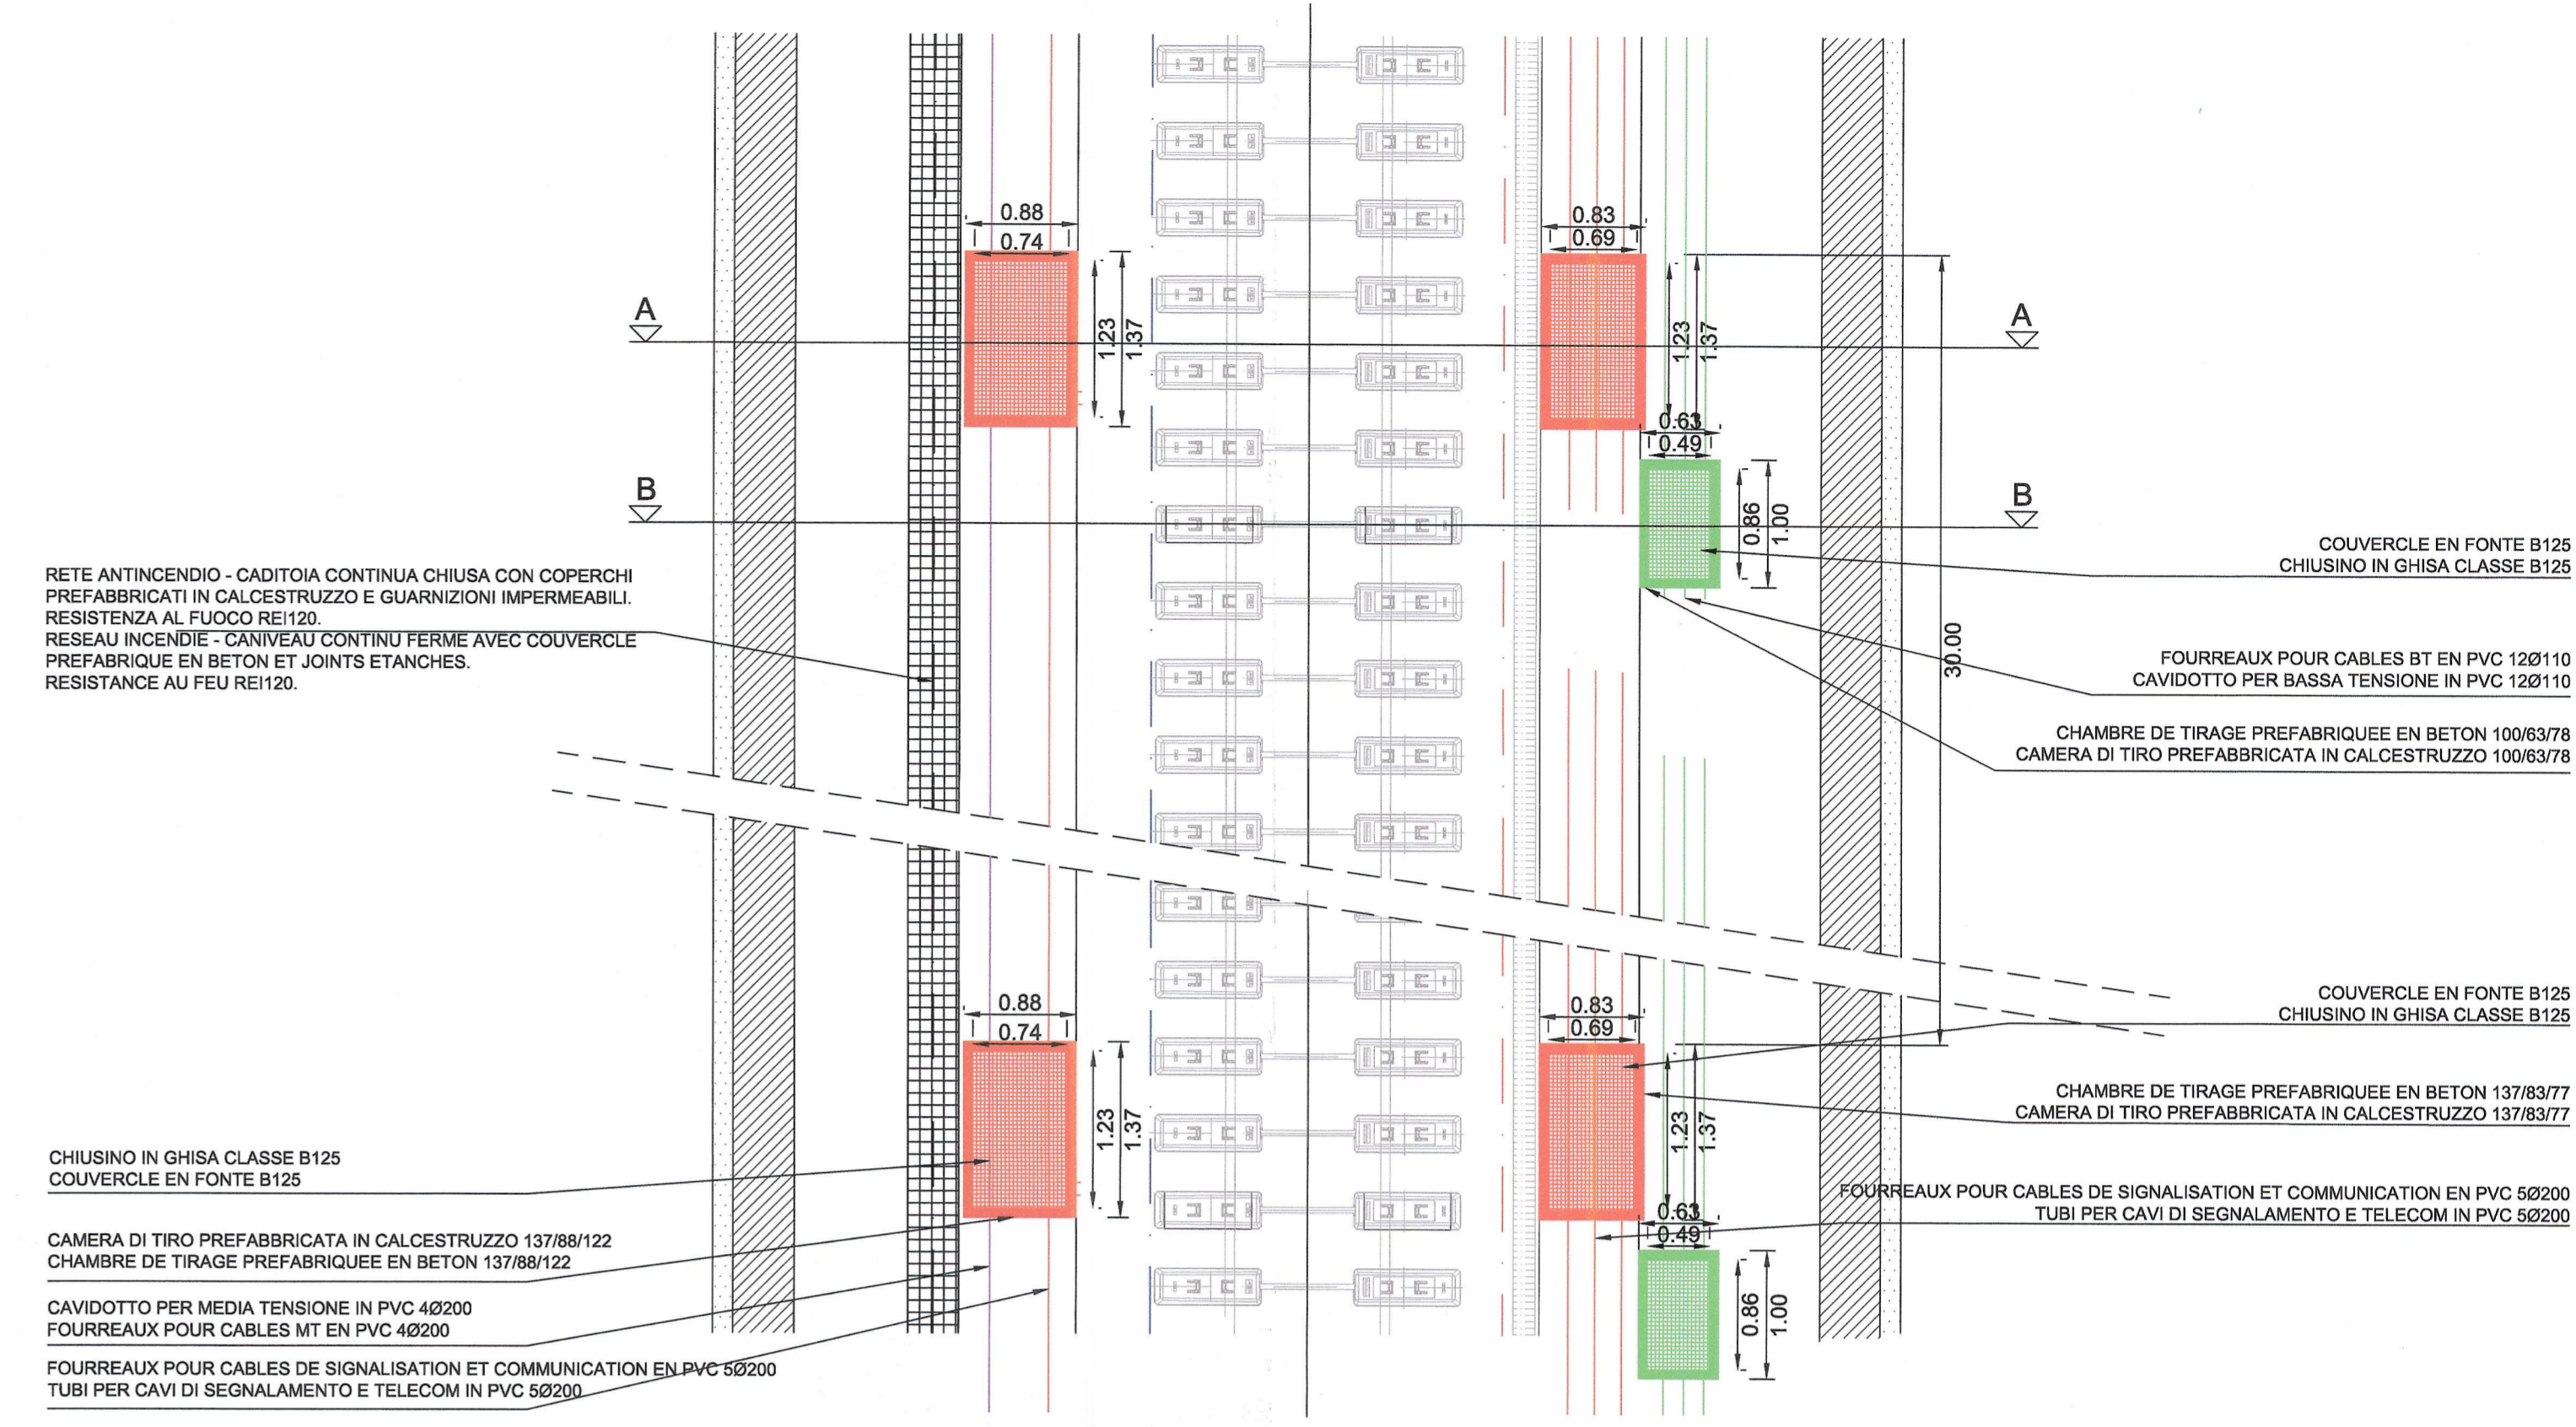


SEZIONE B-B / COUPE B-B

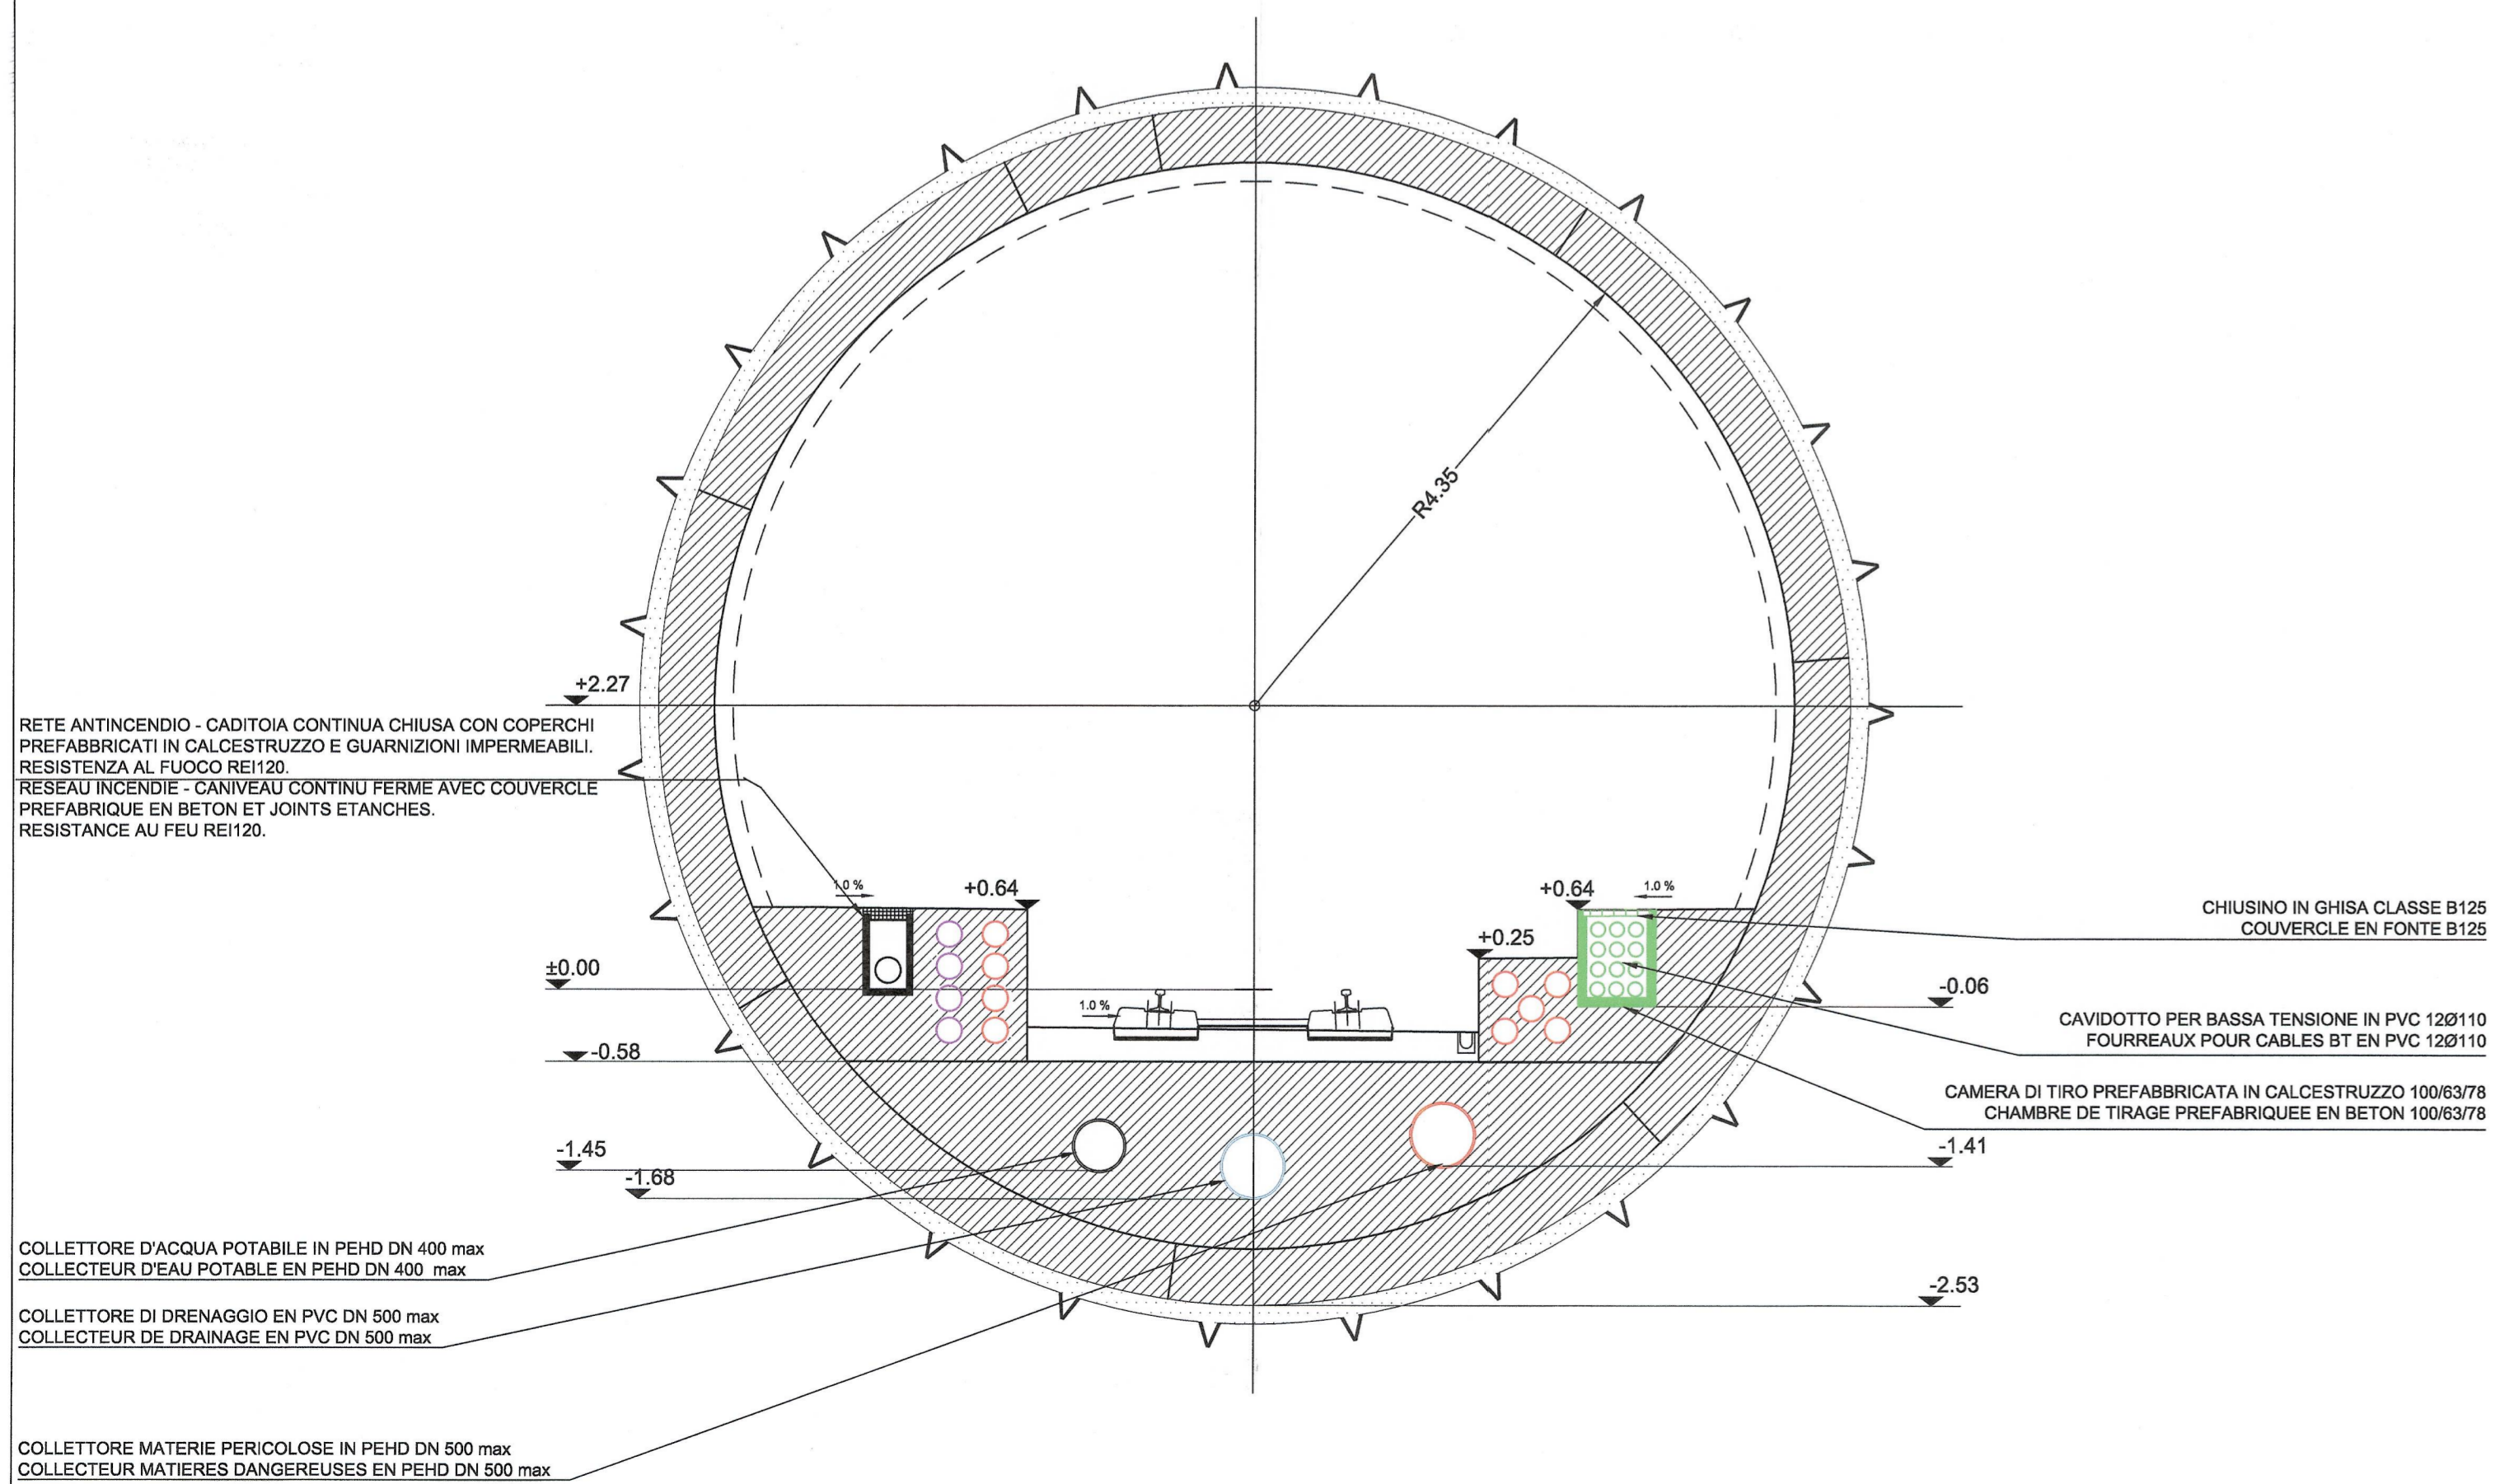

NOTA:  
1. PER LE TUBAZIONI DELLA RETE INCENDIO, VEDI GLI ELABORATI DEGLI IMPIANTI

NOTE:  
1. POUR LE TUBE DU RESEAU INCENDIE, SE REFERER AUX DOCUMENTS DES EQUIPEMENTS

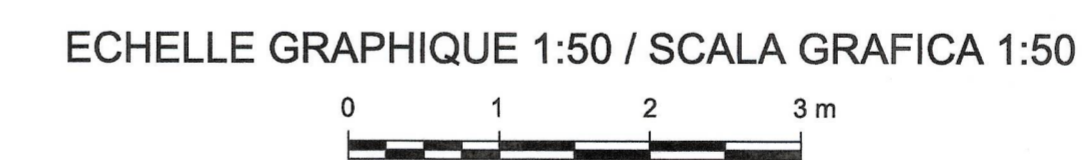

RAPPORT DE REFERENCE / RELAZIONE DI RIFERIMENTO:  
PD2-C3A-TS3-3956 RELAZIONE TECNICA

LAISON LYON - TURIN / COLLEGAMENTO TORINO - LIONE

Partie commune franco-italienne / Section transfrontalière

Parte comune italo-francese / Sezione transfrontaliera

NOUVELLE LIGNE LYON TURIN - NUOVA LINEA TORINO LIONE  
PARTIE COMMUNE FRANCO-ITALIENNE - PARTE COMUNE ITALO-FRANCOISE

REVISION DE L'AVANT-PROJET DE REFERENCE - REVISIONE DEL PROGETTO DEFINITIVO  
CUP C11J0500030001

GENIE CIVIL - OPERE CIVILI

TUNNEL DE BASE - TUNNEL DI BASE  
SECTION COURANTE COTE ITALIE - SEZIONE CORRENTE LATO ITALIA  
EQUIPEMENT GC ET DRAINAGE - IMPIANTI OO CC E DRENAGGIO

FOURREAUX, CHAMBRES DE TIRAGE ET RESEAU INCENDIE /  
CAVIDOTTI, CAMERE DI TIRO E RETE ANTINCENDIO

Index	Date / Data	Modifications / Modifiche	Etabli par / Concepito da	Verifié par / Controllato da	Autorisé par / Autorizzato da
0	10/12/2012	Première diffusion / Prima emissione	C. SALOT (BG) E. GARIN (BG)	M. RUSSO C. GONBENE	L. CHANTRON M. PANTALEO
A	31/01/2013	Révision suite aux commentaires LTF / Revisione a seguito di commenti LTF	C. SALOT (BG) E. GARIN (BG)	M. RUSSO C. GONBENE	L. CHANTRON M. PANTALEO

Tecnimont  
Civil Construction  
Dott. Ing. Aldo Mancarella  
Ordine Ingegneri Prov. TQ n. 6271 R

DOTT. ING.  
RUSSO MARCO  
ISCRITTO ALL'ALBO  
PROFESSIONALE  
COL. N. 12582

Code Doc: P D 2 C 3 A T S 3 3 9 6 4 A A P P L A

INDIRIZZO GED / ADRESSE GED: C3A // // 26 19 40 40 06

ÉCHELLE / SCALA: 1:50

LTF  
LYON TURIN FERROVIAIRE

LTF sas - 1091 Avenue de la Botane BP 80831 - F-72006 CHAMBERY CEDEX (France)  
Tél: +33 (0) 4 79 88 55 50 - Fax: +33 (0) 4 79 88 55 75  
RCS Chambéry 439 556 952 - TVA FR 03439556952  
Propriété LTF Tous droits réservés - Propriété LTF Tutti i diritti riservati