


DETTAGLIO PLANIMETRICO STALLO DI ARRIVO

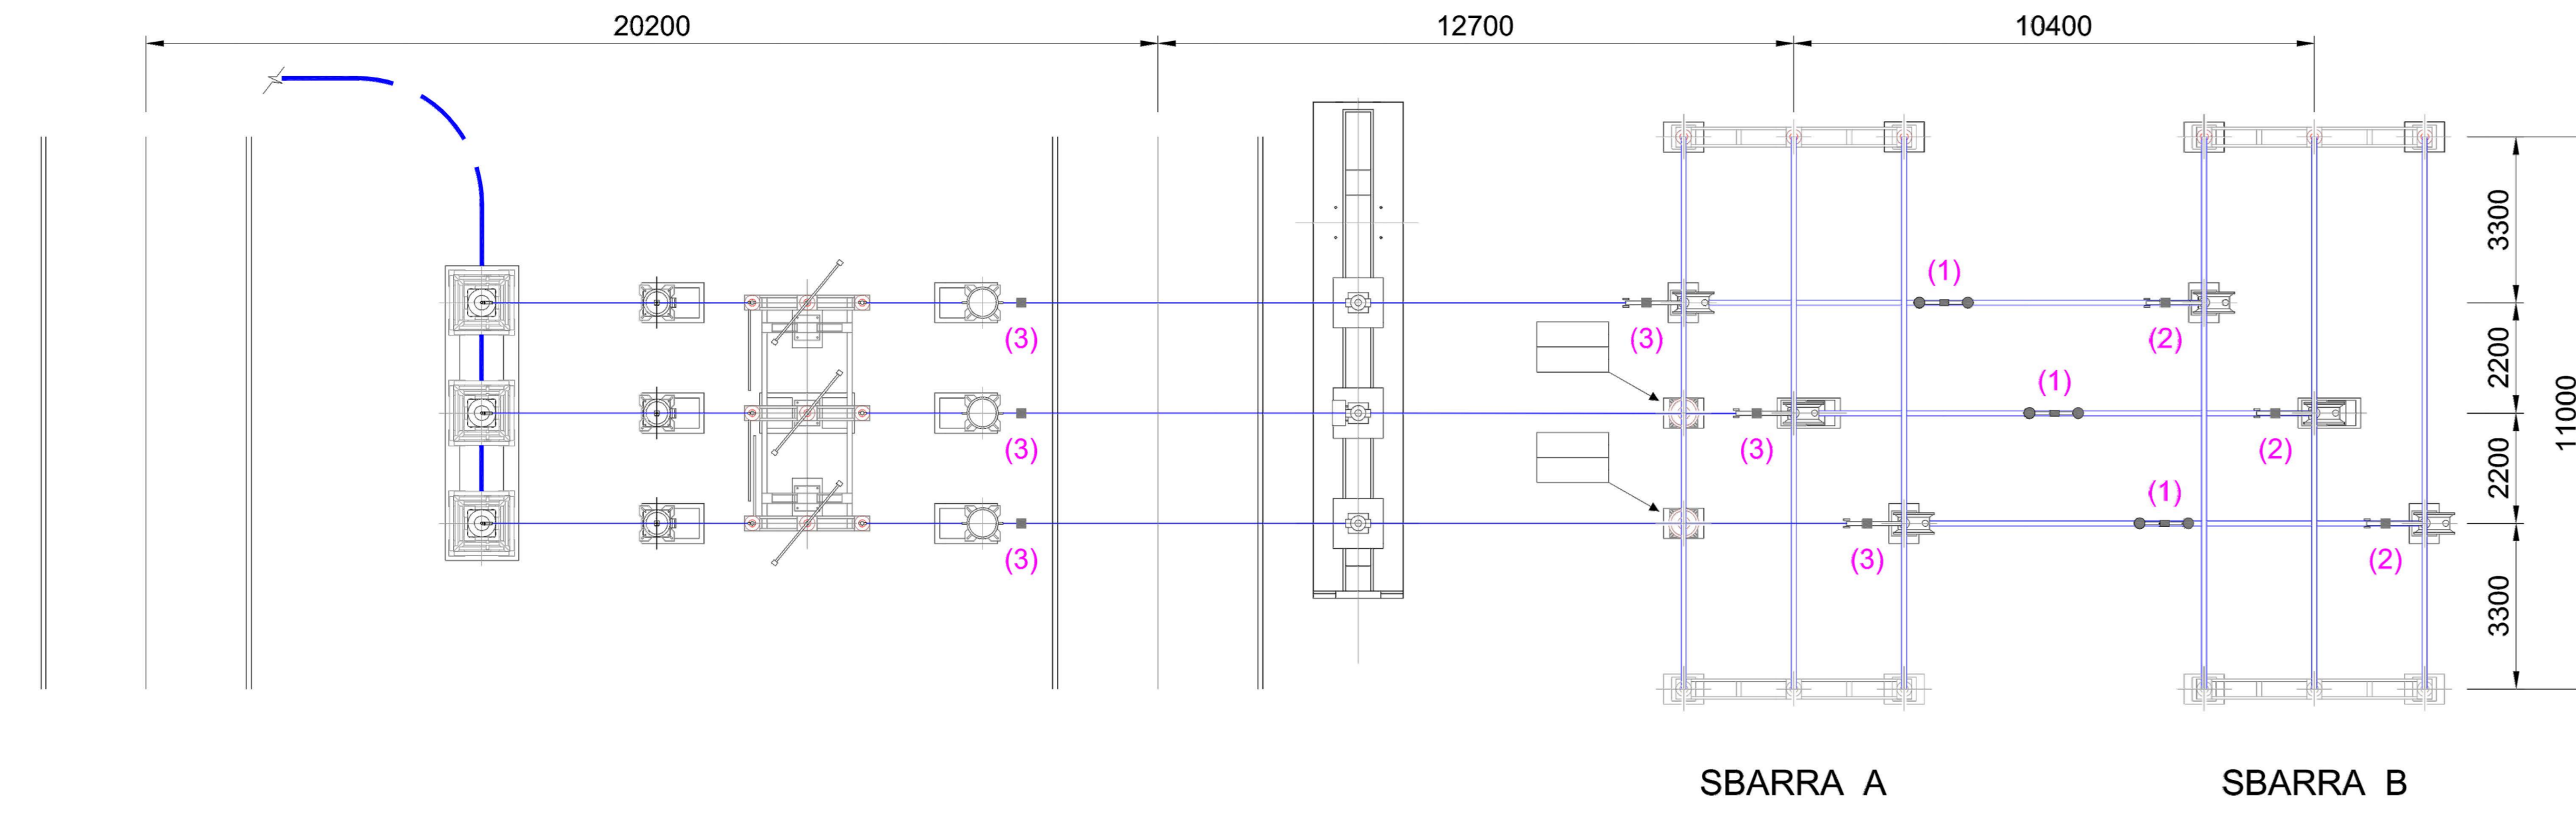


Note


- (1) ANTIVIBRANTE A BALESTRA
- (2) PUNTI FISSI PER CONDUTTORE TUBOLARE DA Ø 100
- (3) PUNTI FISSI PER CONDUTTORE A CORDA DI ALLUMINIO Ø 36

DETTAGLIO PLANIMETRICO SE LARINO-SEZIONE 150 kV

SCALA 1:250

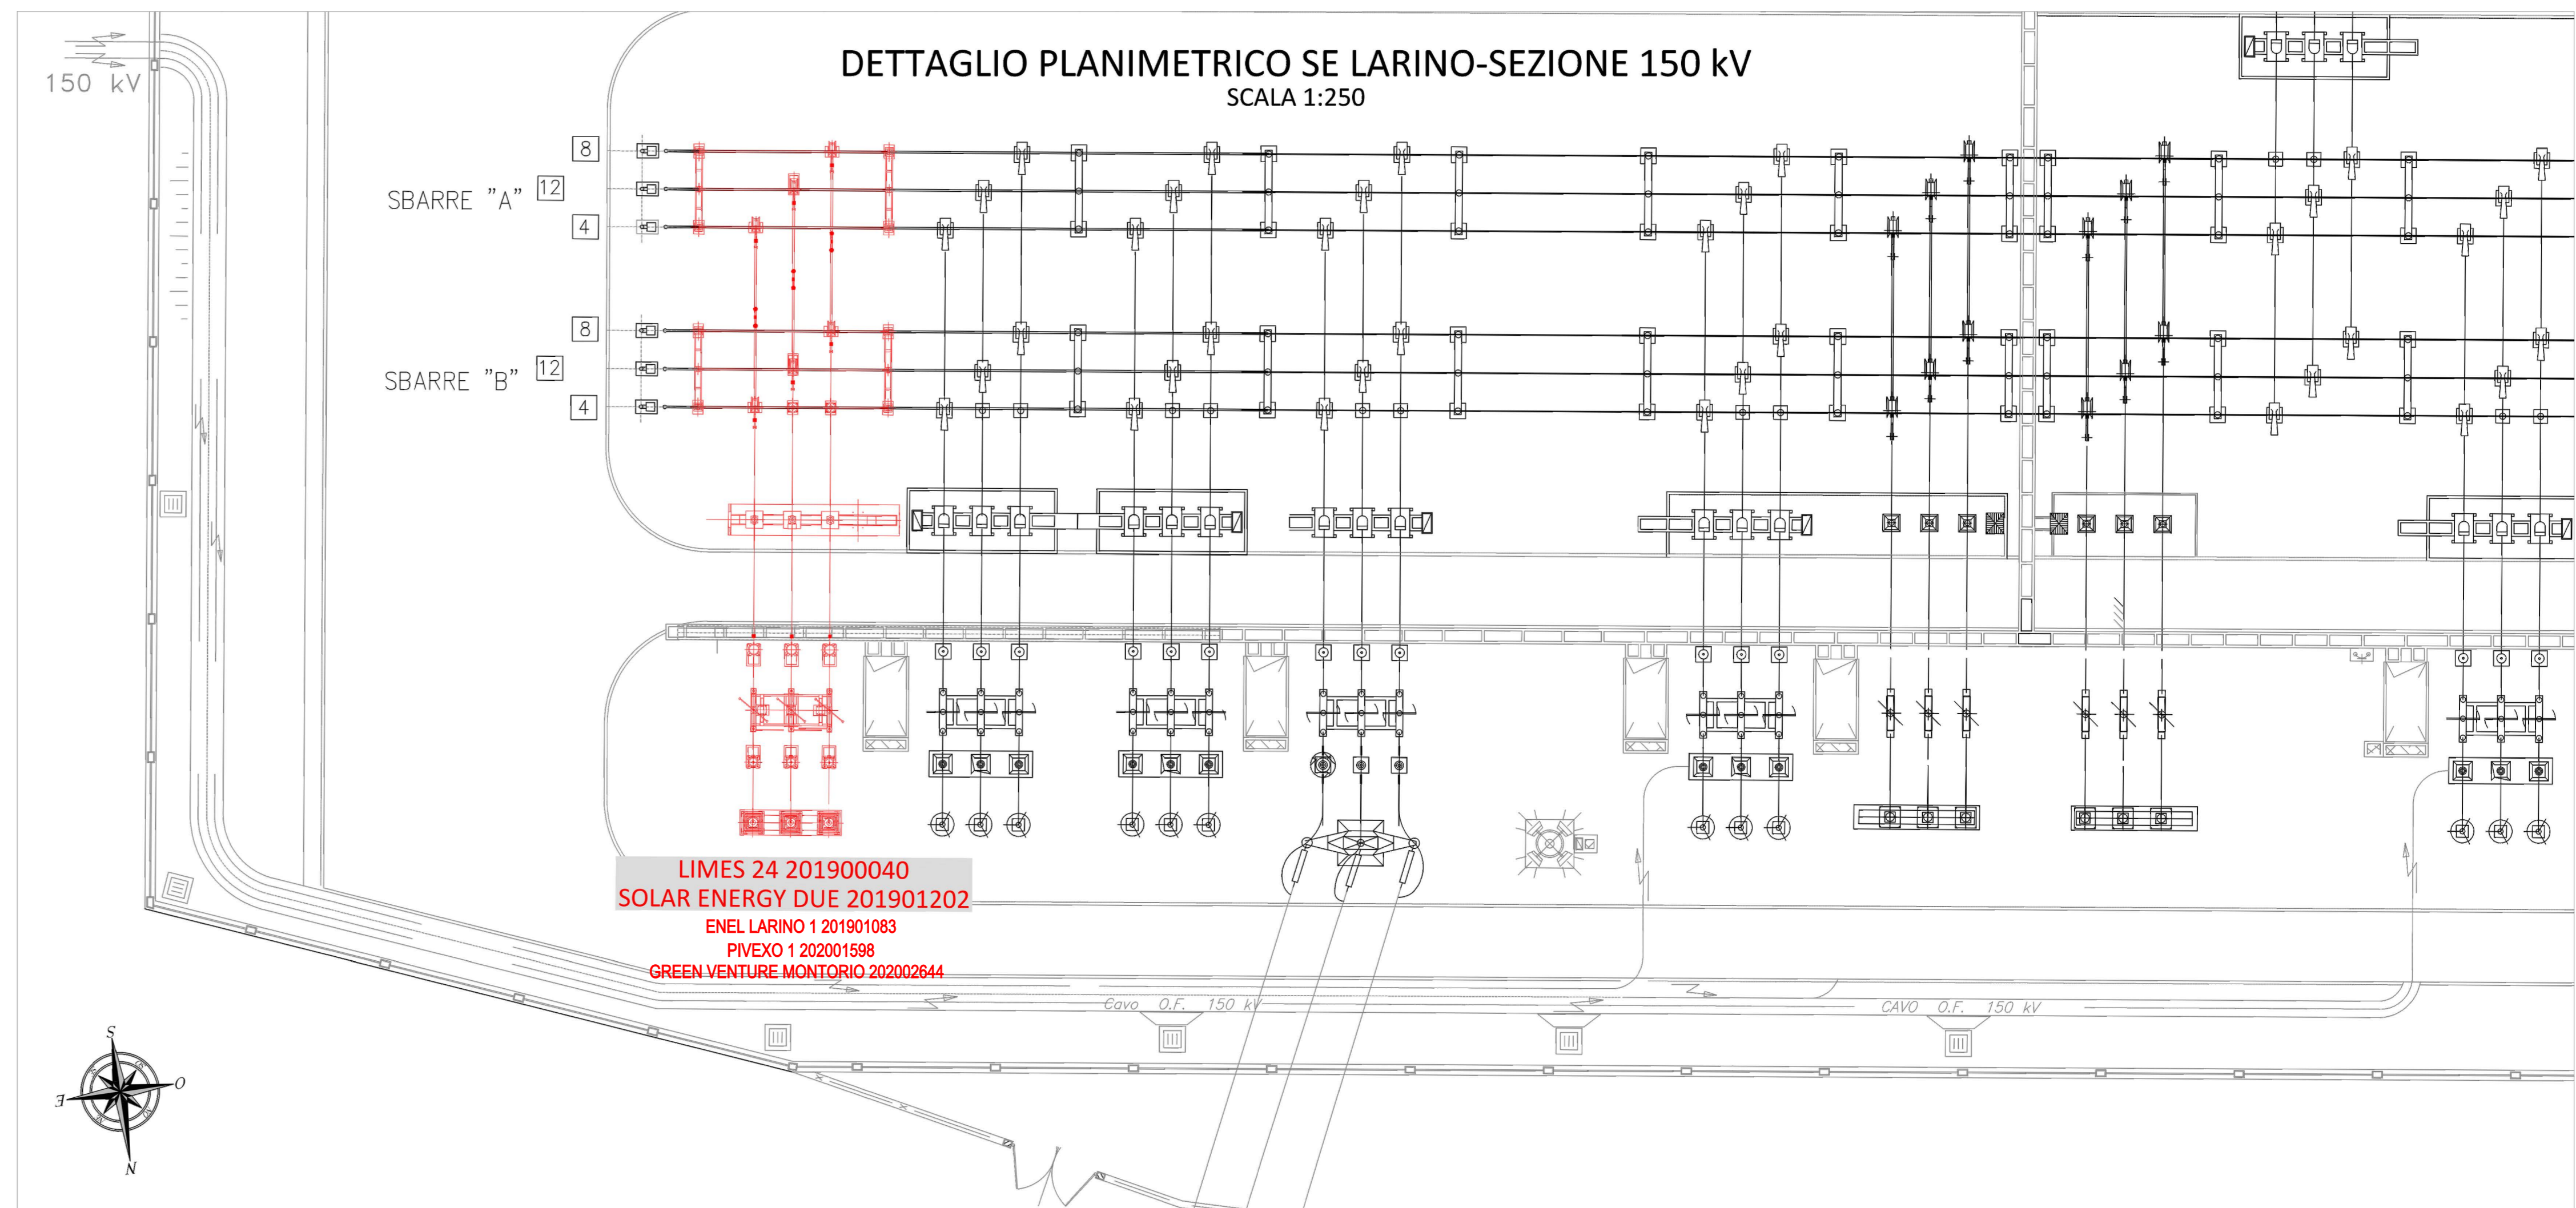

SEZIONE ELETTROMECCANICA STALLO DI ARRIVO

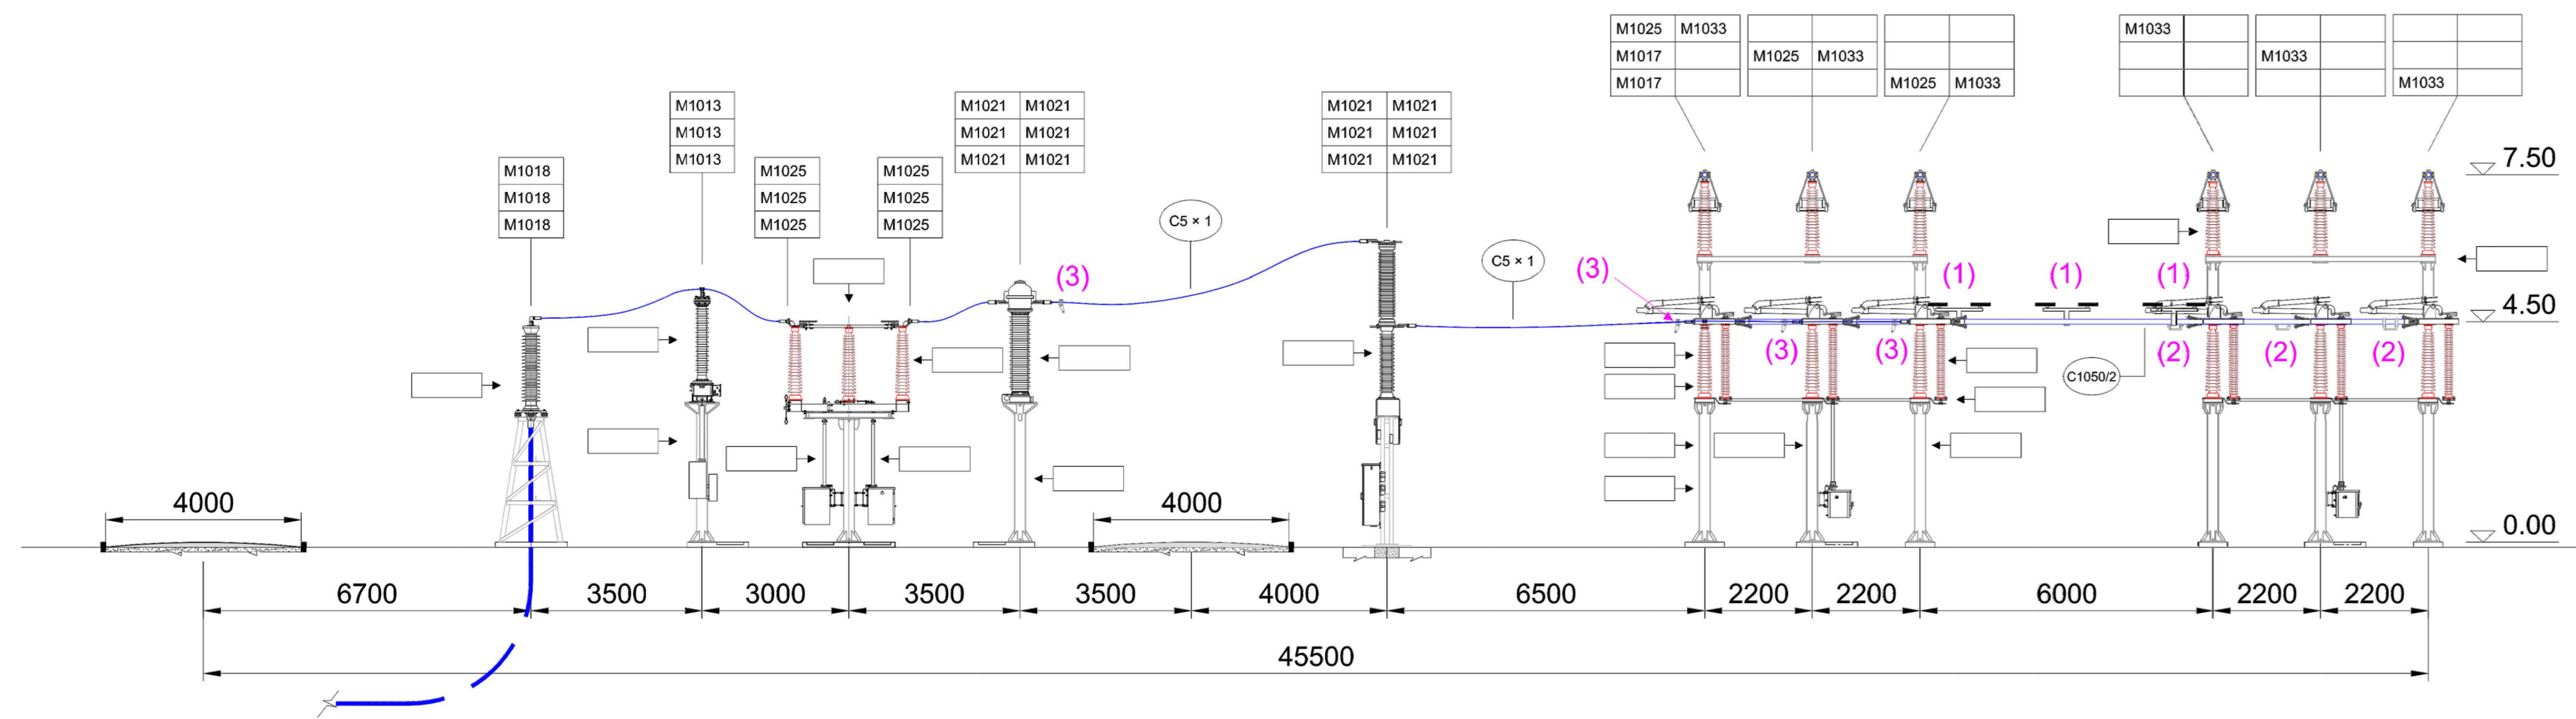

Note

- (1) ANTIVIBRANTE A BALESTRA
- (2) PUNTI FISSI PER CONDUTTORE TUBOLARE DA Ø 100
- (3) PUNTI FISSI PER CONDUTTORE A CORDA DI ALLUMINIO Ø 36

Elenco carpenteria 132-150 kV			
codice	descrizione	quantità	Specifica Tecnica
S5106/1	Sostegno sezionatore verticale con armadio	2	INS CS S 01
S5106/2	Sostegno sezionatore verticale senza armadio	4	INS CS S 01
S5105	Sostegno sezionatore orizzontale	1	INS CS S 01
S5108	Sostegno comando sezionatore orizzontale	1	INS CS S 01
S5107/2	Sostegno portale sbarre senza armadio	2	INS CS S 01
S5115	Sostegno TA - TV	6	INS CS S 01
S5116	Sostegno isolatore portante	2	INS CS S 01

Elenco apparecchiature 132-150 kV			
codice	descrizione	quantità	Specifica Tecnica
Y4/6	Interruttore 132 kV	1	ING INT 0001
Y3/6	Interruttore 150 kV	1	ING INT 0001
Y21/4	Sezionatore orizzontale con lame di terra	1	INS AS S 01
Y22/4	Sezionatore verticale	2	INS AS S 01
T35-T36	TA ad affidabilità incrementata 132 kV	3	INS AA S 01
T37-T38	TA ad affidabilità incrementata 150 kV	3	INS AA S 01
Y44/1	TVC 132 kV	3	INS AV S 01
Y46/1	TVC 150 kV	3	INS AV S 01
LK123	Terminale aria-cavo	3	UX LK 123


Elenco isolatori 132-150 kV (1)			
codice	descrizione	quantità	Specifica Tecnica
J03/1	Isolatore di manovra	6	INS CI S 01
J03/2	Isolatore portante	8	INS CI S 01
J03/3	Isolatore portante	15	INS CI S 01

Elenco morsetteria 132-150 kV			
codice	descrizione	quantità	Specifica Tecnica
M1013	Morsetto a "T" corda passante Al Ø 36 - codolo	3	ING MORS 01
M1017	Morsetto portante per corda Al Ø 36	2	ING MORS 01
M1018	Morsetto a 90° per corda Al Ø 36 - codolo	3	ING MORS 01
M1021	Morsetto diretto per corda Al Ø 36 - piastra a 2 fori	12	ING MORS 01
M1025	Morsetto diretto per corda Al Ø 36 - piastra a 4 fori	9	ING MORS 01
M1033	Morsetto elastico diretto per tubo Al Ø 100 - piastra a 4 fori	6	ING MORS 01
-	Antivibranti per conduttori tubolari 1050/2 (2)	3	
-	Punti fissi per conduttore tubolare da Ø 100	3	
-	Punti fissi per conduttore a corda Al Ø 36	6	

Elenco conduttori 132-150 kV			
codice	descrizione	quantità	Specifica Tecnica
C1050/2	Conduttore tubolare Ø 100-86	3x10.4 m	INS CC S 01
C5 x 1	Conduttore corda Al Ø 36	95 m	LC5

(1) Nelle quantità degli isolatori, sono conteggiati anche gli isolatori delle apparecchiature
 (2) Per gli antivibranti sulle sbarre fare riferimento alla INS CM G 01

SCHEMA UNIFILARE STALLO DI ARRIVO

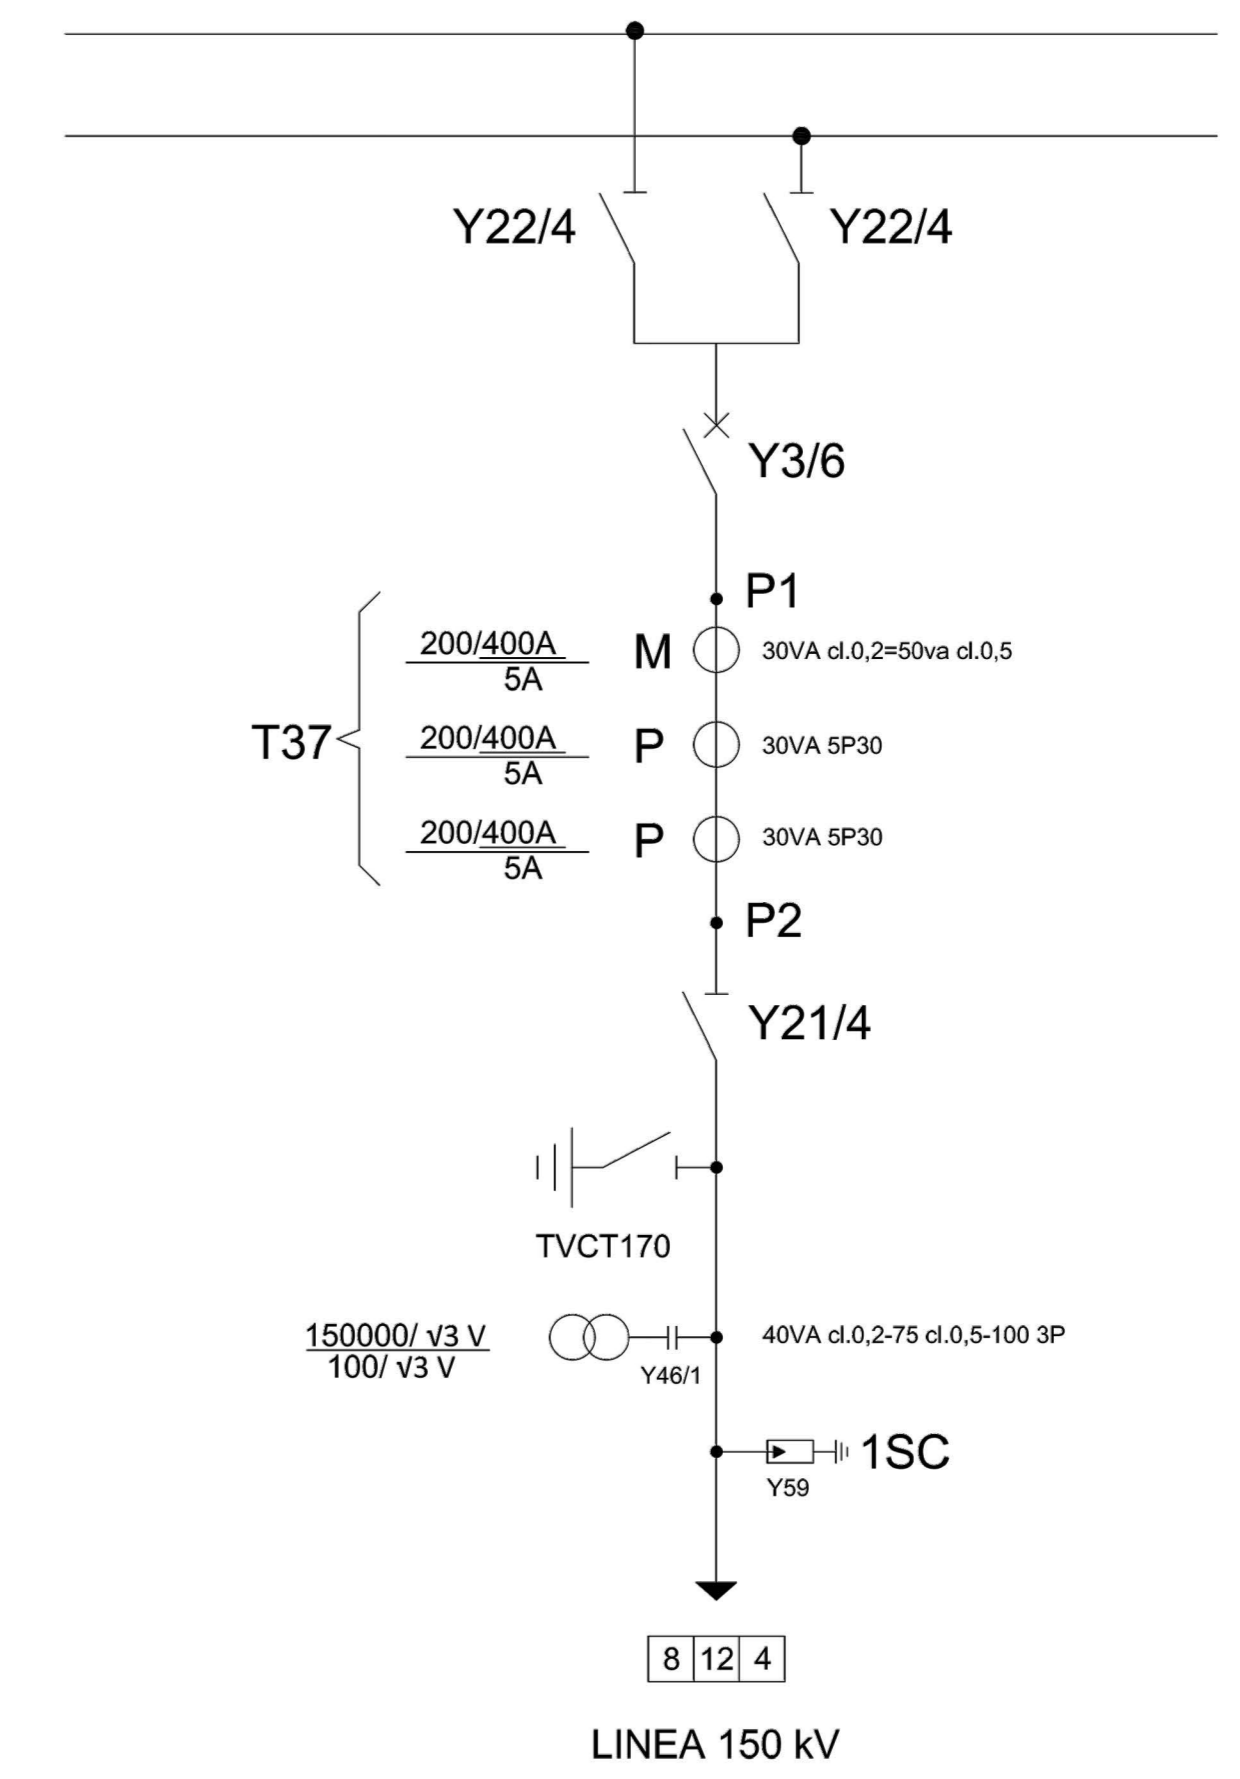

A 22/02/23 REVISIONE DATA ELABORATO VERIFICATO APPROVATO DESCRIZIONE		Emisione per autorizzazione	
Green Venture Montorio S.p.A. Via... 00100 Roma (RM)		CABINA UTENTE GREEN VENTURE MONTORIO - GREENERGY	
BRULLI service		PARTICOLARI OPERE RTN	
SCALA VARIE	FORMATO A0+	FOGLIO / DI 1 / 1	N. DOCUMENTO 3 0 3 5 9 A