

REGIONE SARDEGNA

ATLAS SOLAR 3 s.r.l.
 Rovereto (TN)
 Piazza Manifattura n.1, CAP 38068
 C.F. e P.IVA 03051580300
 Pec: atlassolar3@legaimail.it

COMUNE DI PLOAGHE (SS)

PROGETTO PER LA COSTRUZIONE ED ESERCIZIO DI UN IMPIANTO AGRIVOLTAICO, PER LA PRODUZIONE DI ENERGIA ELETTRICA DA FONTE RINNOVABILE ABBINATA AD ATTIVITA' ZOOTECNICA E AD UN IMPIANTO DI ACCUMULO INTEGRATO (STORAGE), SITO NEL COMUNE DI PLOAGHE (SS) PER UNA POTENZA NOMINALE IN A.C. DI 51520 KW ALLA TENSIONE RETE DI 36 KV, E DELLE RELATIVE OPERE DI CONNESSIONE RICADENTI ANCHE NEL COMUNE DI CODROGIANOS (SS).

PROGETTO DEFINITIVO DELL'IMPIANTO DI PRODUZIONE COMPRESIVO DELLE OPERE DI RETE PER LA CONNESSIONE

ELABORATO

CONNESSIONE ALLA RETE DI TERNA S.p.a.

DATA: 10/01/2023 SCALA : 1: 10.000 - 1:5.000 aggiornamento :

PROGETTISTI
 Ing. Riccardo SALCARI

CONSULENZE E COLLABORAZIONI
 Ing. Giovanni DI GIOVANNI
 Dra. Flavia S. J. - Dra. Agr. Assunta DEGIU
 Ing. Nicola MARETTA
 Arch. Gerardo FRASARI
 Geol. Vito MESSICA
 Per. V. Alessandro CORRI
 Prof. Giuseppe PERRACCHIA

ATLAS RE
 Energy for the Future
 Uff. Leg. (UD) Via Andreotti 11/2, CAP 33100
 P.lella IVA 02943370069
 www.atlas-re.eu

revisione	descrizione	data	DOC
A	CONNESSIONE ALLA RETE DI TERNA S.p.a.	10/01/2023	E19
B			
C			


Sono vietati l'uso e la riproduzione non autorizzati del presente elaborato

LEGENDA


	LINEA CAVO DI CONNESSIONE A 36 KV		STRINGHE CAMPO FOTVOLTAICO
	LINEA CAVO DI CONNESSIONE A 36 KV - TRATTI IN NO DIG		RECINZIONE PERIMETRALE
	PERIMETRO PARTICELLE CATASTALI COINVOLTE		POWER STATION - INVERTER
	POZZETTO DI ISPEZIONE / GIUNZIONE		VANO TECNICO
	POZZETTO DI INGRESSO / USCITA TECNICA "NO DIG"		CABINA DI CAMPO A 36 KV




PERCORSO DI CONNESSIONE DAL CAMPO FTV ALLA S.E. CODROGIANOS - SCALA 1:10.000

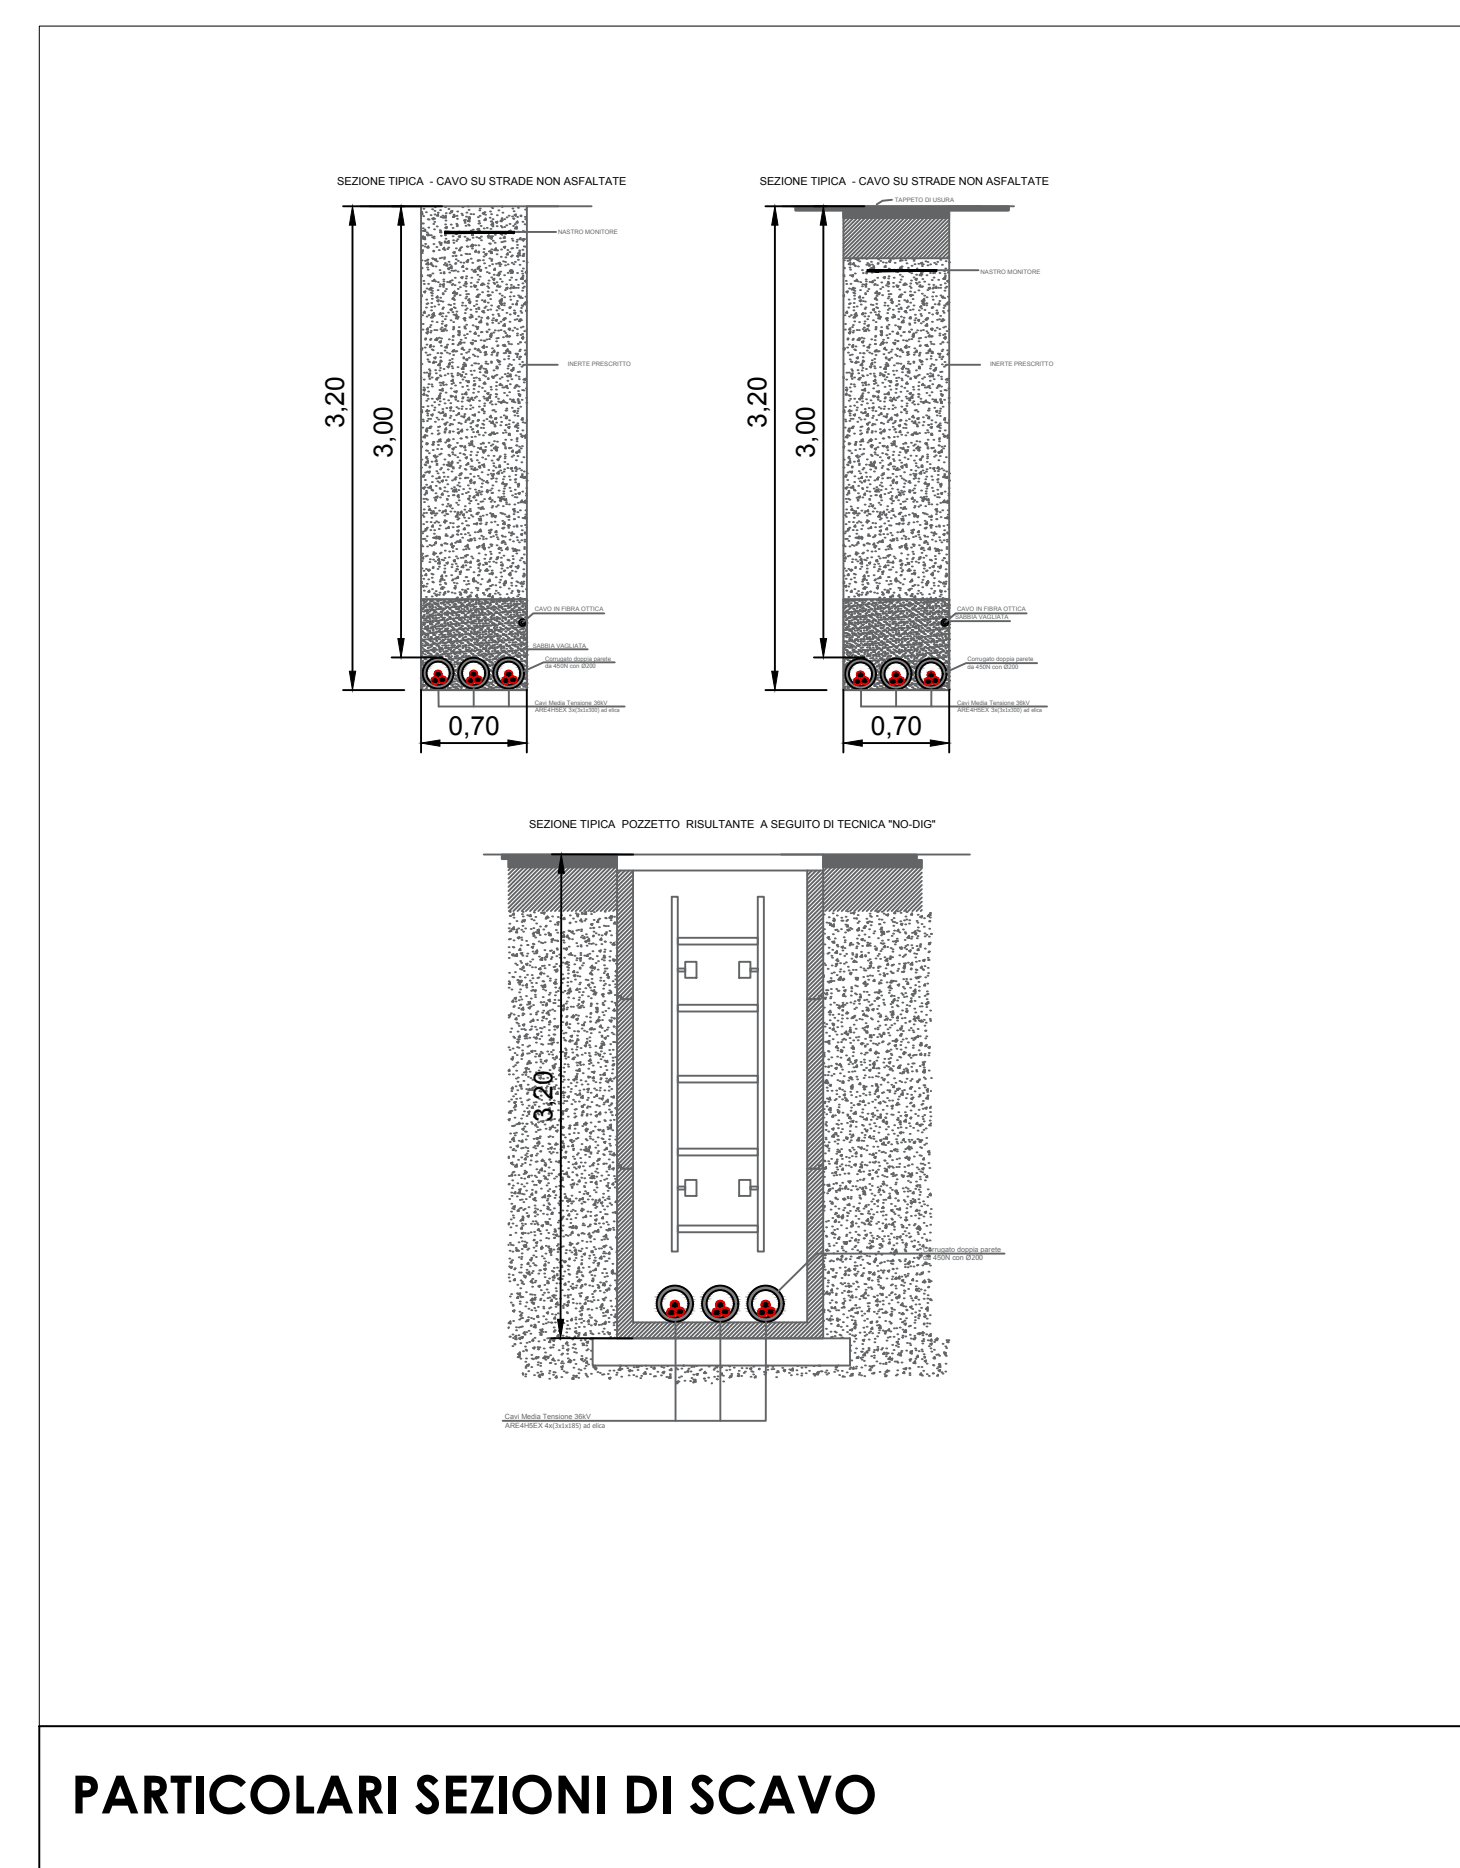

PARTICOLARI SEZIONI DI SCAVO

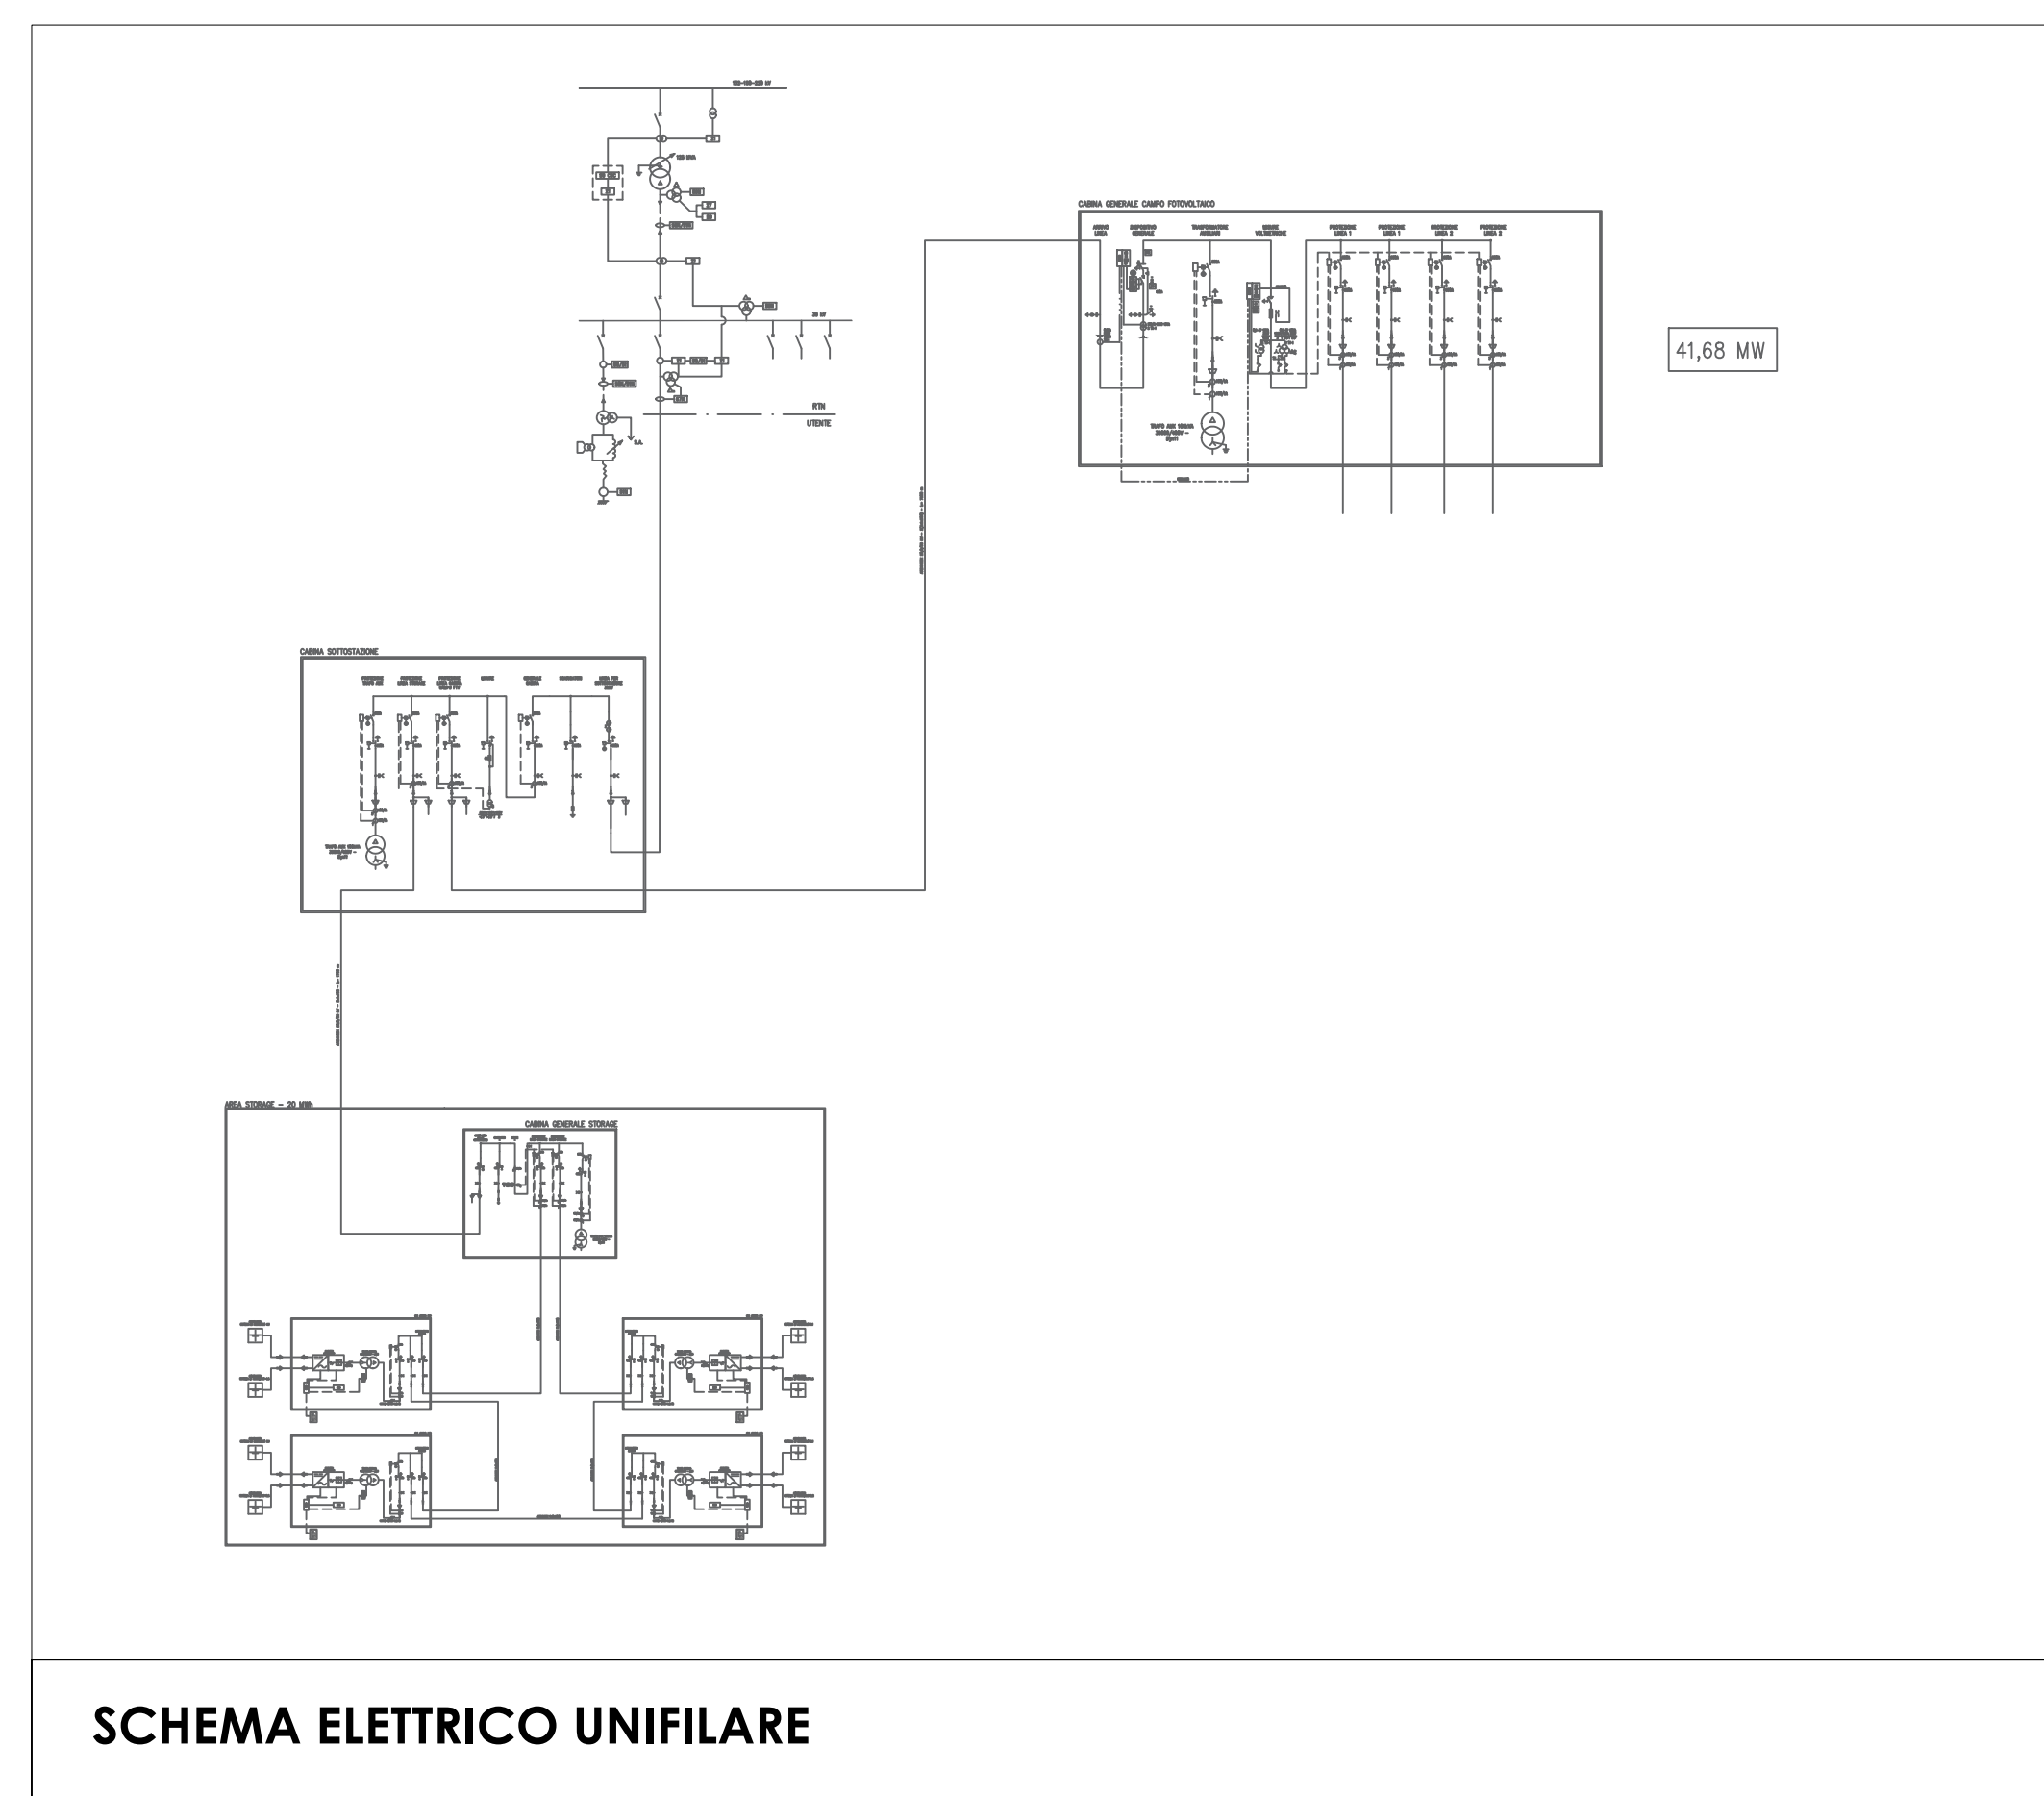

SCHEMA ELETTRICO UNIFILARE

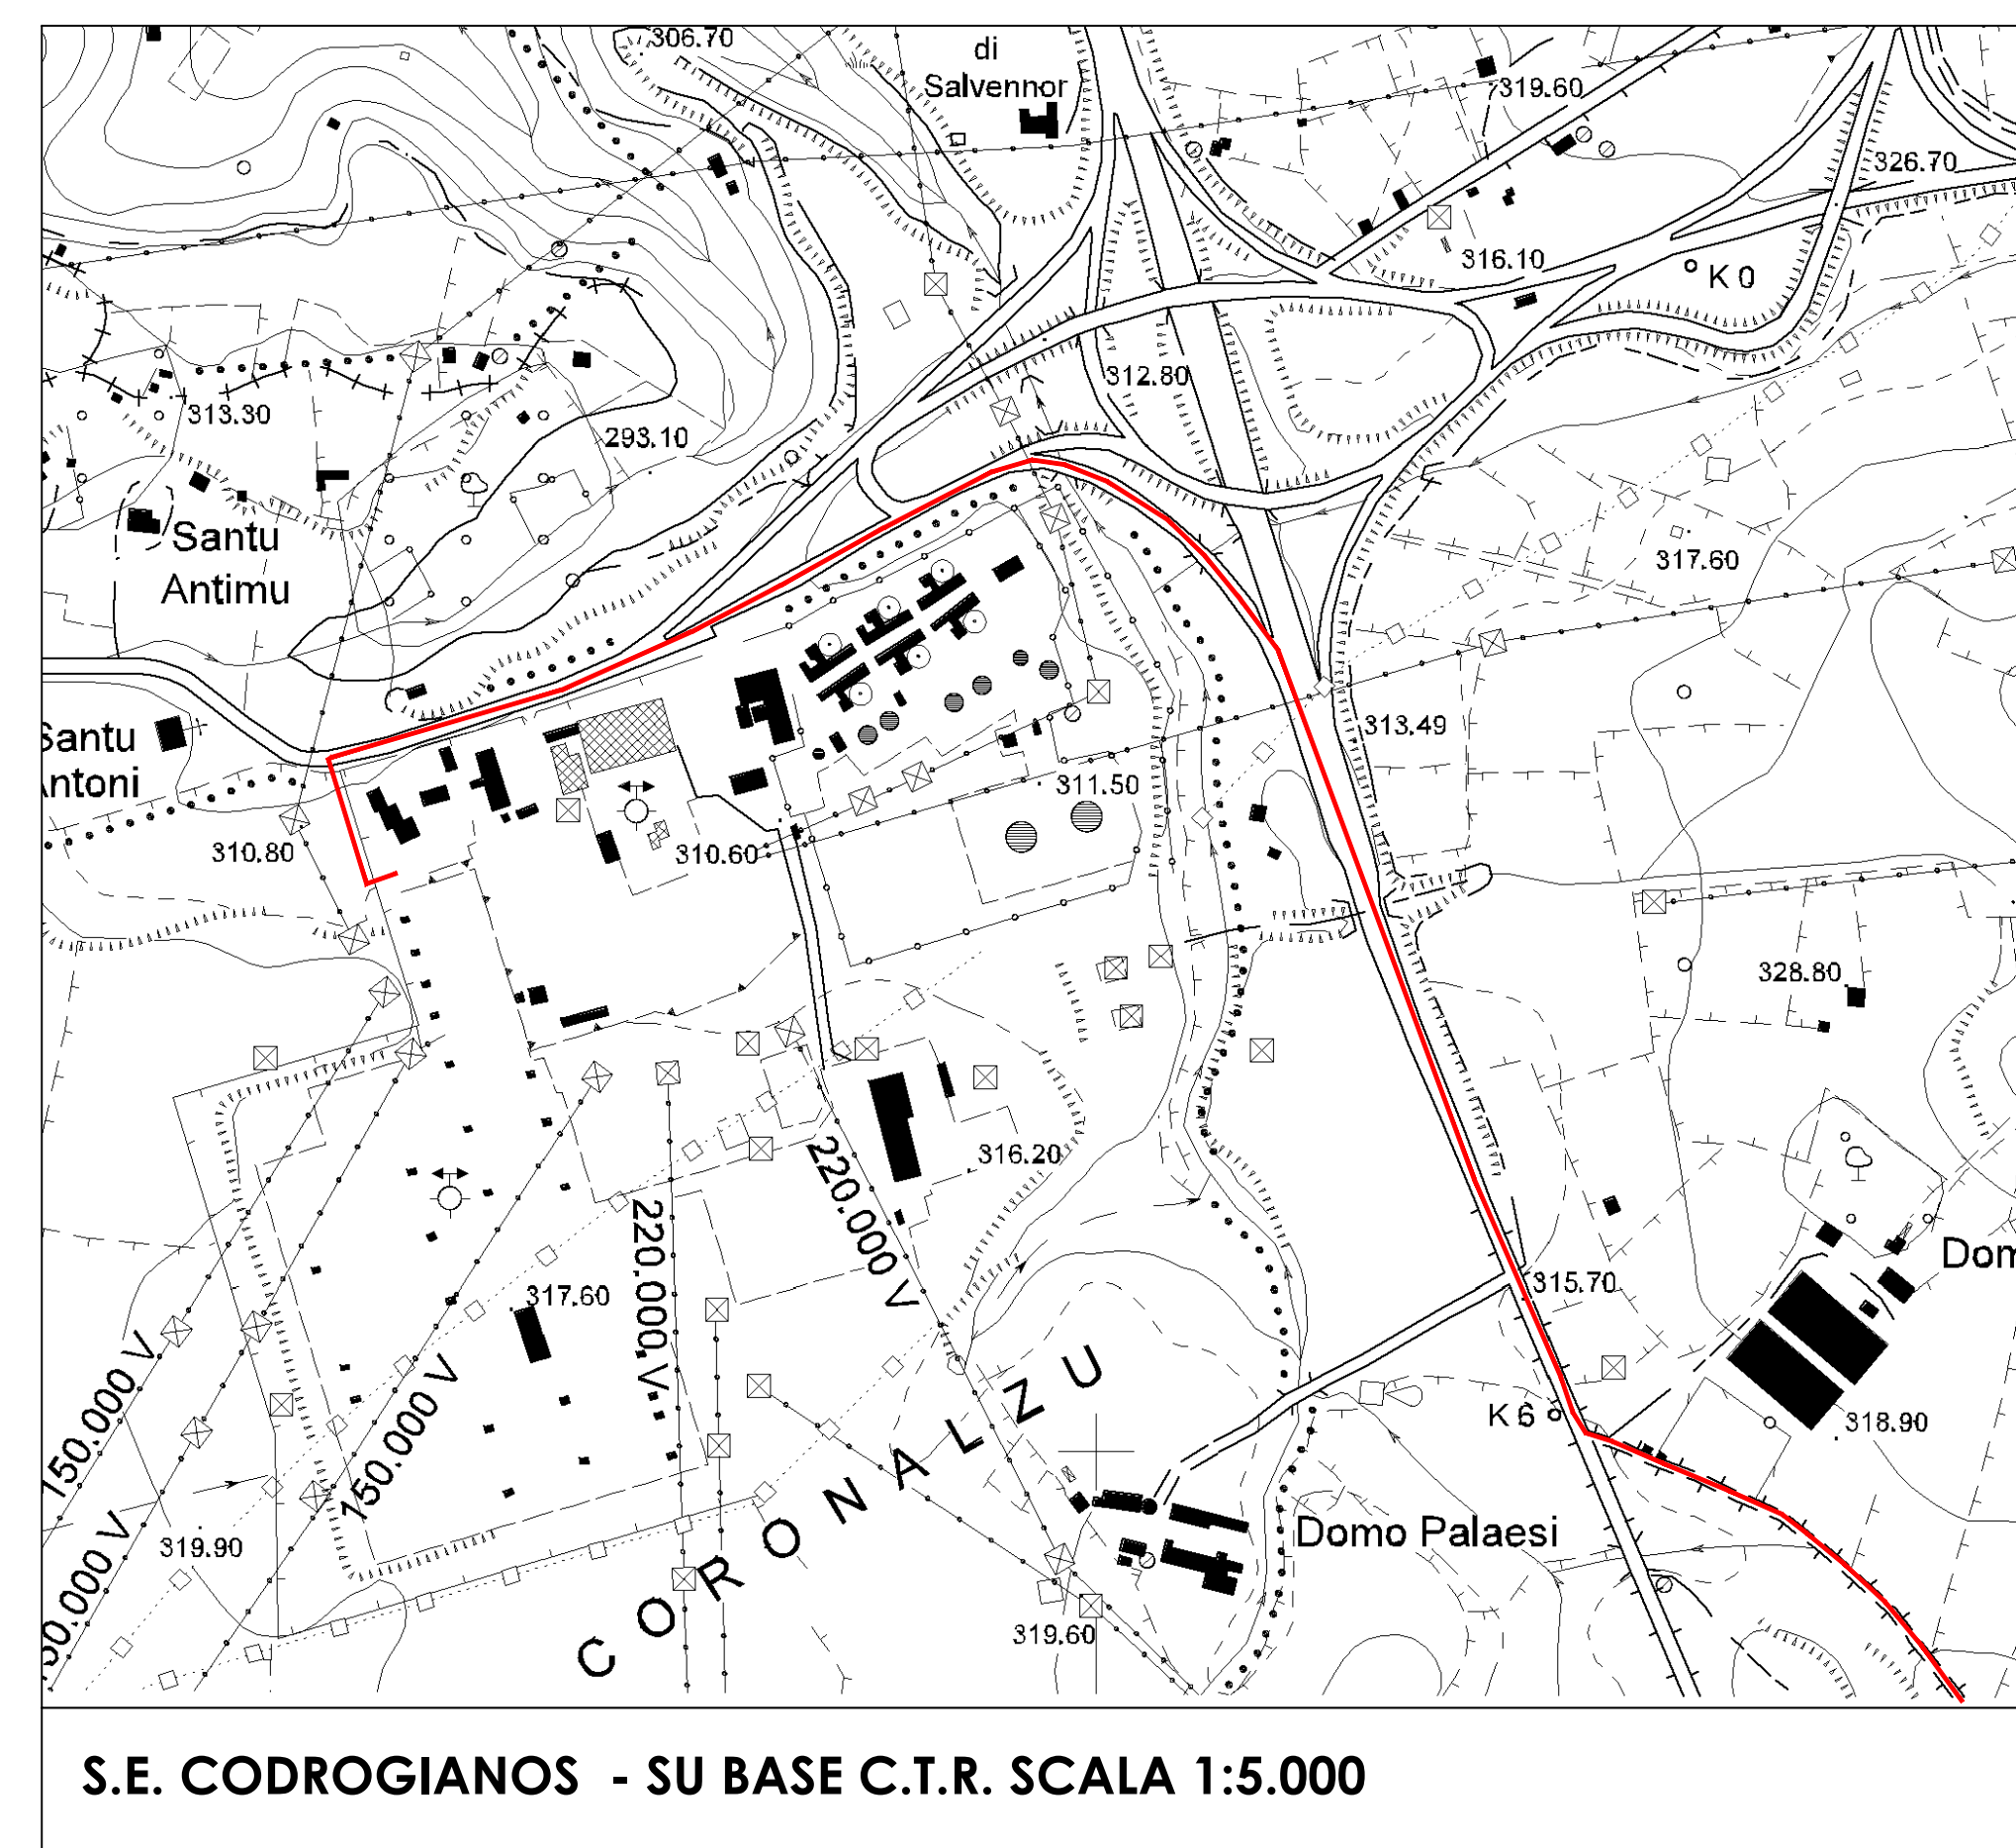

S.E. CODROGIANOS - SU BASE C.T.R. SCALA 1:5.000



S.E. CODROGIANOS - SU BASE ORTOFOTO SCALA 1:5.000