 




LEGENDA CABINA ELETTRICA DI SEZIONAMENTO	
SIMBOLO	DESCRIZIONE
	ILLUMINAZIONE 2x30 W
	LAMPADA DI EMERGENZA
	INTERRUTTORE BIPOLARE
	ESTRATTORE
	PRESA SHUKO 10 A - PRESA 2P+T
	IEC309 1P+N+PE
	IEC309 3P+N+PE
	ESTINTORE
	ESTINTORE IN BOX
	RIVELATORE FUMI OTTICO
	TERMOSTATO
	ALLARME MAGNETICO
	PULSANTE DI EMERGENZA
	01 CELLA DI ARRIVO
	02 CELLA MISURE
	03 CELLA AUSILIARI CABINA
	04 CELLA RAMO RSN
	05 CELLA RISERVA
	06 TRASFORMATORE AUSILIARIO
	07 QUADRO AUSILIARIO BASSA TENSIONE
	08 DISPOSITIVI UPS
	09 QUADRO GENERATORE DIESEL
	10 CONTATORE FISCALE AUSILIARI
	11 VIDEOSORVEGLIANZA WORKSTATION
	12 CONDIZIONATORE ARIA

NOTE:
 1) LE DIMENSIONI E L'ALLESTIMENTO RAPPRESENTATI FANNO RIFERIMENTO ALLA CABINA DI RACCOLTA A; SONO DA INTENDERSI COME LE MASSIME PREVISTE E SONO SUSCETTIBILI DI DIMINUIZIONE.
 2) LE CABINE DI RACCOLTA INTERNE ALL'IMPIANTO MANTERRANNO LE MEDESIME DIMENSIONI DELLA CABINA RAPPRESENTATA AVENDO PERO' UN ALLESTIMENTO INTERNO CHE PUO' DIFFERIRE RISPETTO AL PRESENTE TIPOLOGICO.
 3) PER MAGGIORE DETTAGLIO FARE RIFERIMENTO ALLA TAVOLA DELLO SCHEMA ELETTRICO UNIFILARE.

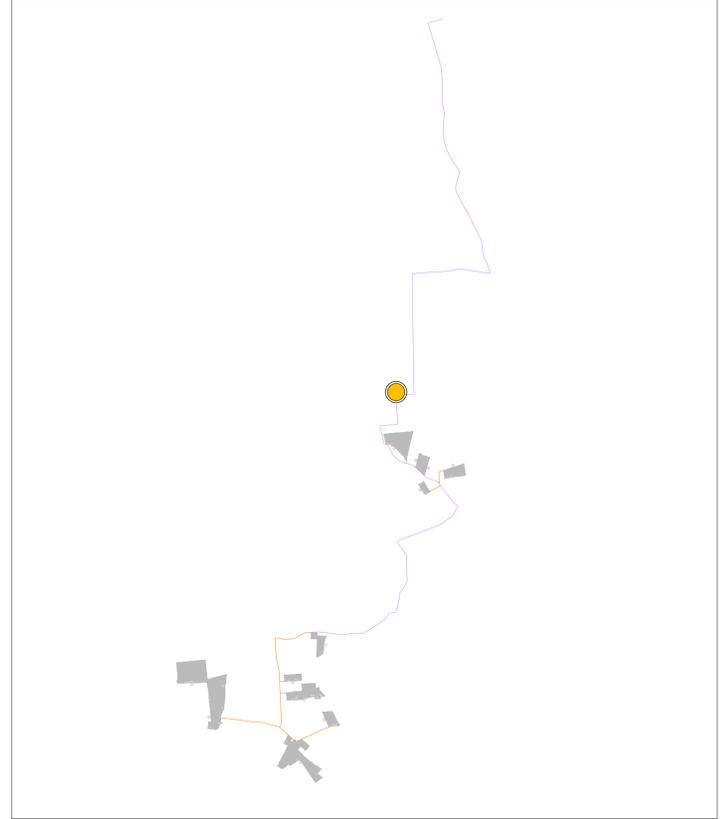

LEGENDA
 CABINA DI SMISTAMENTO

 NOTA:
 LA CABINA DOVRÀ ESSERE DOTATA DI IDONEA VASCA DI FONDAZIONE PREFABBRICATA PER IL PASSAGGIO DEI CAVI DI CONNESSIONE



0		IS	MC	LC	02/2023
REV.	DESCRIZIONE	DESIGN.	CONTROL.	APPROV.	DATA

Montana
 Milano SpA
 Via S. Felice 10, 20122 Milano
 Tel. +39 02 54118731
 Fax +39 02 54118732
 www.montana.com
 P.IVA 034720206
 C.A. Soc. 000000006

Comittente:
FLYNIS PV 34 S.r.L

Progettisti:
ING. LAURA CONTI
 Iscritta all'Ordine degli Ingegneri della Provincia di Pavia al n. 1726

Oggetto:
**IMPIANTO INTEGRATO - AGRIVOLTAICO COLLEGATO ALLA RTN
 POTENZA NOMINALE 44,86 MWp
 COMUNE DI ACQUAVIVA DELLE FONTI (BA)
 PROGETTO DEFINITIVO**

Tavola:
**PARTICOLARI
 CABINE ELETTRICHE - CABINA DI SEZIONAMENTO**

N. Tav.:
12.5

N. RIF.:
 2983_5284_ACQ_VIA_T12.5_REV0_CABINE ELETTRICHE - CABINA DI SEZIONAMENTO

Scala:
 1:100

E' VIETATA LA RIPRODUZIONE DI QUESTO DOCUMENTO SENZA PREVENTIVA AUTORIZZAZIONE SCRITTA DELLA MONTANA SPA