
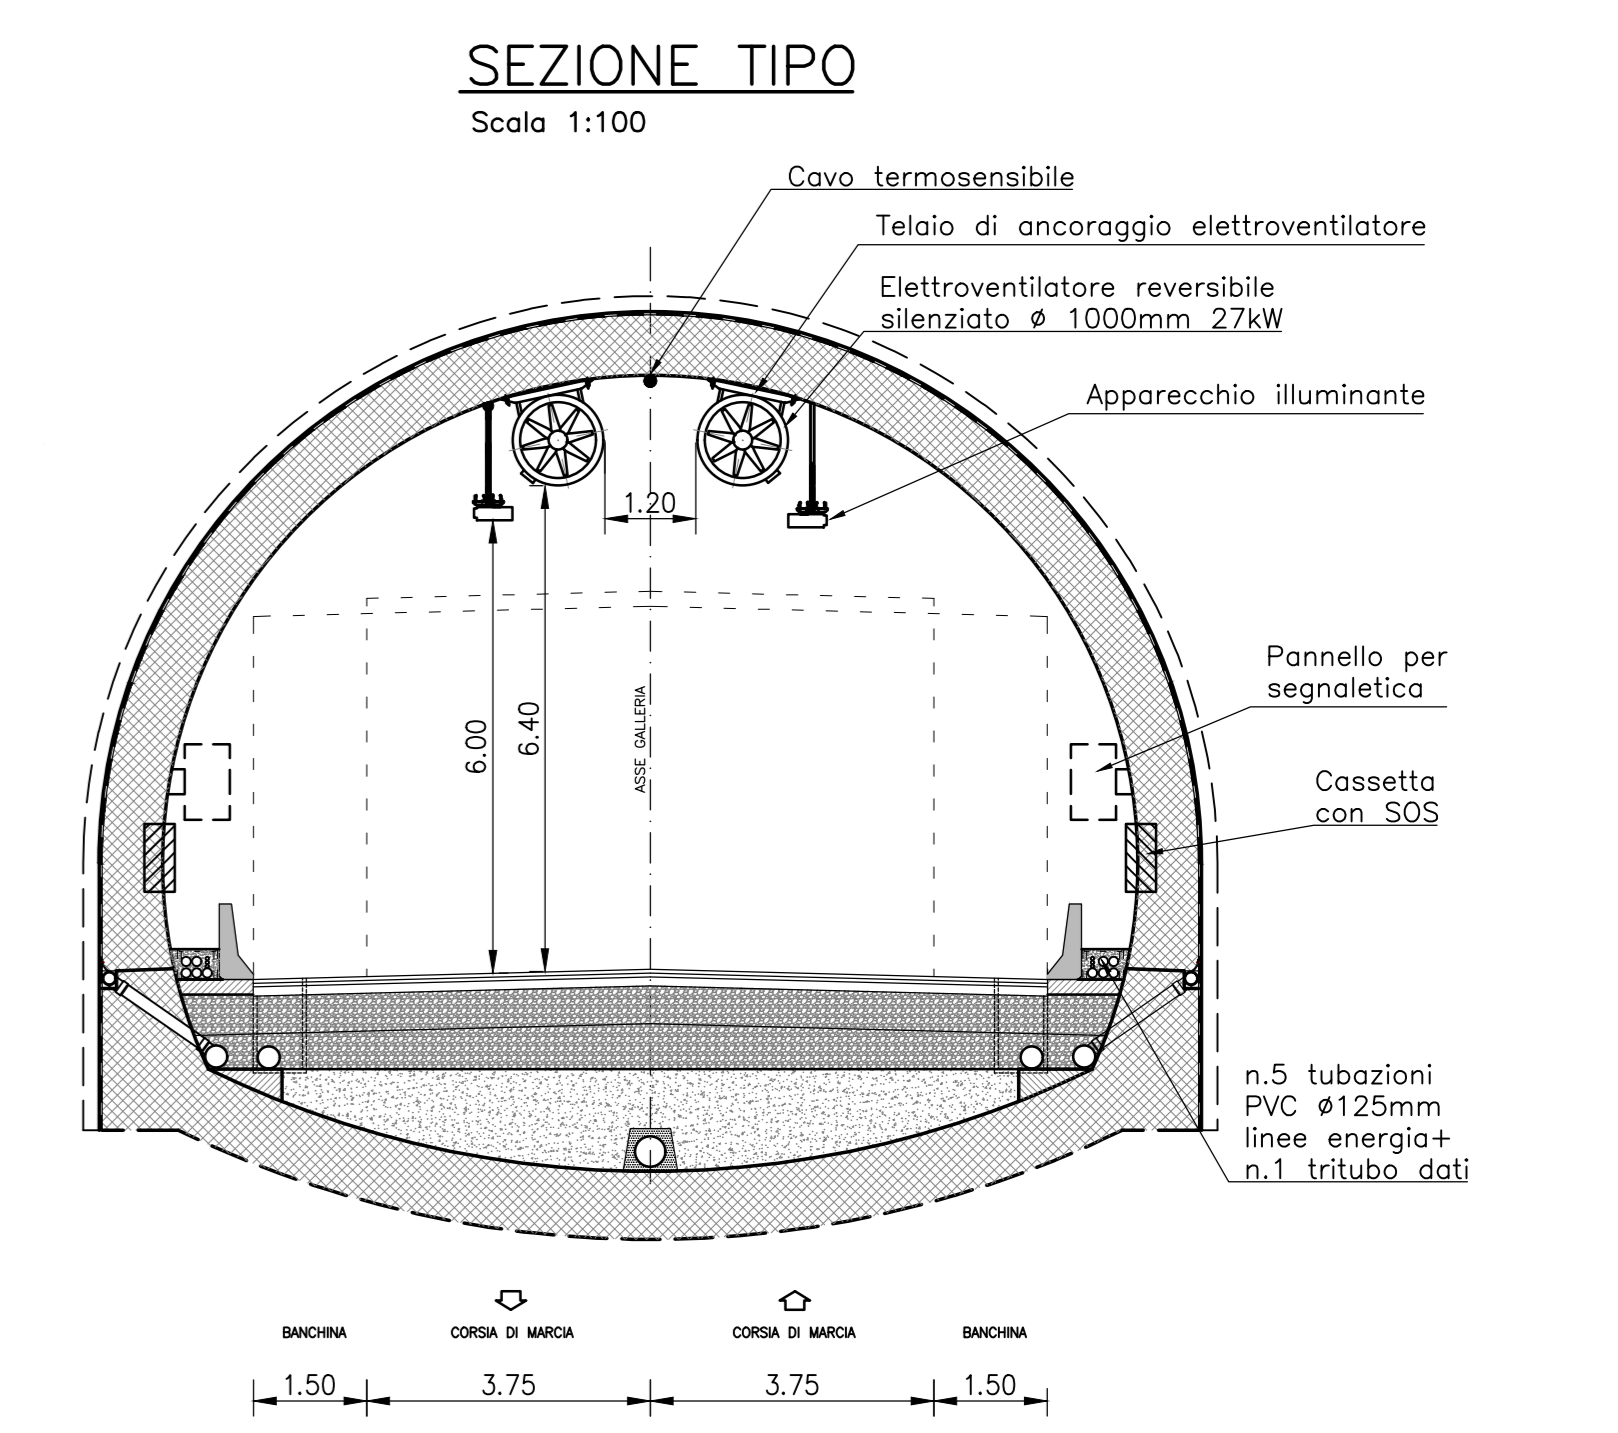
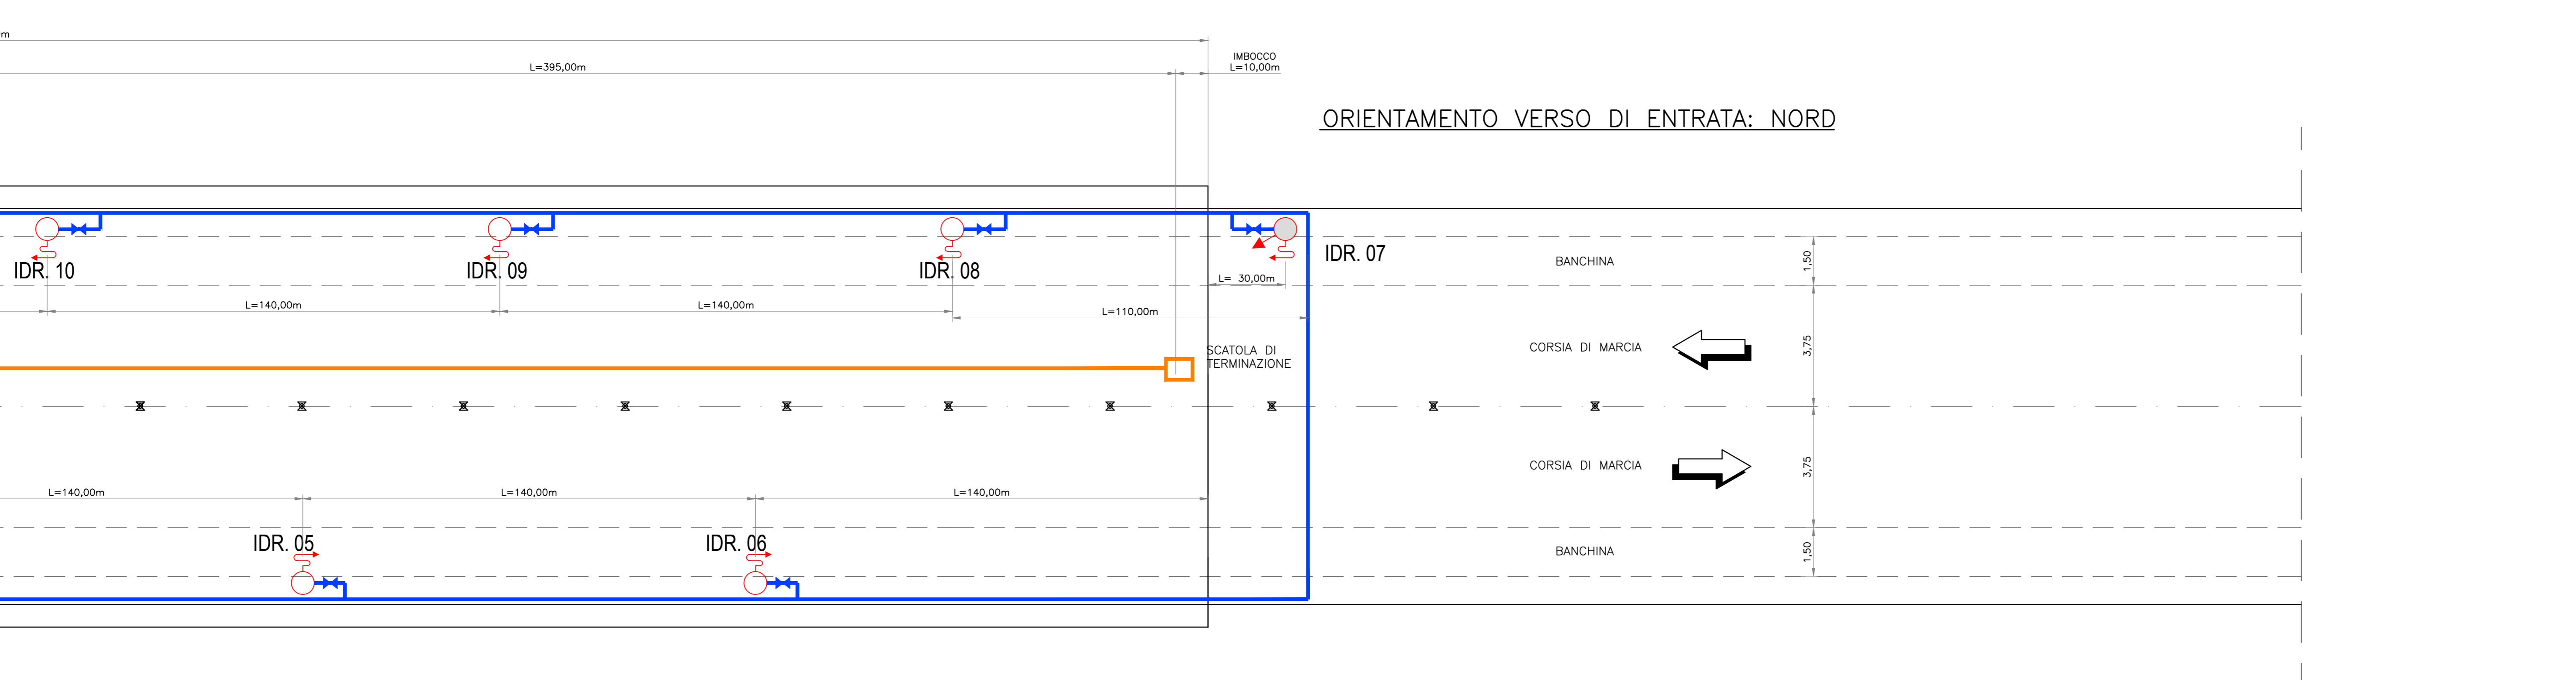


LEGENDA TRACCIATO	
---	LIMITI CARREGGATE
---	ASSE MEZZERIA GALLERIA
⊗	SEM-ETOMETRICHE

LEGENDA	
	Valvola di intercettazione
	Idrante a muro uni 45 con manichetta e lancia alloggiato all'interno della colonnina sos e dotato di riduttore di pressione
	Idrante sopraelevato uni 70 dotato di attacco autopompa V.F.F.
	Vasca di accumulo a servizio della galleria
	Scatola di terminazione per fibra ottica
	Sensore lineare di temperatura con fibra ottica per rivelazione incendi
	Tubazione in polietilene ad alta densità per fluidi in pressione secondo norme UNI EN 12201, serie PE100 PN16 - ø 160 mm

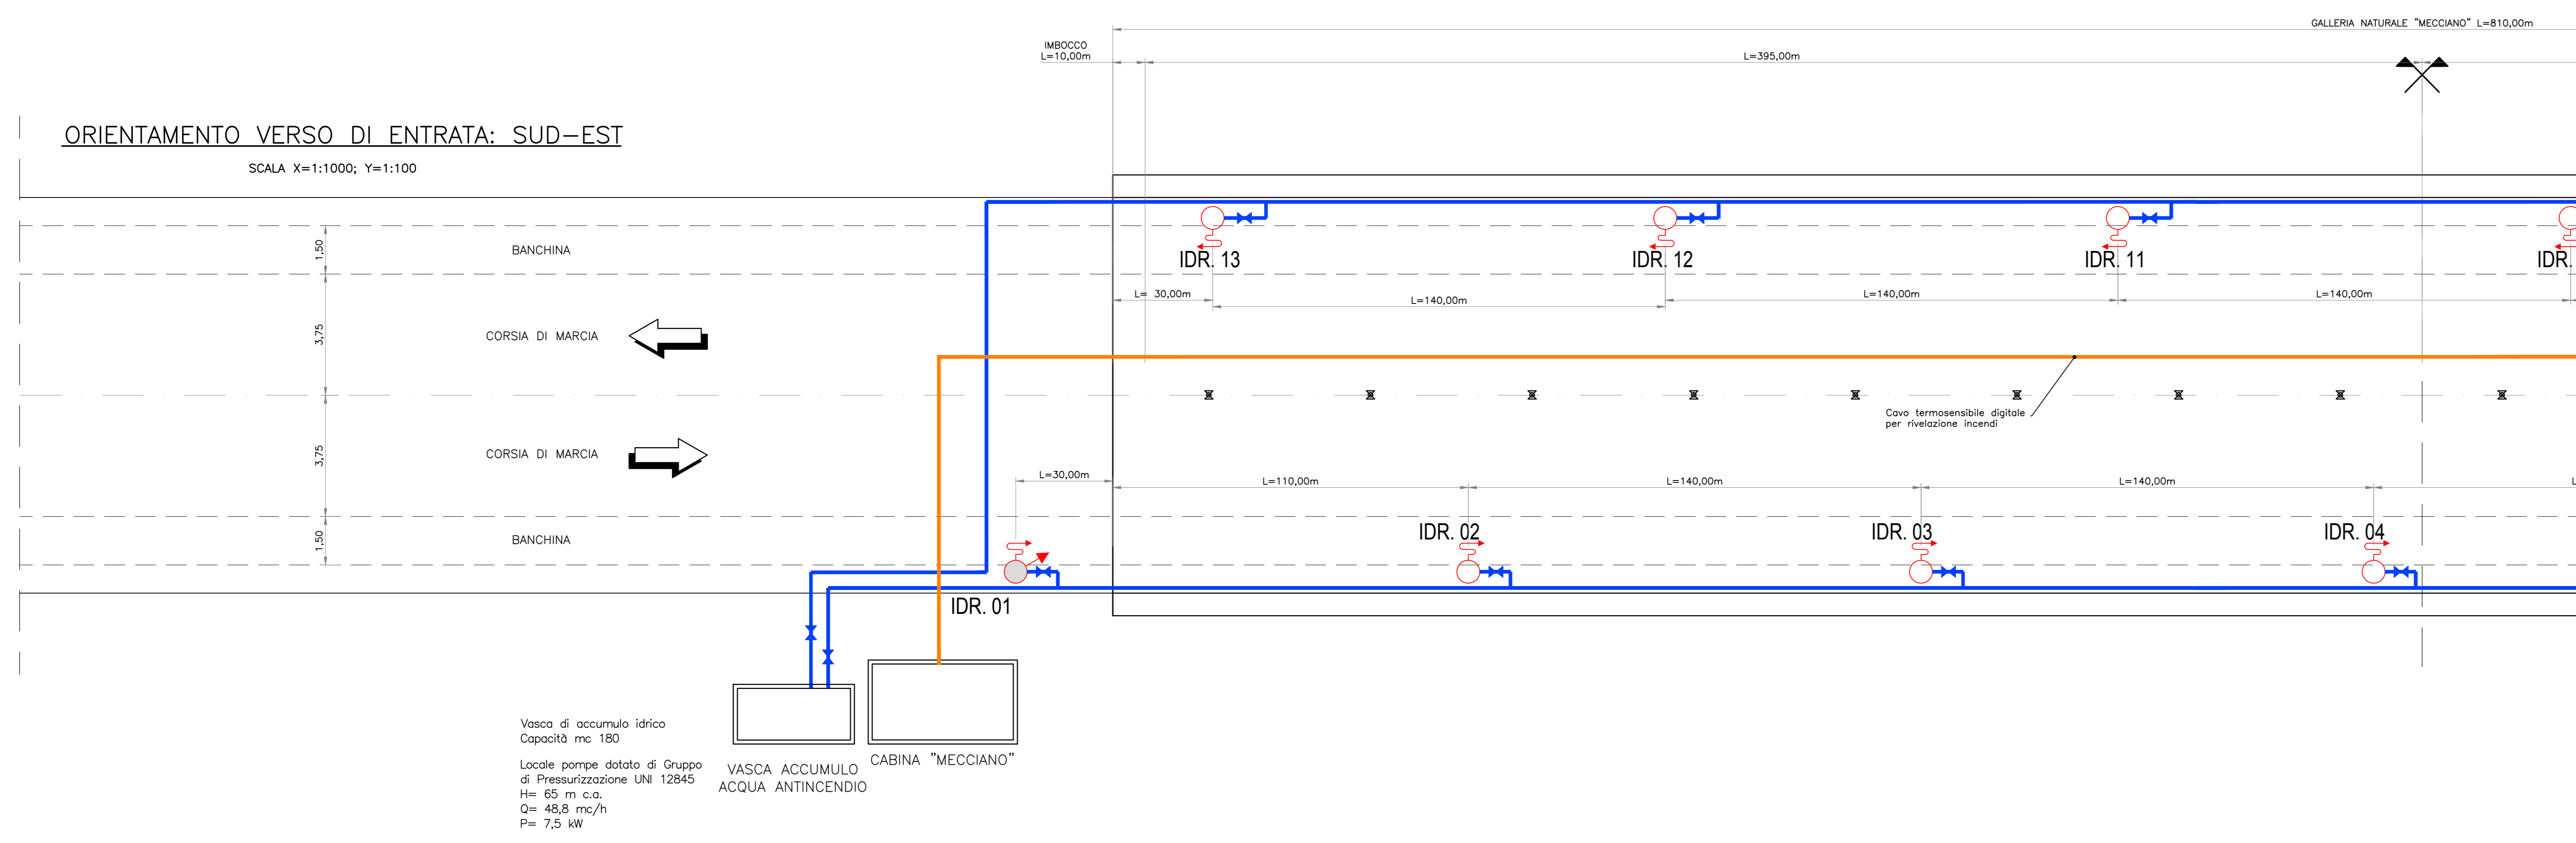

**ASSE VIARIO MARCHE-UMBRIA
E QUADRILATERO DI PENETRAZIONE INTERNA
MAXI LOTTO 2**

LAVORI DI COMPLETAMENTO DELLA DIRETTRICE PERUGIA ANCONA:
SS. 318 DI "VALFABBRICA", TRATTO PIANELLO-VALFABBRICA
SS. 76 "VAL PESINOF", TRATTI FOSSATO VICO - CANCELLI E ALBACINA - SERRA SAN QUIRICO
"PEDEMONTANA DELLE MARCHE", TRATTO FABRIANO-MUCCIA-SFERCIA.

PROGETTO ESECUTIVO

CONTRAENTE GENERALE: 	Il responsabile del Contratto Generale: Ing. Federico Montanari	Il responsabile Integrazioni delle Prestazioni Specialistiche: Ing. Salvatore Lieto	
Mandatario: 	Mandatario: 		
RESPONSABILE DELLA PROGETTAZIONE PER C.A.T.I. Prof. Ing. Antonio Grimaldi GEOLOGO: Dott. Geol. Fabrizio Pontoni COORDINATORE DELLA SICUREZZA IN FASE DI PROGETTAZIONE: Ing. Michele Curiale			
IL RESPONSABILE DEL PROCEDIMENTO: Ing. Iginio Farotti			
2.1.3 - PEDEMONTANA DELLE MARCHE 3° stralcio funzionale: Castelraimondo nord - Castelraimondo sud 4° stralcio funzionale: Castelraimondo sud - innesto S.S.77 a Mucia IMPIANTI TECNOLOGICI Impianti galleria naturale Mecciano Impianto idrico antincendio			SCALA: 1:1000/100 DATA: Ottobre 2020
Codice Unico di Progetto (CUP): F12C03000050021			
Codice elaborato: [L][0][7][0][3][2][1][3][E][2][1][1][M][6][6][0][6][1][V][1][0][2][C] Nome File: L0703213E21M66061V102C			
REV.	DATA	DISCRIZIONE	Redatto / Consigliato / Approvato
A	Marzo 2020	Emissione PE	PROGIN / M. De Iorio / S. Lieto / A. Grimaldi
B	09/2020	Emissione per Istruttoria	PROGIN / M. De Iorio / S. Lieto / A. Grimaldi
C	10/2020	Emissione per Istruttoria RNA	PROGIN / M. De Iorio / S. Lieto / A. Grimaldi