


ORIENTAMENTO VERSO DI ENTRATA: SUD  
SCALA X=1:1000; Y=1:100

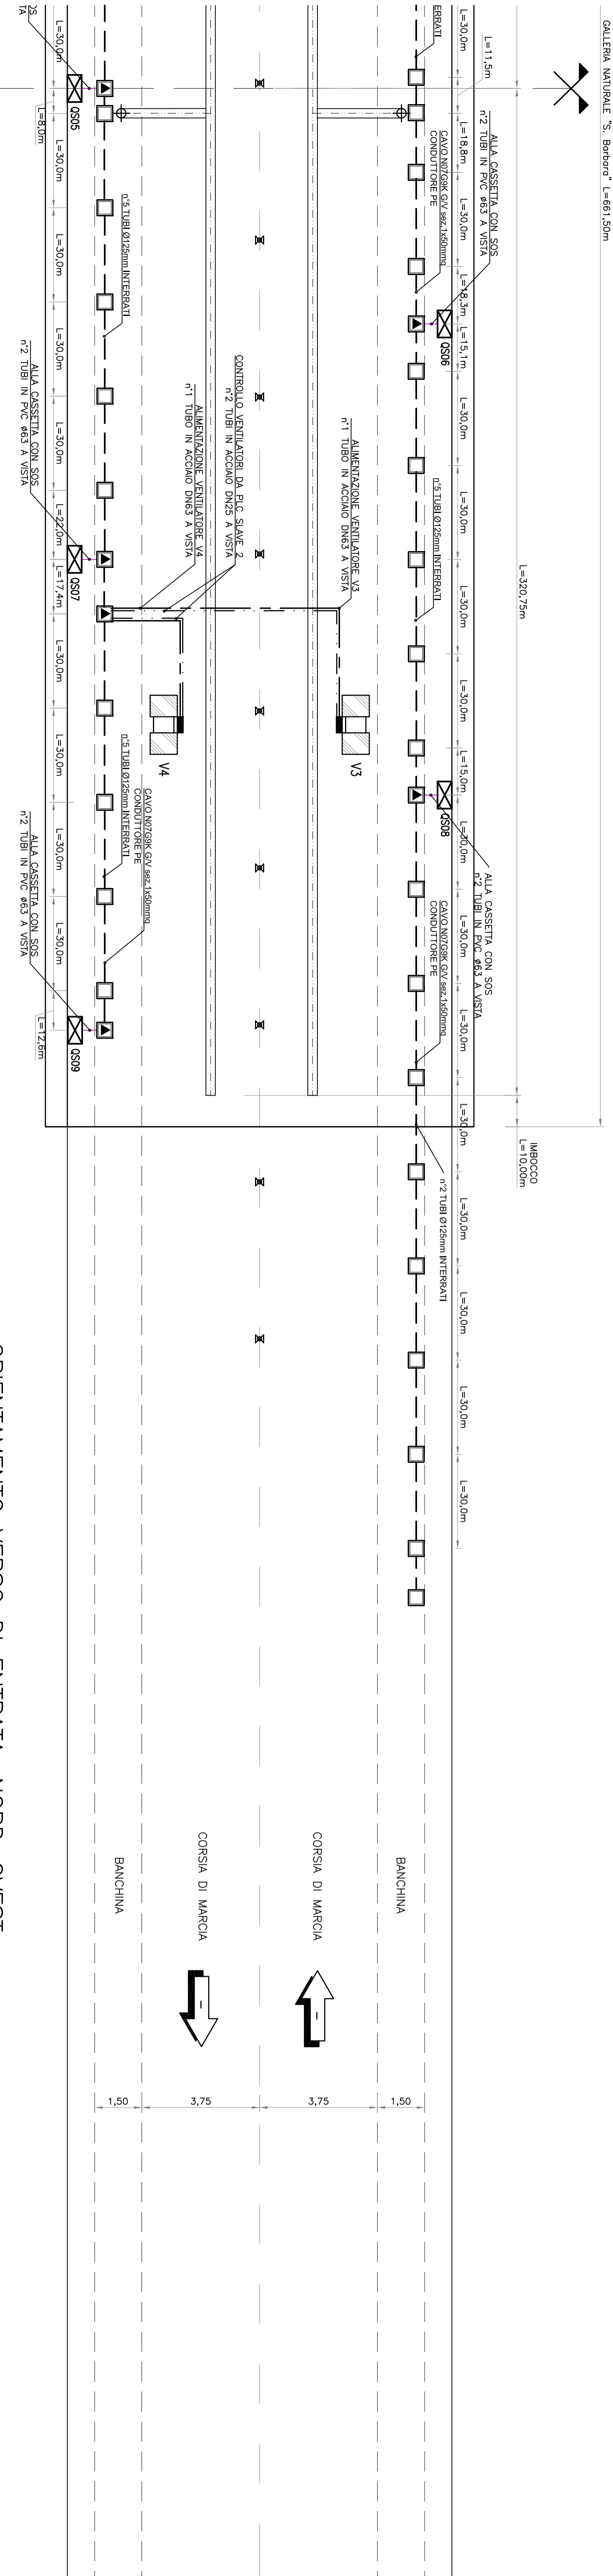


ORIENTAMENTO VERSO DI ENTRATA: NORD-OVEST

TIPOLOGIA CAVI IMPIANTO ALIMENTAZIONE NICCHIE SOS			
Oggetto	Trotto	Percorso	Tipo di cavo
Arredi SOS in nicchie	Dalle cabine alle nicchie	Entro cavdotti interni ø125mm	FOTIQUIS 0,6/1W

LEGENDA TRACCIATO	
---	LIMITI CARREGGIANTE
---	ASSE MEZZA CASSERA
---	SEMI-LETTORE

LEGENDA	
---	CAMMOTTI INTERNI ø 125mm + TRINIBO ø 50
---	TUBAZIONE IN ACCIAIO ALIMENTAZIONE ACCELERATORI DN25 CON PROTEZIONE REI 120
---	P17 TUBI IN ACCIAIO DN25 A VISTA
---	P17 TUBI IN PVC DN25 A VISTA
---	CANALITE IN ACCIAIO NON SOSPENSE IN VOLTA
---	CABINA ELETTRICA DI TRASFORMAZIONE M7/RT COMPLETA DI P17 CORDONI DI SOSPENSIONE DI COMUNICAZIONE SU FIBRA OTTICA MULTIMODALE
---	QUADRO DISTRIBUZIONE ELETTRICA IN ARMADIO SOS
---	ACCELERATORE REVERSIBILE ANCORATO IN VOLTA
---	POZZETTO DI DERIVAZIONE/INFLUSSO dm. 60x60x60mm
---	POZZETTO DI DERIVAZIONE/INFLUSSO dm. 120x60x60mm
---	CASSERA CON SOS
---	CONNESSIONE CRIMPATA DI TIPO A "C" (C50-C35-C25-C35-C25)

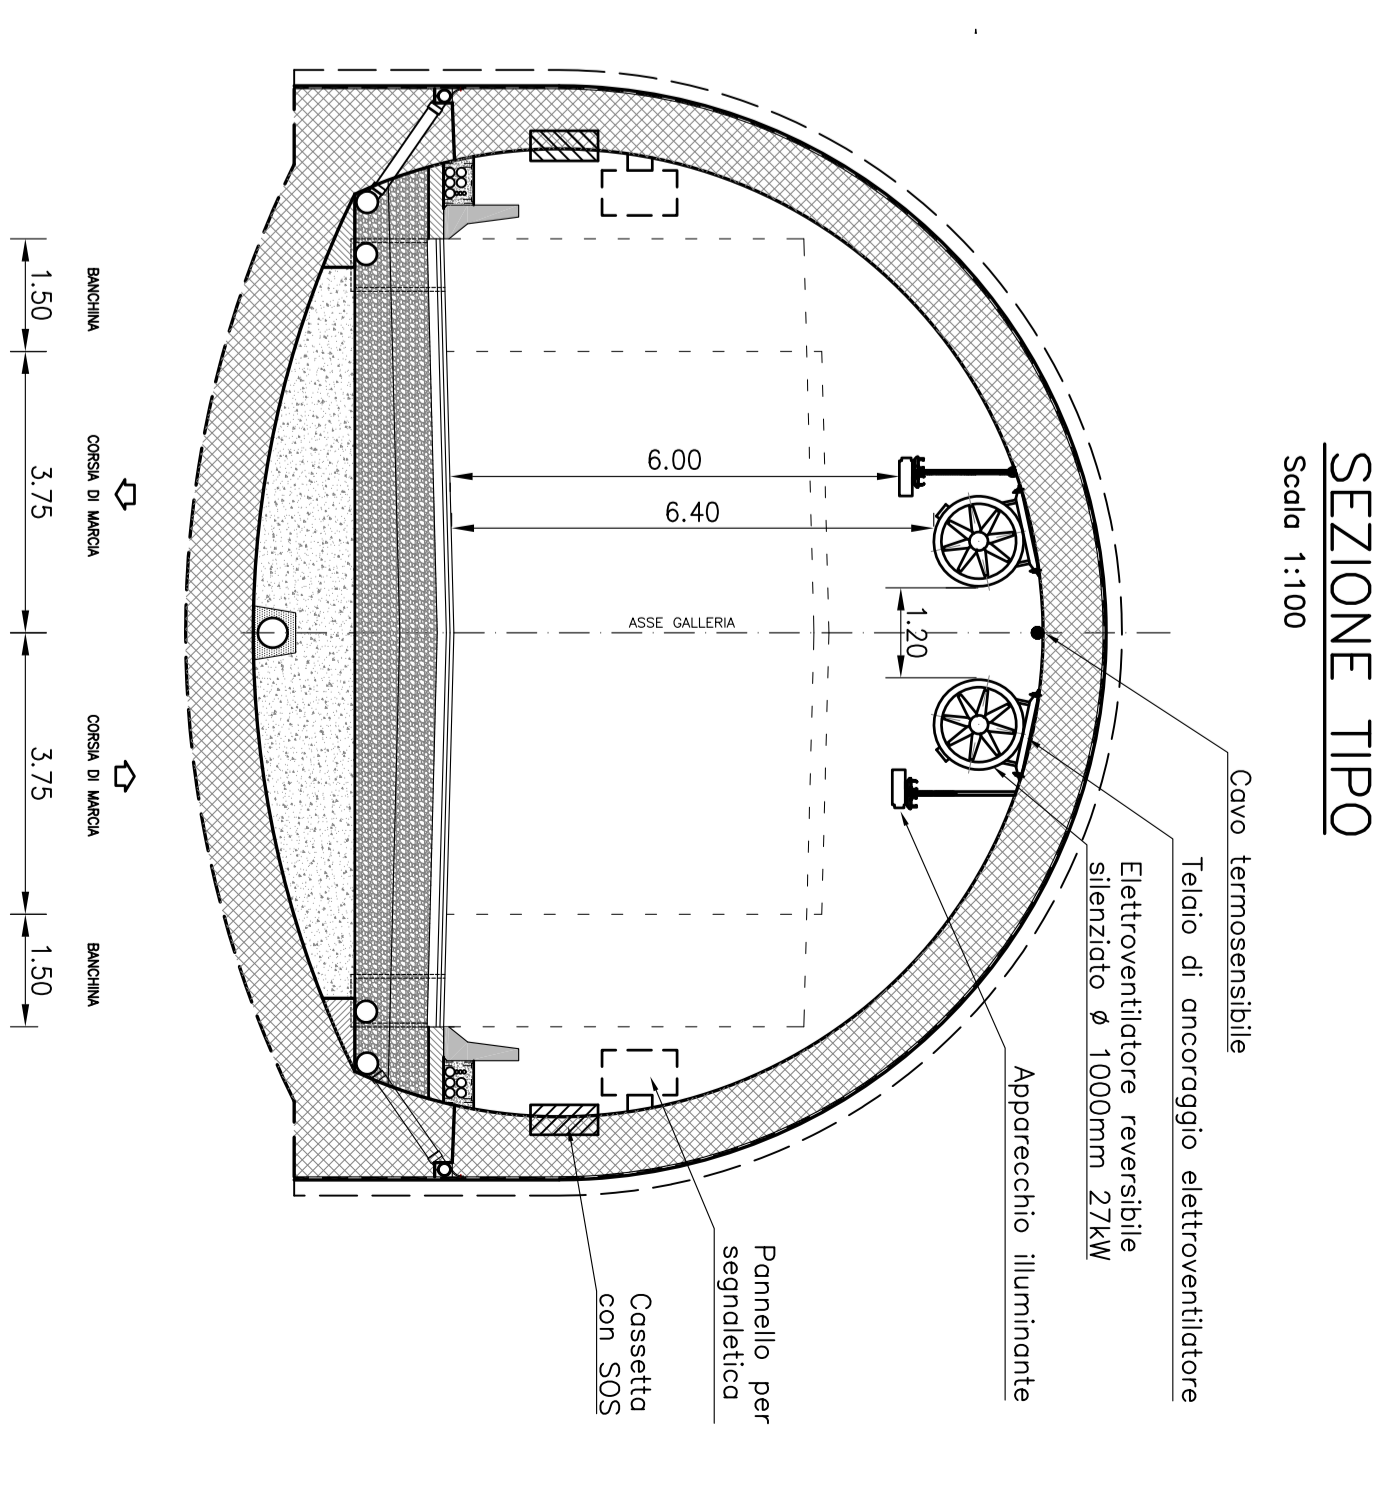

**ASSE VIARIO MARCHE-LOMBRIA  
E QUABRILATERO DI PENETRAZIONE INTERNA  
MAXILOTTO 2**

LAVORI DI COMPLETAMENTO DELLA DISTRIBUZIONE PER REGIONI ANCONA, RAVENNA, VERONA, TRENTO, TRIESTE, VERONA, VICENZA, CANTILE ALBANO, PARMA, SAN GIUSEPPE, PAVIA, PORDENONE, TAVOLA DELLE MARCHE, TRONTO FABRIANO, CASSARSA.

**PROGETTO ESECUTIVO**

<b>CONTRATTORE GENERALE:</b> <b>DIRPA 2</b> S.p.A. I.r.l.	Ing. Federico Maccanini	Ing. Salvatore Tasso
<b>PROGETTISTI:</b> Miethe Umbria S.p.A. PROGINA	COMPTON SA COMPTON ITALIA S.p.A.	SCATTELLI di E. Scatelli & C.

**REVISIONI DELLA PROGETTAZIONE**

REVISIONE	DATA	INSTRUTTORI	PROG.	RELAZ.	COND.	APPROV.
A	Marzo 2020	Emiliano FE	PROGINA	M. De Iorio	S. Lupo	A. Ghirelli
B						

**2.1.3 - PENETRAZIONE DELLE MARCHE**  
3° Strada funzionale: Caselidomando nord - Caselidomando sud  
4° Strada funzionale: Caselidomando sud - Innesso S.S.77 a Miccia  
**DISTRIBUZIONE**  
Impianto elettrico di distribuzione  
Miethe 2020

**SCALA:**  
1:1000/100

**DATA:**  
Marzo 2020