




LEGENDA TRACCIATO	
---	LIMITI CARREGGIAE
---	ASSE MEZZERIA GALLERIA
⊗	SEMI-ETOMETRICHE

LEGENDA	
	Valvola di intercettazione
	Idrante a muro uni 45 con manichetta e lancia alloggiato all'interno della colonnina sos e dotato di riduttore di pressione
	Idrante soprassuolo uni 70 dotato di attacco autopompa W.F.F.
	Vasca di accumulo a servizio della galleria
	Scatola di terminazione per fibra ottica
	Sensore lineare di temperatura con fibra ottica per rivelazione incendi
	Tubazione in polietilene ad alta densita' per fluidi in pressione secondo norme UNI EN 12201, serie PE100 PN16 - Ø 160 mm

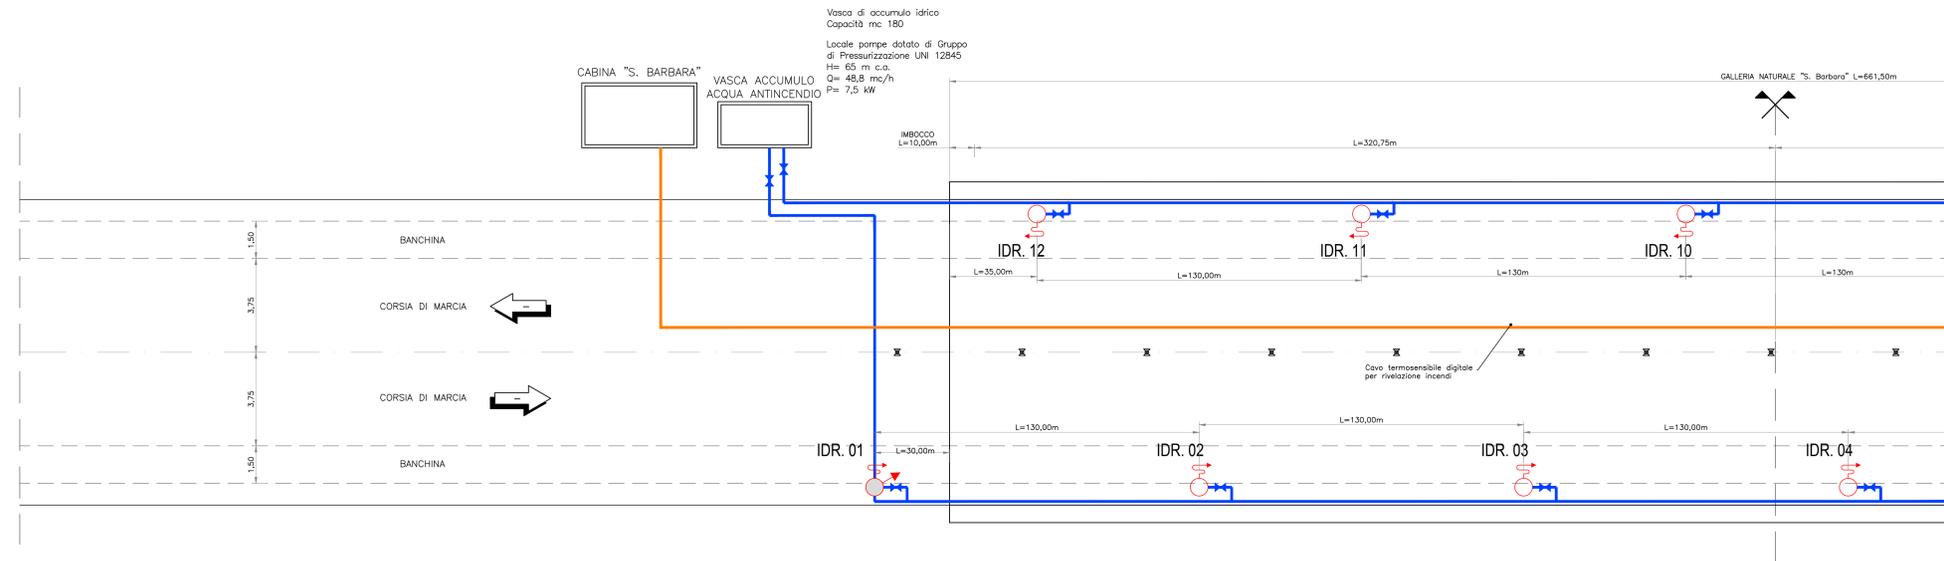

ORIENTAMENTO VERSO DI ENTRATA: SUD
 SCALA X=1:1000; Y=1:100

SEZIONE TIPO
 Scala 1:100

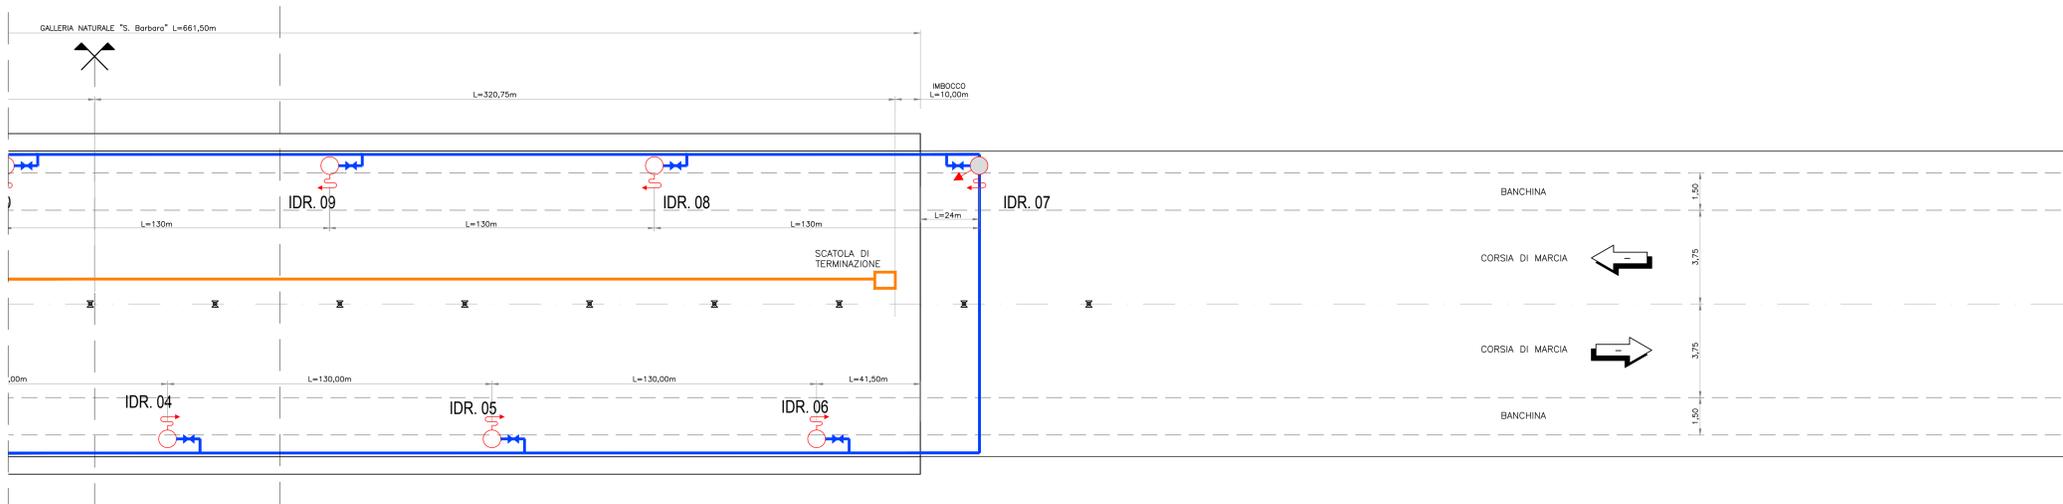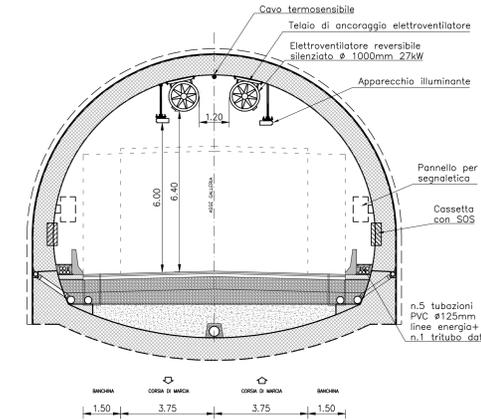

ORIENTAMENTO VERSO DI ENTRATA: NORD-OVEST

**ASSE VIARIO MARCHE-UMBRIA
 E QUADRILATERO DI PENETRAZIONE INTERNA
 MAXI LOTTO 2**

LAVORI DI COMPLETAMENTO DELLA DIRETTRICE PERUGIA ANCONA:
 SS. 318 DI "VALFABRICA", TRATTO PIANELLO-VALFABRICA
 SS. 76 "VAL DESINO", TRATTO FOSSATO VICO - CANCELLI ALBACINA - SERRA SAN QUIRICO
 "PEDEMONTANA DELLE MARCHE", TRATTO FABRIANO-MUCCIA-SFERCIA.

PROGETTO ESECUTIVO

CONTRAENTE GENERALE: DIRPA 2 s.c.a.r.l.	Il responsabile del Contratto Generale: Ing. Federico Montanari	Il responsabile Integratori delle Prestazioni Specialistiche: Ing. Salvatore Lieto
---------------------------------------------------	---------------------------------------------------------------------------	----------------------------------------------------------------------------------------------

PROGETTAZIONE: Associazione Temporanea di Imprese

Mandatario: PROGIN SA
 INGEGNERI - CONSULENTI

Mandatari: LOMBARDI SA
 INGEGNERI - CONSULENTI

LOMBARDI-REICO
 INGEGNERIA S.R.L.

SGAI s.r.l. di E. Farini & C.
 Studio di Ingegneria e Geologia Applicata
 Via S. Maria Maddalena, 10 - 00187 Roma (RM)
 Tel. 06/47811111 - Fax 06/47811112

RESPONSABILE DELLA PROGETTAZIONE:
 PER C.A.T.
 Prof. Ing. Antonio Grimaldi
 GEOLOGO
 Dott. Geol. Fabrizio Pontoni
 COORDINATORE DELLA SICUREZZA IN FASE DI PROGETTAZIONE
 Ing. Michele Curiale

IL RESPONSABILE DEL PROCEDIMENTO:
 Ing. Iginio Faroni

2.1.3 - PEDEMONTANA DELLE MARCHE
 3° stralcio funzionale: Castelraimondo nord - Castelraimondo sud
 4° stralcio funzionale: Castelraimondo sud - innesto S.S.77 a Muccia
IMPIANTI TECNOLOGICI
 Impianti galleria naturale S. Barbara
 Impianto idrico antincendio

SCALA:
1:1000/100

DATA:
Ottobre 2020

Codice Unico di Progetto (CUP): F12C03000050021

Codice elaborato: [0][7][0][3][2][1][3][E][2][1][1][M][7][0][0][6][1][V][1][0][2][C]

Nome File: 0303210321M0061002.C

REV.	DATA	DESCRIZIONE	Redatto	Controllato	Approvato
A	Marzo 2020	Emissione PE	PROGIN M. De Iorio	S. Lieto	A. Grimaldi
B	09/2020	Emissione per Istruttoria	PROGIN M. De Iorio	S. Lieto	A. Grimaldi
C	10/2020	Emissione per Istruttoria RNA	PROGIN M. De Iorio	S. Lieto	A. Grimaldi