




PARTICOLARE LOCALE REGIA
SCALA 1:25

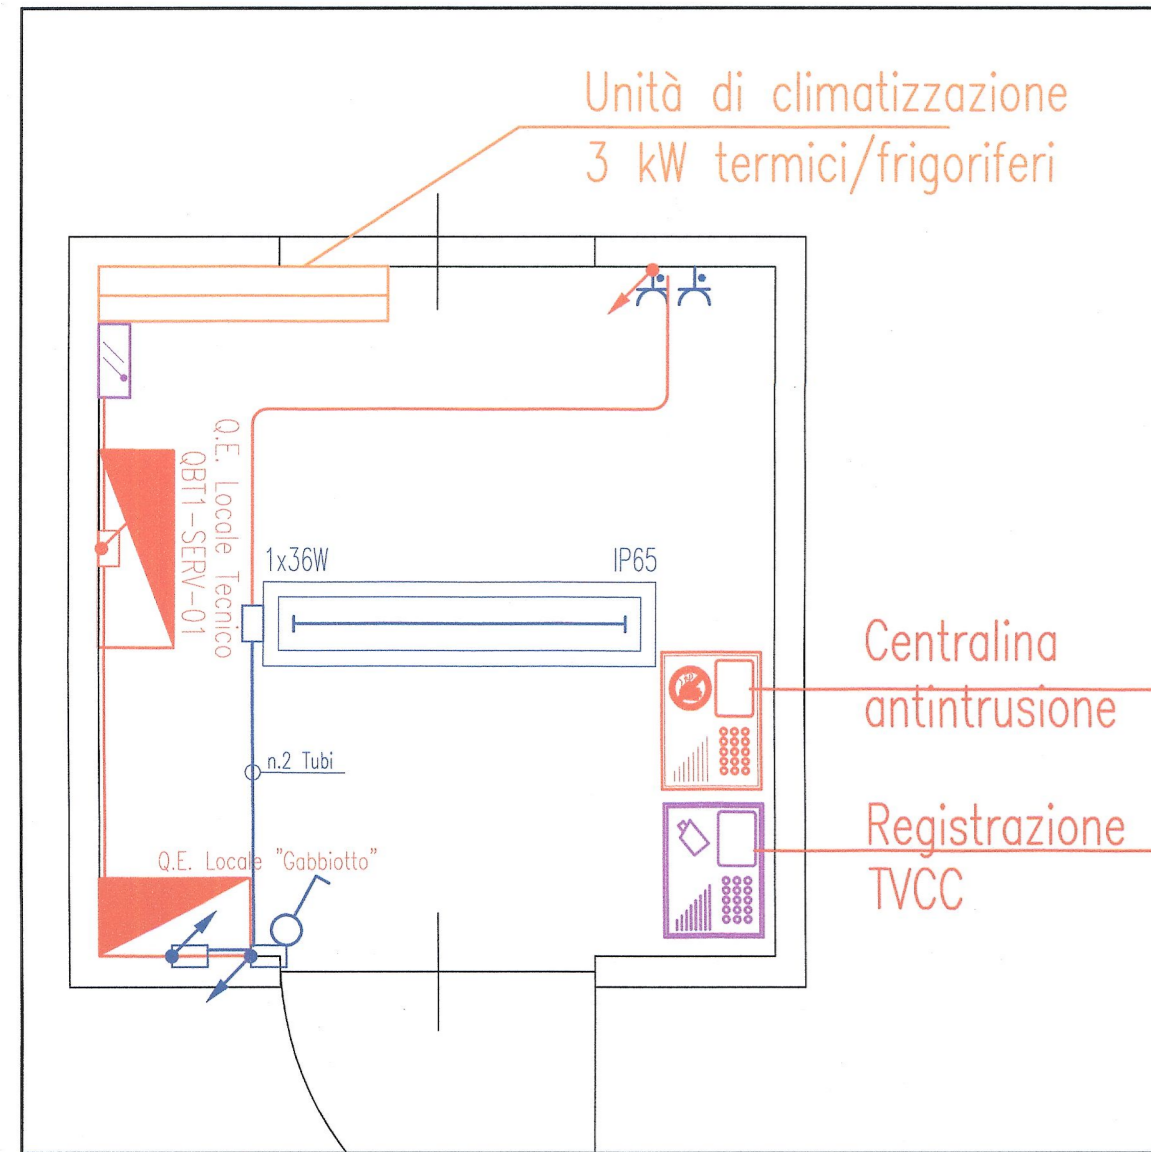


Unità di climatizzazione
3 kW termici/frigoriferi

Centralina antintrusione

Registrazione TVCC

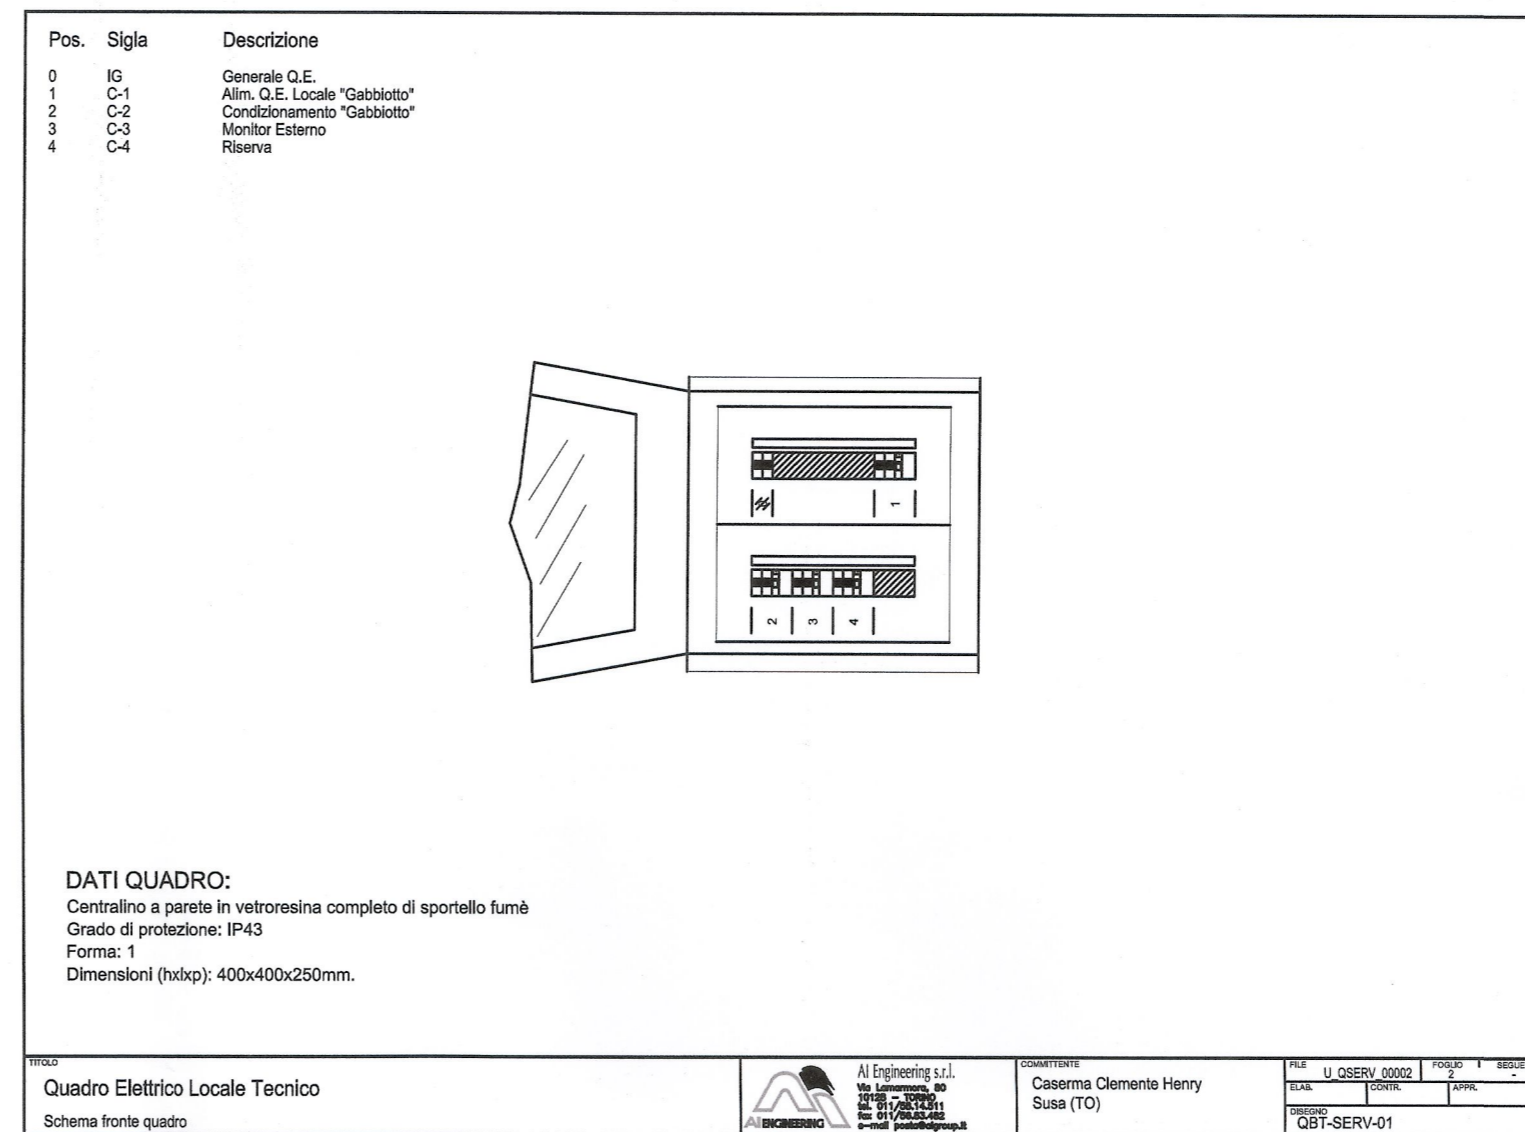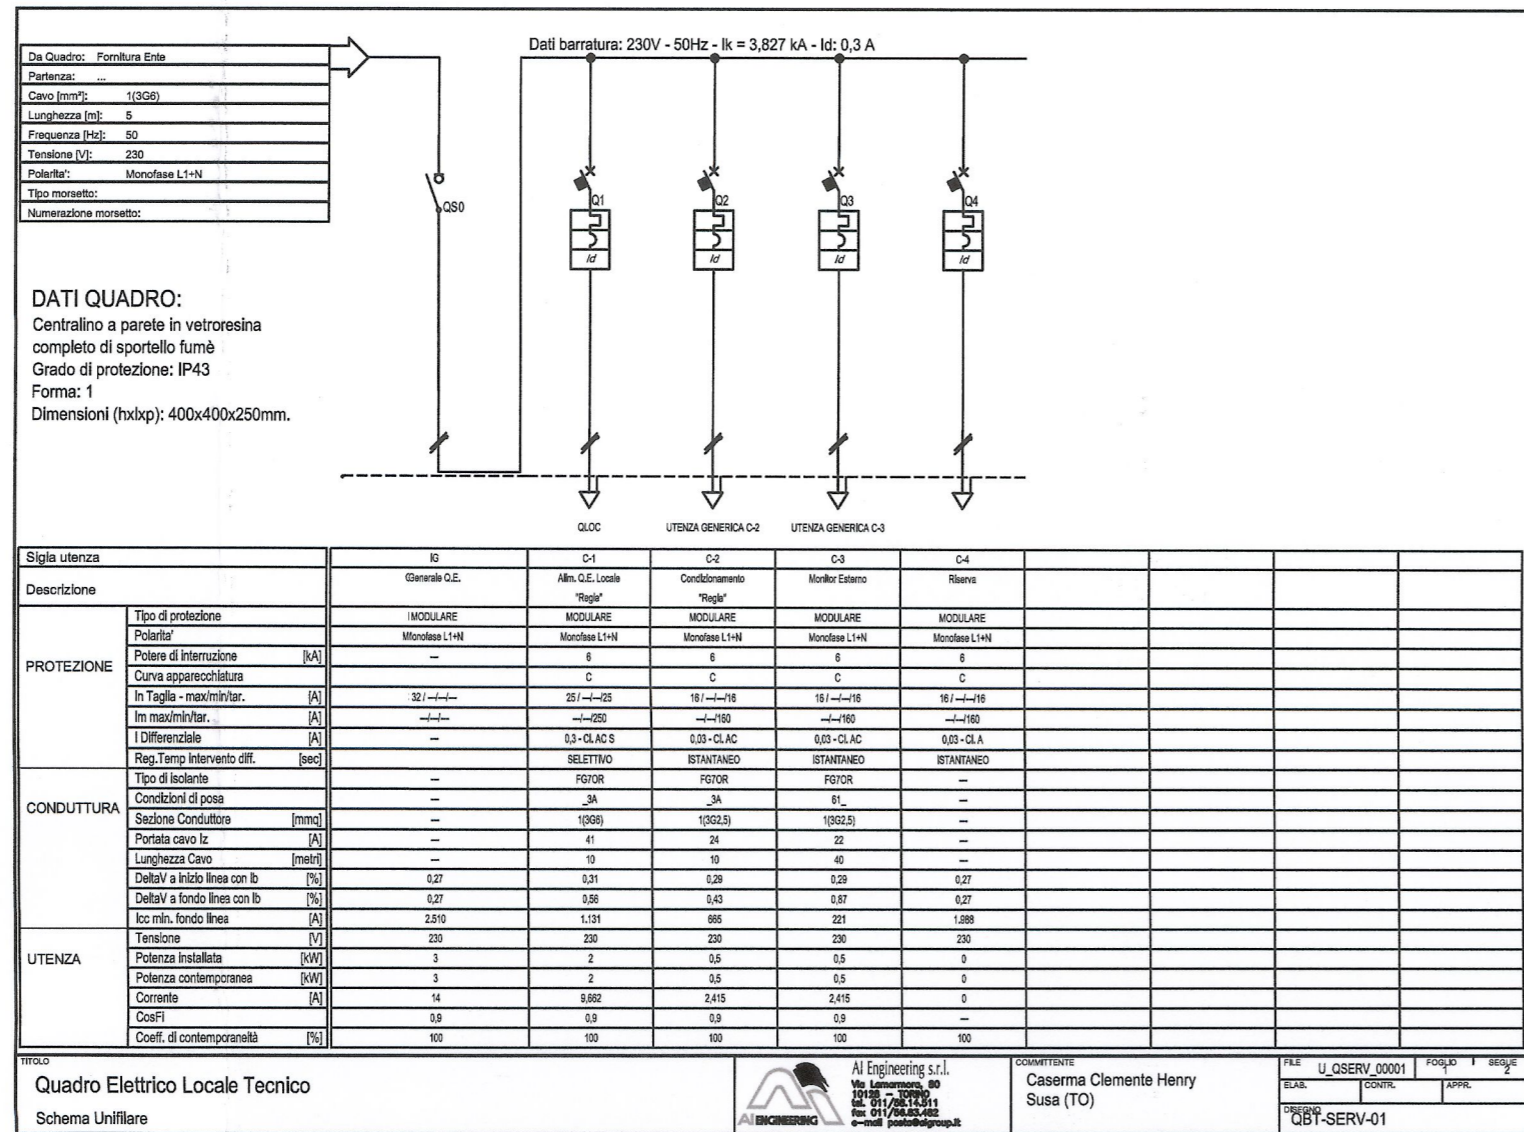

PLANIMETRIA IMPIANTI
SCALA 1:100

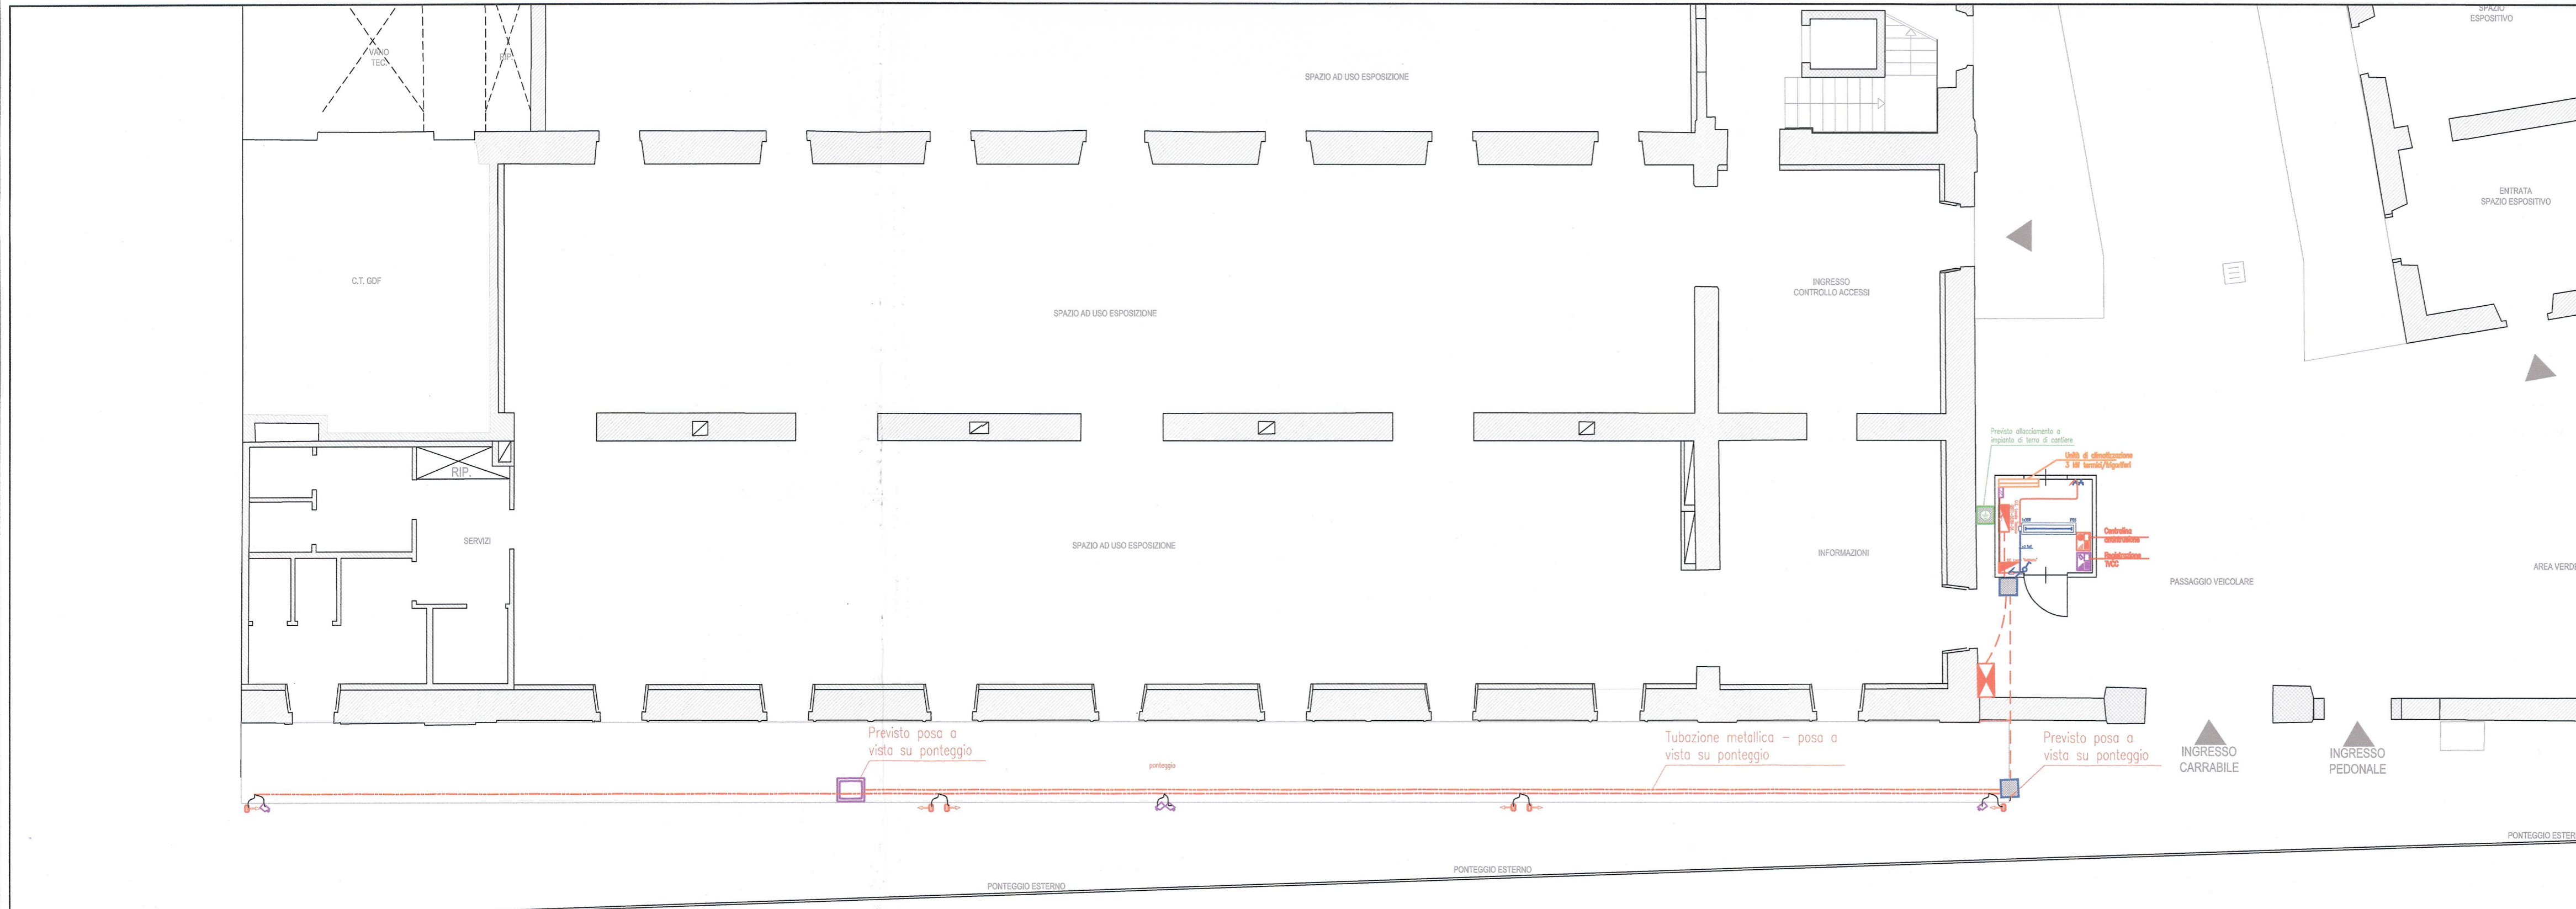

LEGENDA

	Armadio esterno in vetroresina contenente contatore BT Ente fornitore Energia
	Quadro elettrico simbolo generale
	Coppia di prese shuko 10/16A-230V (P11/P17/P30)
	Allacciamento elettrico monofase per impianto di condizionamento
	Interruttore unipolare
	Plafoniera industriale in policarbonato, schermo in policarbonato 1x36W, completo di reattore elettronico, IP65
	Telecamera SDI FULL HD Day&Night installata con kit intivandalo, IP 66
	Barriera perimetrale ad infrarossi con doppio raggio e frequenza sezionabile dei raggi (4canali), completa di colonna in alluminio (200cm) con kit di termostazione ed anticavalcamento. Montaggio a parete o su pavimento. Portata max 60m
	Tubo isolante rigido in PVC serie pesante 32mm posato a vista
	N.2 Tubi in acciaio zincato D=32mm posati a vista su ponteggio
	Cavidotto in PVC rigido bicchierato serie pesante con striscia elicoidale gialla, De=110mm Di=96mm in cassonetto di cls.
	Pozzetto in muratura completo di chiusura carrabile in ghisa 400x400mm
	Pozzetto prefabbricato in calcestruzzo, completo di puntazza disperdente interrata, in acciaio ramato e chiuso carrabile in ghisa.

LIAISON LYON - TURIN / COLLEGAMENTO TORINO - LIONE
Partie commune franco-italienne / Section transfrontalière
Parte comune italo-francese / Sezione transfrontalière

NOUVELLE LIGNE LYON TURIN - NUOVA LINEA TORINO LIONE
PARTIE COMMUNE FRANCO - ITALIENNE - PARTE COMUNE ITALO - FRANCESE

REVISION DE L'AVANT PROJET DE REFERENCE - REVISIONE DEL PROGETTO DEFINITIVO
CUP J11J05000030001

OTTEMPERANZA ALLE PRESCRIZIONI DELLA DELIBERA CIPE 57/2011

Prescrizione n. 196
Infopoint Caserma Clemente Henry - Susa

PROGETTO DEFINITIVO
Cantierizzazione

Fase 2 - Impianto elettrico al servizio del ponteggio

Indice	Data	Modifiche	Concepito da	Controllato da	Validato da
0	Gennaio 2013	Emissione	Mattéo Petracchi	Giorgio Macri	Adriano Venturini
A	Febbraio 2013	Emissione allo stato AP	Mattéo Petracchi	Giorgio Macri	Adriano Venturini
B	Marzo 2013	Emissione Fase 2 - AP	Mattéo Petracchi	Giorgio Macri	Adriano Venturini

N° Doc	P	D	2	H	E	N	G	I	A	0	7	0	4	B	A	P	P	A
	Fase	Sigla	Emittente	Numero	Indice	Stato												

INDIRIZZO GED / ADRESSE GED: 6PR \ \ 01 98 07 30 03
SCALA: varie