
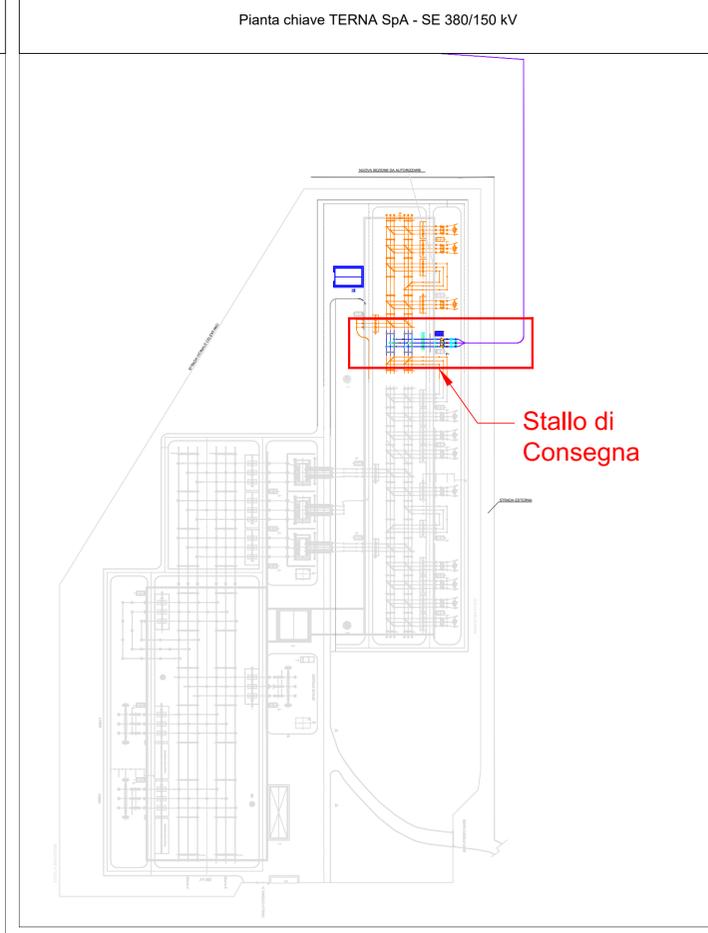
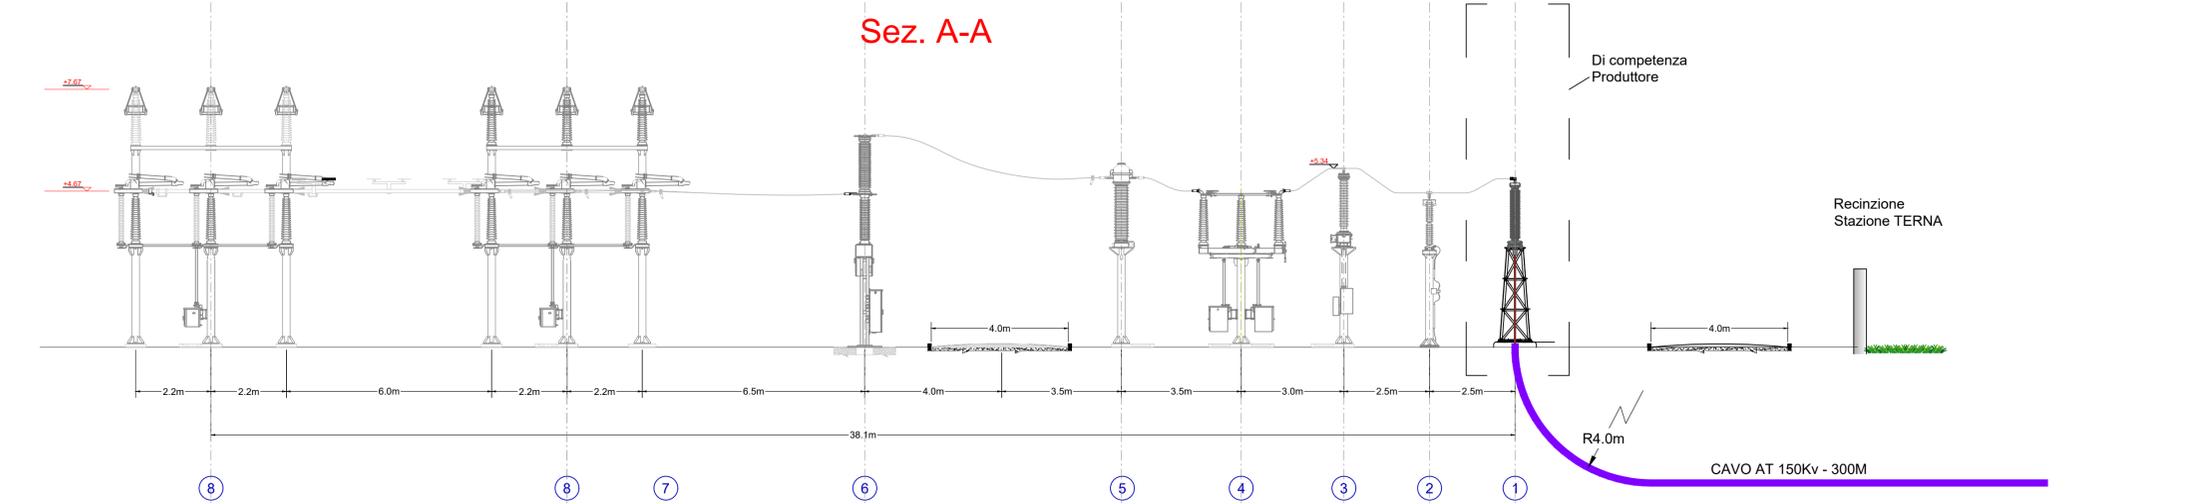


| LEGENDA APPARECCHIATURE AT DI PROGETTO |   |
|--|---|
| RIF.                                   | DESCRIZIONE   |
| 1                                      | Terminale cavo AT - lato TERNA  |
| 2                                      | Scaricatore con contascariche   |
| 3                                      | Trasformatore di tensione capacitivo 150kV                            |
| 4                                      | Sezionatore tripolare orizzontale 145-170kV con lame di messa a terra |
| 5                                      | TA ad affidabilità incrementata 150 kV                                |
| 6                                      | Interruttore tripolare 150kV  |
| 7                                      | Isolatore portante  |
| 8                                      | Sezionatore verticale   |

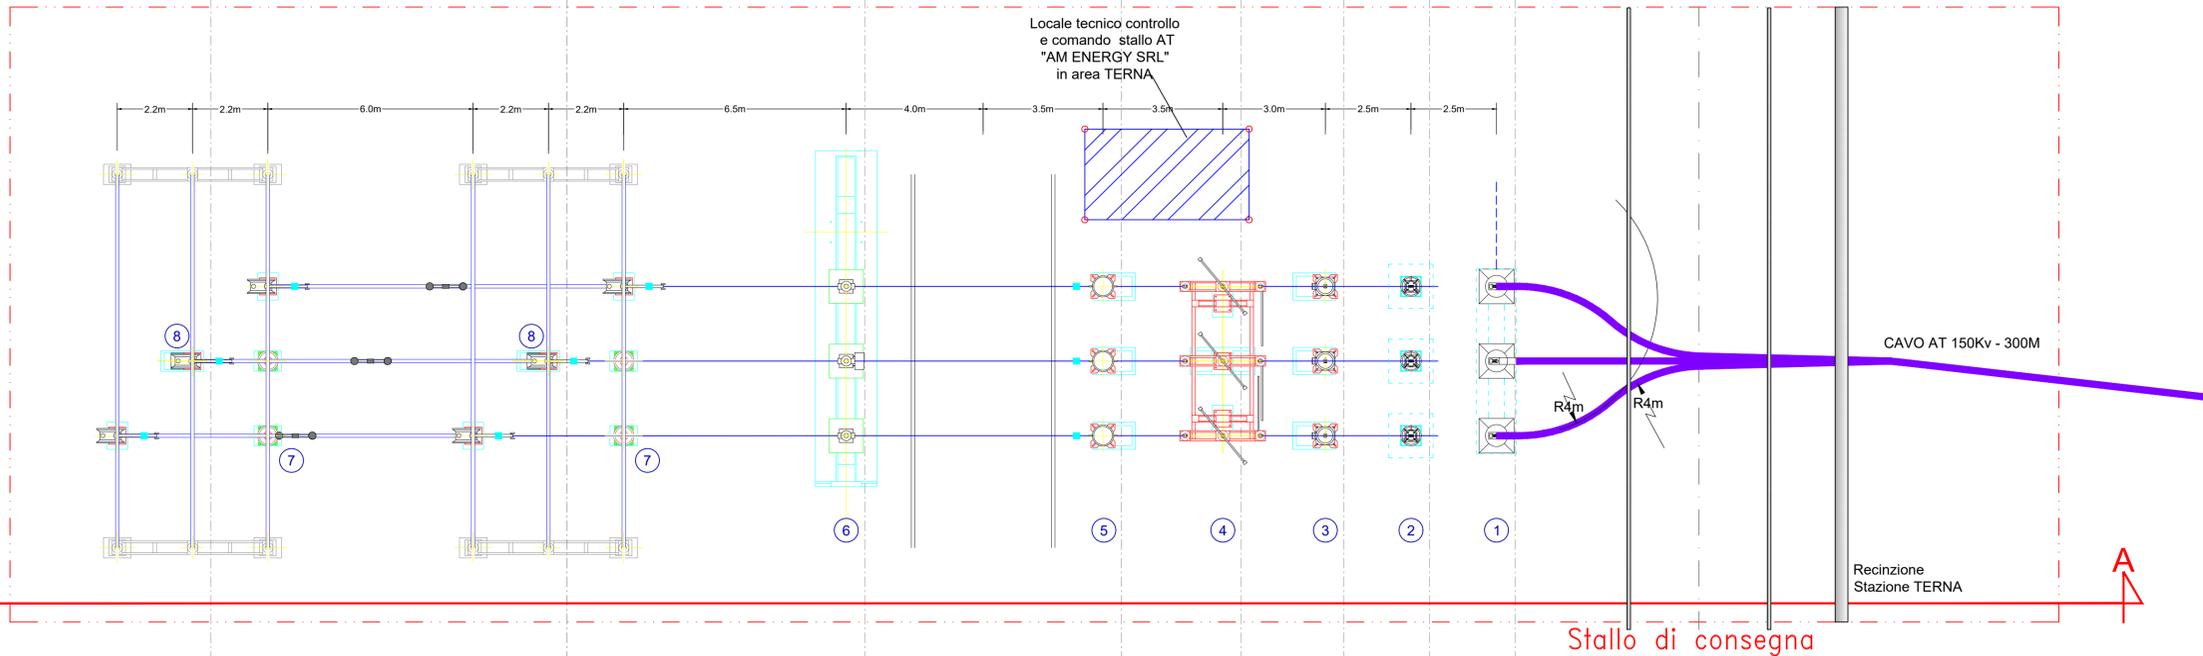

|  |   |                        |                    |                 |                    |
|--|---|------------------------|--------------------|-----------------|--------------------|
|  |   |                        |                    |                 |                    |
| <p><b>AM ENERGY 2 S.R.L.*</b><br/>Sede: via Tiberto Solis, n. 128 - 71016 San Severo (FG)<br/>Pec: amenergy2@pec.it<br/>P.Iva: 0435150716</p>  | <p><b>PLAN A ENERGY S.R.L.</b><br/>Sede: Via Cavali n.104 - 40026 Inola BO<br/>Pec: planenergy@pec.it<br/>C.F e P.IVA: 03930841204</p>  |                        |                    |                 |                    |
| <p><b>STUDIO INGEGNERIA ELETTRICA MEZZINA</b> dott. ing. Antonio<br/>Via T. Solis 128   71016 San Severo (FG)<br/>Tel. 0882.228072   Fax 0882.243651<br/>e-mail: info@studioineezina.net<br/>Ordine degli Ingegneri della Provincia di Foggia matr. n. 1604</p>  | <p><b>Università di Foggia</b><br/>Dipartimento di Scienze Agrarie, Alimentari, Risorse Naturali e Ingegneria (DAFNE)<br/>Sede: via Antonio Gramsci, 59/1 Foggia 71122<br/>P.Iva: 03016180717</p>                         |                        |                    |                 |                    |
| <p><b>Dott. Biol. Leonardo Beccarisi</b><br/>Via D'Erghien, 43 - 73013 Galatone (LE)<br/>cell. 3309709855<br/>E-Mail: beccarisi@gmail.com<br/>Ordine nazionale dei Biologi Albo-Sezione matr. n. AA_067313</p>   | <p><b>Dott.ssa Anastasia Agnoli</b><br/>Via Amelio Diaz, 37   73100 Lecce (LE)<br/>cell. 3315100328<br/>E-Mail: anastasia.agnoli989@gmail.com</p>   |                        |                    |                 |                    |
| <p><b>Dott. Biol. Elisa Gatto</b><br/>Via S. Santo, 22   73044 Galatone (LE)<br/>cell. 328343325<br/>E-Mail: dottolegatto@gmail.com<br/>Ordine nazionale dei Biologi matr. n. AA_090001</p>  | <p><b>Dott. Agr. Barnaba Marinonci</b><br/>via Pilella 15, 73040 Alliste (LE)<br/>Cell. 3293620201<br/>E-Mail: barnabamarinonci@gmail.com<br/>Ordine dei Dottori Agronomi e Forestali provincia di Lecce matr. n. 674</p> |                        |                    |                 |                    |
| <p><b>Dott. Antonio Feola</b><br/>Via Civitella n°25   84060 Moio della Civitella (SA)<br/>cell. 3382550202<br/>E-Mail: feolantv@gmail.com<br/>Ordine Nazionale dei Biologi matr. n. AA_047004</p>   | <p><b>Arch. Gaetano Fornarelli</b><br/>Via Fulgiano Casale 17   73100 Lecce (LE)<br/>cell. 3350758545<br/>E-Mail: fornarelli@gmail.com<br/>Ordine degli Architetti della provincia di Lecce matr. n. 1739</p>             |                        |                    |                 |                    |
| <p><b>NOSTOI s.r.l.</b><br/><b>Dott.ssa Maria Grazia Liseno</b><br/>Tel. 0972.081259   Fax 0972.83694<br/>E-Mail: mgliseno@nostoi.it<br/>Elenco Nazionale Archeologo Fascia I matr. n. 1646</p>  | <p><b>Ing. Tommaso Monaco</b><br/>Tel. 0885.429650   Fax 0885.390455<br/>E-Mail: ing.tommaso@studiotecnicomacconi.it<br/>Ordine degli Ingegneri della provincia di Foggia matr. n. 2906</p>                               |                        |                    |                 |                    |
| <p><b>Ing. Antonio Falcone</b><br/>Tel. 0884.534378   Fax 0884.534378<br/>E-Mail: antonio.falcone@studiofalcone.eu<br/>Ordine degli Ingegneri di Foggia matr. n.2100</p>   | <p><b>Geom. Matteo Occhiochiuso</b><br/>Tel. 328.5615292<br/>E-Mail: matteo.occhiochiuso@gmail.com<br/>Collegio dei Geometri e Geometri Laureati di Lucera matr. n. 1101</p>  |                        |                    |                 |                    |
| <p><b>Dott. Nazario Di Lella</b><br/>Tel./Fax 0882.991704   cell. 328.3250902<br/>E-Mail: geol.dilella@gmail.com<br/>Ordine regionale dei Geologi della Puglia matr. n. 345</p>  |   |                        |                    |                 |                    |
| <p><b>Progetto definitivo per la realizzazione di un impianto Agri-Fotovoltaico denominato "Apricina Agricola" da realizzarsi su aree agricole ricadenti nella "Solar Belt" delle aree a destinazione industriale, artigianale e commerciale e cave nelle località "Podere Camilli - San Giovanni - Corrado", nel territorio comunale di Apricina (FG) per una potenza complessiva di 88,529 MWp ed immissione di 70,4 MW, nonché delle opere connesse ed infrastrutture indispensabili alla costruzione ed all'esercizio dell'impianto nei comuni di Apricina (FG) e San Severo (FG).</b></p> |   |                        |                    |                 |                    |
| <p>AUTORITA' PROCEDENTE V.I.A.:  MINISTERO DELL'AMBIENTE E DELLA SICUREZZA ENERGETICA</p>  |   |                        |                    |                 |                    |
| <p>AUTORITA' PROCEDENTE A.U.:  REGIONE PUGLIA</p>  |   |                        |                    |                 |                    |
| <p>Objeto: <b>8526816_TAVOLA_09</b></p>  |   |                        |                    |                 |                    |
| <p>Descrizione: <b>Pianta, profilo elettromeccanico e schema unifilare Stallo di Consegna AT in area TERNA</b></p>   |   |                        |                    |                 |                    |
| 00   | Gennaio 2023  | Progetto definitivo    | Arch. M De Chellis | Ing. A. Mezzina | AM ENERGY 2 S.R.L. |
| Rev.   | Data  | Objeto della revisione | Elaborazione       | Verifica        | Approvazione       |
| Scala:   | 1:100   |                        |                    |                 |                    |
| Formato:   | 900x594   |                        |                    |                 |                    |
| <b>8526816</b>   |   |                        |                    |                 |                    |