


PIANTA PIANO TERRA
SCALA 1:100


LEGENDA	
PANNELLO DI TAMPONAMENTO PREFABBRICATO	[Pattern]
CONTROPARETE IN CARTONGESSO CON IDROLASTRA	[Pattern]
PARETI IN CARTONGESSO E100	[Pattern]
PARETI IN CARTONGESSO E120	[Pattern]
RIVESTIMENTO VERTICALE IN PIASTRELLE	[Pattern]
BATTISCOPA MEZZA PIASTRELLA	[Pattern]
RETINO PAVIMENTO PIASTRELLE BAGNO	[Pattern]
PAVIMENTO INDUSTRIALE GRIGIO CON TRATTAMENTO ANTIPOLVERE	[Pattern]
SCARICHI ACQUA PIOVANE	[Symbol]
QUOTE	[Symbol]
PANNELLO DI TAMPONAMENTO	[Pattern]

CARICHI COPERTURA INTEGRATO	
NEVE + ACCUMULO	300-600 Kg/m²
PERMANENTI (IMPERMEABILIZZAZIONE)	20 Kg/m²
PERMANENTI (FOTOVOLTAICO)	— Kg/m²
CARICHI APPESI (CONTROSOFFITTI - IMPIANTI)	30 Kg/m²


CARICHI COPERTURA BLINDATO	
NEVE	120 Kg/m²
PERMANENTI (IMPERMEABILIZZAZIONE)	15 Kg/m²
PERMANENTI (IMPIANTI E FOTOVOLTAICO)	50 Kg/m²

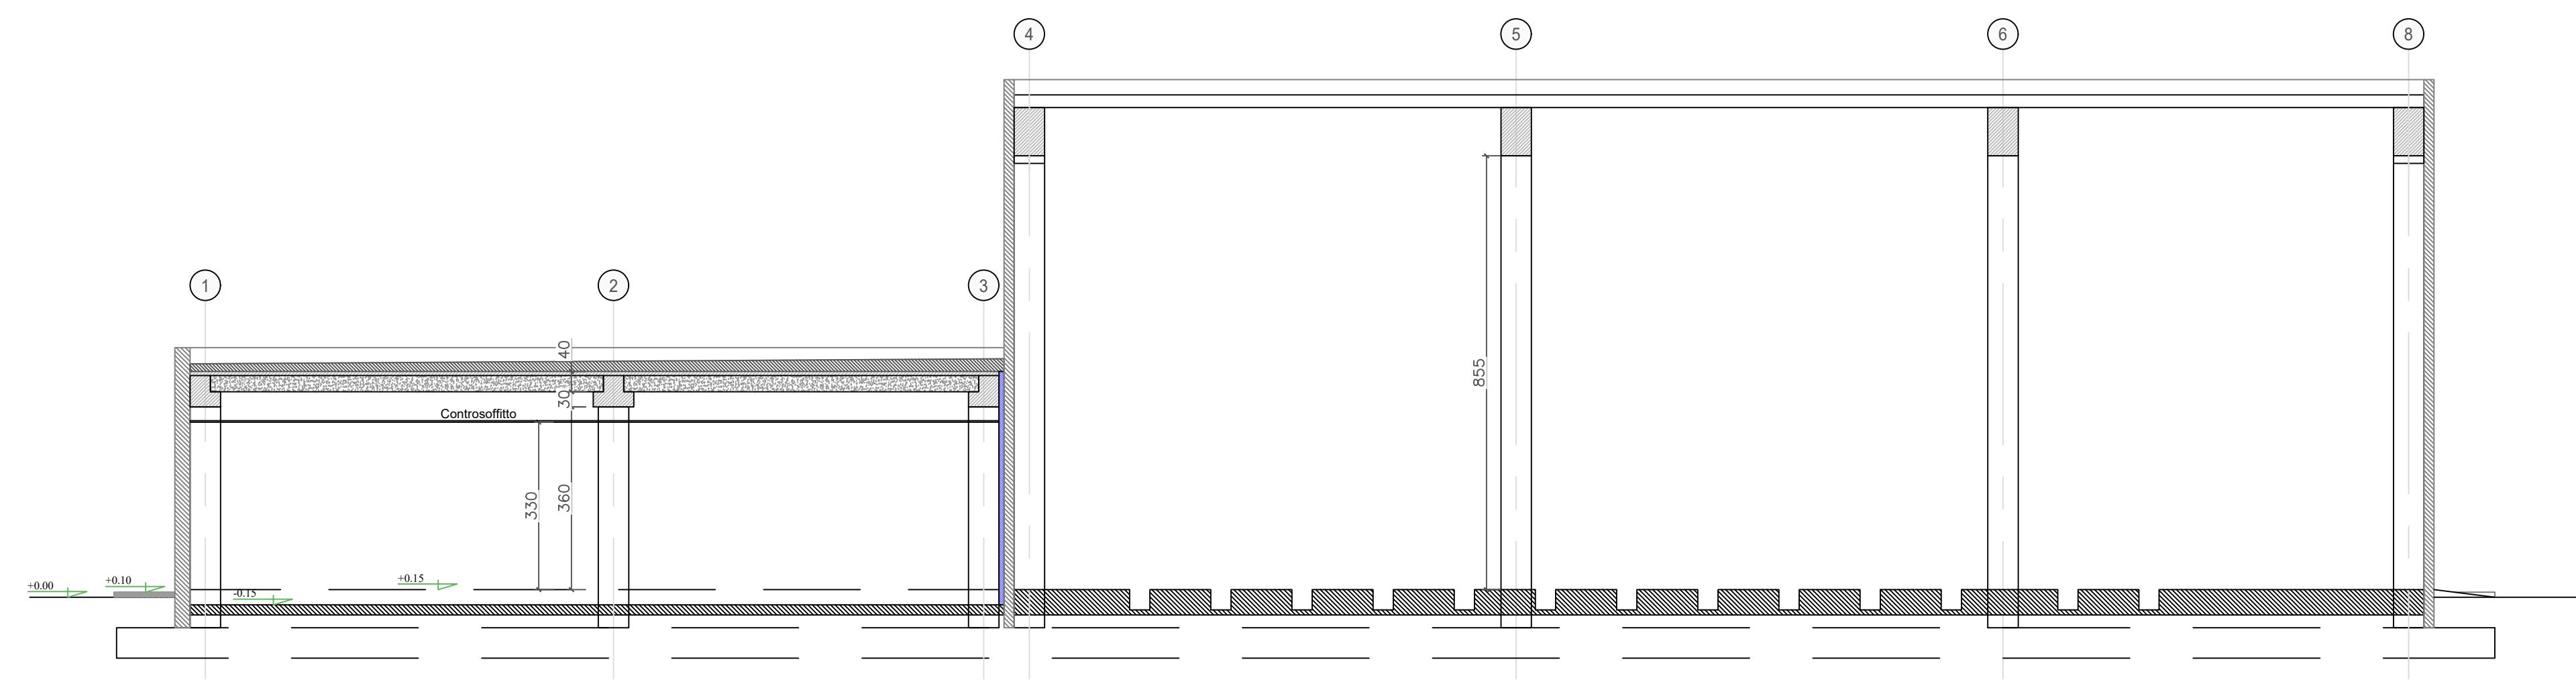


SEZIONE A-A
SCALA 1:100

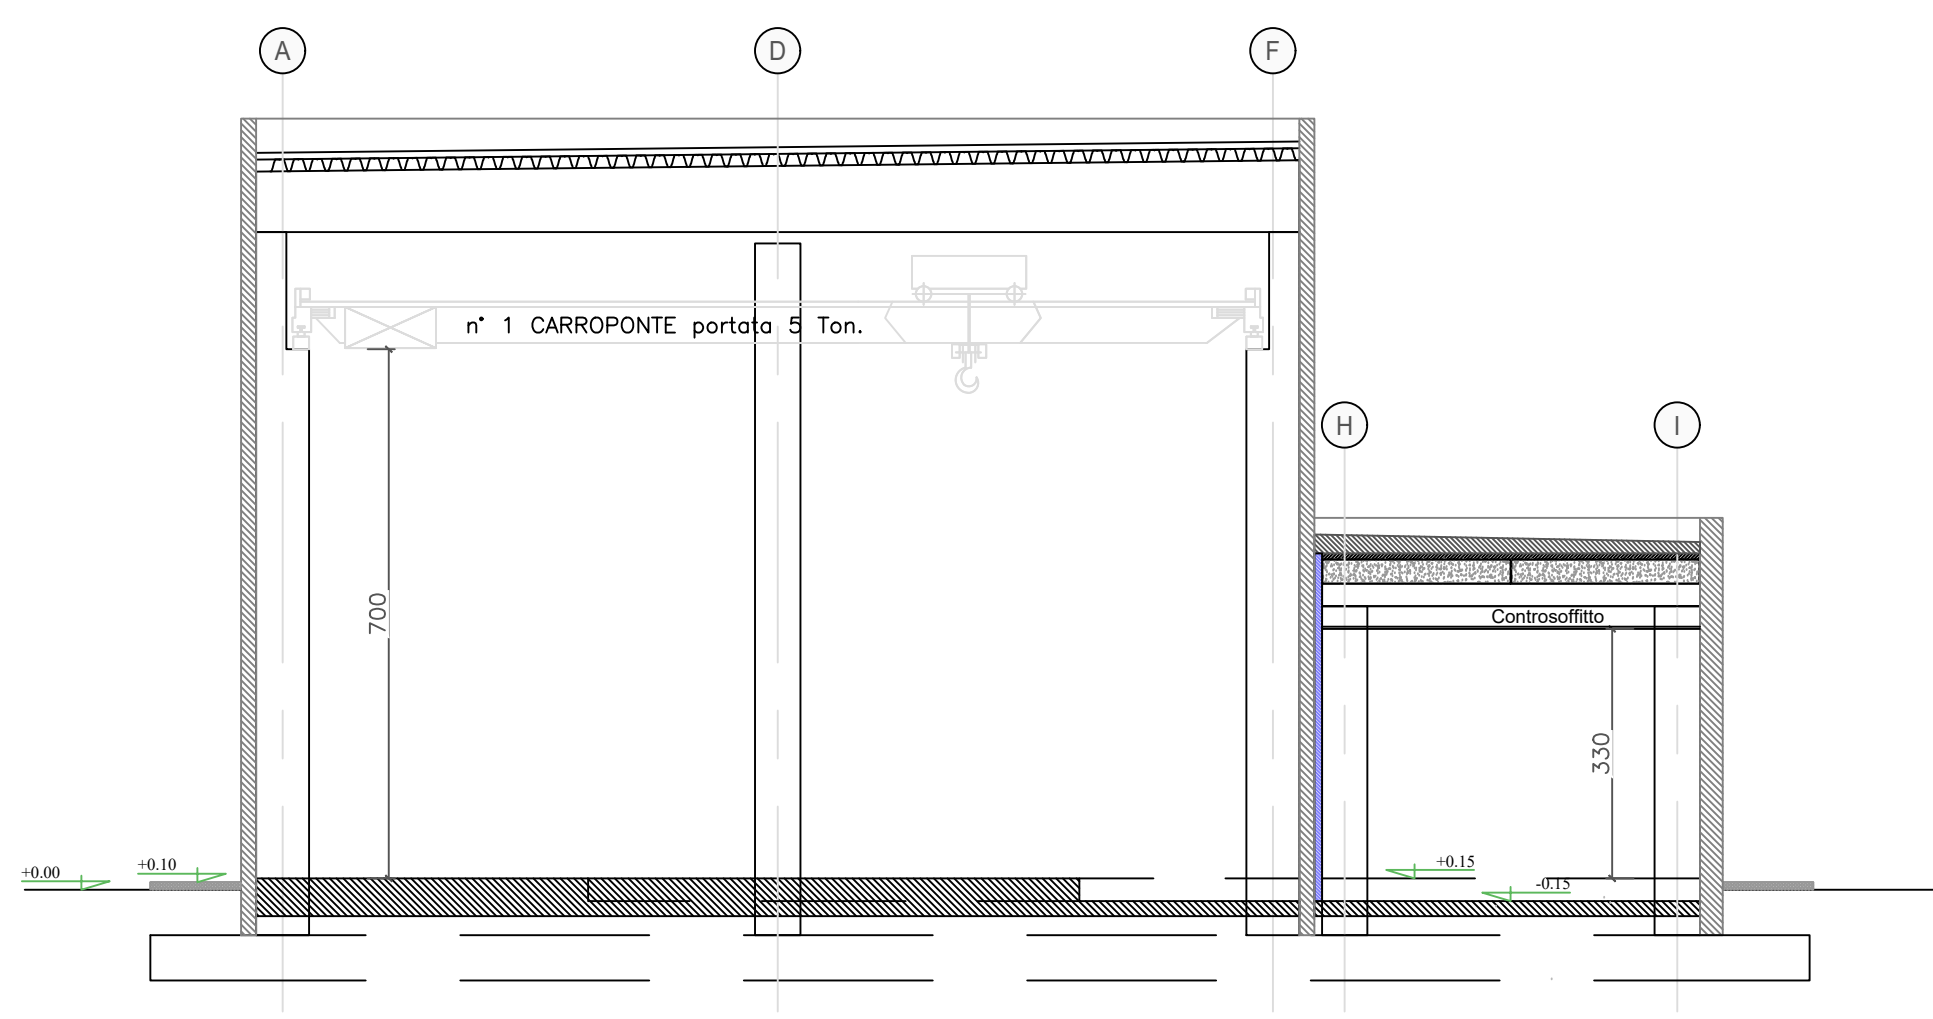


SEZIONE B-B
SCALA 1:100

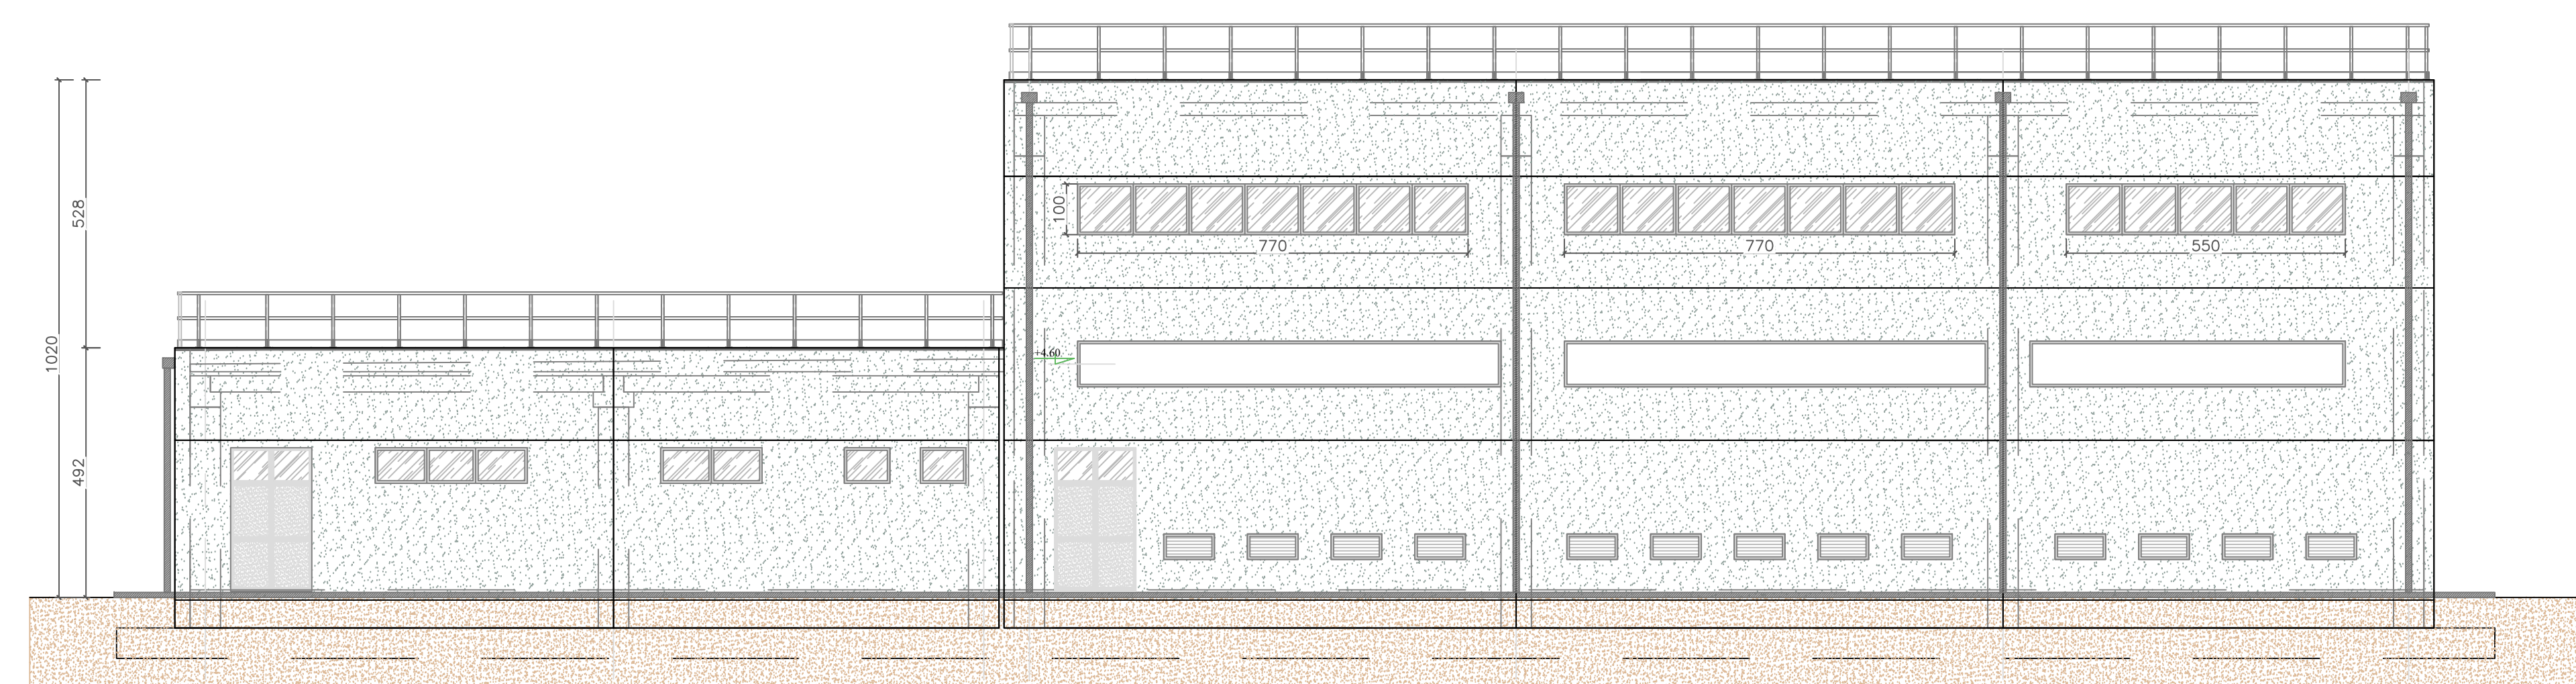


PROSPETTO LOGITUDINALE A
SCALA 1:100

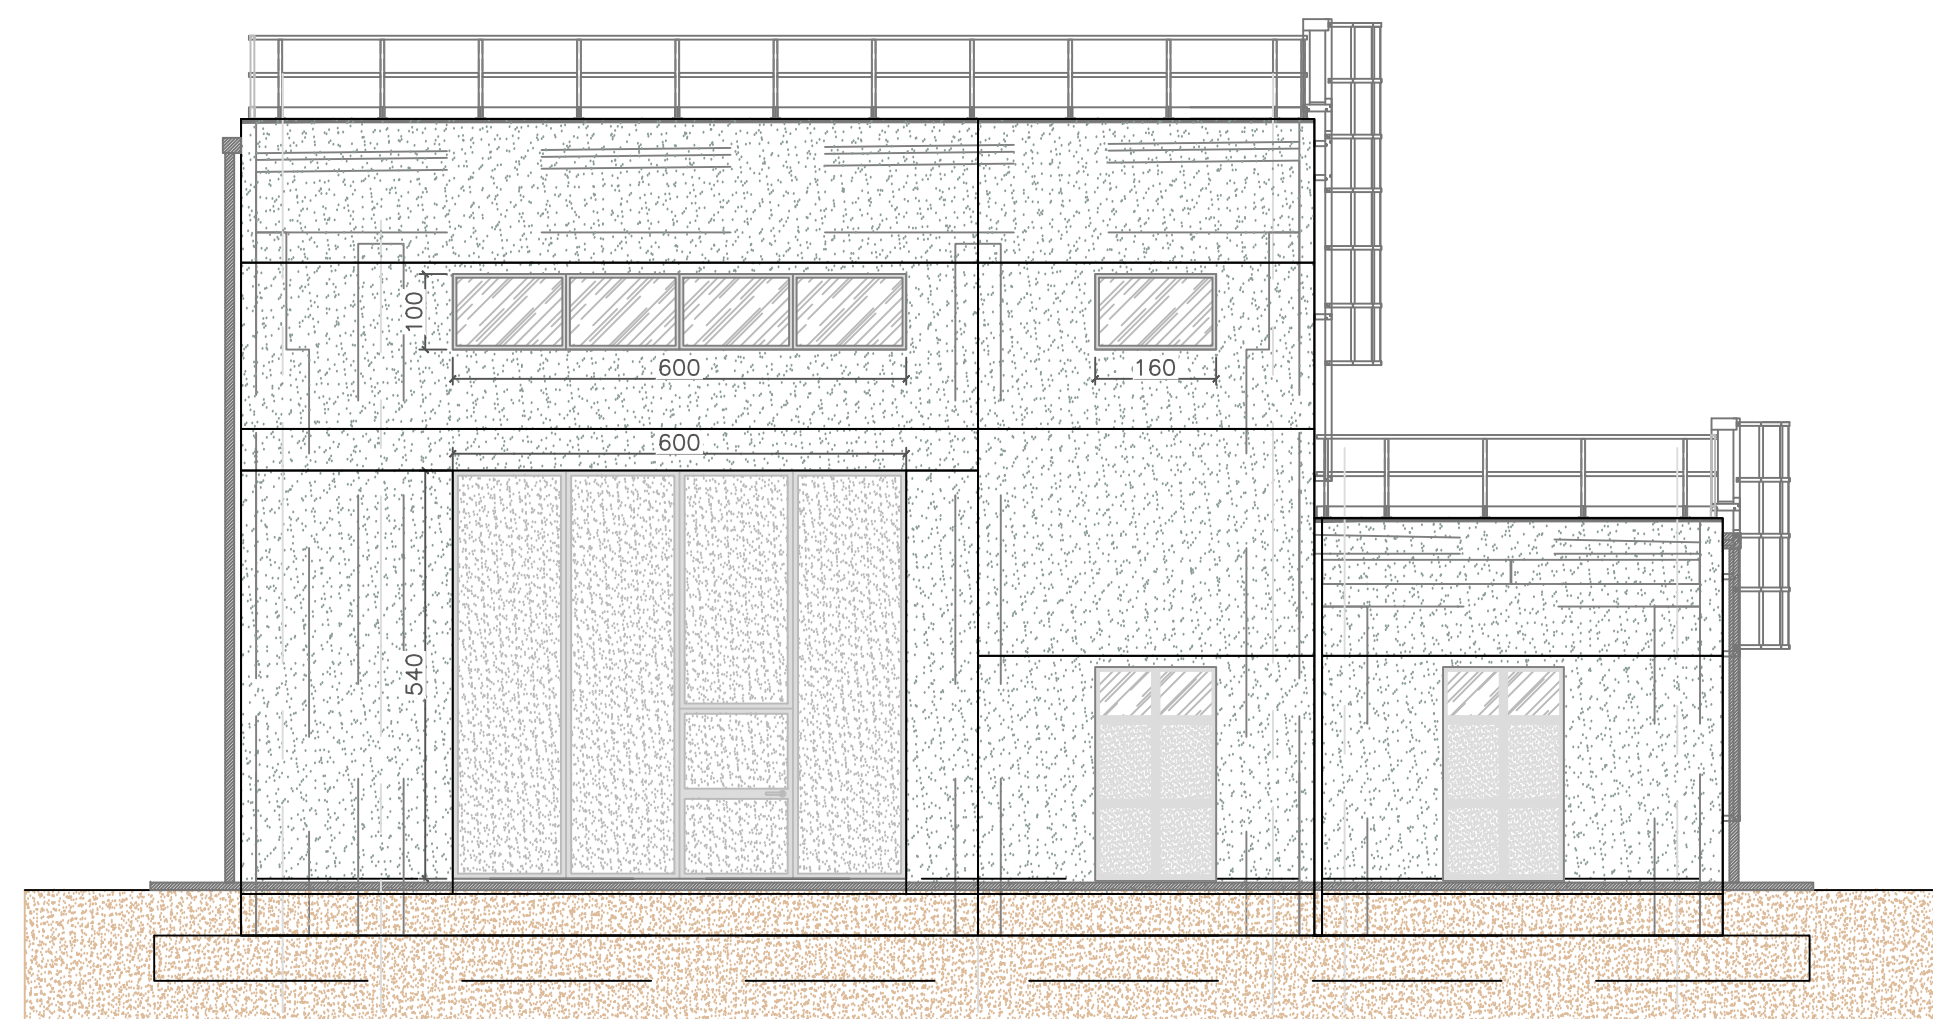

PROSPETTO LATERALE C
SCALA 1:100

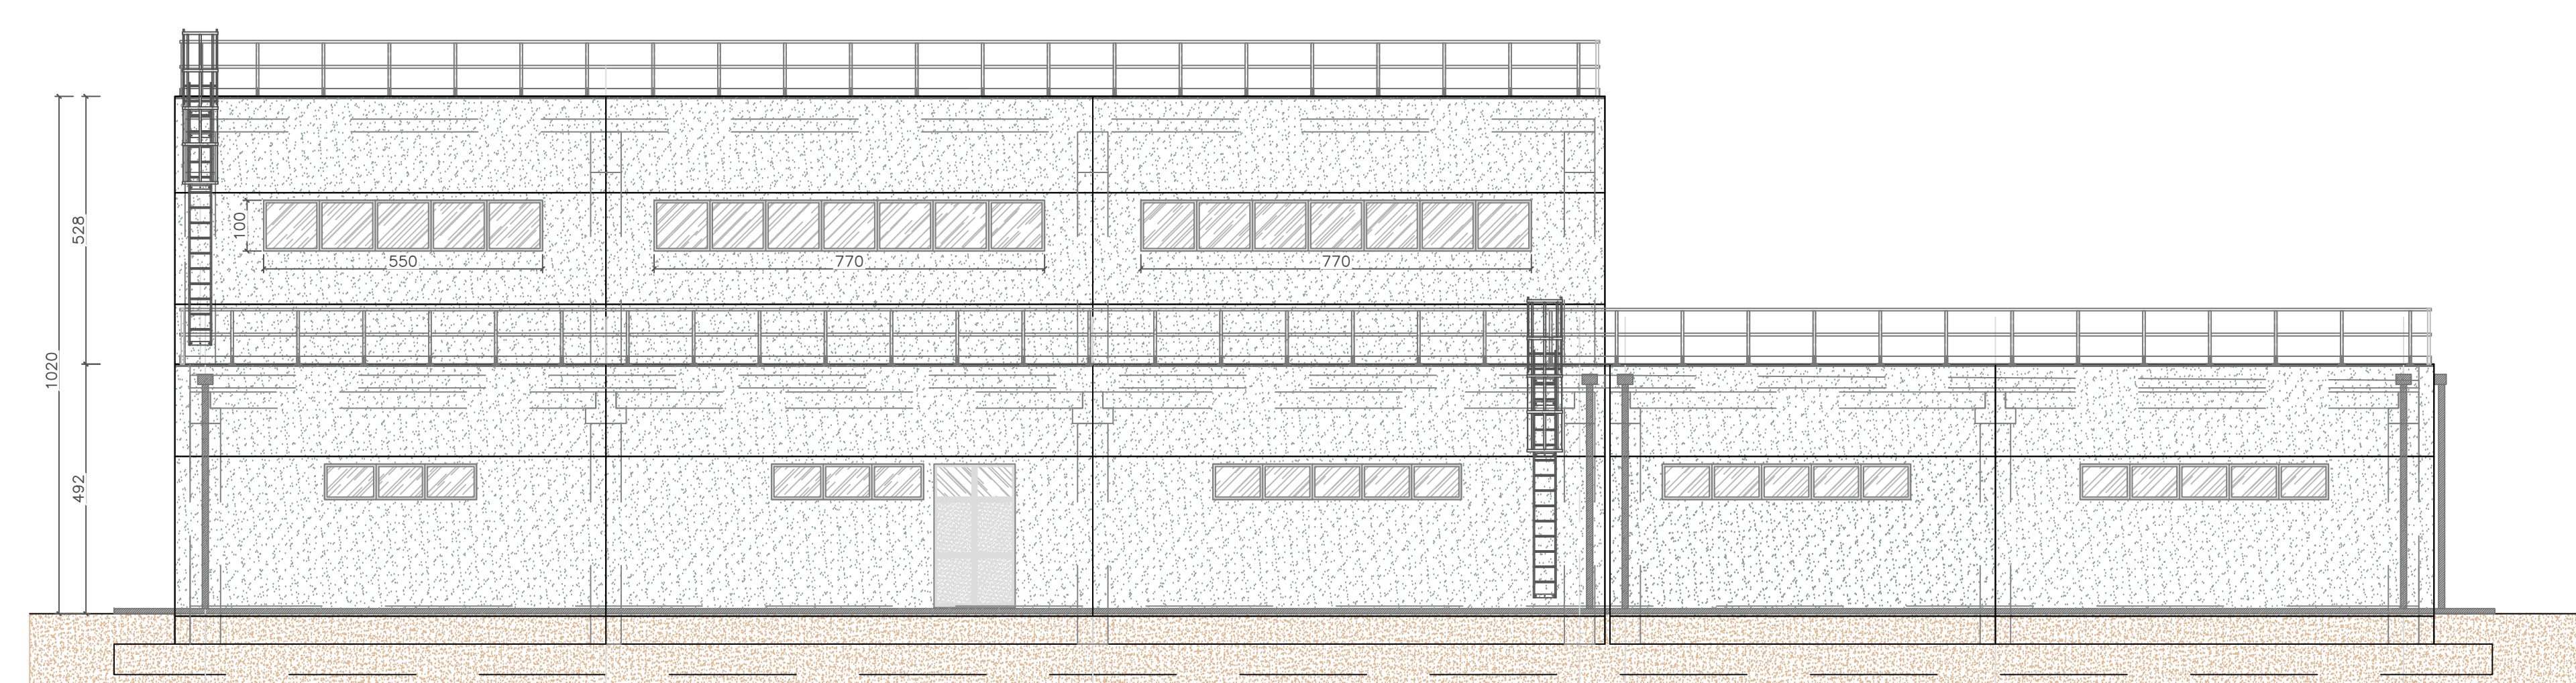

PROSPETTO LOGITUDINALE B
SCALA 1:100

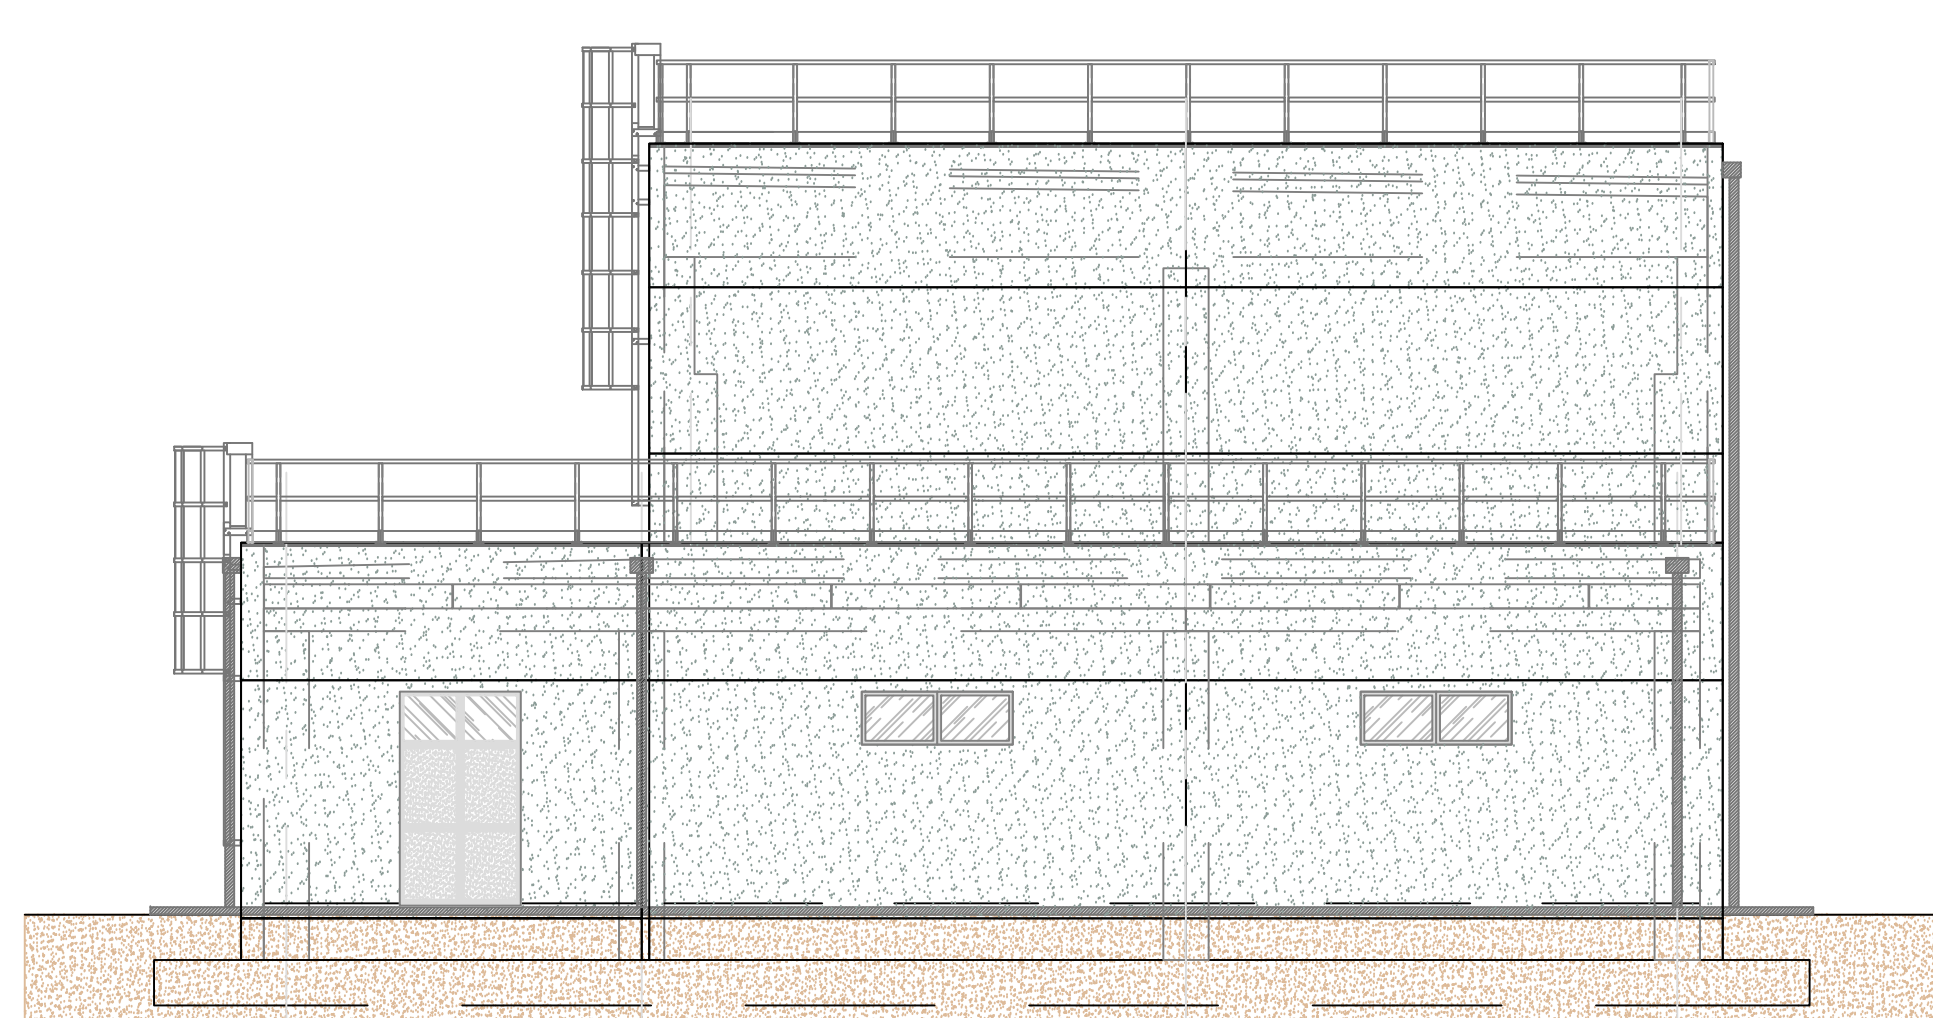

PROSPETTO LATERALE D
SCALA 1:100



"VILLAROSA"
Progetto di impianto di accumulo idroelettrico
Opere di connessione alla RTN
Piano Tecnico delle Opere RTN

COMITENTE		PROGETTAZIONE	
TITOLO ELABORATO	Edifici - gis 150	SCALA	1:100
EMISSA		COMMESSA	G970
REVISIONI		CODIFICA DOCUMENTO	G970_DEF_3_024_RTN_0001_04_PREV01
1	EMMISSIONE PER INTEGRAZIONI MASE	Luglio 2023	Operari S.r.l. Geotech S.r.l. Edison S.p.A.
0	PRIMA EMISSIONE	Luglio 2022	Operari S.r.l. Geotech S.r.l. Edison S.p.A.
REV.	DESCRIZIONE	DATA	REDAATTO VERIFICATO APPROVATO

Questo disegno non può essere riprodotto, né utilizzato, né ceduto a terzi in tutto o in parte senza il consenso scritto degli autori.