



pianta piano coperture _scala 1:200

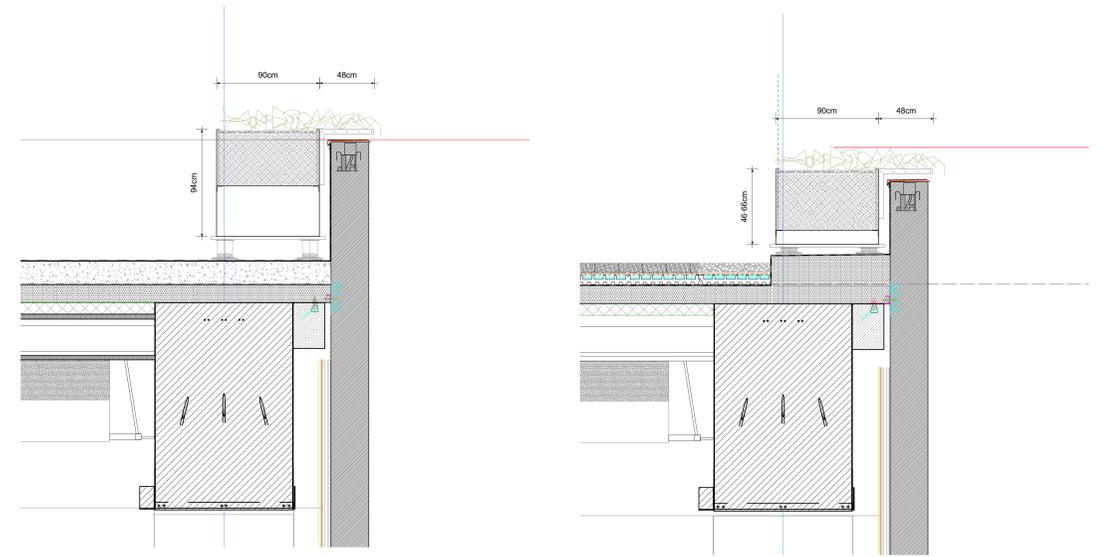


Dettaglio B _scala 1:20

Dettaglio C _scala 1:20

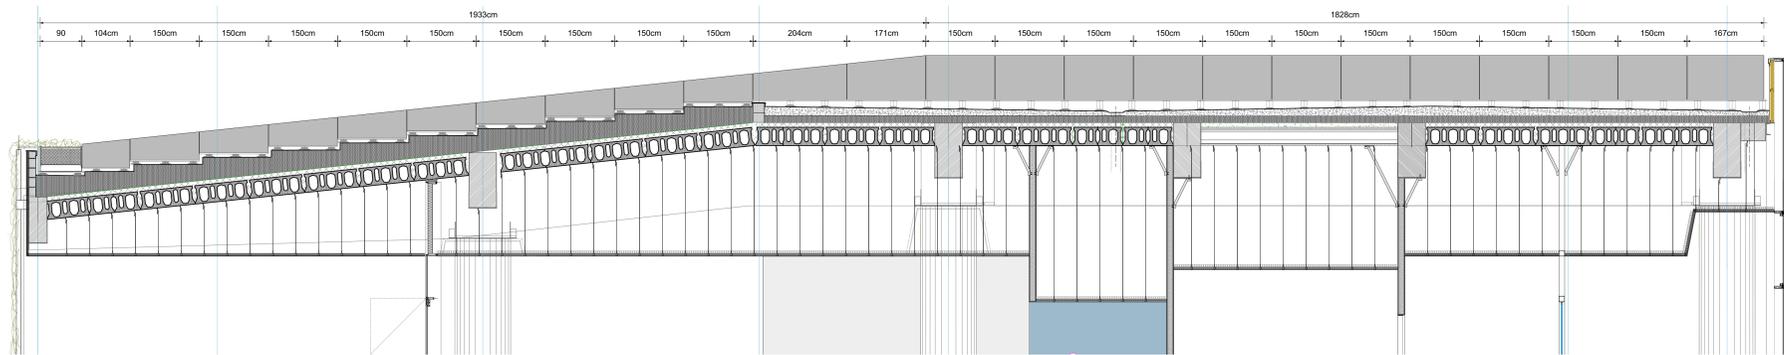

Stralcio sezione trasversale _scala 1:50

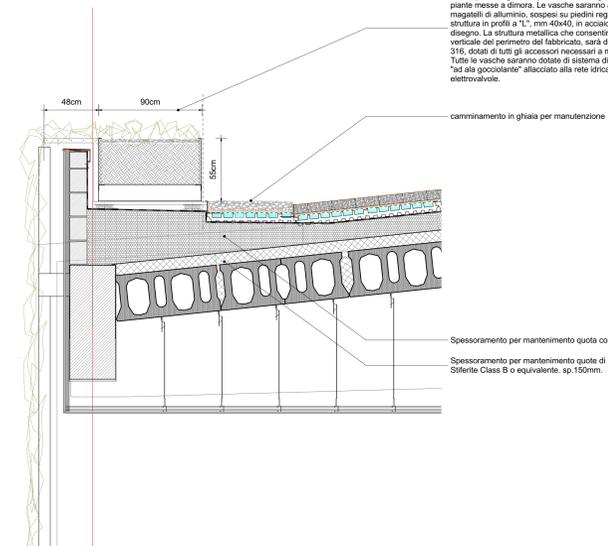

Dettaglio A _scala 1:20

Vasche in acciaio inox 304 S, sp. mm. 3, dimensioni modulo tipo: mm. 1400x1500x550, come da disegno tecnico. Le vasche avranno una coibentazione perimetrale interna in poliuretano espanso EPS spess. cm. 2 e un sistema di doppio fondo per il drenaggio dell'acqua di irrigazione per avere una migliore erogazione all'apparato radicale delle piante messe a dimora. Le vasche saranno appoggiate su struttura sopraelevata in magliati di alluminio, scopesi su piedini regolabili. Su ogni vasca sarà prevista struttura in profili a "L", mm 40x40, in acciaio inox 304 S, spess. mm. 3, come a disegno. La struttura metallica che consentirà alla vegetazione di arrivare sulla verticale del perimetro del fabbricato, sarà dotata di Cavi in acciaio inox e mm3, AISI 316, dotati di tutti gli accessori necessari a mettere in tensione il sistema. Tutte le vasche saranno dotate di sistema di irrigazione a bassa densità, con sistema "ad alla gocciolante" allacciato alla rete idrica esistente, con centralina Bluetooth ed elettrovalvole.

camminamento in ghiaia per manutenzione

Spessoramento per mantenimento quota con pannelli pendenziali tipo Stiffette
Spessoramento per mantenimento quote di posa pacchetto verde, con pannelli Tipo: Stiffette Class B o equivalente. sp.150mm.



COMUNE DI RAVENNA
 «CONCESSIONE MEDIANTE PROJECT FINANCING DEL SERVIZIO DI ASSISTENZA PASSEGGERI E DI STAZIONE MARITTIMA NEL PORTO DI RAVENNA, NOMECHÉ DELLE AREE PER LA REALIZZAZIONE E GESTIONE DELLA NUOVA STAZIONE MARITTIMA E DEGLI ALTRI BEN STRUMENTALI E/O COMPLEMENTARI ALLA PRESTAZIONE DEL SUDDETTO SERVIZIO DA REALIZZARE SULLA BANCHINA CROCIERE DI PORTO CORSINI (RA) E AREE DEMANIALI ADIACENTI»

PROGETTO ESECUTIVO

Team Progettisti:
Avelleri) Alfonso Femia s.r.l.
 Via Venezia 2/11 - 48100 Ravenna (RA) - Tel. 0545/461111 - Fax 0545/461112
 www.avelleri.com - info@avelleri.com

RINA CONSULTING SPA
 Via S. Maria 1/1 - 48100 Ravenna (RA) - Tel. 0545/461111 - Fax 0545/461112
 www.rina.org

RCCP
 RINA CONSULTING SPA

RIS

RAV PE-H16

cod. tavola: **RAV PE-H16**
 scala: **1:50**
 data di consegna: **17 ottobre 2022**

oggetto: **Dettagli vasi in copertura**

nome file: **RAV PE-H16**

commessa: **RAV PE**

rev.	data	recato	verificato	approvato	oggetto revisione
1	22/10/22	ip	ec	AFS/1/16	progetto esecutivo

LUTTAZZONI & LA PRESSIONE DEL PRESENTE DOCUMENTO SONO RIBASTATE ANCHE SU TUTTI I FOGLI