
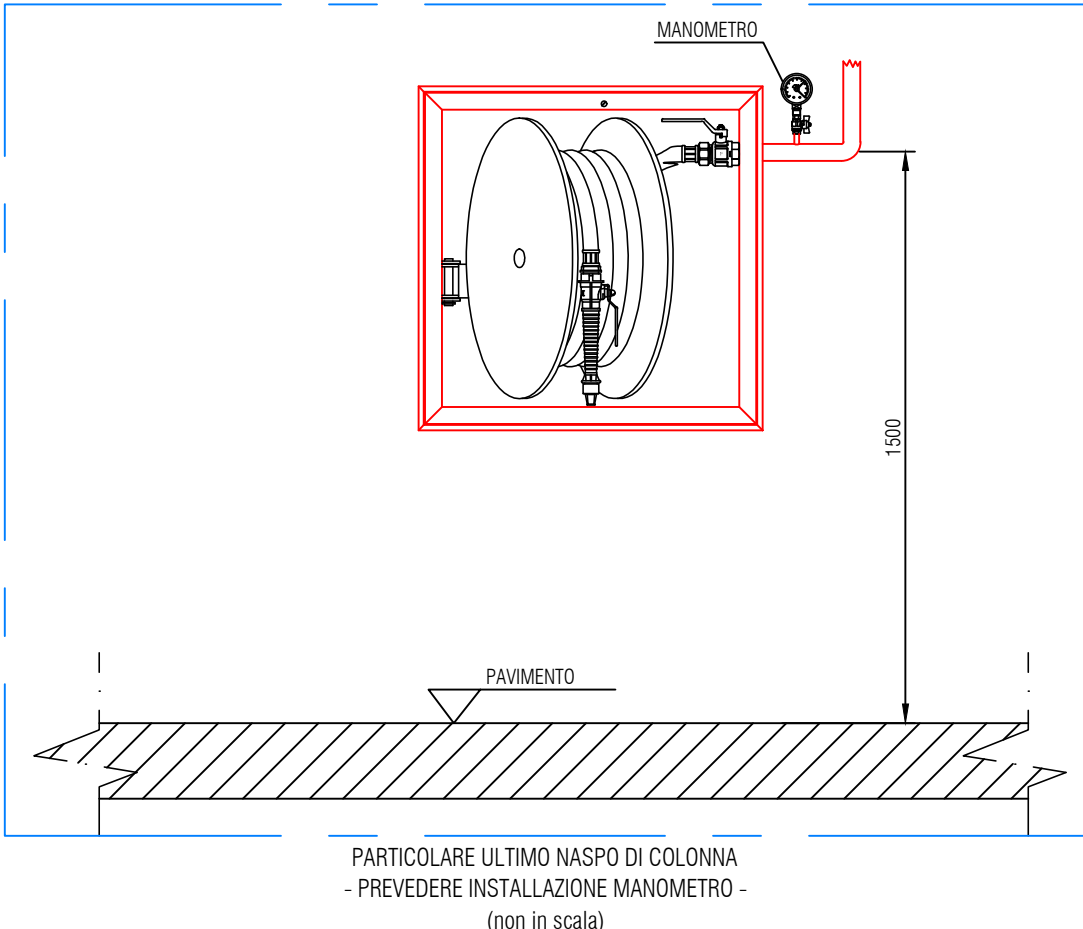
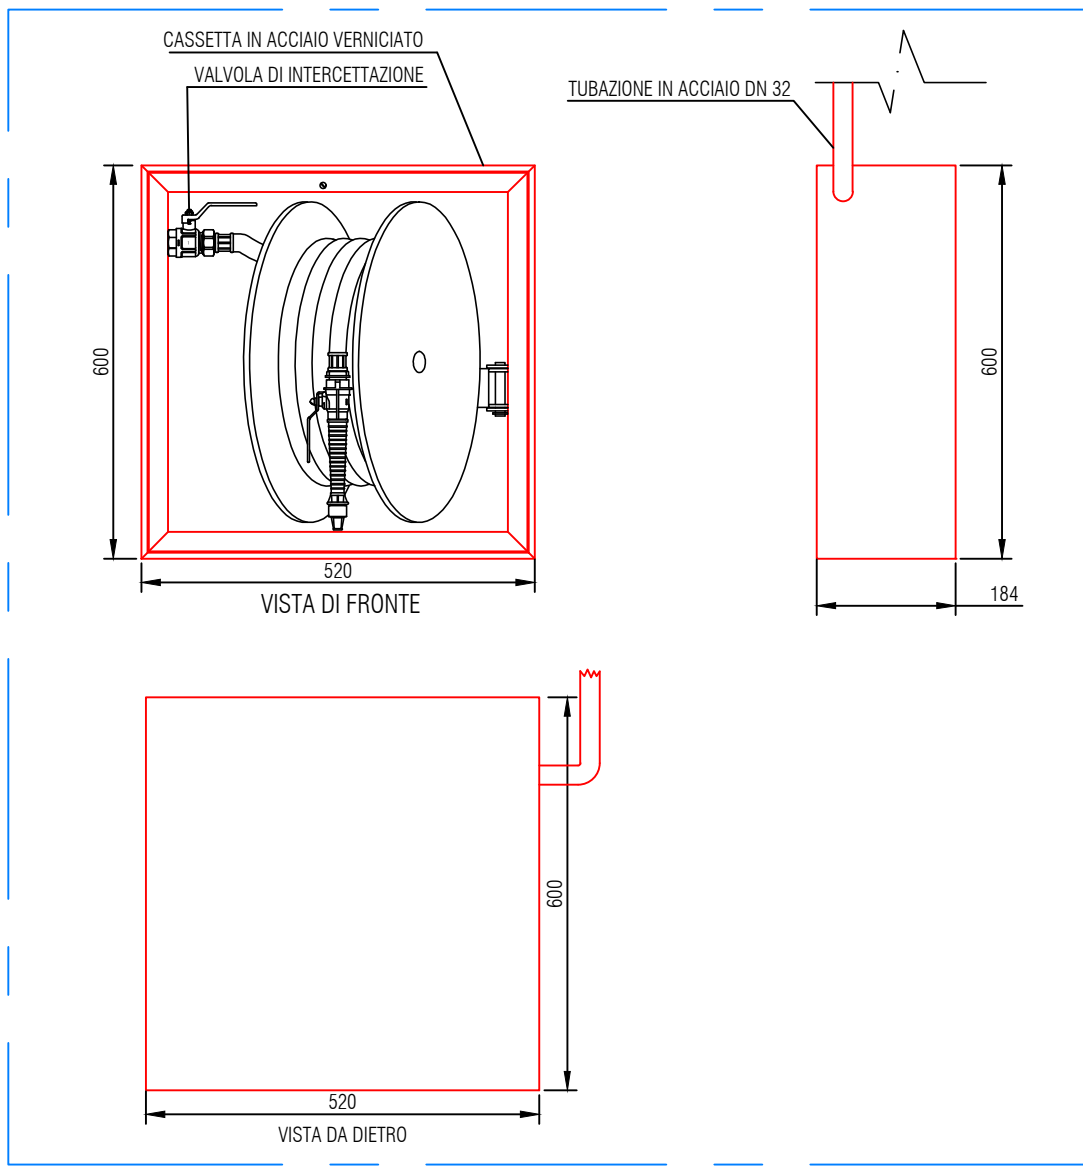


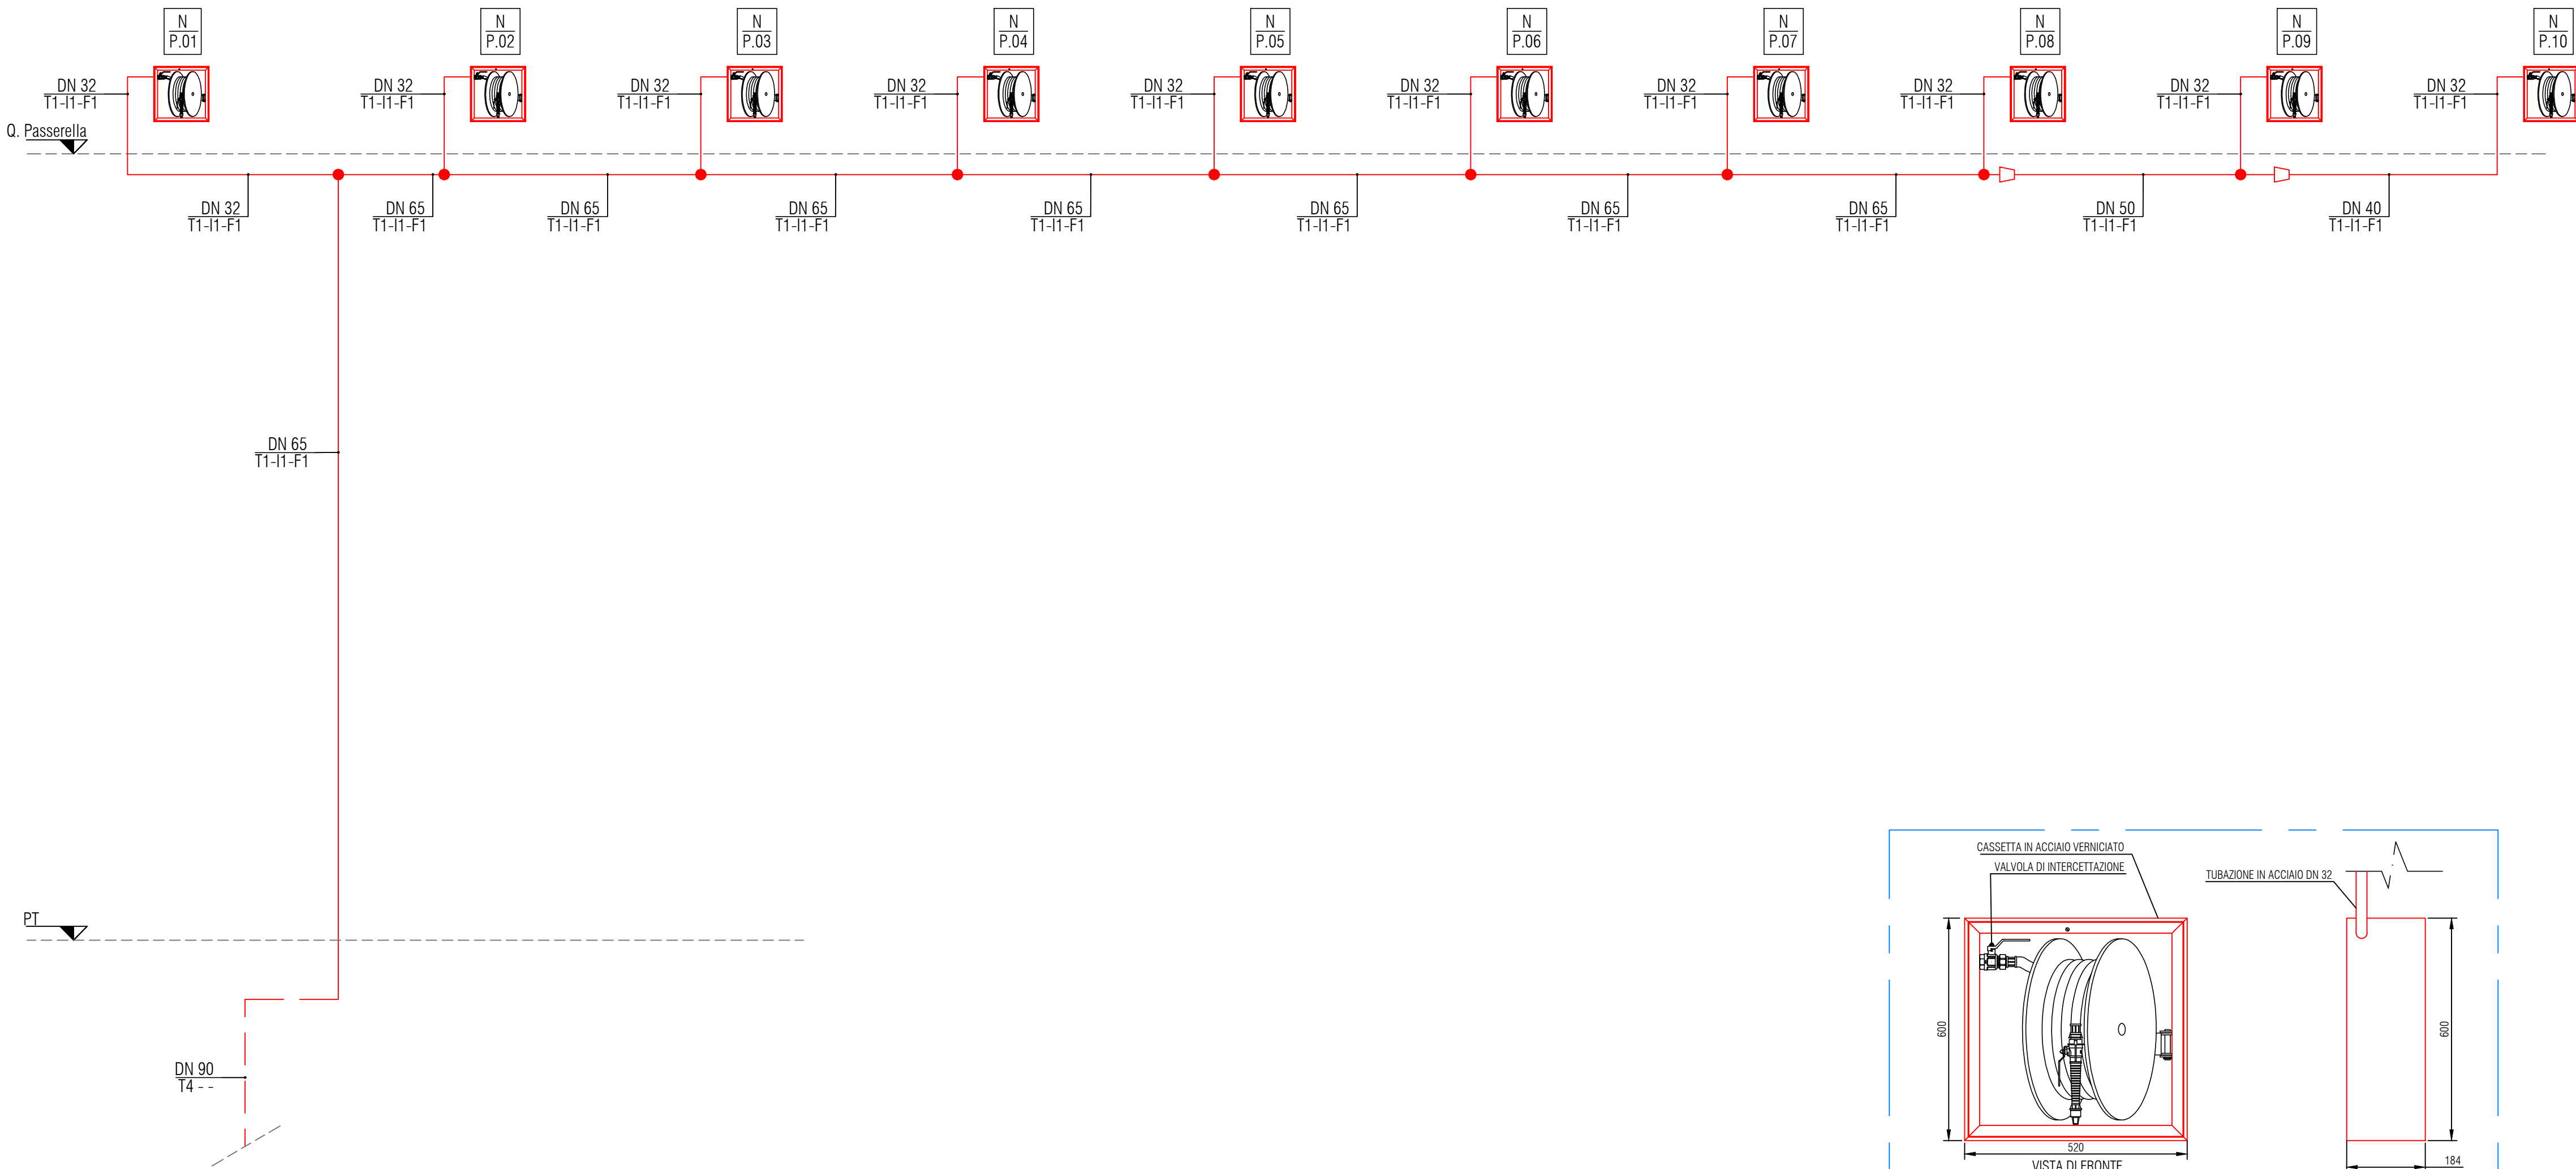

ISOLAMENTO TUBAZIONI IMPIANTO ANTINCENDIO				LEGENDA ETICHETTATURA TUBAZIONI E APPARECCHI	
TIPO TUBAZIONE	DIAMETRO NOMINALE	SPESS. ISOL. (mm)	TUBI (T) LASTRE (L) COPPELLE (C)	Ø XX Tx-CX-Fx	Ø XX = DIAMETRO (nominale o mm)
Tx	DN 15	40	C		Tx = TIPO TUBAZIONE (vedi tabella specifica)
	DN 20	40	C		lx = TIPO ISOLAMENTO (vedi tabella specifica)
	DN 25	40	C		Fx = TIPO FINITURA (vedi tabella specifica)
	DN 32	40	C		-- = NON PRESENTE
	DN 40	40	C		
	DN 50	40	C		
	DN 65	40	C		
	DN 80	40	C		
T P N	T = TIPOLOGIA TERMINALE			I45 = IDRANTE DN 45	
	P = PIANO INSTALLAZIONE			N = NASPO DN 25	
	N = N. PROGRESSIVO			I70 = IDRANTE DN 70 A PARETE	
				AP = ATTACCO AUTOPOMPA DI MANDATA	
				ISTS = IDRANTE DN 70 SOTTO SUOLO	
				ISPS = IDRANTE DN 70 SOPRA SUOLO	

SPECIFICA MATERIALI	
IMPIANTO ANTINCENDIO	
TUBAZIONI	T1 ACCIAIO NERO A NORMA UNI EN 10255 - SERIE MEDIA (SM) PREVERNICIATO CON VERNICI EPOSSIDICHE COLORE ROSSO Marca DALLMINE Serie THERMO
	T2 ACCIAIO ZINCATO A NORMA UNI EN 10255 - SERIE MEDIA (SM) Marca DALLMINE
	T3 ACCIAIO INOX AISI 316L (Cr-Ni-Mo 1.4404) CON RACCORDI TIPO "PRESS FITTING" Marca RM Serie INOXPRES
	T4 POLIETILENE AD ALTA DENSITA' (PE-HD) CON GIUNZIONI A SALDARE DI TESTA PER FUSIONE O MEDIANTE MANICOTTI ELETTRICI
ISOLAMENTO TUBAZIONI	I1 COPPELLE IN LANA MINERALE TRATTATE CON RESINE TERMO INDURENTI - $\lambda \leq 0,035$ W/mK Marca Isover serie PROTECT 1000 S
	I2 GUAINA IN ELASTOMERO ESPANSO A CELLULE CHIUSE - $\lambda \leq 0,035$ W/mK Marca ARMACELL serie ARMAFLEX AF
FINITURA TUBAZIONI	F1 GUSCI CALANDRATI DI LAMIERINO DI ALLUMINIO SP. 6/10 mm ASSEMBLATI MEDIANTE RIBORDATURA CON VITI AUTOFLETTANTI IN ACCIAIO INOX
	F2 LASTRA DI PVC ASSEMBLATA MEDIANTE CHIODINI DI PLASTICA

LEGENDA			
	TUBAZIONE ANTINCENDIO		PUNTO DI CONSEGNA (limite di intervento)
	TUBAZIONE CON TRANSITO INTERRUTO		TRANSITO VERTICALE TUBAZIONE
	NASPO DN 25 - CE - UNI EN 671-1 con tubazione semirigida da 25 m UNI EN 694		SALITA / DISCESA TUBAZIONE
	IDRANTE SOTTOSUOLO DN 70 - CE - UNI EN 14339 COMPLETO DI MANICHETTA IN CASSETTA DI CONTENIMENTO METALLICA		VARIAZIONE DI SEZIONE
	ATTACCO AUTOPOMPA SINGOLO		DERIVAZIONE
	ATTACCO AUTOPOMPA DOPPIO		DISCESA TUBAZIONE
	POZZETTO DI ISPEZIONE CON CHIUSIVO		SALITA TUBAZIONE
	VALVOLA DI INTERCETTAZIONE A FARFALLA - ATTACCHI FLANGIATI - IN ESECUZIONE LUG - LUCCHETTABILE		TEE RIVOLTO VERSO IL BASSO

COMUNE DI RAVENNA
«CONCESSIONE MEDIANTE PROJECT FINANCING DEL SERVIZIO DI ASSISTENZA PASSEGGERI E DI STAZIONE MARITTIMA NEL PORTO DI RAVENNA, NONCHÉ DELLE AREE PER LA REALIZZAZIONE E GESTIONE DELLA NUOVA STAZIONE MARITTIMA E DEGLI ALTRI BENI STRUMENTALI E/O COMPLEMENTARI ALLA PRESTAZIONE DEL SUDDETTO SERVIZIO DA REALIZZARE SULLA BANCHINA CROCIERE DI PORTO CORSINI (RA) E AREE DEMANIALI ADIACENTI»

PROGETTO ESECUTIVO

Committente

Team Progettisti
Atelier(s) Alfonso Femia s.r.l.
via interiano 3/11, 16124 Genova tel. 010.540095 fax 010.5702094
via cadorna 32/38, 20137 Milano tel. 02.54019701 fax 010.54115512
65 rue des petites écoles, 75010 Paris tel. +331.42465984
genova@atelierfemia.com www.atelierfemia.com

Professionista Responsabile progettazione Architettonica:
Arch. Alfonso Femia
© Alfonso Femia 2018. © AF517 2018. All rights reserved.

RINA CONSULTING SPA
via cecchi 6-16129 Genova - Italia
tel. +39 010 31941
info@rina.org www.rina.org

Professionista Responsabile progettazione impiantistica Strutturale:
Ing. Alessandro Odasso
Geologo:
Geol. Roberto Padone
Responsabile Coordinamento Sicurezza
Ing. Federico Barabino

Responsabile progettazione prevenzione incendi
AFC Srl
Ing. Antonio Corbo
Via Leon Battista Alberti, 6-20149 Milano
Tel./Fax +39 02 45478688
antonio.corbo@afcsrl.it
www.afcsrl.it



cod. tavola **RAV PE.H23- Impianto antincendio. Terminal. Schema funzionale. B**
scala **1:100**
oggetto **Impianto antincendio. Terminal. Schema funzionale. Parte B**
data **30 settembre 2022**
nome file **RAV PE.H23- Impianto antincendio. Terminal. Schema funzionale. B**
commessa P0020304
rev. data redatto verificato approvato oggetto revisione
0 30/09/2022 AG AD RINA / AO Progetto esecutivo

L'UTILIZZAZIONE E LA RIPRODUZIONE DEL PRESENTE DOCUMENTO SONO RISERVATE A NORMA DI LEGGE