



PLANIMETRIA

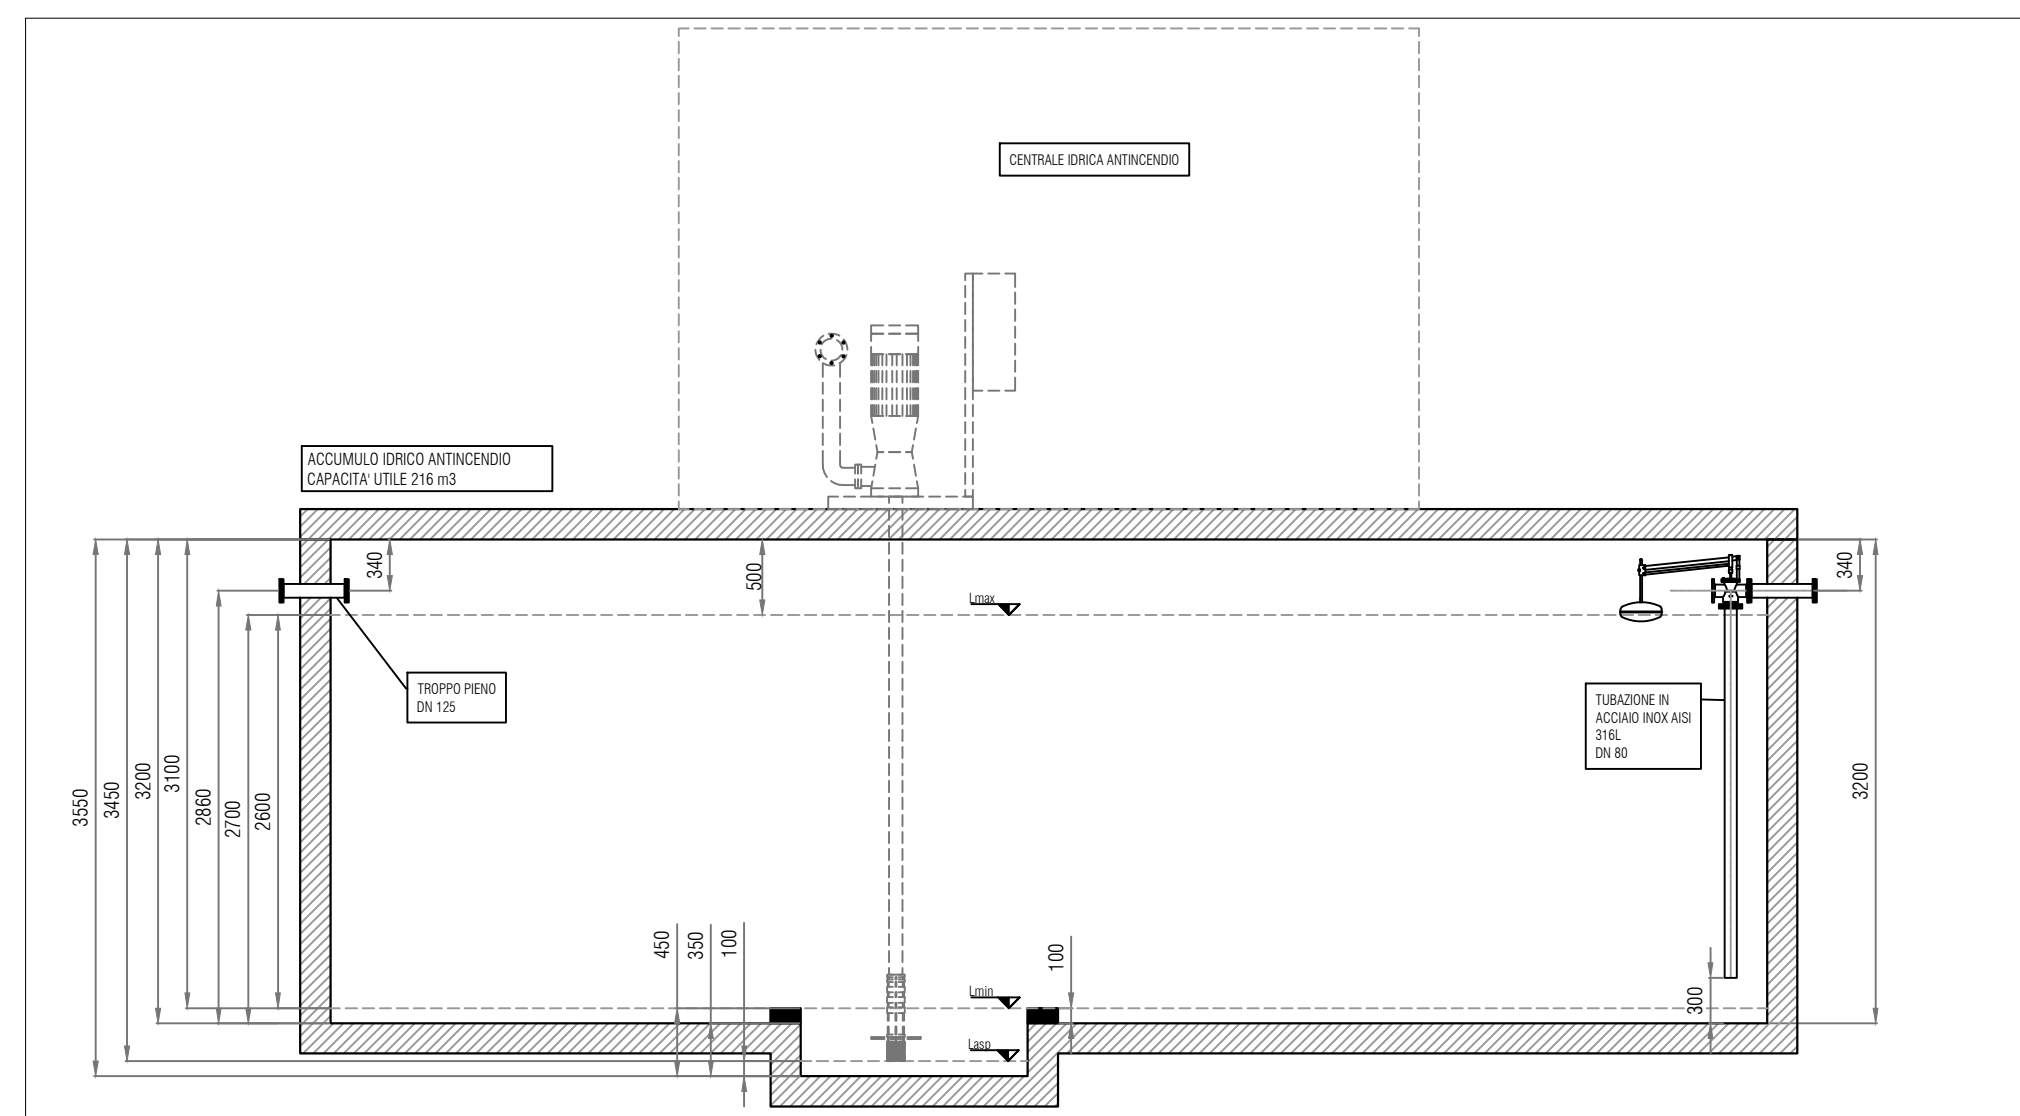

SEZIONE X-X

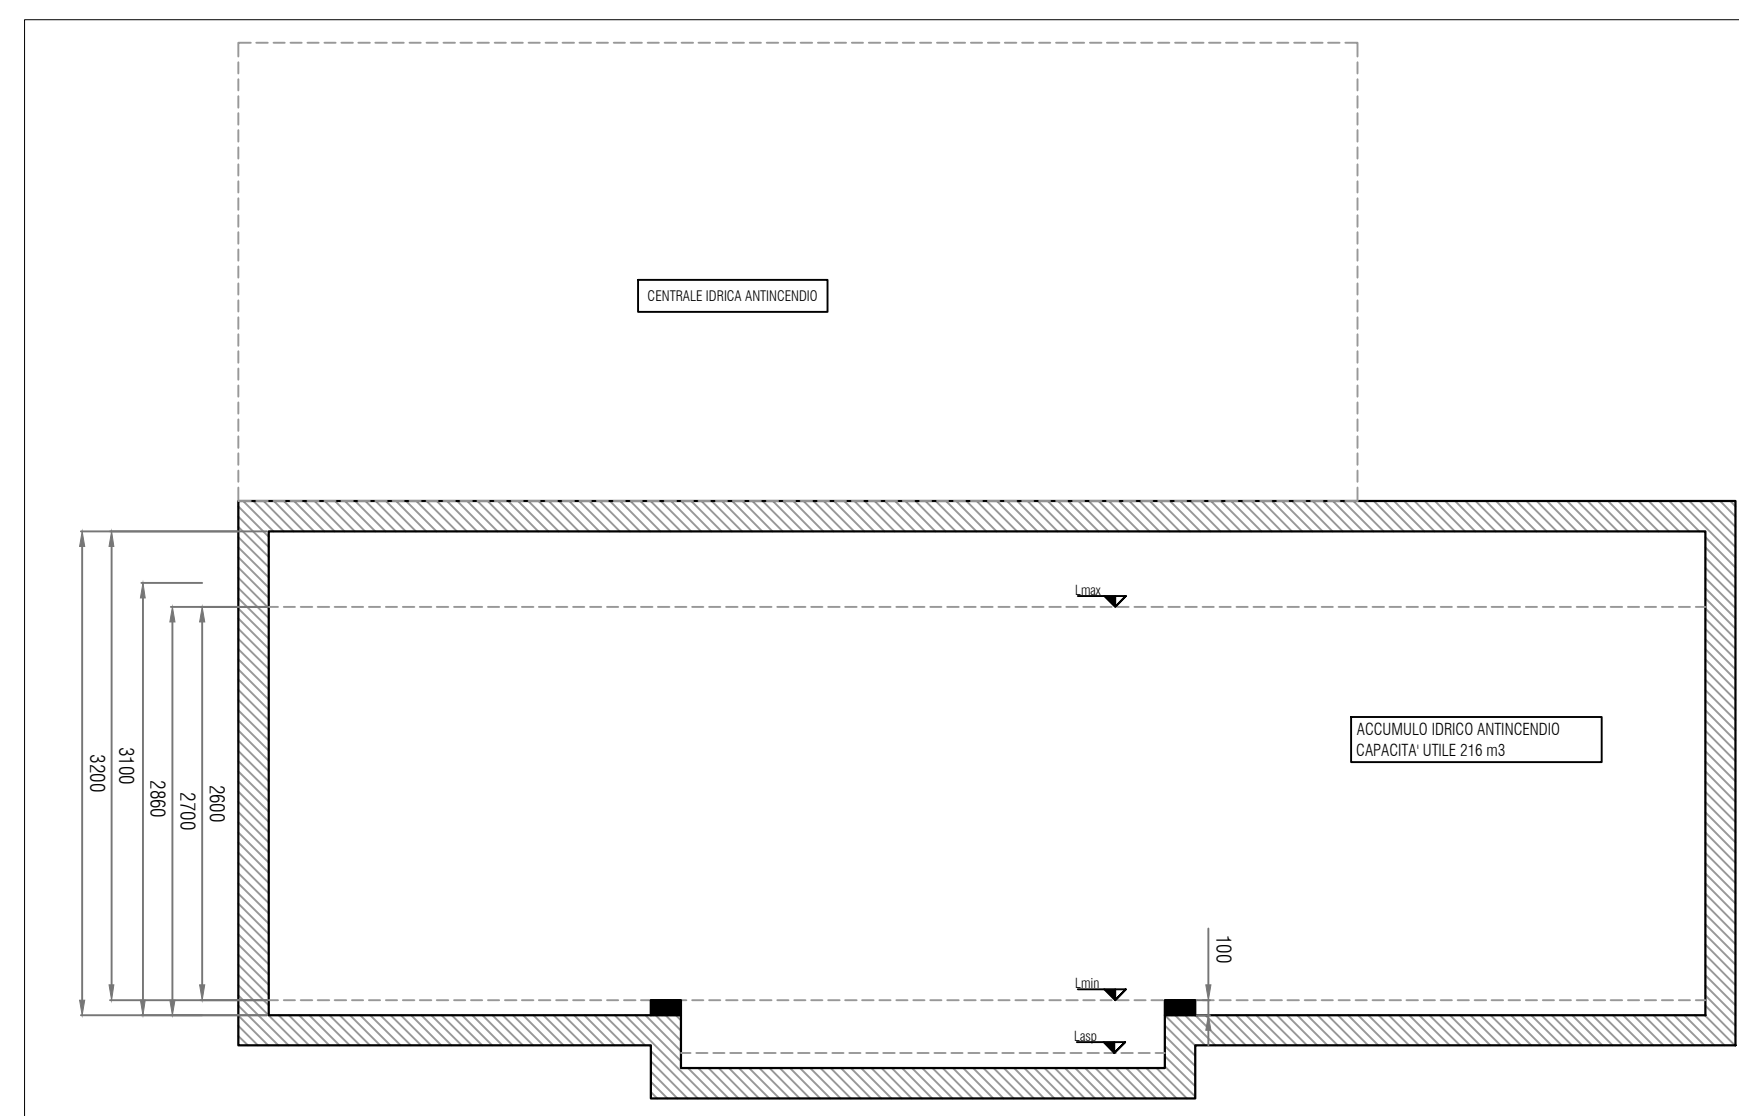

SEZIONE Y-Y





  
**COMUNE DI RAVENNA**
  
 «CONCESSIONE MEDIANTE PROJECT FINANCING DEL SERVIZIO DI ASSISTENZA PASSEGGERI E DI STAZIONE MARITTIMA NEL PORTO DI RAVENNA, NONCHÉ DELLE AREE PER LA REALIZZAZIONE E GESTIONE DELLA NUOVA STAZIONE MARITTIMA E DEGLI ALTRI BENI STRUMENTALI E/O COMPLEMENTARI ALLA PRESTAZIONE DEL SUDDETTO SERVIZIO DA REALIZZARE SULLA BANCHINA CROCIERE DI PORTO CORSINI (RA) E AREE DEMANIALI ADIACENTI»

**PROGETTO ESECUTIVO**

Committente

Team Progettisti



Atelier(s) Alfonso Femia s.r.l.  
 via interlano 3/11, 16124 Genova tel. 010.540095 fax 010.5702094  
 via cadolini 32/38, 20137 Milano tel. 02.54019701 fax 010.54115512  
 55 rue des petites écuries, 75010 Paris tel +331.42462894  
 genova@atelierfemia.com www.atelierfemia.com



Professionista Responsabile progettazione Architettonica:  
 Arch. Alfonso Femia  
 © Alfonso Femia 2018 © AF517 2018 all rights reserved

RINA CONSULTING SPA  
 via canchi 6 - 16129 Genova - Italia  
 tel +39 010 31941  
 info@rina.org www.rina.org



Professionista Responsabile progettazione Impiantistica Strutturale:  
 Ing. Alessandro Odasso  
 Geologo  
 Geol. Roberto Pedone  
 Responsabile Coordinamento Sicurezza  
 Ing. Federico Barabino

Responsabile progettazione prevenzione incendi

AFC Srl  
 Ing. Antonio Corbo  
 Via Leon Battista Alberti, 6 - 20149 Milano  
 Tel. Fax +39 02 45479688  
 antonio.corbo@afcsrl.it  
 www.afcsrl.it



cod. tavola **RAV PE.H23- Impianto antincendio. Requisiti vasca accumulo idrico**

scala **1:50**

oggetto **Impianto antincendio. Requisiti locale vasca accumulo idrico**

data **30 settembre 2022**

nome file **RAV PE.H23- Impianto antincendio. Requisiti vasca accumulo idrico**

commessa **P0020304**

rev.	data	redatto	verificato	approvato	oggetto revisione
0	30/09/2022	AG	AD	RINA / AO	Progetto esecutivo