



SEZIONE PONTILE 1-1 - SCALA 1:50

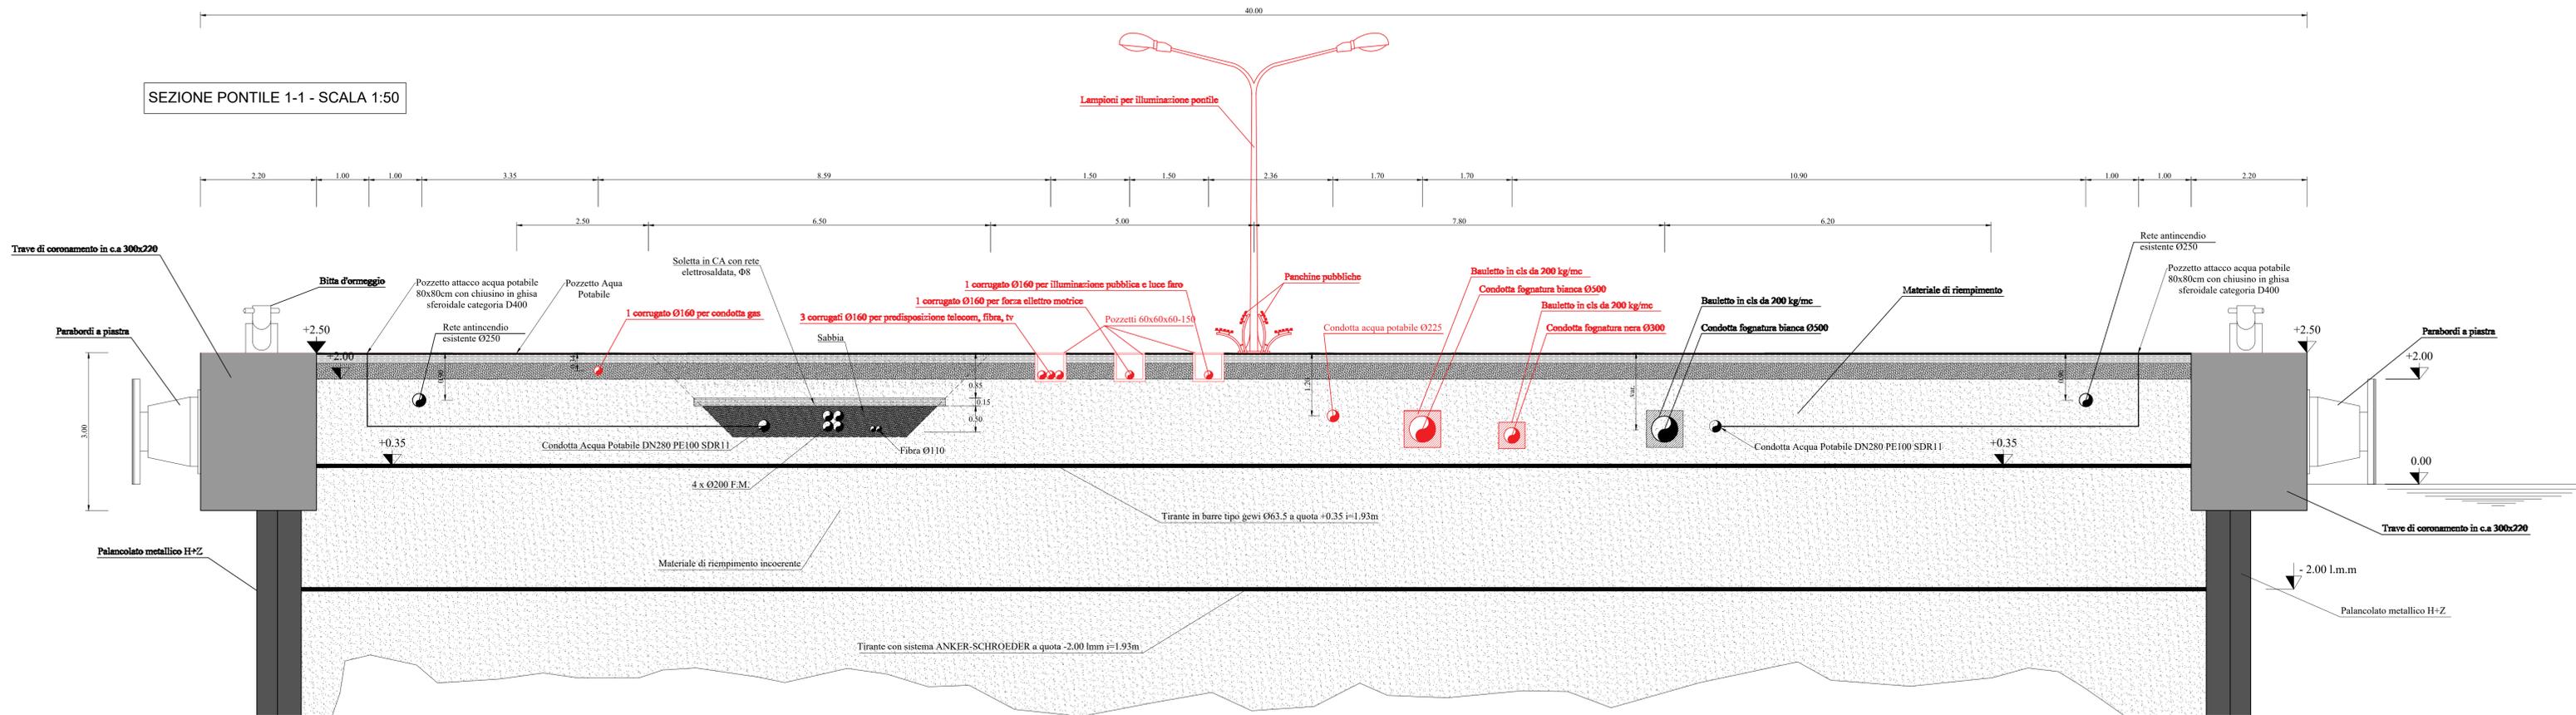

PLANIMETRIA SOTTOSERVIZI - SCALA 1:500

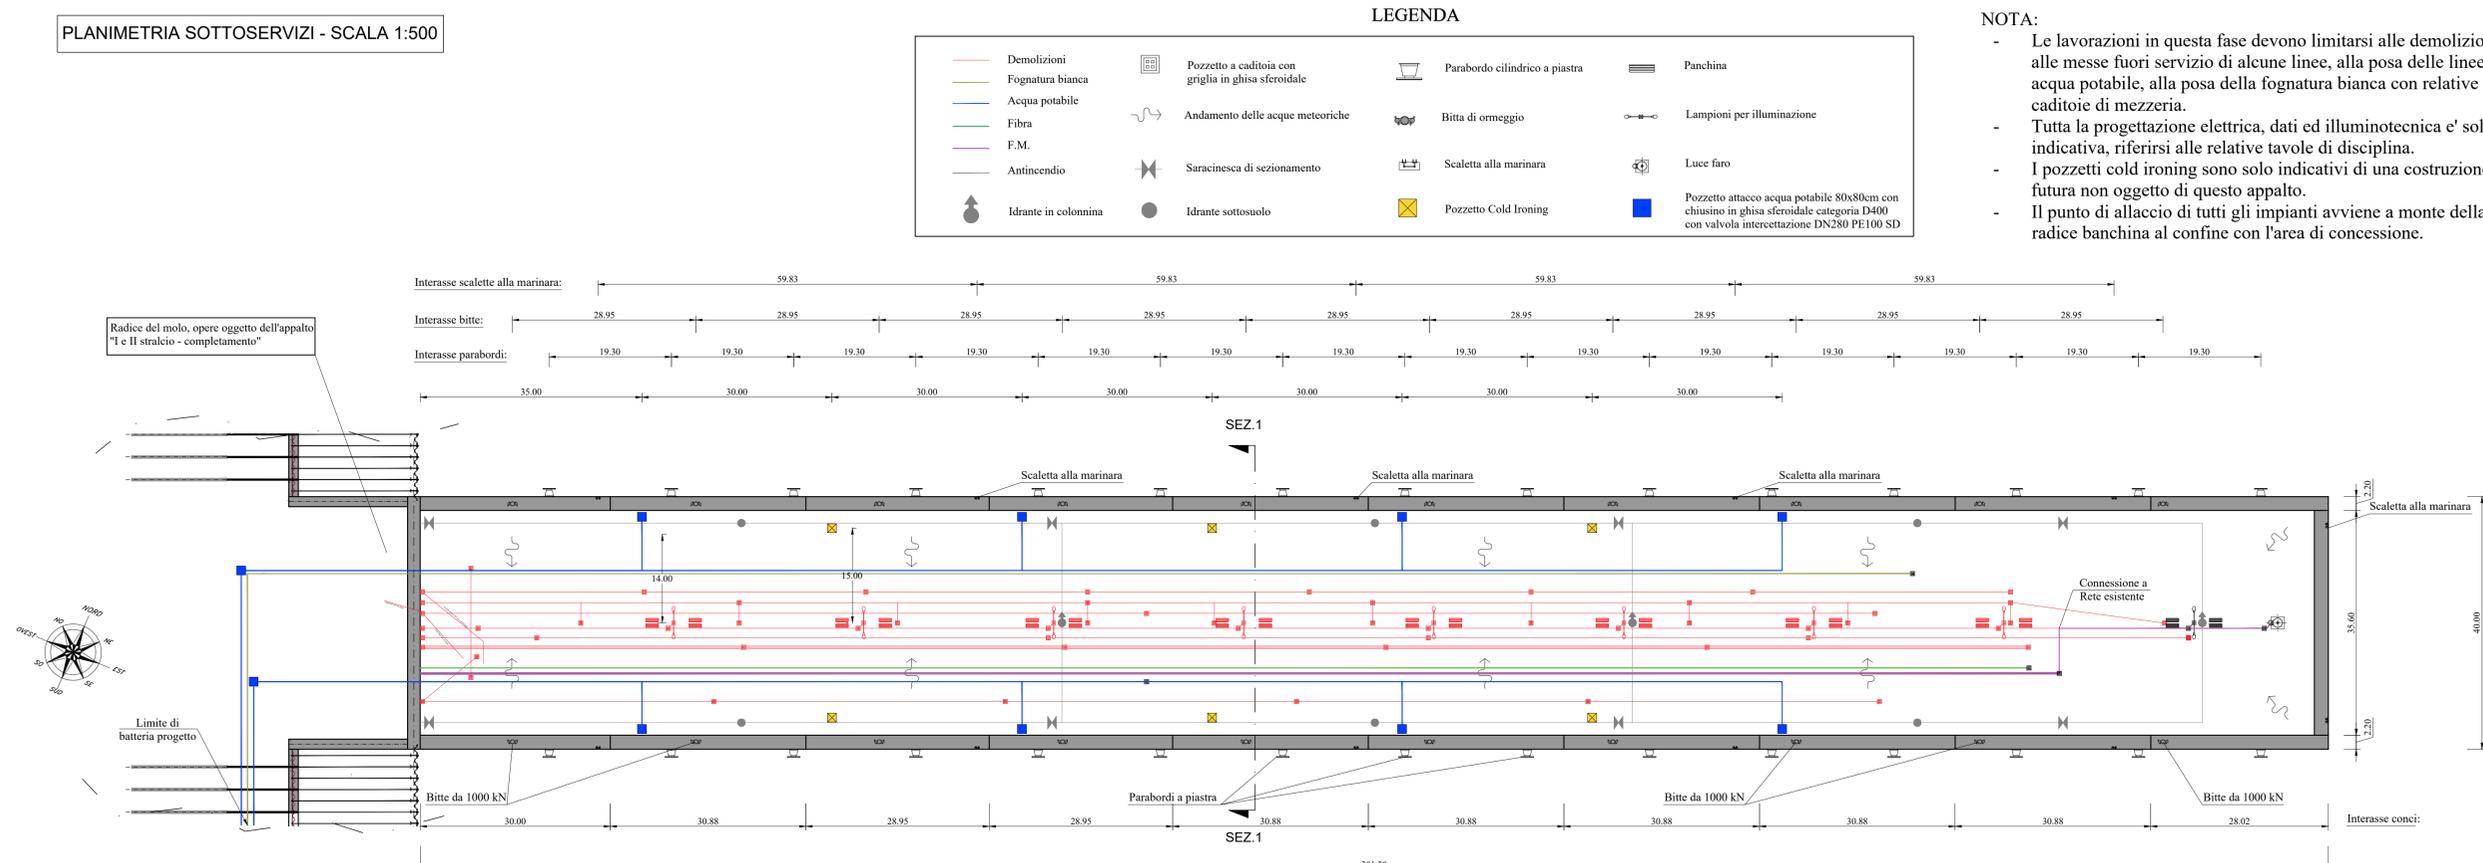

LEGENDA

	Demolizioni		Pozzetto a caditoia con griglia in ghisa sferoidale		Parabordo cilindrico a piastra		Panchina
	Fognatura bianca		Andamento delle acque meteoriche		Bitte di ormeggio		Lampioni per illuminazione
	Acqua potabile		Saracinesca di sezionamento		Scaletta alla marinara		Luce fano
	Fibra		Idrante in colonna		Idrante sottosuolo		Pozzetto Cold Ironing
	F.M.		Pozzetto attacco acqua potabile 80x80cm con chiusura in ghisa sferoidale categoria D400 con valvola intercettazione DN280 PE100 SD				
	Antincendio						

NOTA:

- Le lavorazioni in questa fase devono limitarsi alle demolizioni, alle messe fuori servizio di alcune linee, alla posa delle linee acqua potabile, alla posa della fognatura bianca con relative caditoie di mezzaria.
- Tutta la progettazione elettrica, dati ed illuminotecnica e' solo indicativa, riferirsi alle relative tavole di disciplina.
- I pozzetti cold ironing sono solo indicativi di una costruzione futura non oggetto di questo appalto.
- Il punto di allaccio di tutti gli impianti avviene a monte della radice banchina al confine con l'area di concessione.

COMUNE DI RAVENNA
 «CONCESSIONE MEDIANTE PROJECT FINANCING DEL SERVIZIO DI ASSISTENZA PASSEGGERI E DI STAZIONE MARITTIMA NEL PORTO DI RAVENNA, NONCHÉ DELLE AREE PER LA REALIZZAZIONE E GESTIONE DELLA NUOVA STAZIONE MARITTIMA E DEGLI ALTRI BENI STRUMENTALI E/O COMPLEMENTARI ALLA PRESTAZIONE DEL SUDDETTO SERVIZIO DA REALIZZARE SULLA BANCHINA CROCIERE DI PORTO CORSINI (RA) E AREE DEMANIALI ADIACENTI»

PROGETTO ESECUTIVO

Comittente

Team Progettisti

Atelier(s) Alfonso Femia s.r.l.
 via Impero 011, 01024 Genova tel. 010.540095 fax 010.5702094
 via cavalli 32/38, 20137 Milano tel. 02.54019701 fax 010.54115512
 55 via dei gabbiani scurene, 75010 Pistoia tel +39 0573.4862994
 genova@atelierfemia.com www.atelierfemia.com

Professionista Responsabile progettazione Architettonica:
 Arch. Alfonso Femia
 © Alfonso Femia 2018 © AF 2018 all rights reserved

RINA CONSULTING SPA
 via Cassini 6 - 10123 Genova - Italia
 tel +39 010 31941
 info@rina.org www.rina.org

Professionista Responsabile progettazione Ingegnistica Strutturale:
 Ing. Alessandro Ostero

Geologo:
 Geol. Roberto Pedone
 Responsabile Coordinamento Sicurezza:
 Ing. Federico Barozzi

Responsabile progettazione prevenzione incendi:
 AFC Srl
 Ing. Antonio Corio
 Via Leon Battista Alberti, 6 - 20149 Milano
 Tel/Fax +39 02 4647868
 antonio.corio@afc.it
 www.afcsrl.it

cod. tavola RAV PE-H23-Sottoservizi Banchina Planimetria e Sezione - Demolizioni e Nuove Linee
 scala 1:50 / 1:500
 oggetto Sottoservizi Banchina Planimetria e Sezione - Demolizioni e Nuove Linee
 data 14 ottobre 2022

nome file RAV PE-H23-Sottoservizi Banchina Planimetria e Sezione - Demolizioni e Nuove Linee
 commessa -

rev	data	redatto	verificato	approvato	oggetto revisione
0	14.10.22	DR	ANTDE	RINA/AO	progetto esecutivo

L'UTILIZZAZIONE E LA RIPRODUZIONE DEL PRESENTE DOCUMENTO SONO RISERVATE A NORMA DI LEGGE