



SEZIONE PONTILE 1-1 - SCALA 1:50

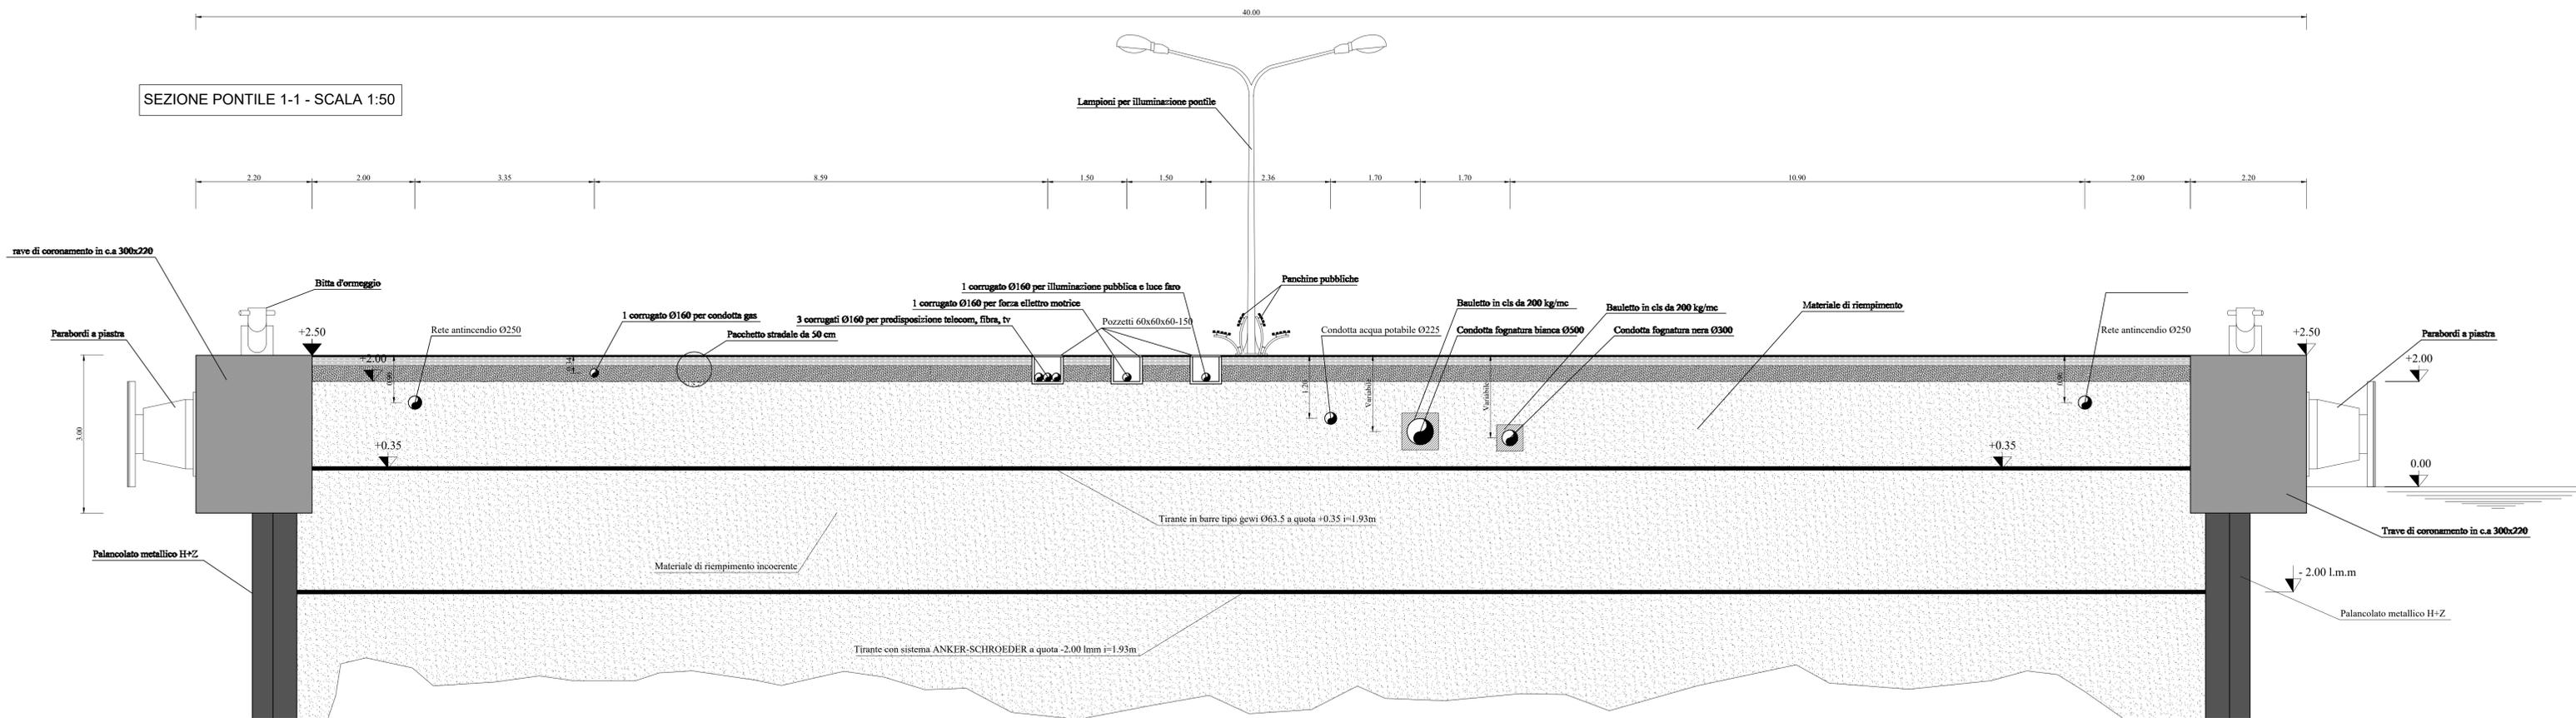

PLANIMETRIA SOTTOSERVIZI - SCALA 1:500

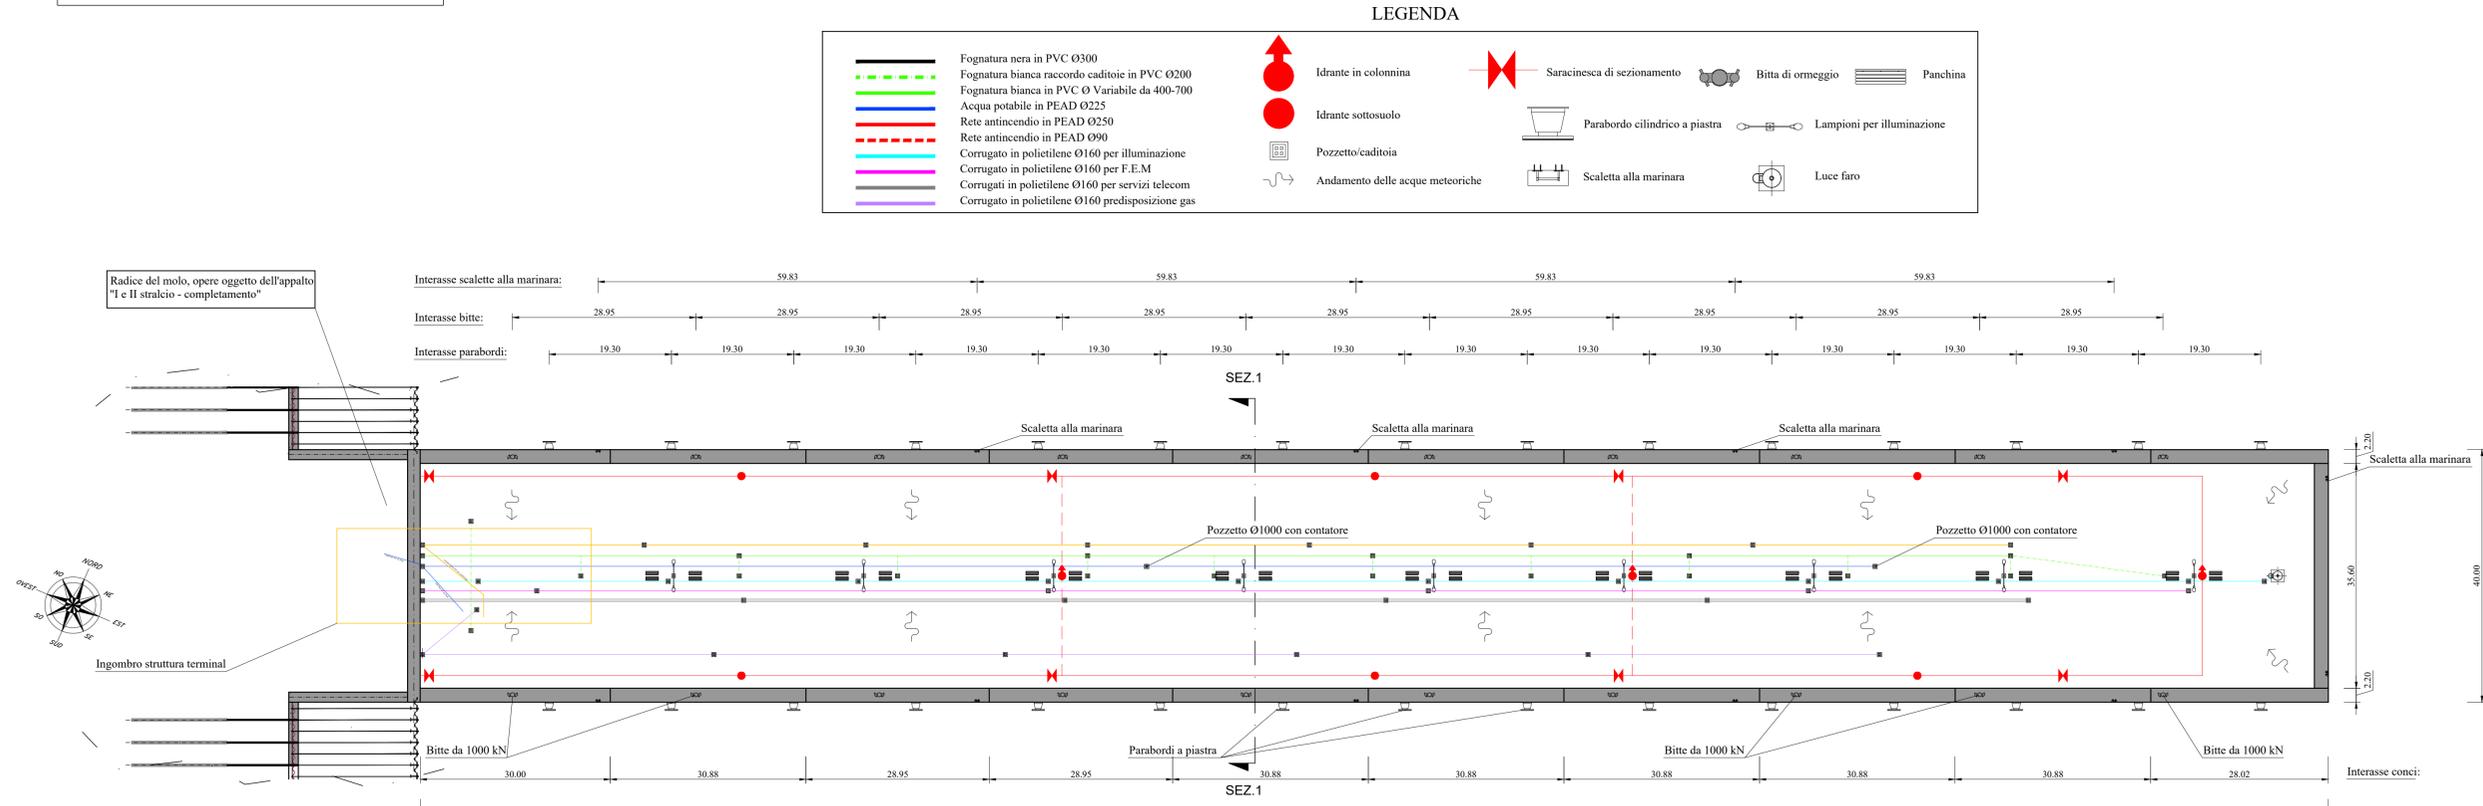

LEGENDA

	Fognatura nera in PVC Ø300		Idrante in colonnina		Saracinesca di sezionamento		Bitta d'ormeggio		Panchina
	Fognatura bianca raccordo caditoie in PVC Ø200		Idrante sottosuolo		Parabordo cilindrico a piastra		Lampioni per illuminazione		
	Fognatura bianca in PVC Ø Variabile da 400-700		Pozzetto/caditoia		Scaletta alla marinara		Luce fano		
	Acqua potabile in PEAD Ø225		Andamento delle acque meteoriche						
	Rete antincendio in PEAD Ø250								
	Rete antincendio in PEAD Ø90								
	Corrugato in polietilene Ø160 per illuminazione								
	Corrugato in polietilene Ø160 per F.E.M								
	Corrugato in polietilene Ø160 per servizi telecom								
	Corrugato in polietilene Ø160 predisposizione gas								

COMUNE DI RAVENNA
 «CONCESSIONE MEDIANTE PROJECT FINANCING DEL SERVIZIO DI ASSISTENZA PASSEGGERI E DI STAZIONE MARITTIMA NEL PORTO DI RAVENNA, NONCHÉ DELLE AREE PER LA REALIZZAZIONE E GESTIONE DELLA NUOVA STAZIONE MARITTIMA E DEGLI ALTRI BENI STRUMENTALI E/O COMPLEMENTARI ALLA PRESTAZIONE DEL SUDDETTO SERVIZIO DA REALIZZARE SULLA BANCHINA CROCIERE DI PORTO CORSINI (RA) E AREE DEMANIALI ADIACENTI»

PROGETTO ESECUTIVO

Comittente

Team Progettisti

Atelier(s) Alfonso Femia s.r.l.
 via Impero 2/11 - 10124 Genova tel. 010.540095 fax 010.5702094
 via cavalli 32/38 - 20137 Milano tel. 02.54019701 fax 010.54115512
 55 via dei gabbiani scurene - 75010 Pistoia tel +39 0571.4562294
 genova@atelierfemia.com www.atelierfemia.com

Professionista Responsabile progettazione Architettonica:
 Arch. Alfonso Femia
 © Alfonso Femia 2018 © AF18/17/2018 al right reserved

Professionista Responsabile progettazione Impiantistica Strutturale:
 Ing. Alessandro Ostero

Geologo:
 Carlo Roberto Pedone
 Responsabile Coordinamento Sicurezza
 Ing. Federico Barozzi

Responsabile progettazione prevenzione incendi
 AFC Srl
 Ing. Antonio Corio
 Via Leon Battista Alberti, 6 - 20149 Milano
 Tel./Fax +39 02 46479688
 antonio.corio@afcsrl.it
 www.afcsrl.it

cod. tavola RAV PE-H23-Sottoservizi Banchina Planimetria e Sezione - Stato di Fatto
 scala 1:50 / 1:500
 oggetto Sottoservizi Banchina Planimetria e Sezione - Stato di Fatto
 data 14 ottobre 2022

nome file RAV PE-H23-Sottoservizi Banchina Planimetria e Sezione - Stato di Fatto
 commessa -

rev	data	redatto	verificato	approvato	oggetto revisione
0	14.10.22	DR	ANTDE	RINA/AO	progetto esecutivo

L'UTILIZZAZIONE E LA RIPRODUZIONE DEL PRESENTE DOCUMENTO SONO RISERVATE A NORMA DI LEGGE