


PLANIMETRIA GENERALE PIANO TERRA QUOTA PAVIMENTO

Scala 1 : 50

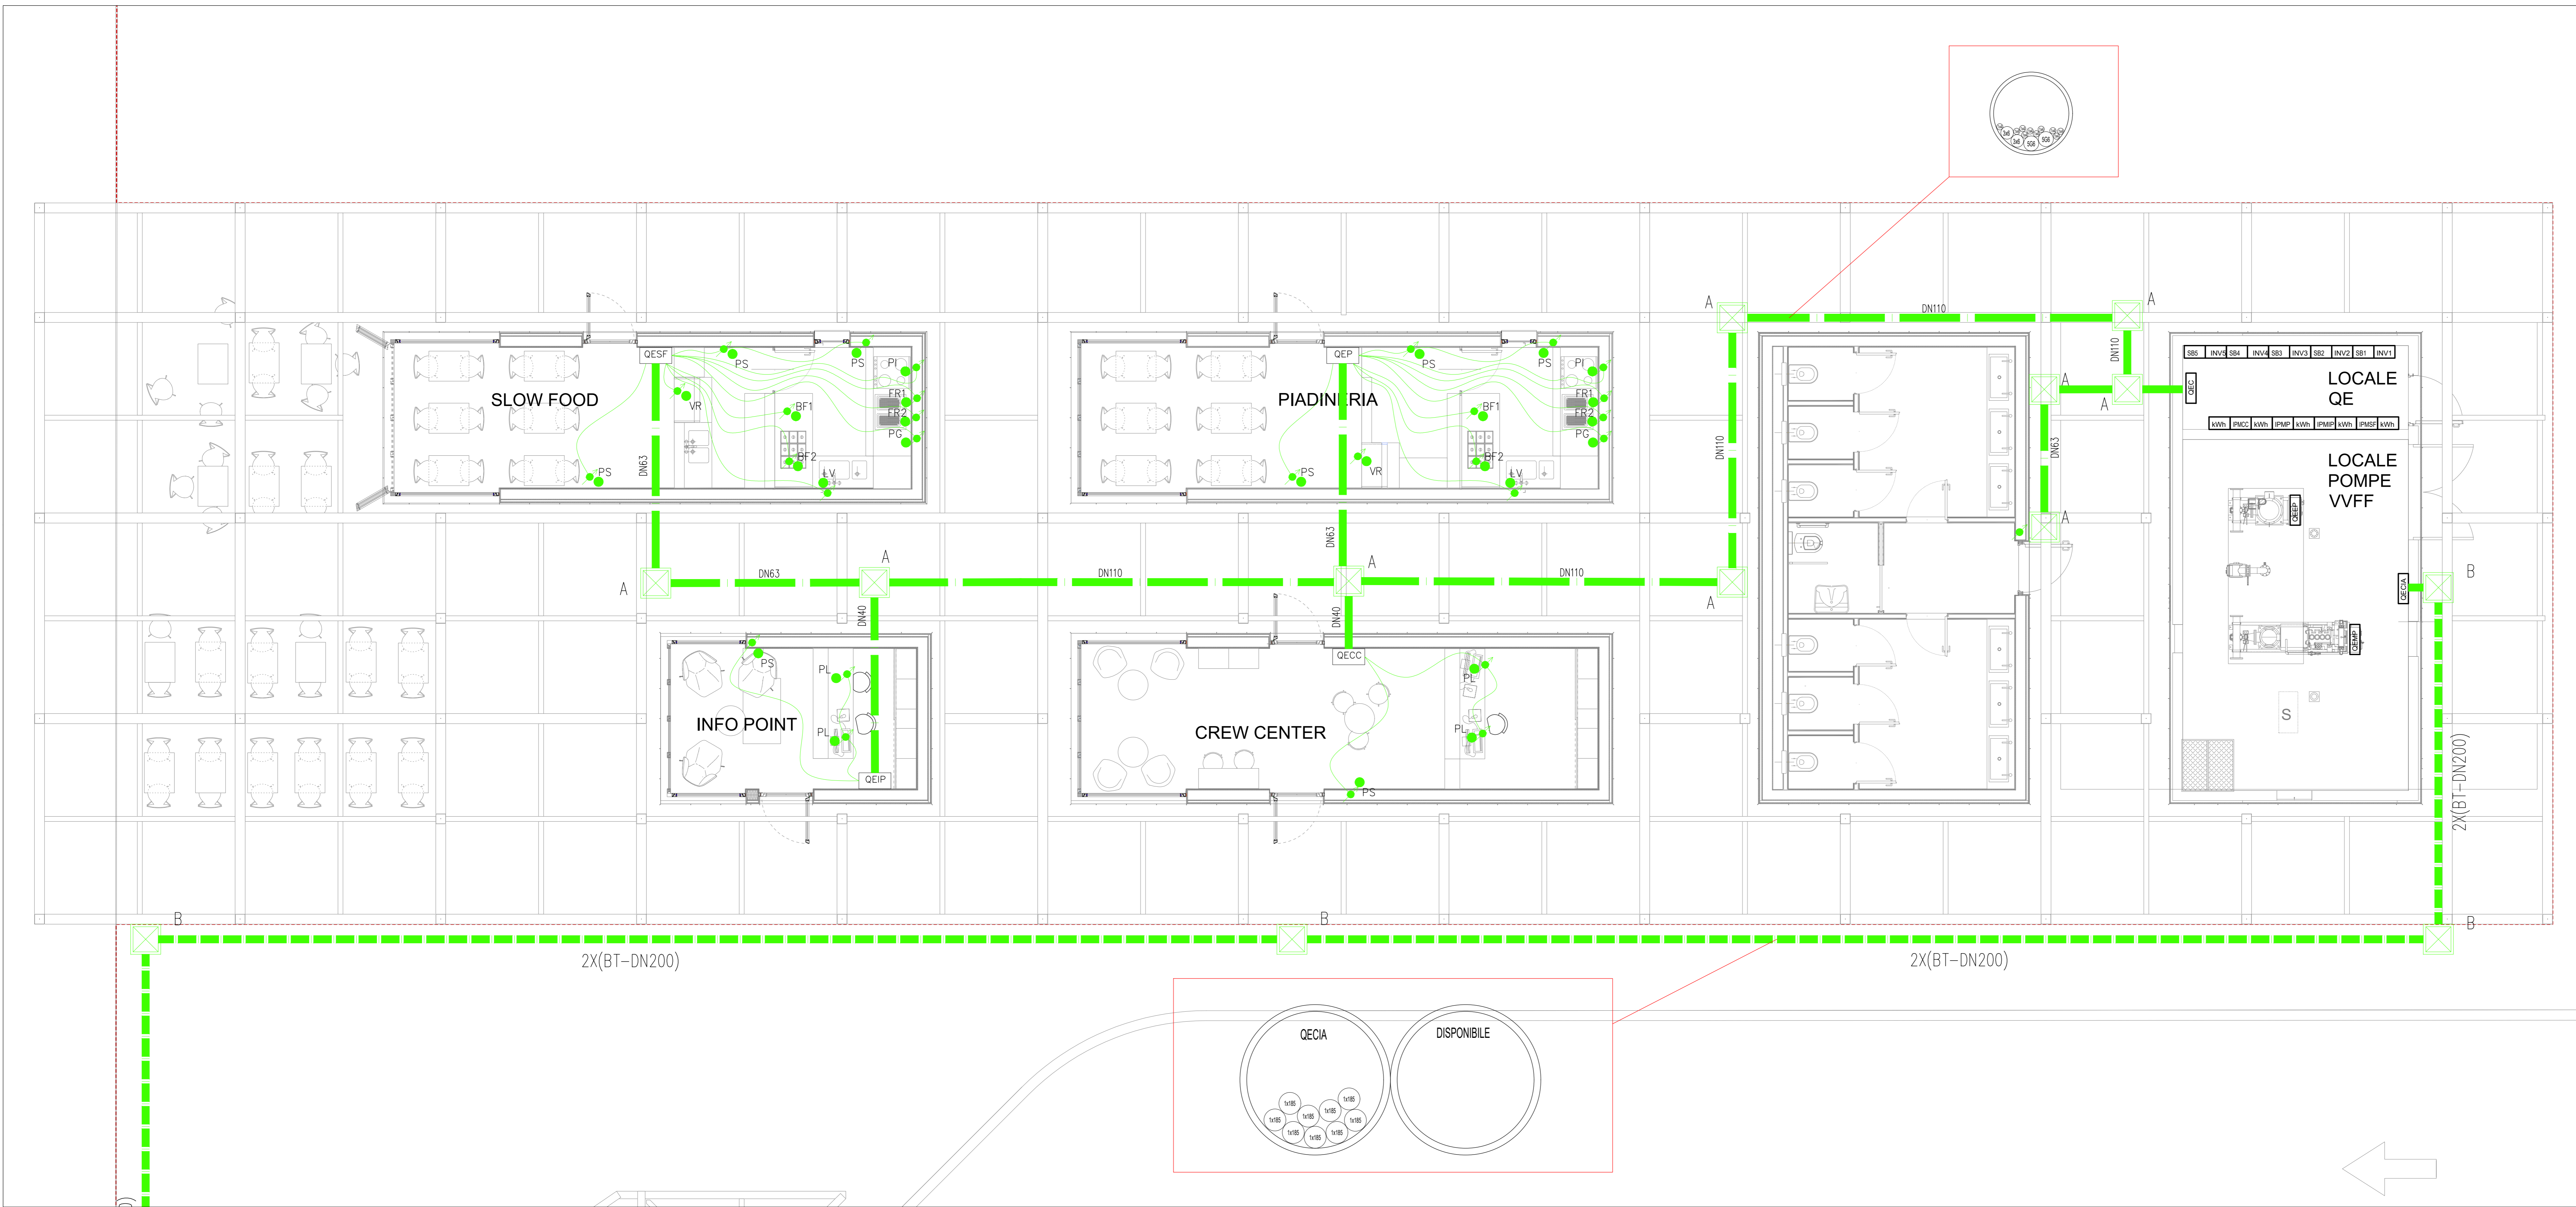

LEGENDA SIMBOLI

Simbolo	Descrizione
kWh	Contatore Ente Fornitore
QESF	Quadro elettrico Slow Food
QEP	Quadro elettrico piadineria
QECC	Quadro elettrico Crew Center
QEIP	Quadro elettrico Info Point
IPMSF	Interruttore protezione montante Slow Food
IPMP	Interruttore protezione montante Piadineria
IPMCC	Interruttore protezione montante Crew Center
IPMIP	Interruttore protezione montante Info Point
INx	Inverter x
SBx	String Box x
QEC	Quadro elettrico "condominiale" Volumi Commerciali
QEEP	Quadro elettrico Elettropompa
QEMP	Quadro elettrico Motopompa
QECIA	Quadro elettrico Centrale Idrica Antincendio
	Passerella a filo 200x75mm a parete
	Linea sotto pavimento in tubazione corrugata flessibile sottraccia
	Pozzetto prefabbricato in cls tipo X (vedi legenda pozzetti)
	Cavidotto corrugato flessibile a doppia parete interrato
	Utenza terminale F.M.

LEGENDA POZZETTI

Sigla	Descrizione
A	Pozzetto MT dim. 400x400 mm
B	Pozzetto BT dim. 600x600 mm

COMUNE DI RAVENNA
 «CONCESSIONE MEDIANTE PROJECT FINANCING DEL SERVIZIO DI ASSISTENZA PASSEGGERI E DI STAZIONE MARITTIMA NEL PORTO DI RAVENNA, NONCHÉ DELLE AREE PER LA REALIZZAZIONE E GESTIONE DELLA NUOVA STAZIONE MARITTIMA E DEGLI ALTRI BENI STRUMENTALI E/O COMPLEMENTARI ALLA PRESTAZIONE DEL SUDDETTO SERVIZIO DA REALIZZARE SULLA BANCHINA CROCIERE PORTO CORSINI (RA) E AREE DEMANIALI ADIACENTI»

PROGETTO ESECUTIVO

Comittente: **RCCP**

Team Progettisti:
 Ateller (s) Alfonso Femia s.r.l.
 via Genova 211, 01124 Genova tel. 010.5410000 fax 010.5410000
 via caduti 2038, 20137 Milano tel. 02.54618701 fax 010.54115512
 00198 via delle Botteghe Oscure, 70100 Roma tel. 06.47402994
 genova@atellerfermi.com www.atellerfermi.com

Professionista Responsabile progettazione Architettonica:
 Atella Alfonso Femia

Professionista Responsabile progettazione Impiantistica Strutturale:
 RINA CONSULTING SPA
 via Sestini 6, 01129 Genova - Italia
 tel. +39 010 31941
 info@rina.org www.rina.org

Professionista Responsabile progettazione Impiantistica Strutturale:
 Ing. Alessandro Ottavio
 GeoRipa
 Responsabile Coordinamento Sicurezza
 Ing. Federico Scatena

Responsabile progettazione prevenzione incendi:
 AIC 54
 Ing. Antonio Corio
 Via Leon Battista Alberti, 6 - 20149 Milano
 Tel/Fax +39 02 4647900
 antonio.corio@aic54.it
 www.aic54.it

AF571 ALFONSO FEMIA (RELIEVIS)

RINA

cod. tavola: **RAV PE-H24-Distribuzione Impianti elettrici - Volumi Commerciali Quota pavimento - Planimetria generale**

scala: **1:50**

oggetto: **Impianti Elettrici Volumi Commerciali**

data: **17 ottobre 2022**

nome file: **RAV PE-H24-Distribuzione Impianti elettrici - Volumi Commerciali Quota pavimento - Planimetria generale**

commessa: **PO020304**

rev.	data	redatto	verificato	approvato	oggetto revisione
0	17/10/2022	FM	DRA02	RINA / AO	Progetto esecutivo

UTILIZZAZIONE E LA RIPRODUZIONE DEL PRESENTE DOCUMENTO SONO RISERVATE A NORMA DI LEGGE