

PLANIMETRIA GENERALE PIANO TERRA QUOTA SOFFITTO

Scala 1 : 50



LEGENDA SIMBOLI

Simbolo	Descrizione
kWh	Contatore Ente Fornitore
QESF	Quadro elettrico Slow Food
QEP	Quadro elettrico piadineria
QECC	Quadro elettrico Crew Center
QEIP	Quadro elettrico Info Point
IPMSF	Interruttore protezione montante Slow Food
IPMP	Interruttore protezione montante Piadineria
IPMCC	Interruttore protezione montante Crew Center
IPMIP	Interruttore protezione montante Info Point
INvx	Inverter x
SBx	String Box x
QEC	Quadro elettrico "condominiale" Volumi Commerciali
QEEP	Quadro elettrico Elettropompa
QEMP	Quadro elettrico Motopompa
QECIA	Quadro elettrico Centrale Idrica Antincendio
	Passerello a filo 200x75mm a parete
	Linea sopra controsoffitto in tubazione corrugata flessibile
	Cassetta di derivazione sopra controsoffitto
	Utenza terminale F.M.



COMUNE DI RAVENNA
 CONCESSIONE MEDIANTE PROJECT FINANCING DEL SERVIZIO DI ASSISTENZA PASSEGGERI E DI STAZIONE MARITTIMA NEL PORTO DI RAVENNA, NONCHÉ DELLE AREE PER LA REALIZZAZIONE E GESTIONE DELLA NUOVA STAZIONE MARITTIMA E DEGLI ALTRI BENI STRUMENTALI E/O COMPLEMENTARI ALLA PRESTAZIONE DEL SUDDETTO SERVIZIO DA REALIZZARE SULLA BANCHINA CROCIERE PORTO CORSINI (RA) E AREE DEMANIALI ADIACENTI.

PROGETTO ESECUTIVO

Team Progettisti
RCCP


Aveller (s) Alfonso Femia s.r.l.
 viale Europa 2/11 - 40124 Ferrara - Tel. 0545.440000 Fax 0545.440001
 via Cassini 2/28 - 20137 Milano - Tel. 02.54518707 Fax 02.54518552
 06 via dei paleoli eccellenze - 70123 Roma - Tel. 06.4942994
 genova@avellerferma.com www.avellerferma.com

Professionista Responsabile progettazione Architettonica:
 Anna Alfonso Femia
 © Alfonso Femia 2019. All rights reserved.

RNA CONSULTING SPA
 via Europa 6 - 40124 Ferrara - Italia
 tel. +39 0545 37941
 rna@rna.org www.rna.org

Professionista Responsabile progettazione Impiantistica Strutturale:
 Ing. Alessandro Ottolenghi
 Geologo
 Consulente Progettazione
 Responsabile Coordinamento Sicurezza
 Ing. Federico Scattolon

Responsabile progettazione prevenzione incendi:
 AIC 54
 Ing. Antonio Corio
 Via Leon Battista Alberti, 6 - 20149 Milano
 Tel/Fax +39 02 6279958
 antonio.corio@aic54.it
 www.aic54.it

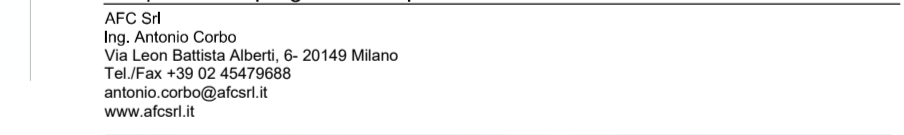

RAV PE-H24-Distribuzione Impianti elettrici - Volumi Commerciali Quota soffitto - Planimetria generale

cod. tavola
 scala
 oggetto
 data
 nome file
 commessa

1:50
 Impianti Elettrici Volumi Commerciali
 17 ottobre 2022
 RAV PE-H24-Distribuzione Impianti elettrici - Volumi Commerciali Quota soffitto - Planimetria generale
 P0020304

rev.	data	redatto	verificato	approvato	oggetto revisione
0	17/10/2022	FM	DRA02	RINA / AO	Progetto esecutivo

UTILIZZAZIONE E LA RIPRODUZIONE DEL PRESENTE DOCUMENTO SONO RISERVATE A NORMA DI LEGGE