


LEGENDA SIMBOLI

Simbolo	Descrizione
●	Utenza terminale rivelazione fumi
□	Cassetta di derivazione a parete impianto rivelazione fumi per linea LOOP
□	Cassetta di derivazione a parete impianto rivelazione fumi per linea 24V
○	Cassetta di derivazione da incasso impianto rivelazione fumi
—	Tubazione sottotraccia impianto rivelazione fumi per linea LOOP
—	Tubazione sottotraccia impianto rivelazione fumi per linea 24V
—	Linee sopra controsoffitto impianto rivelazione fumi per linea LOOP
—	Linee sopra controsoffitto impianto rivelazione fumi per linea 24V
○	Passerella a filo 200x100mm sopra controsoffitto

PLANIMETRIA PIANO TERRA TERMINAL 2/2

Scala 1 : 100

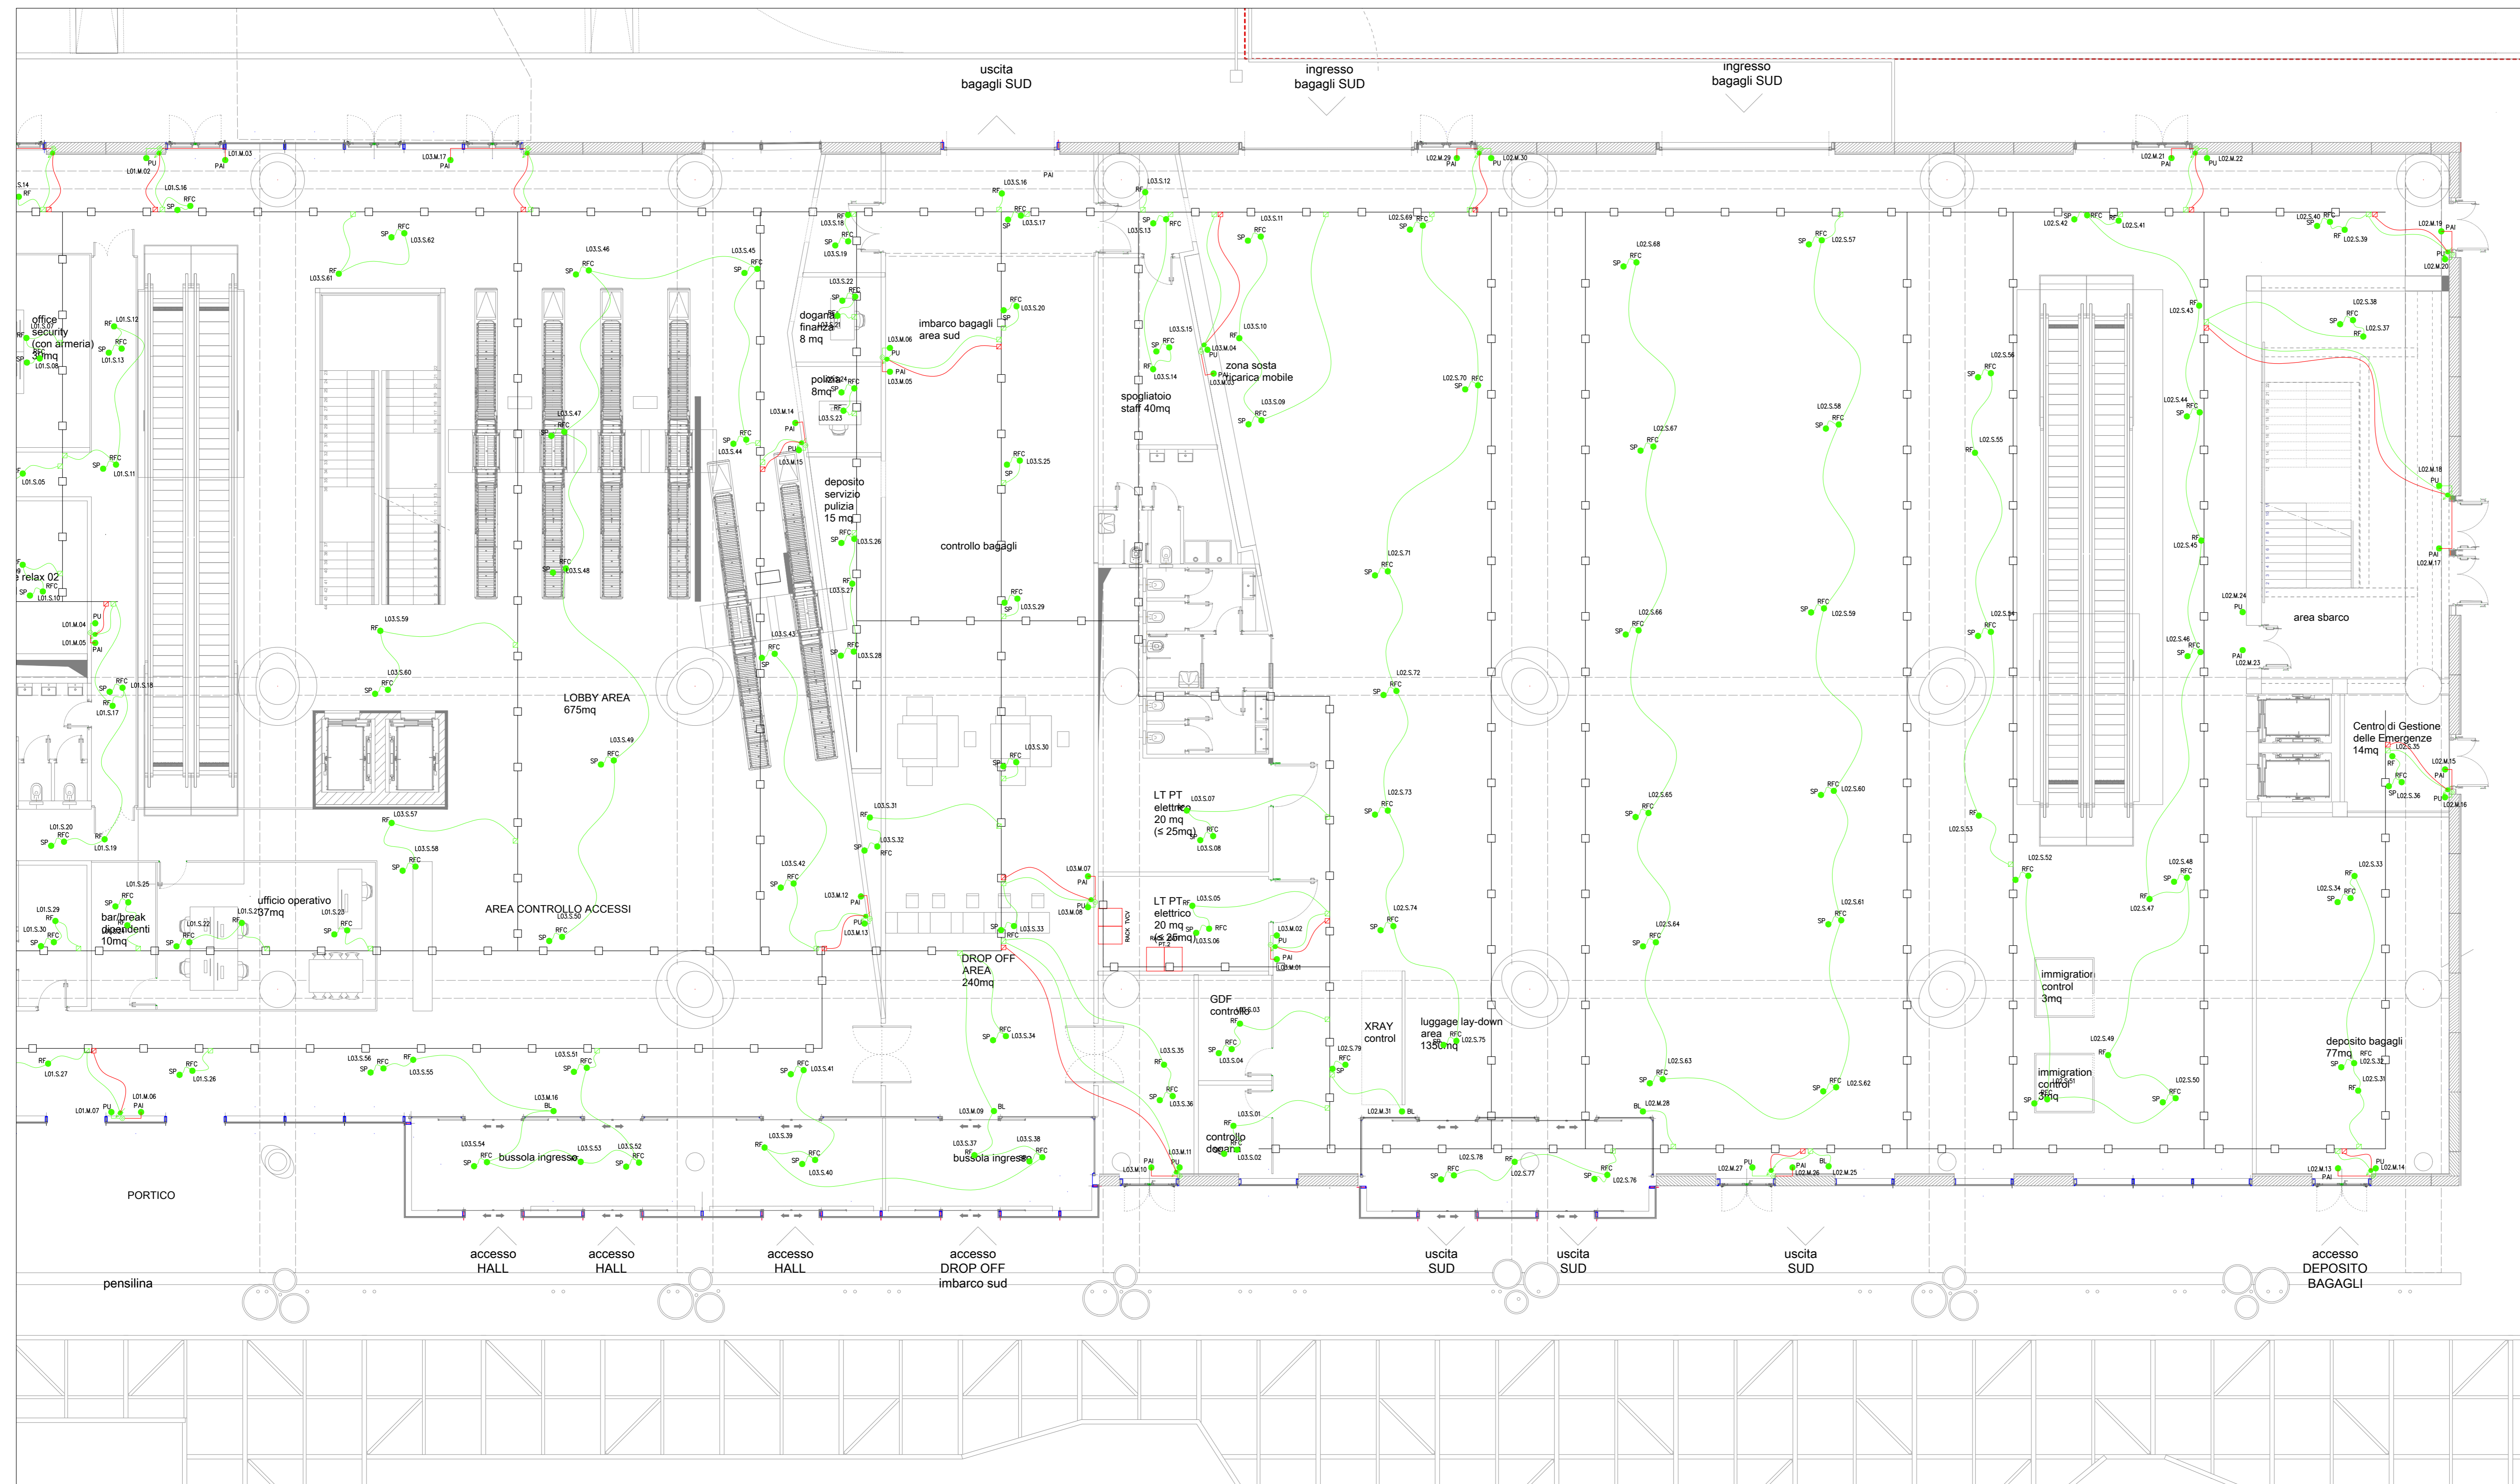


COMUNE DI RAVENNA
 «CONCESSIONE MEDIANTE PROJECT FINANCING DEL SERVIZIO DI ASSISTENZA PASSEGGERI E DI STAZIONE MARITTIMA NEL PORTO DI RAVENNA, NONCHÉ DELLE AREE PER LA REALIZZAZIONE E GESTIONE DELLA NUOVA STAZIONE MARITTIMA E DEGLI ALTRI BENI STRUMENTALI E/O COMPLEMENTARI ALLA PRESTAZIONE DEL SUDDETTO SERVIZIO DA REALIZZARE SULLA BANCHINA CROCIERE PORTO CORSINI (RA) E AREE DEMANIALI ADIACENTI»

PROGETTO ESECUTIVO
 Committente

Team Progettisti


Attilio(3) Alberici Farnelli & P. 1
 Via Farnelli 31/A - 48124 Cervara in C. 05240050 - tel. 0524 210244
 tel. fax 0524 210245 - 0524 210246 - tel. 0524 210247 - 0524 210248
 35 via della pubblica scuola - 72012 Polino in C. 087420004
 gpm@alberici.com - www.alberici.com

Professionista Responsabile progettazione Antincendio
 Arch. Roberto Farnelli
 Professionista Responsabile progettazione Impianti Strutturali
 Ing. Riccardo Citterio
 RAV CONSIGLIO ING. SPA
 Via S. Lucia 15 - 48124 Cervara in C. - Italia
 tel. 0524 210244
 info@rav.org - www.rav.org

Professionista Responsabile progettazione Impianti Strutturali
 Ing. Federico Barabino
 Responsabile progettazione prevenzione incendi
 AFG Srl
 Via Andrea Costa
 Via Leon Battista Alberti, 6 - 20148 Milano
 Tel. Fax 02/26242988
 www.afg.it

RAV PE-124 Distribuzione impianto rivelazione fumi - Terminal piano terra 2/2 Quota soffitto - Planimetria generale



cod. tavola	RAV PE-124 Distribuzione impianto rivelazione fumi - Terminal piano terra 2/2 Quota soffitto - Planimetria generale				
scala	1:100				
oggetto	Impianti Speciali Terminali				
data	17 ottobre 2022				
nome file	RAV PE-124-Distribuzione impianto rivelazione fumi - Terminal piano terra 2/2 Quota soffitto - Planimetria generale				
commessa	PO020304				
rev.	data	redatto	verificato	approvato	oggetto
0	17/10/2022	FM	DRA02	RNA / AO	Progetto esecutivo

L'UTILIZZAZIONE E LA RIPRODUZIONE DEL PRESENTE DOCUMENTO SONO RISERVATE A NORMA DI LEGGE