


PLANIMETRIA PIANO PRIMO TERMINAL 1/2

Scala 1 : 100

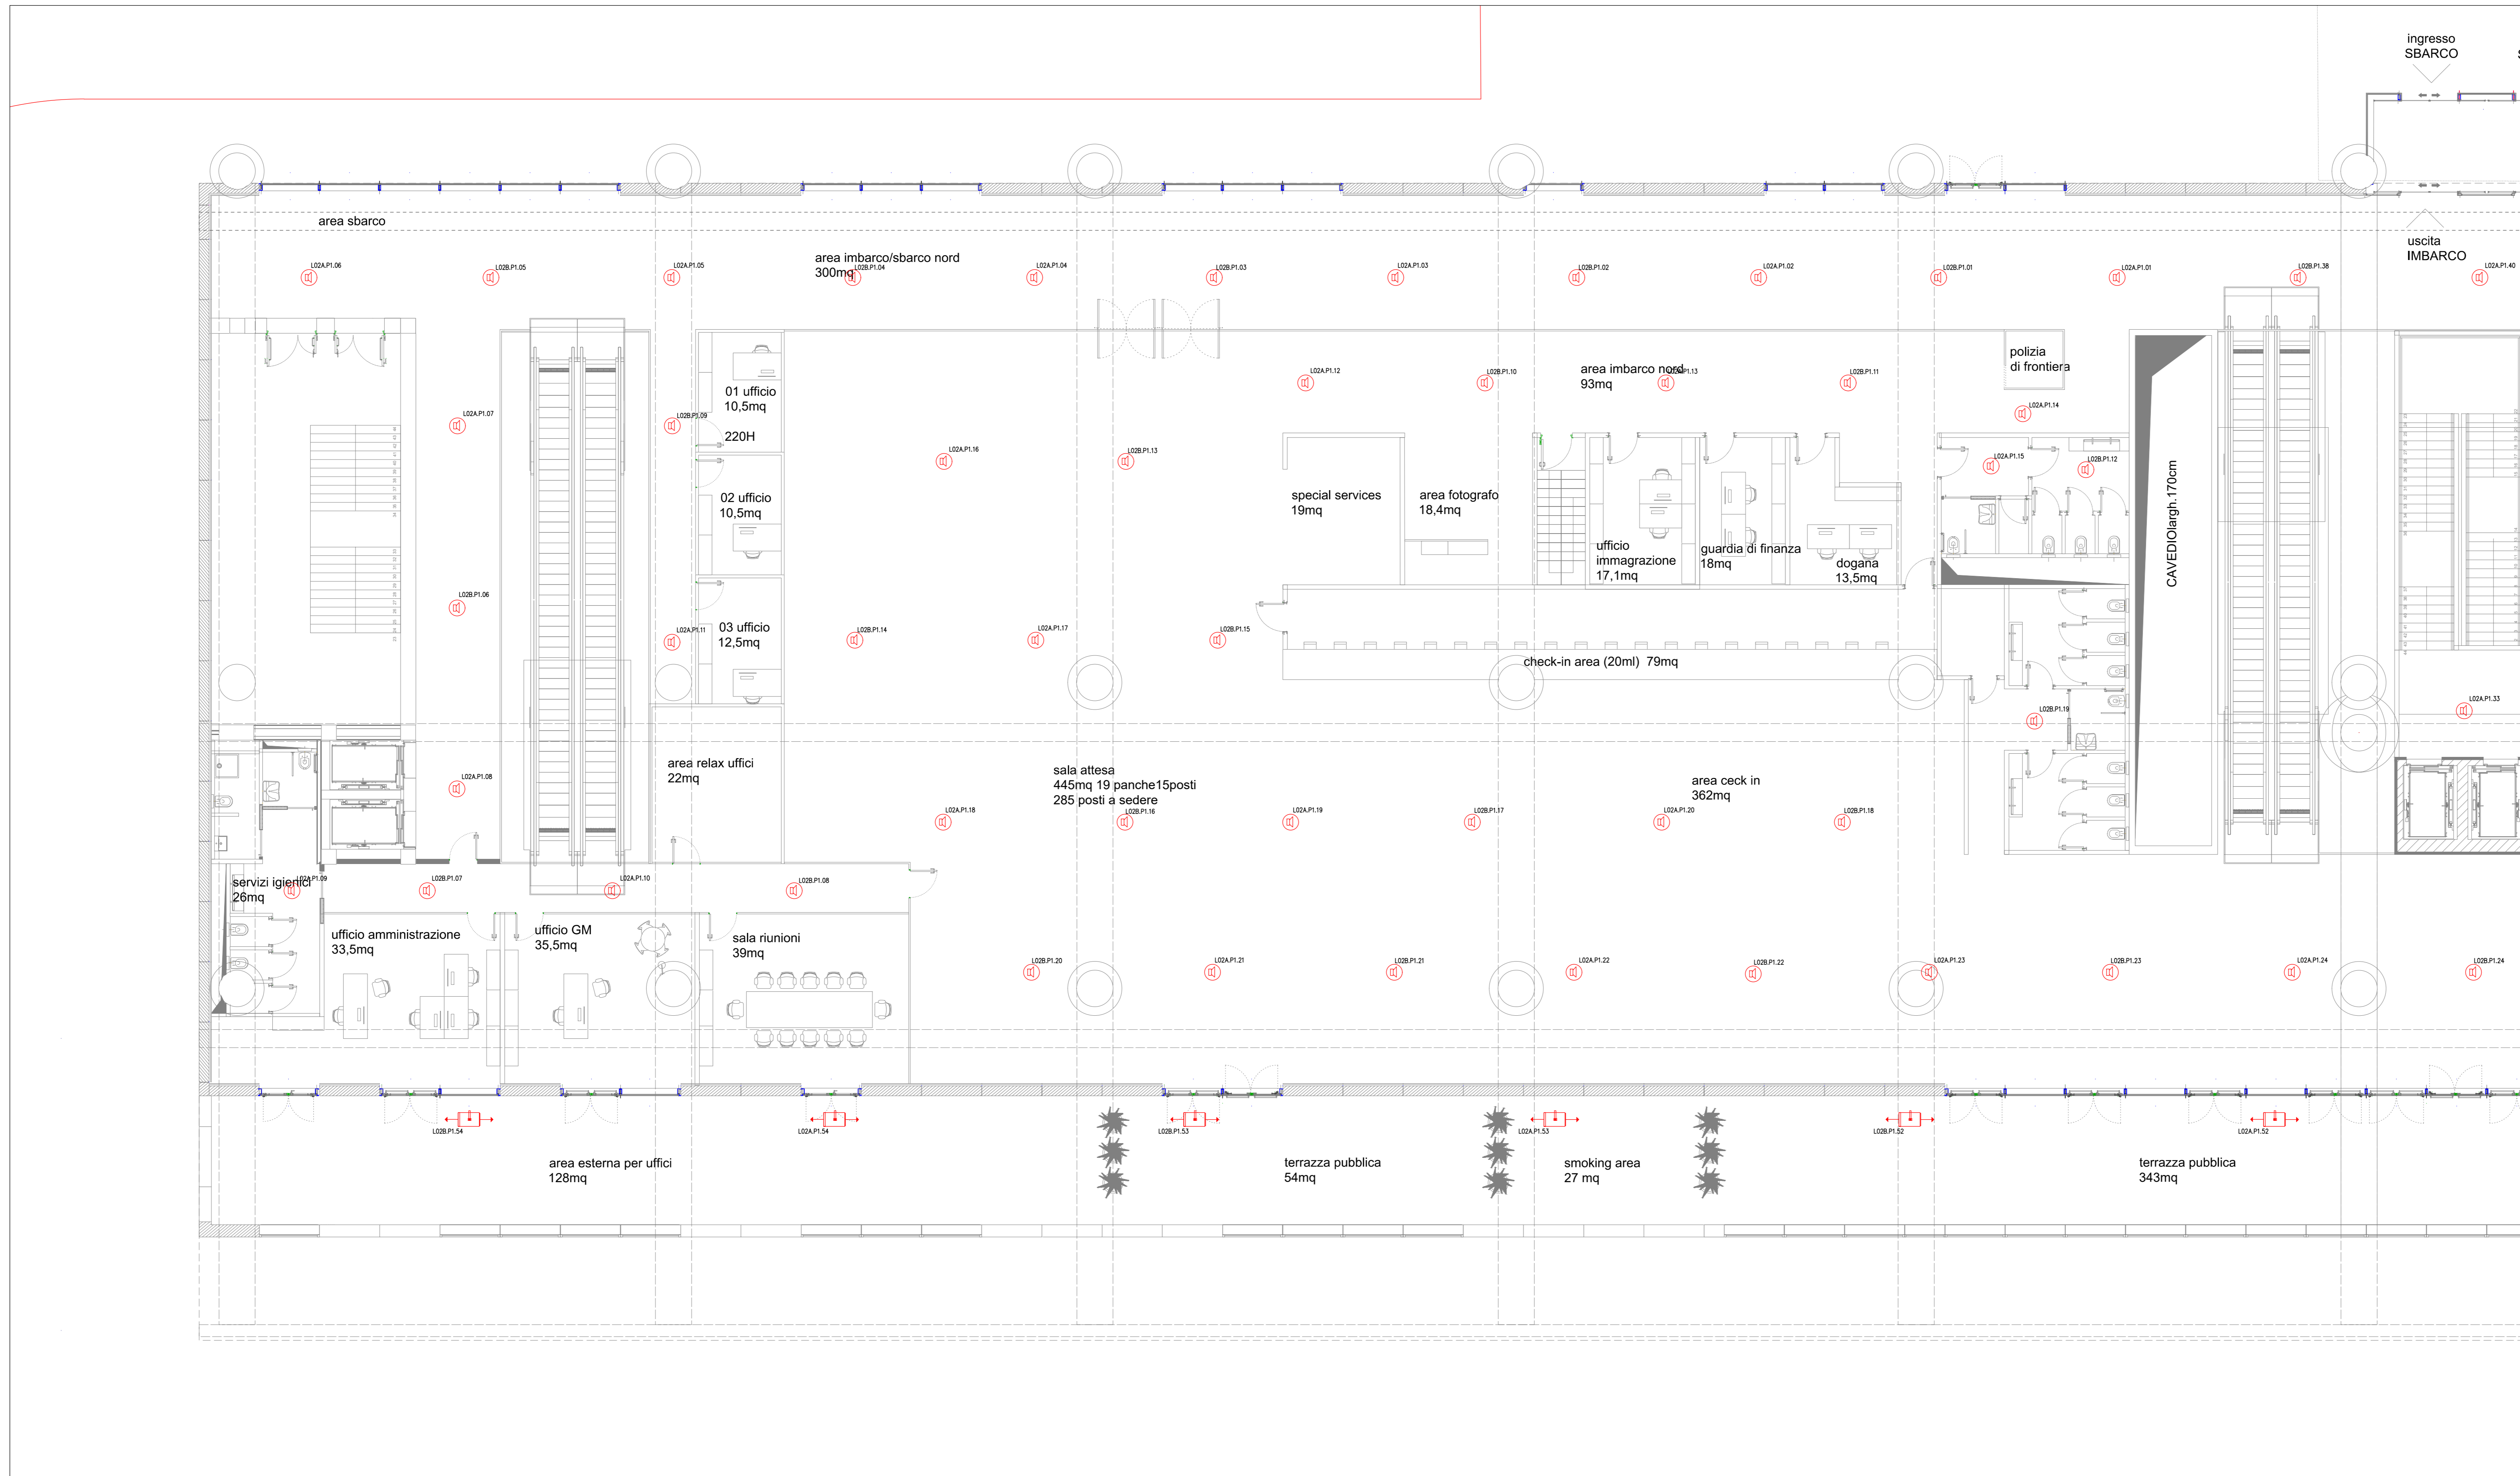

LEGENDA SIMBOLI

Simbolo	Descrizione
	Centrale Impianto EVAC
	Diffusore a parete 6W EN 54-24
	Plafoniera 6W EN 54-24
	Proiettore bidirezionale 12W EN 54-24

**COMUNE DI RAVENNA**
  
 «CONCESSIONE MEDIANTE PROJECT FINANCING DEL SERVIZIO DI ASSISTENZA PASSEGGERI E DI STAZIONE MARITTIMA NEL PORTO DI RAVENNA, NONCHÉ DELLE AREE PER LA REALIZZAZIONE E GESTIONE DELLA NUOVA STAZIONE MARITTIMA E DEGLI ALTRI BENI STRUMENTALI E/O COMPLEMENTARI ALLA PRESTAZIONE DEL SUDDETTO SERVIZIO DA REALIZZARE SULLA BANCHINA CROCIERE PORTO CORSINI (RA) E AREE DEMANIALI ADIACENTI»

**PROGETTO ESECUTIVO**
  
 Committente

Team Progettisti
 
  
 Attilio G. Alfonso Ferraro s.r.l.
   
 via Venezia 311 - 48124 Gallara (RA) - Tel. 0542/20004
   
 via Salaria 1278 - 01124 Roma (RM) - Tel. 06/4781711 - Fax 06/4781712
   
 88 via dei Leontini Acqua - 70130 Bari (BA) - Tel. 080/4302084
   
 gpm@atalferraro.com - www.atalferraro.com

Professionista Responsabile progettazione Antincendio
   
 Arch. Marco Ferraro
   
 Ravenna (RA) - Tel. 0542/20004
   
 via Venezia 311 - 48124 Gallara (RA) - Tel. 0542/20004
   
 via Salaria 1278 - 01124 Roma (RM) - Tel. 06/4781711 - Fax 06/4781712
   
 88 via dei Leontini Acqua - 70130 Bari (BA) - Tel. 080/4302084
   
 gpm@atalferraro.com - www.atalferraro.com

Professionista Responsabile progettazione Impianti di Sicurezza
   
 Ing. Roberto Citterio
   
 S.p.A.
   
 via Salaria 1278 - 01124 Roma (RM) - Tel. 06/4781711 - Fax 06/4781712
   
 88 via dei Leontini Acqua - 70130 Bari (BA) - Tel. 080/4302084
   
 gpm@atalferraro.com - www.atalferraro.com

Responsabile progettazione prevenzione incendi
   
 AFG SA
   
 Ing. Andrea Corbi
   
 Via Leon Battista Alberti, 6 - 20148 Milano
   
 Tel. Fax 02/26224288
   
 www.afg.it



cod. tavola RAV PE-H24-Impianto EVAC-Terminal piano primo 1/2 Planimetria generale
   
 scala 1:100
   
 oggetto Impianti Speciali Terminali
   
 data 17 ottobre 2022

nome RAV PE-H24-Impianto EVAC-Terminal piano primo 1/2
   
 tipo Planimetria generale
   
 commessa P0020304

rev.	data	redatto	verificato	approvato	oggetto revisione
0	17/10/2022	FM	DRA02	RNA / AO	Progetto esecutivo

L'UTILIZZAZIONE E LA RIPRODUZIONE DEL PRESENTE DOCUMENTO SONO RISERVATE A ROMA DI LEGGE